

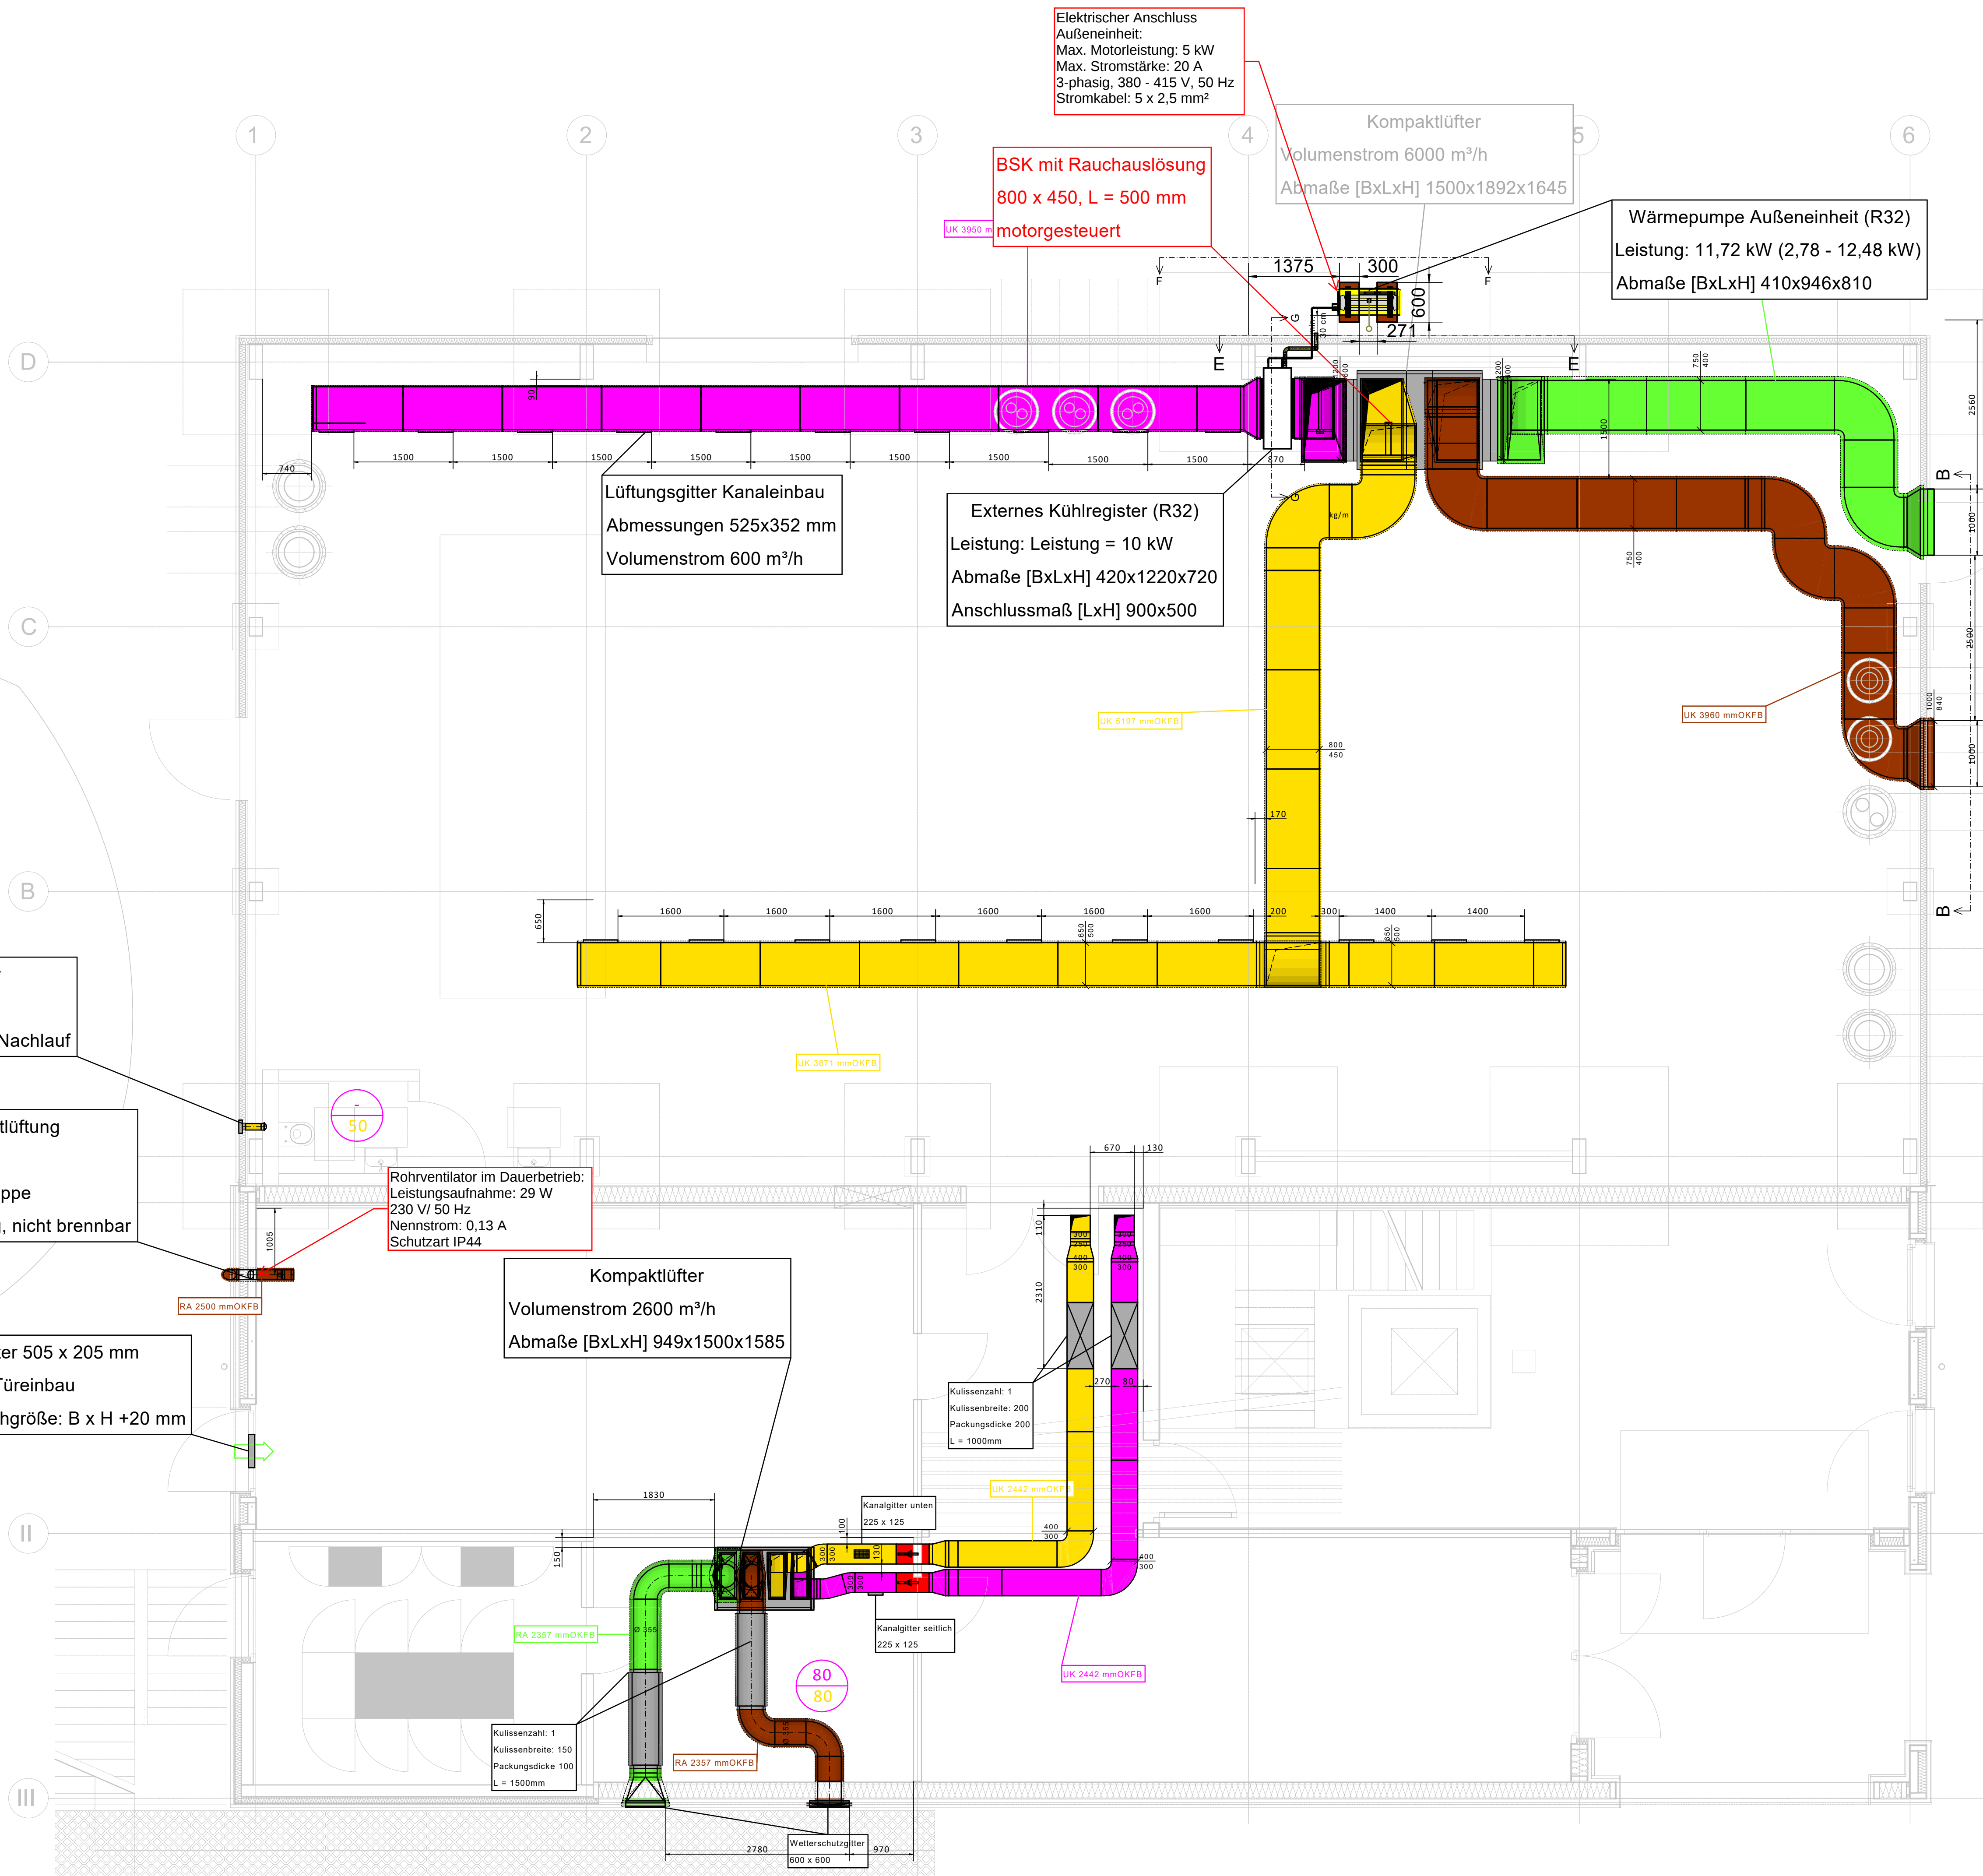
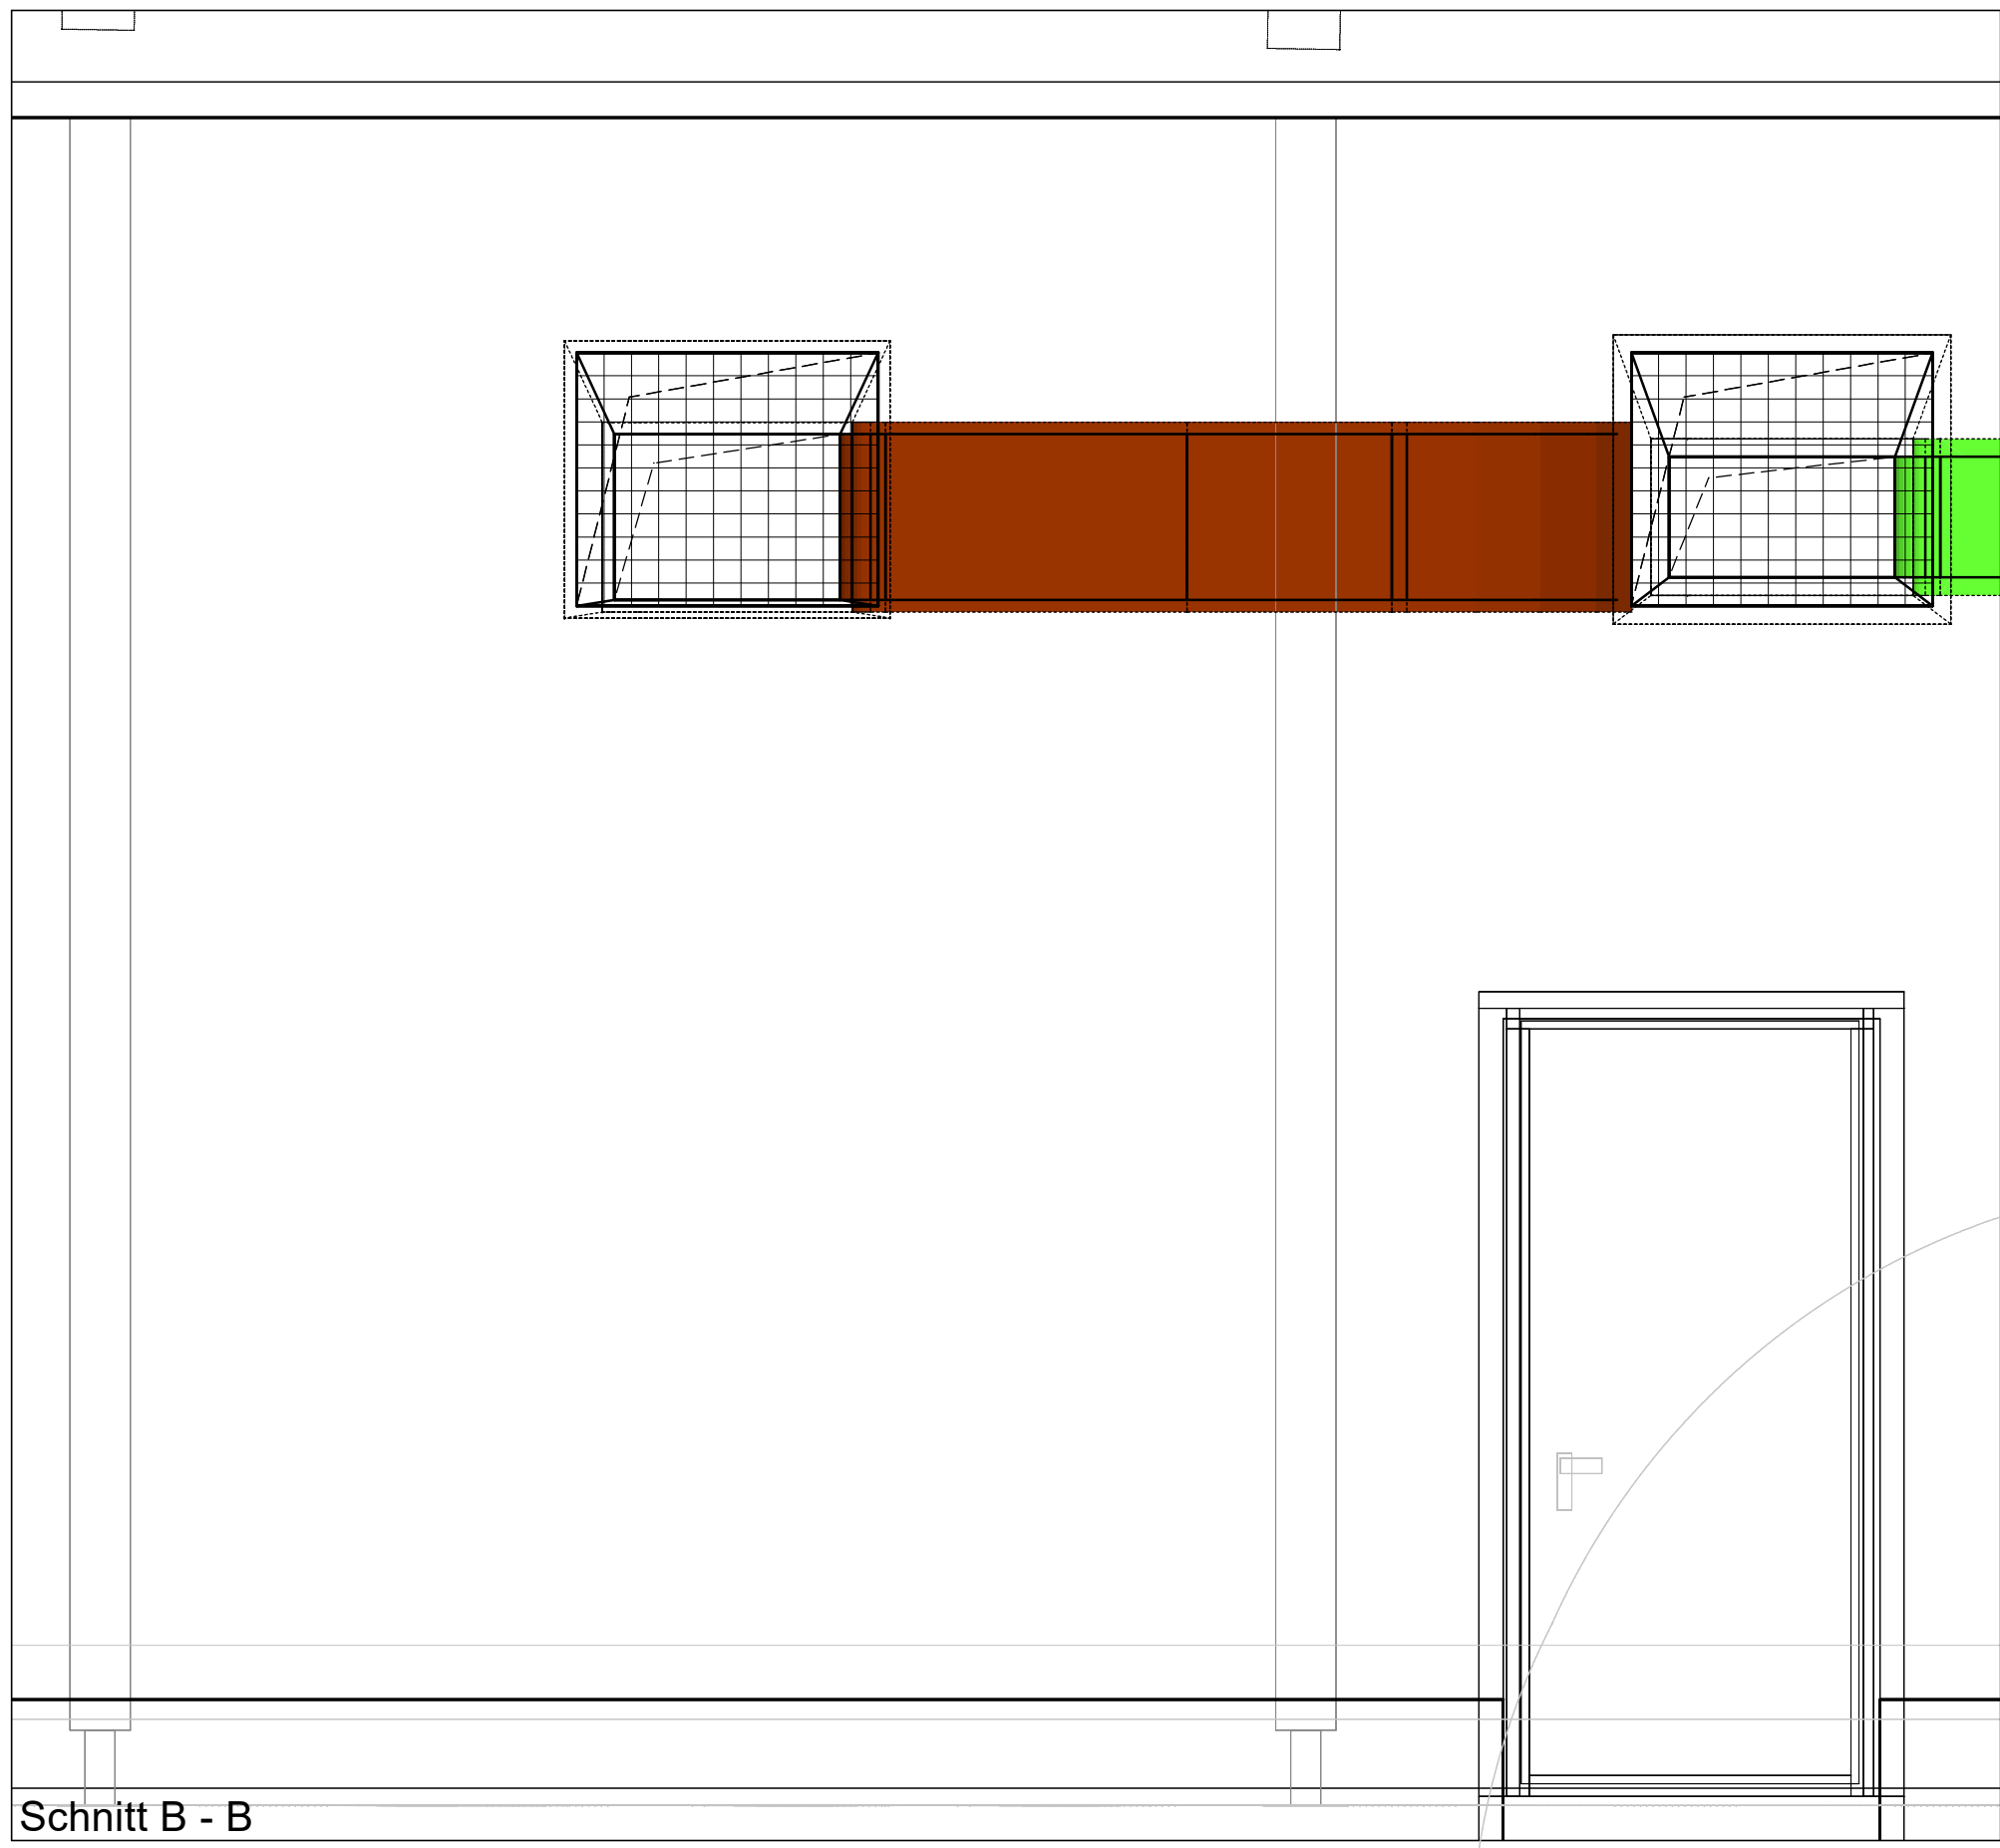
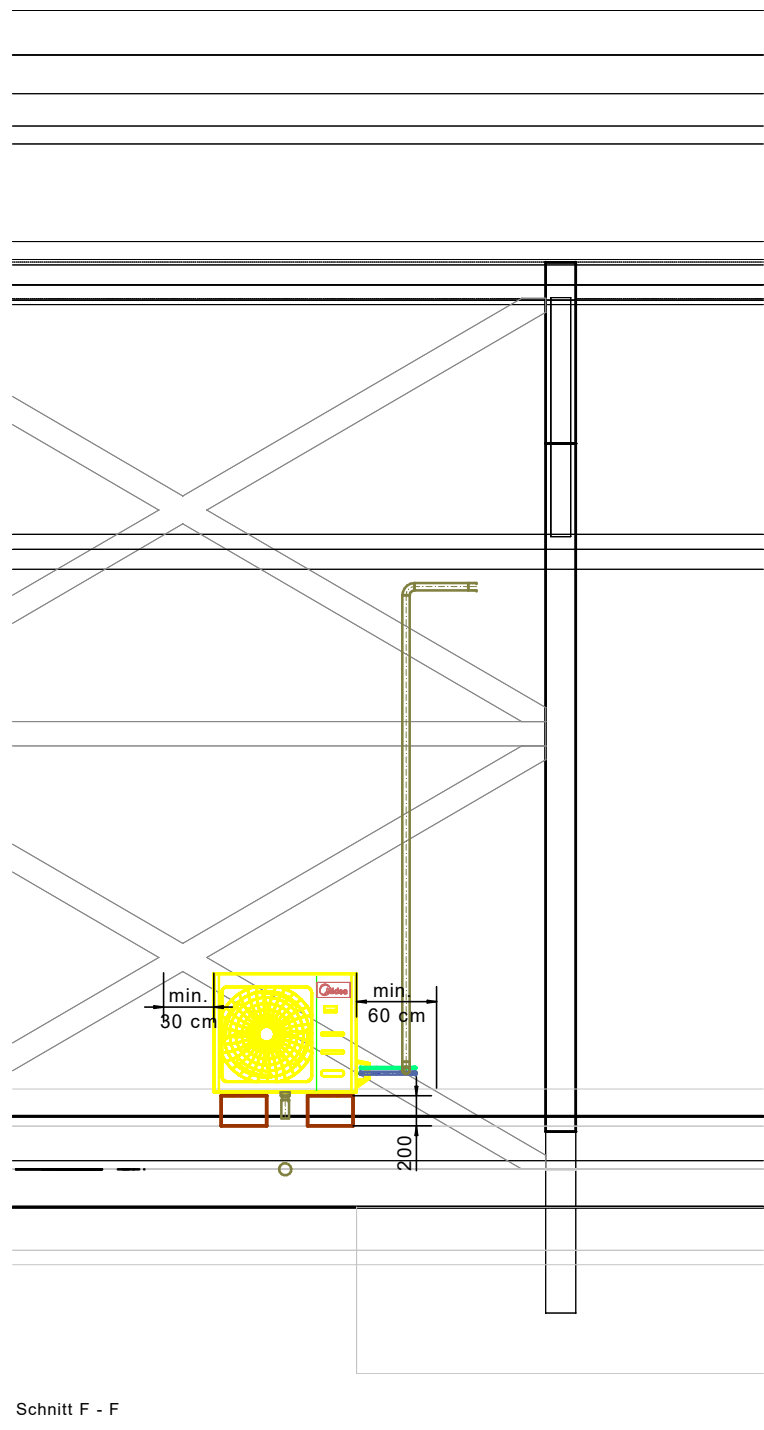
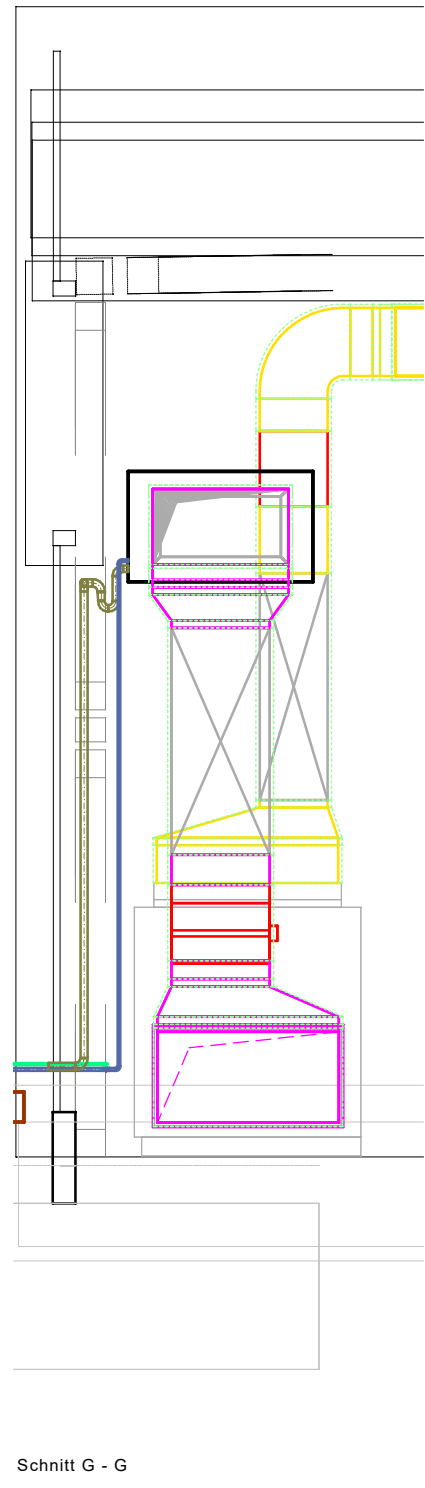


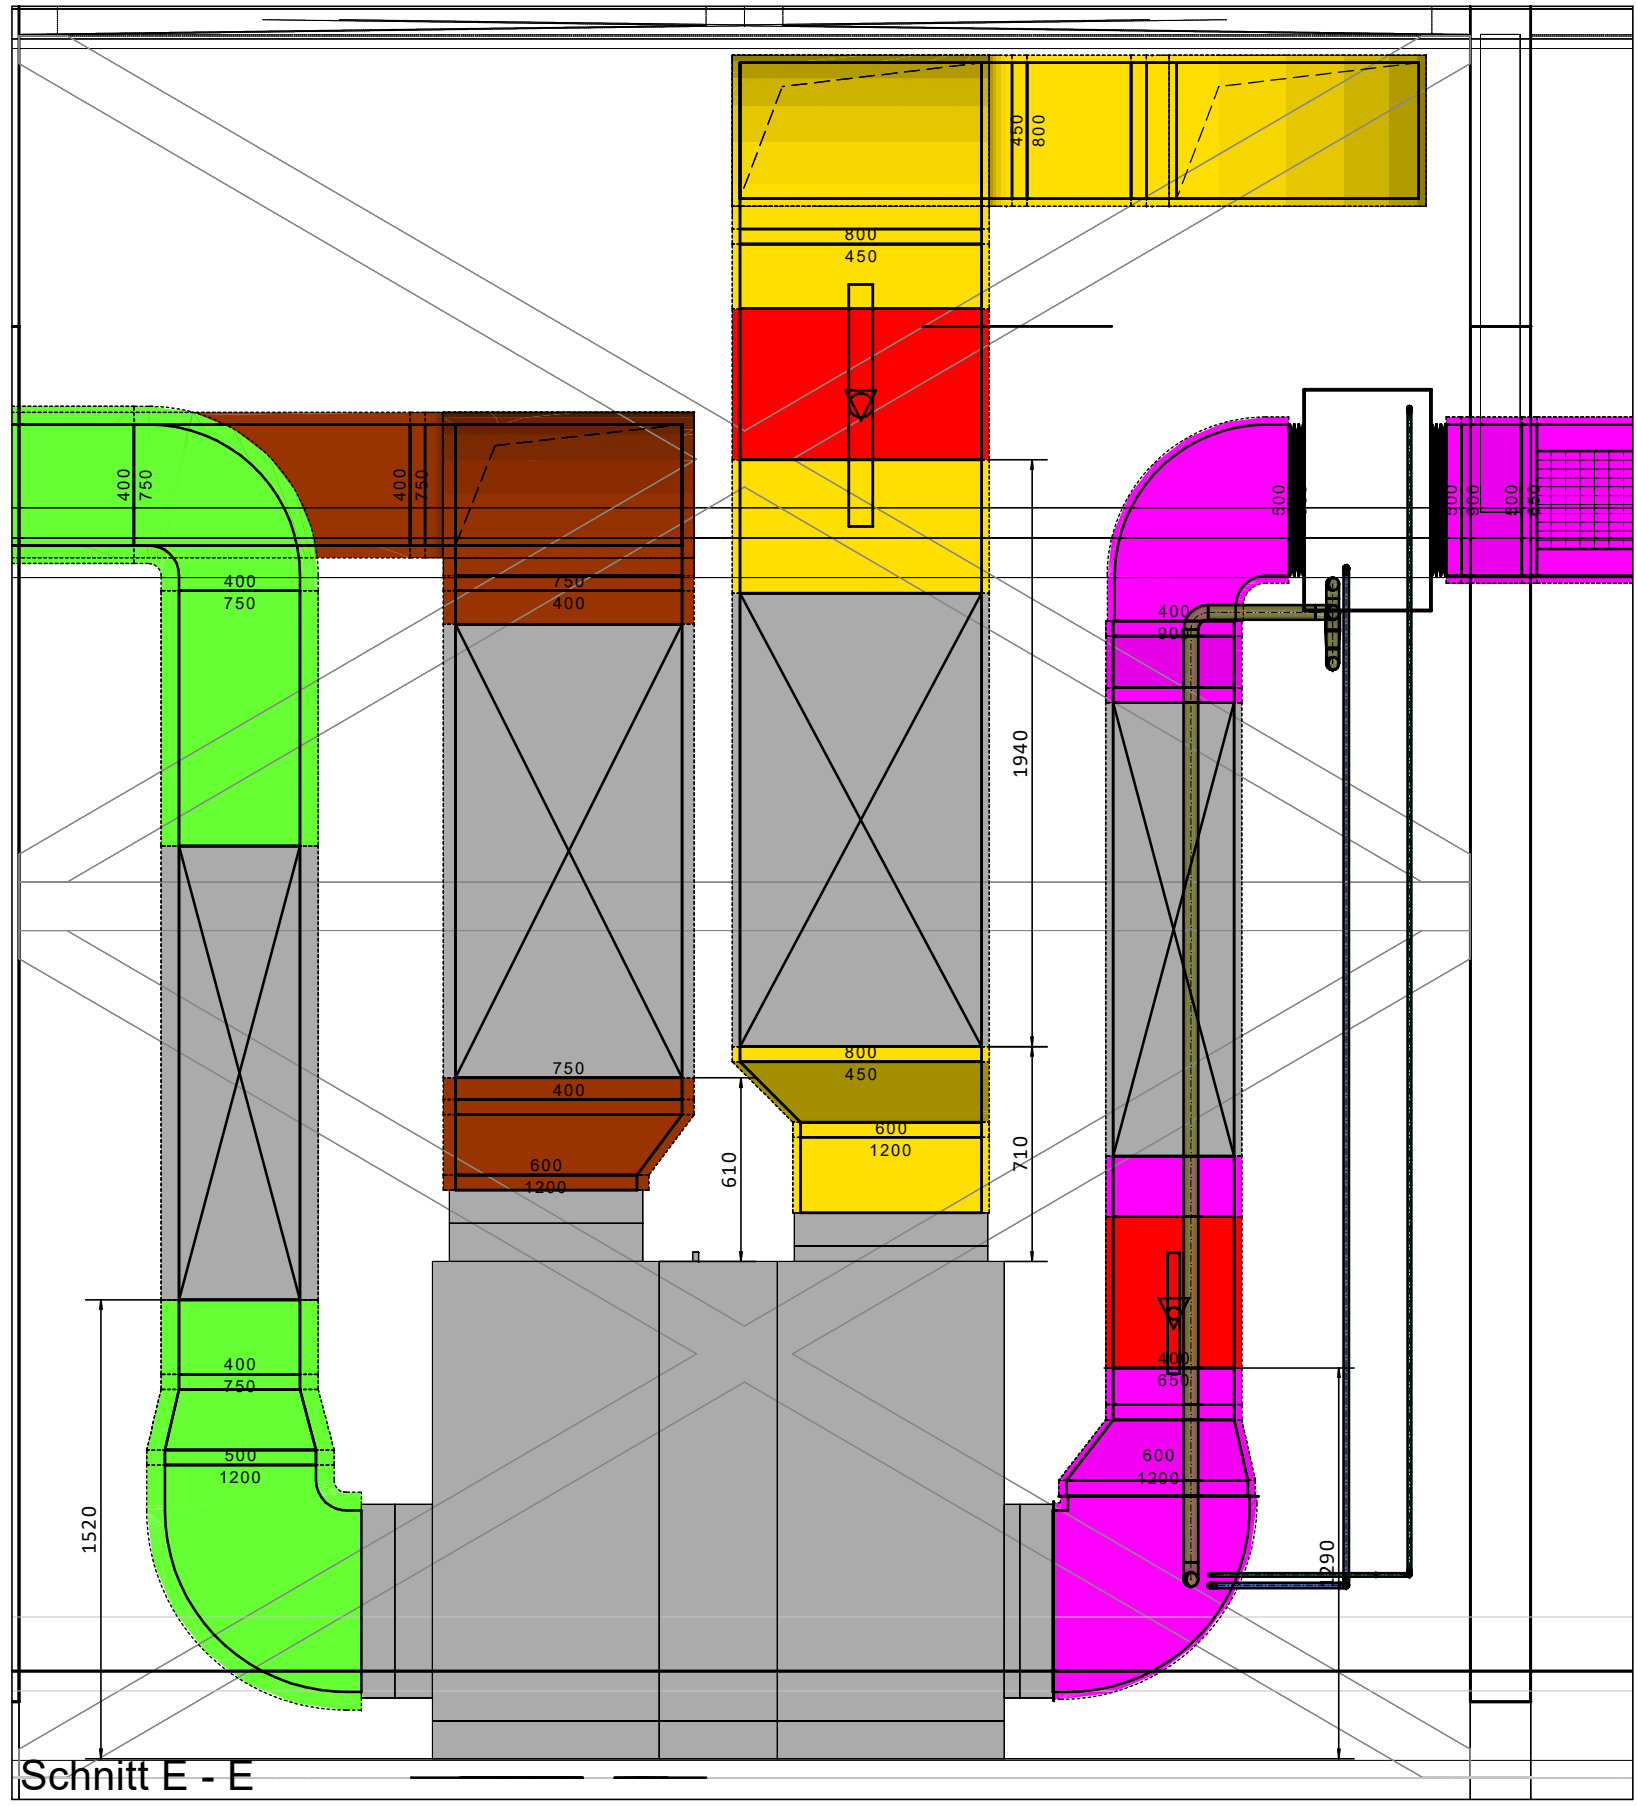

Zentrallüftungsgerät

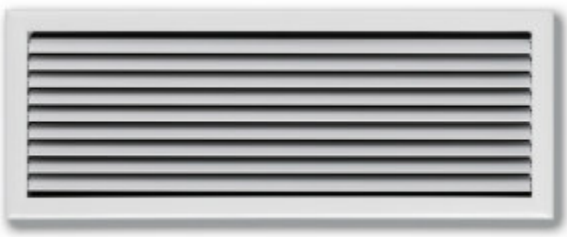

Lüftungsgitter

ALLGEMEINE HINWEISE
AUSFÜHRUNG NACH DEN GELTENDEN REGELN DER TECHNIK
GÜLTIGKEIT NUR UNTER GLEICHZEITIGER BEACHTUNG VON GRUNDRISS, SCHEMATA, BERECHNUNGEN, ARCHITEXTURPLÄNEN
SOWIE PLANÄNDEREN FACHPLÄNEN GEDEHNT
BRANDSCHUTZ BEACHTEN
Ggf. ARBEITSTATTENTECHNIKE BEACHTEN
MAß VOR ORT PRÜFEN
BEI UNKLÄRHEITEN BITTEN WIR UM RÜCKFRAGE

HINWEISE GEWERK
INSTALLATION NACH DIN 1817-3 UND DIN 1846-6
ERHALTEN DER IN LAUF UND KLASSE
ERHALTEN DER VOI 6002
FÜR LÜFTUNGSKANÄLE ERGÄNZT MIT 50 MM ANWENDEBARE DÄMMUNG (DAMPFSICHER AUSFÜHREN)
KUPFERTÜRKÄNÄLE ERGÄNZT MIT 50 MM ANWENDEBARE DÄMMUNG (DAMPFSICHER)
ZU- UND ABFUHRLEITUNGEN IN DER HALLE UND ALLEN BEREICHEN > 10°C SIND MIT 25 MM ELASTOMER-KAUTSCHUK,
ALLGEMEINER KAUTSCHUK VERBODEN

Legende	
	Zuluft
	Abluft
	Außenluft
	Fortluft
	Drillausslass
	Tellerventil
	Schalldämpfer rund
	Volumenstromregler
	Schalldämpfer eckig

INDEX			
10			
09			
08			
07			
06			
05			
04			
03			
02	Zusätzliches Kühlregister in Technikraum	29.04.2020	Seibel
01	Baumaßnahmen nach Zu- und Abfuhrklassen je Raum berücksichtigt	06.03.2020	Seibel
Index	Änderung	DATUM	NAMEN

PROJEKT	Neubau Energiezentrale BP1	Energiezentrale Braiergypark An der deutschen Welle 52428 Jülich Deutschland
BAUHERR		Braiergypark Jülich GmbH Am Braiergypark 1 52428 Jülich Deutschland
DATUM/UNTERSCHRIFT		
PLANVERFASSER	cm.tech	cm.tech GmbH Heimholzstraße 24 52428 Jülich Germany
DATUM/UNTERSCHRIFT		
PLANKONTENT	Ausführungsplanung	
	Erdgeschoss	
	Raumlufttechnik	
PLANDATEN	MASSSTAB 1:50	ERSTFÄSSUNG 30.10.2020
	FORMAT A 0	GEPRÜFT AM 16.12.2020
PLANNUMMER	241021-EJD-RLT-LP5-GREG-301021	BEARBEITER Borns