


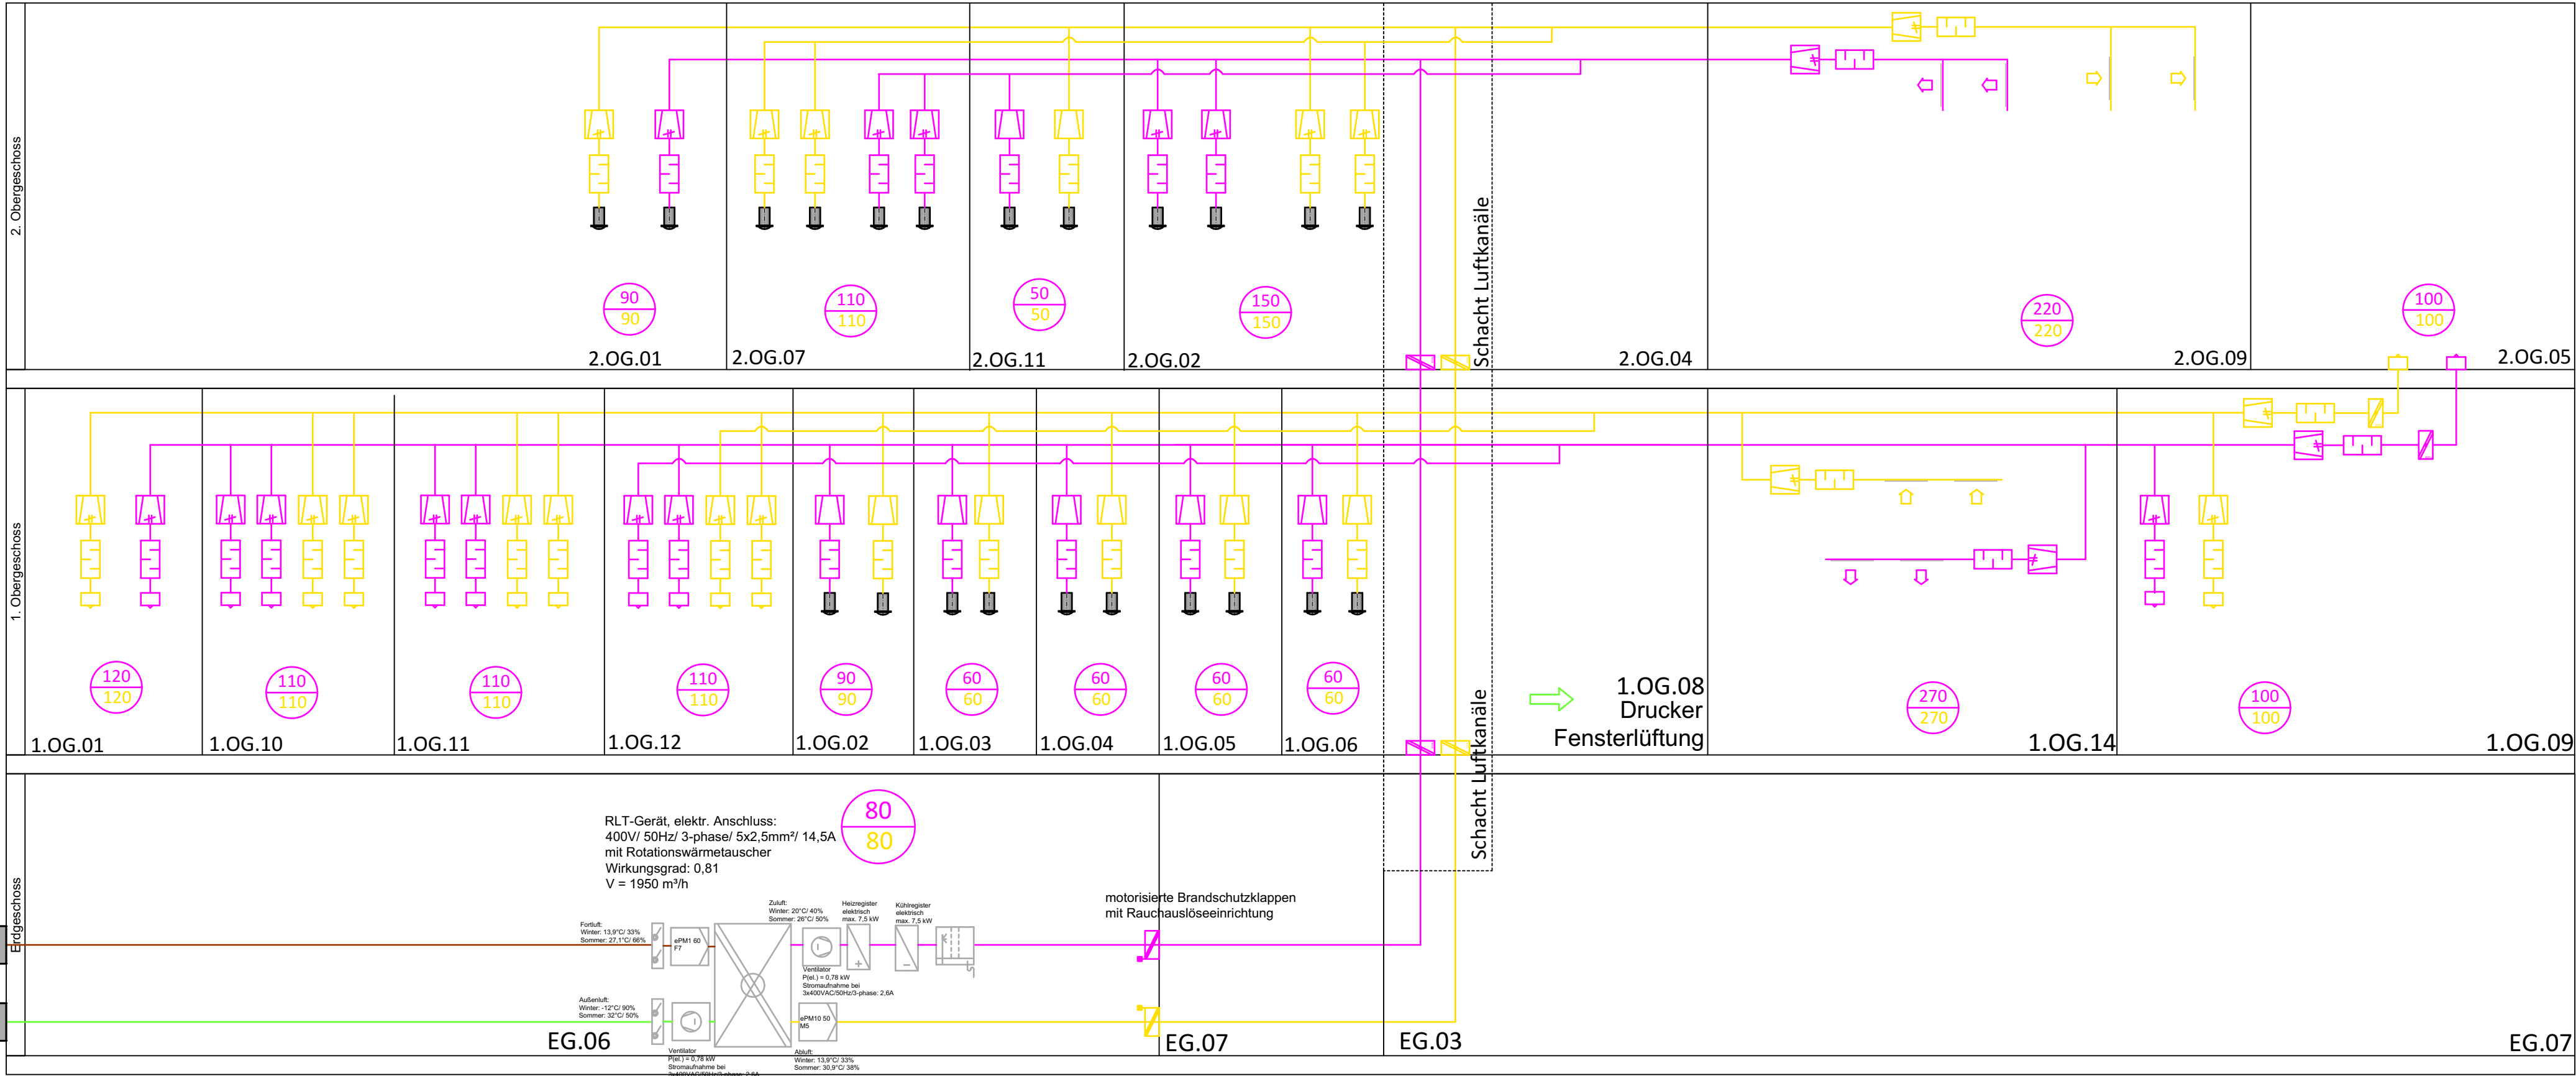

Schallschutz GEMÄSS SCHALLSCHUTZANFORDERUNGEN STRÖMUNGSGESCHWINDIGKEIT IN SOZIALRÄUMEN/ BÜROS MAX. 3,0 M/S

ALLGEMEINE HINWEISE
AUSFÜHRUNG NACH DEN GELTERNDEN REGELN DER TECHNIK
GÜLTIGKEIT NUR UNTER GLEICHZEITIGER BEACHTUNG VON GRUNDRISSEN, SCHEMATA, BERECHNUNGEN, ARCHITEXTURPLÄNEN SOWIE PLÄNEN ANDERER FACHPLÄNER GEGEBEN
BRANDSCHUTZ BEACHTEN
GGF ARBEITSSTÄTTENRICHTLINIE BEACHTEN
MAßE VOR ORT PRÜFEN
BEI UNKLARHEITEN BITTEN WIR UM RÜCKSPRACHE

HINWEISE GEWERK
INSTALLATION NACH DIN 18017-3 UND DIN 1946-6
ERHALTEN DER MLAR UND MLAR
ERHALTEN DER VDI 6022

Legende

- Zuluft
- Abluft
- Außenluft
- Fortluft
- Teillerventil
- Schalldämpfer rund
- Luftdurchlass
- Volumenstromregler

Zul. m³/h
Abl. m³/h

INDEX			
10			
09			
08			
07			
06			
05			
04			
03			
02			
01	Bauhermwunsch nach Zu- und Abluft Ventilen je Raum berücksichtigt	27.02.2026	Seibel
Index	Änderung	DATUM	NAME

PROJEKT Project name	Neubau Energiezentrale BPJ		Energiezentrale Brainergypark An der deutschen Welle 52428 Jülich Deutschland																												
BAUHERR Client			Brainergypark Jülich GmbH Am Brainergypark 1 52428 Jülich Deutschland																												
DATUM/UNTERSCHRIFT Date/Signature																															
PLANVERFASSER Designer			cm.tech GmbH Helmholtzstraße 24 52428 Jülich Germany																												
DATUM/UNTERSCHRIFT Date/Signature																															
PLANINHALT Content	Ausführungsplanung <i>detailed design</i> Schema Verwaltung Lüftungstechnik																														
PLANDATEN Layout data	MASSTAB Scale 1:50	ERSTFASSUNG First layout 30.10.2025		BEARBEITER Editor Kleiner																											
	FORMAT Size A 1	GEPRÜFT AM Checked on 16.12.2025		GEPRÜFT VON Checked by Berns																											
PLANNUMMER Layout number	<table><tr><td>Project number</td><td>Project code</td><td>Department</td><td>Phase</td><td>View</td><td>Level</td><td>Plan code</td><td>Index</td><td>Status</td></tr><tr><td>241021</td><td>EJD</td><td>RLT</td><td>LP5</td><td>SC</td><td>GU</td><td>310</td><td>01</td><td>F</td></tr><tr><td>Projektnummer</td><td>Projektkürzel</td><td>Gewerk</td><td>Phase</td><td>Planart</td><td>Ebenenbezeichnung</td><td>Plancode</td><td>Index</td><td>Status</td></tr></table>				Project number	Project code	Department	Phase	View	Level	Plan code	Index	Status	241021	EJD	RLT	LP5	SC	GU	310	01	F	Projektnummer	Projektkürzel	Gewerk	Phase	Planart	Ebenenbezeichnung	Plancode	Index	Status
Project number	Project code	Department	Phase	View	Level	Plan code	Index	Status																							
241021	EJD	RLT	LP5	SC	GU	310	01	F																							
Projektnummer	Projektkürzel	Gewerk	Phase	Planart	Ebenenbezeichnung	Plancode	Index	Status																							