


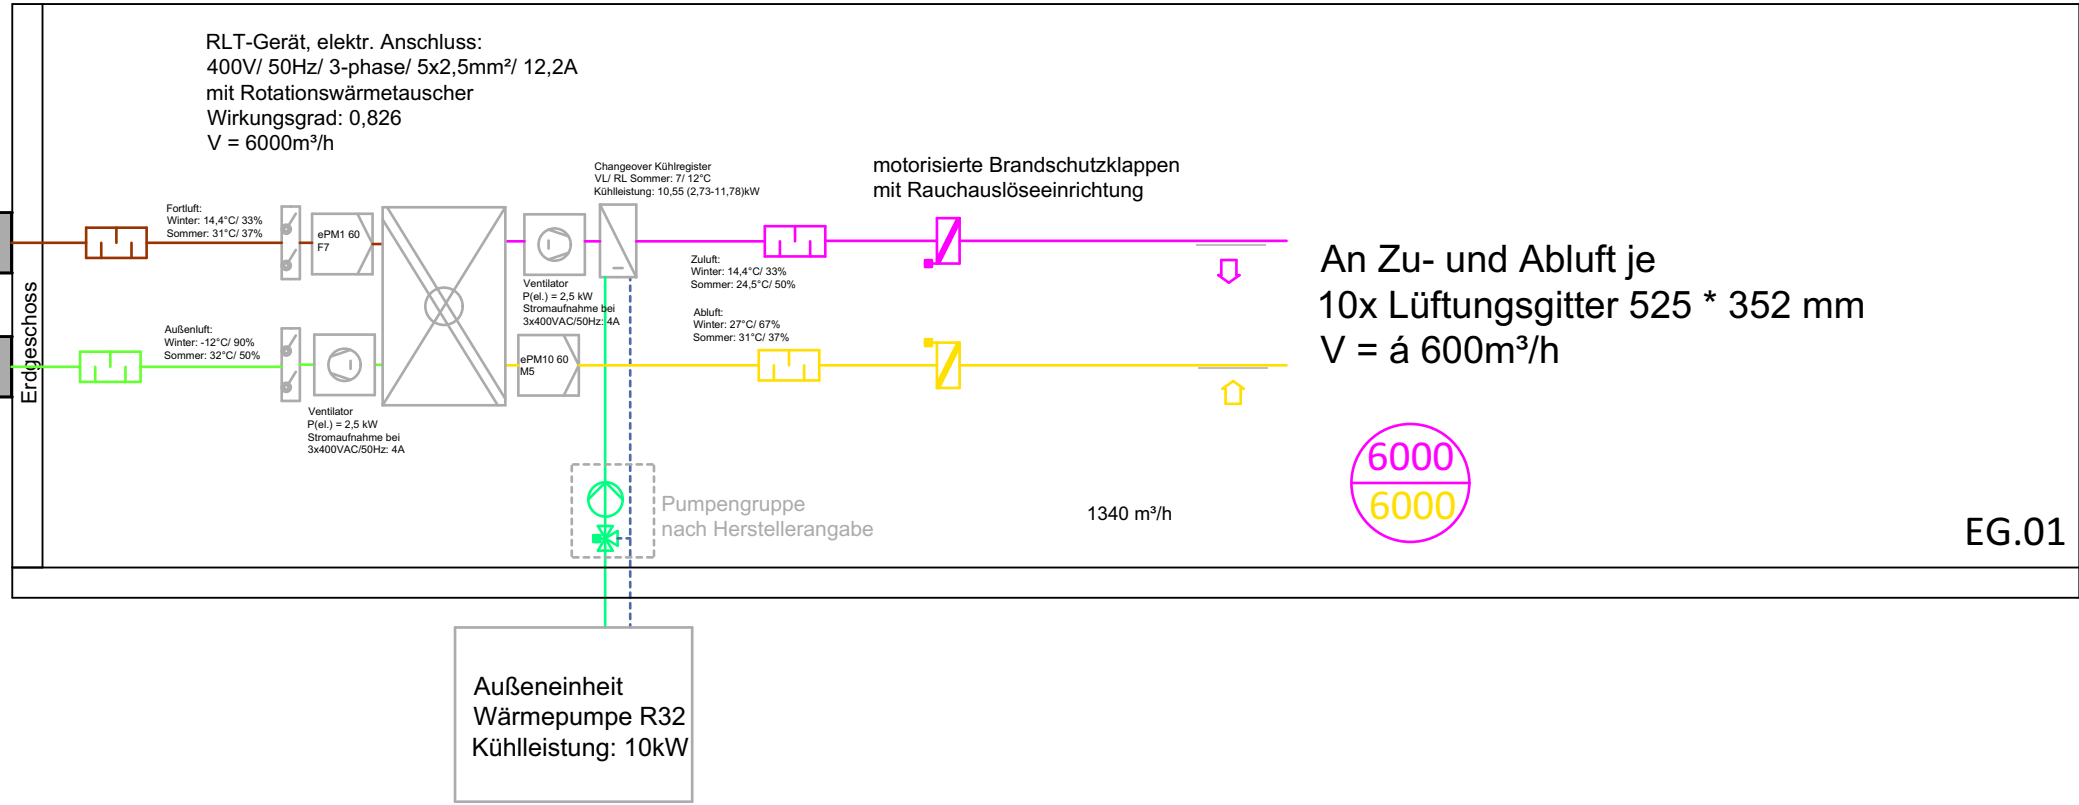

Schallschutz

GEMÄSS SCHALLSCHUTZANFORDERUNGEN STROMUNGSGESCHWINDIGKEIT IN SOZIALRÄUMEN/ BÜROS MAX. 3,0 M/S

ALLGEMEINE HINWEISE

AUSFÜHRUNG NACH DEN GELTERNDEN REGELN DER TECHNIK

GÜLTIGKEIT NUR UNTER GLEICHZEITIGER BEACHTUNG VON GRUNDRISSEN, SCHEMATA, BERECHNUNGEN, ARCHITEKTURPLÄNEN SOWIE PLÄNEN ANDERER FACHPLANER GEGEBEN

BRANDSCHUTZ BEACHTEN

GGF ARBEITSSTÄTTENRICHTLINIE BEACHTEN

MASSE VOR ORT PRÜFEN

BEI UNKLARHEITEN BITTEN WIR UM RÜCKSPRACHE

HINWEISE GEWERK

INSTALLATION NACH DIN 18017-3 UND DIN 1946-6

ERHALTEN DER MALJAR UND MLAR

ERHALTEN DER VDI 6022

Legende

Zuluft

Abluft

Außenluft

Fortluft

Teillerventil

Schalldämpfer rund

Luftdurchlass

Volumenstromregler

Zul. m³/h

Abl. m³/h

INDEX			
10			
09			
08			
07			
06			
05			
04			
03			
02			
01	Auslegung neues Gerät	06.03.2026	Seibel
Index	Änderung	DATUM	NAME

PROJEKT Project name	Neubau Energiezentrale BPJ		Energiezentrale Brainergypark An der deutschen Welle 52428 Jülich Deutschland																												
BAUHERR Client			Brainergypark Jülich GmbH Am Brainergypark 1 52428 Jülich Deutschland																												
DATUM/UNTERSCHRIFT Date/Signature																															
PLANVERFASSER Designer			cm.tech GmbH Helmholtzstraße 24 52428 Jülich Germany																												
DATUM/UNTERSCHRIFT Date/Signature																															
PLANINHALT Content	Ausführungsplanung detailed design Schema Halle Lüftungstechnik																														
PLANDATEN Layout data	MASSTAB Scale 1:50	ERSTFASSUNG First layout 02.03.2026		BEARBEITER Editor Seibel																											
	FORMAT Size A 1	GEPRÜFT AM Checked on 27.02.2026		GEPRÜFT VON Checked by Berns																											
PLANNUMMER Layout number	<table><tr><td>Project number</td><td>Project code</td><td>Department</td><td>Phase</td><td>View</td><td>Legend</td><td>Plan code</td><td>Index</td><td>Status</td></tr><tr><td>241021</td><td>EJD</td><td>RLT</td><td>LP5</td><td>SC</td><td>HA</td><td>311</td><td>01</td><td>F</td></tr><tr><td>Projektnummer</td><td>Projektkürzel</td><td>Gewerk</td><td>Phase</td><td>Planart</td><td>Elementkürzel</td><td>Plancode</td><td>Index</td><td>Status</td></tr></table>				Project number	Project code	Department	Phase	View	Legend	Plan code	Index	Status	241021	EJD	RLT	LP5	SC	HA	311	01	F	Projektnummer	Projektkürzel	Gewerk	Phase	Planart	Elementkürzel	Plancode	Index	Status
Project number	Project code	Department	Phase	View	Legend	Plan code	Index	Status																							
241021	EJD	RLT	LP5	SC	HA	311	01	F																							
Projektnummer	Projektkürzel	Gewerk	Phase	Planart	Elementkürzel	Plancode	Index	Status																							