



GRUNDRISS PUMPENSUMPF / VERDUNSTUNGSRINNE

M 1:10

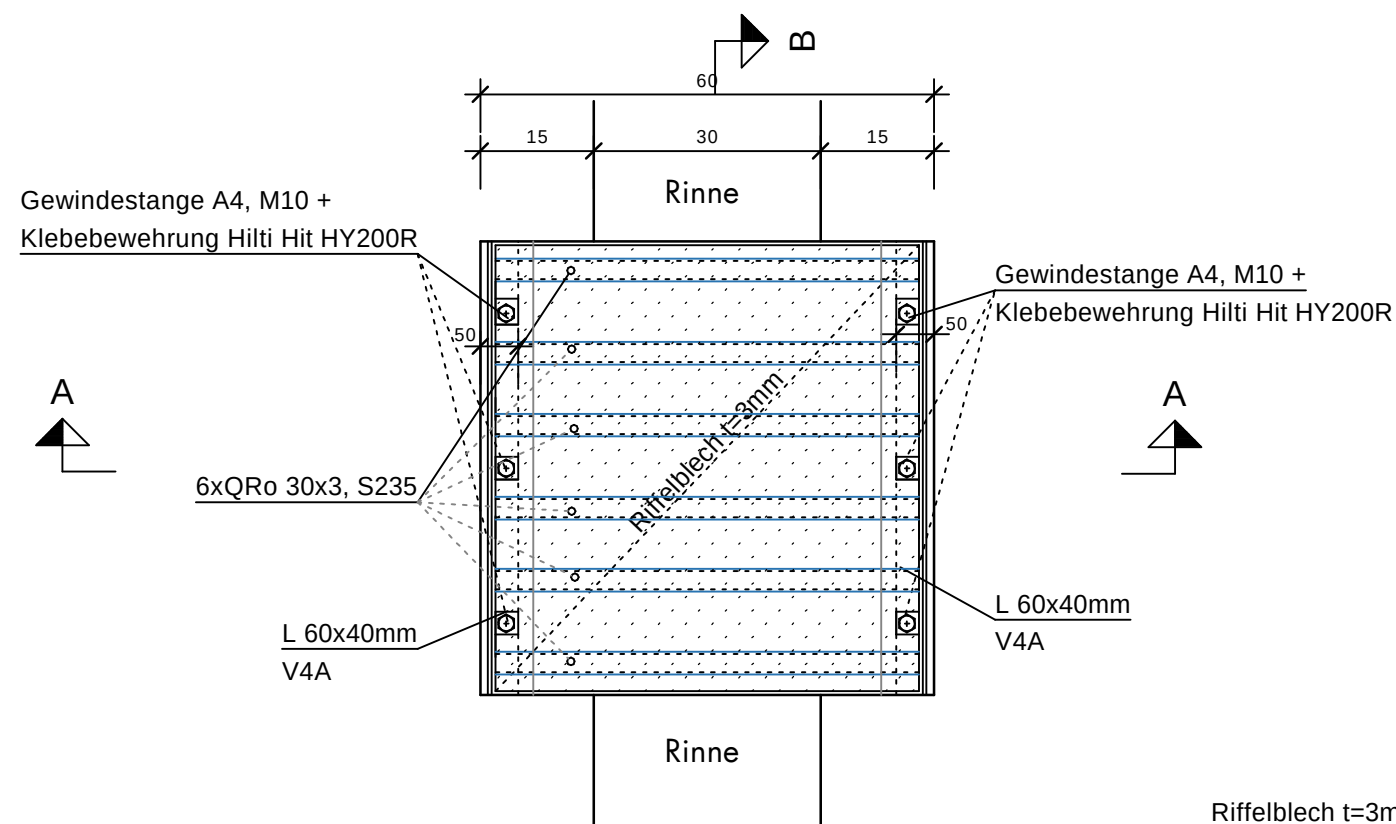


Schnitt A-A

M 1:10

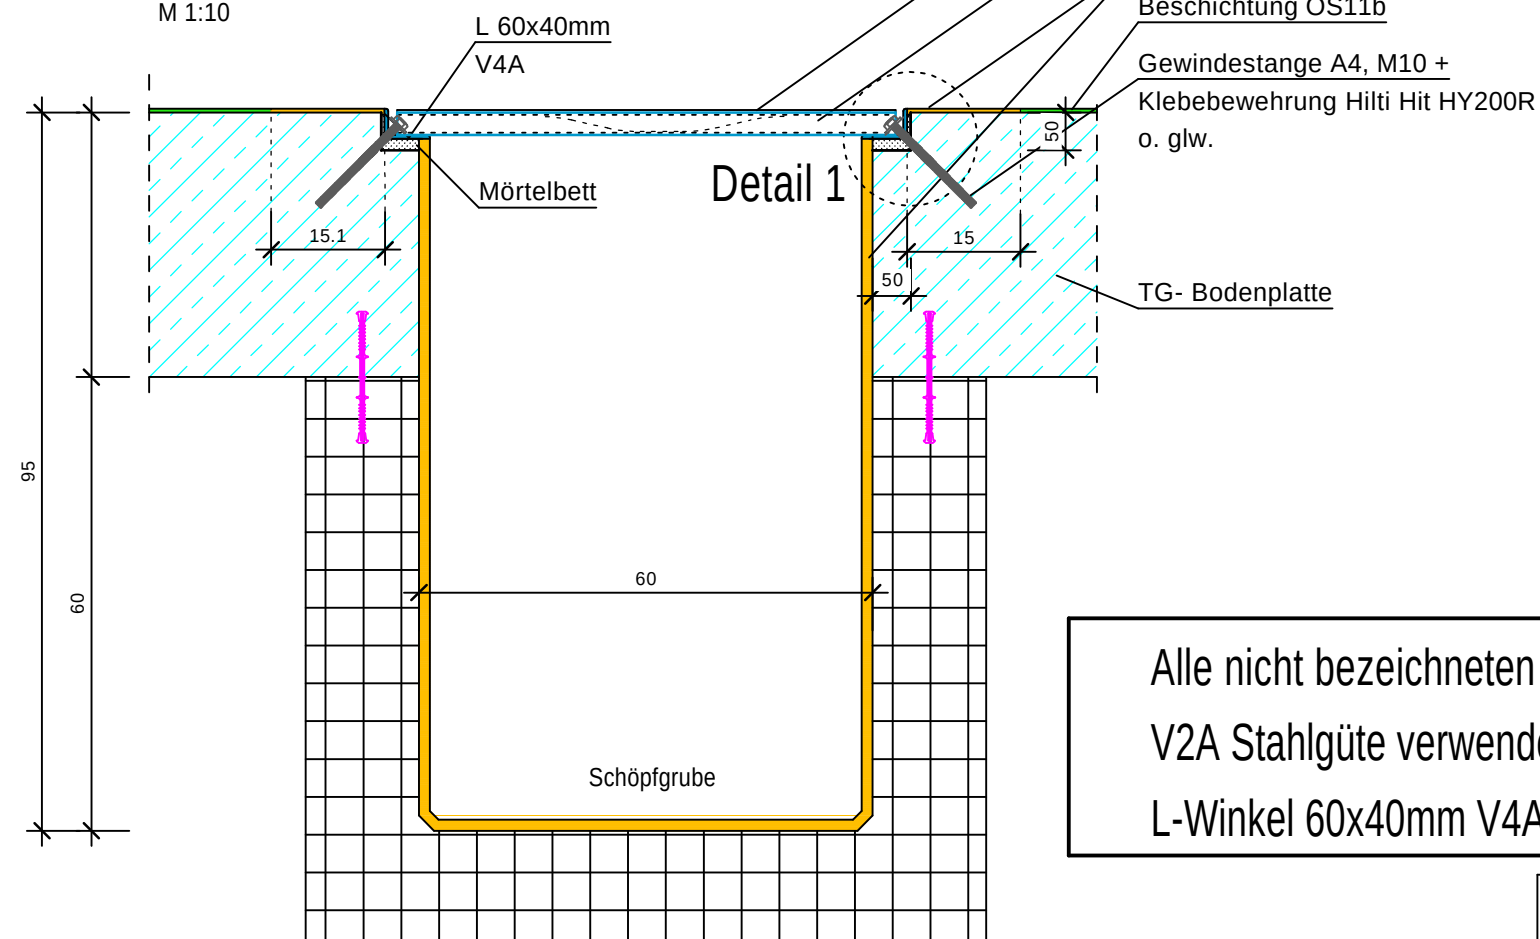


Schnitt B-B

M 1:10

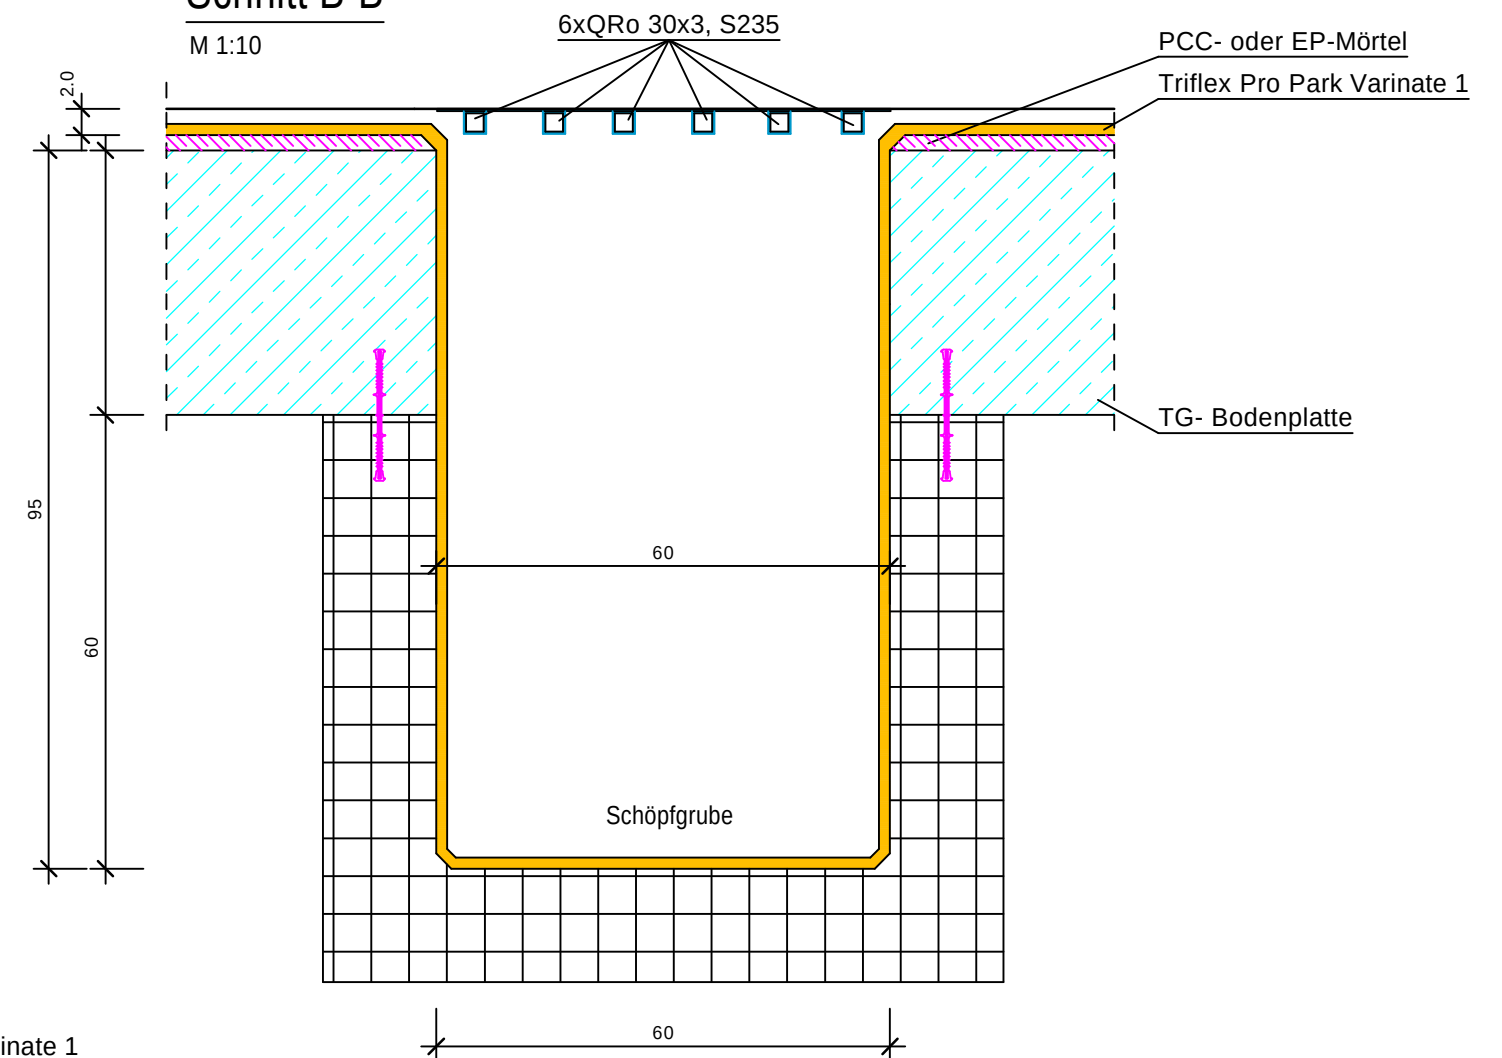

Detail 1

M 1:5

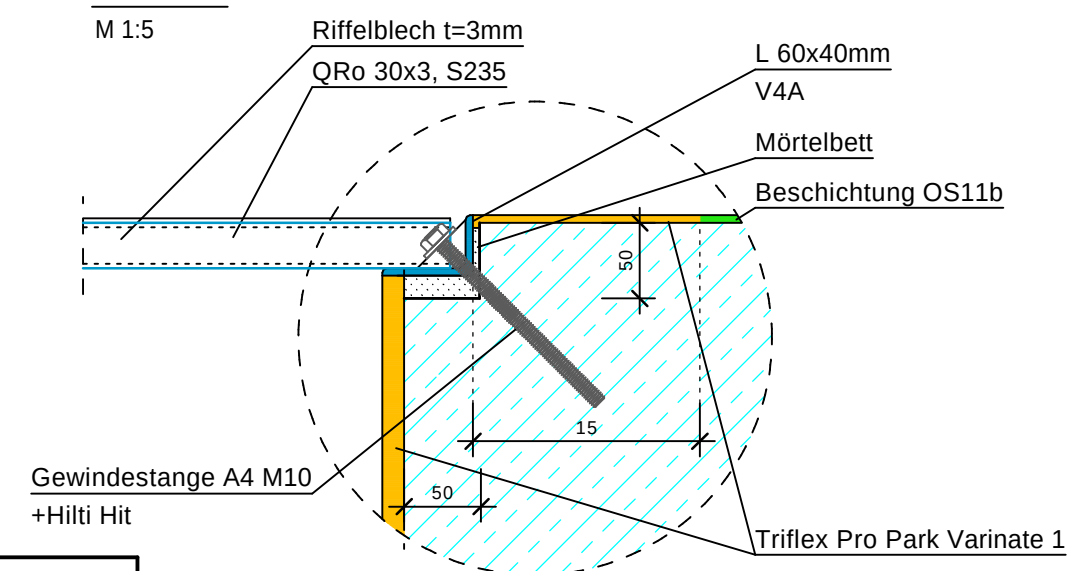

Alle nicht bezeichneten Metallteile
V2A Stahlgüte verwenden
L-Winkel 60x40mm V4A



Beratende Ingenieure
Brandl + Eltschig
Tragwerksplanung GmbH

Projektleitung
Hr. Maier

Konstruktion
Hr. Mitosch

e-mail
maier@ibb-e.de

Datum
19.12.2022

Maßstab
1:10 / 1:5

Plan-Nummer

5.300

Regeldetail
Schöpfgrube