

EG Bauabschnitt II


Vorr. Herren	EG			
Raum	A	U	best.	neu
Wand	6.84	6.99	W10	W10
Boden	2.26	6.69	B06	B06
Decke	2.32	6.82	D13	D08

WC Herren	EG			
Raum	A	U	best.	neu
Wand	12.63	4.43	W10	W10
Boden	4.07	8.13	B06	B06
Decke	4.43	8.53	D13	D08

Teeküche	EG			
Raum	A	U	best.	neu
Wand	15.70	9.55	W02	W02
Boden	5.51	9.55	B20	B20
Decke	5.51	9.55	D13	D13

PuMi	EG			
Raum	A	U	best.	neu
Wand	18.70	10.29	W02	W02
Boden	6.56	10.29	B20	B20
Decke	6.56	10.29	D13	D13

Lichte Raumhöhe: 2.85m

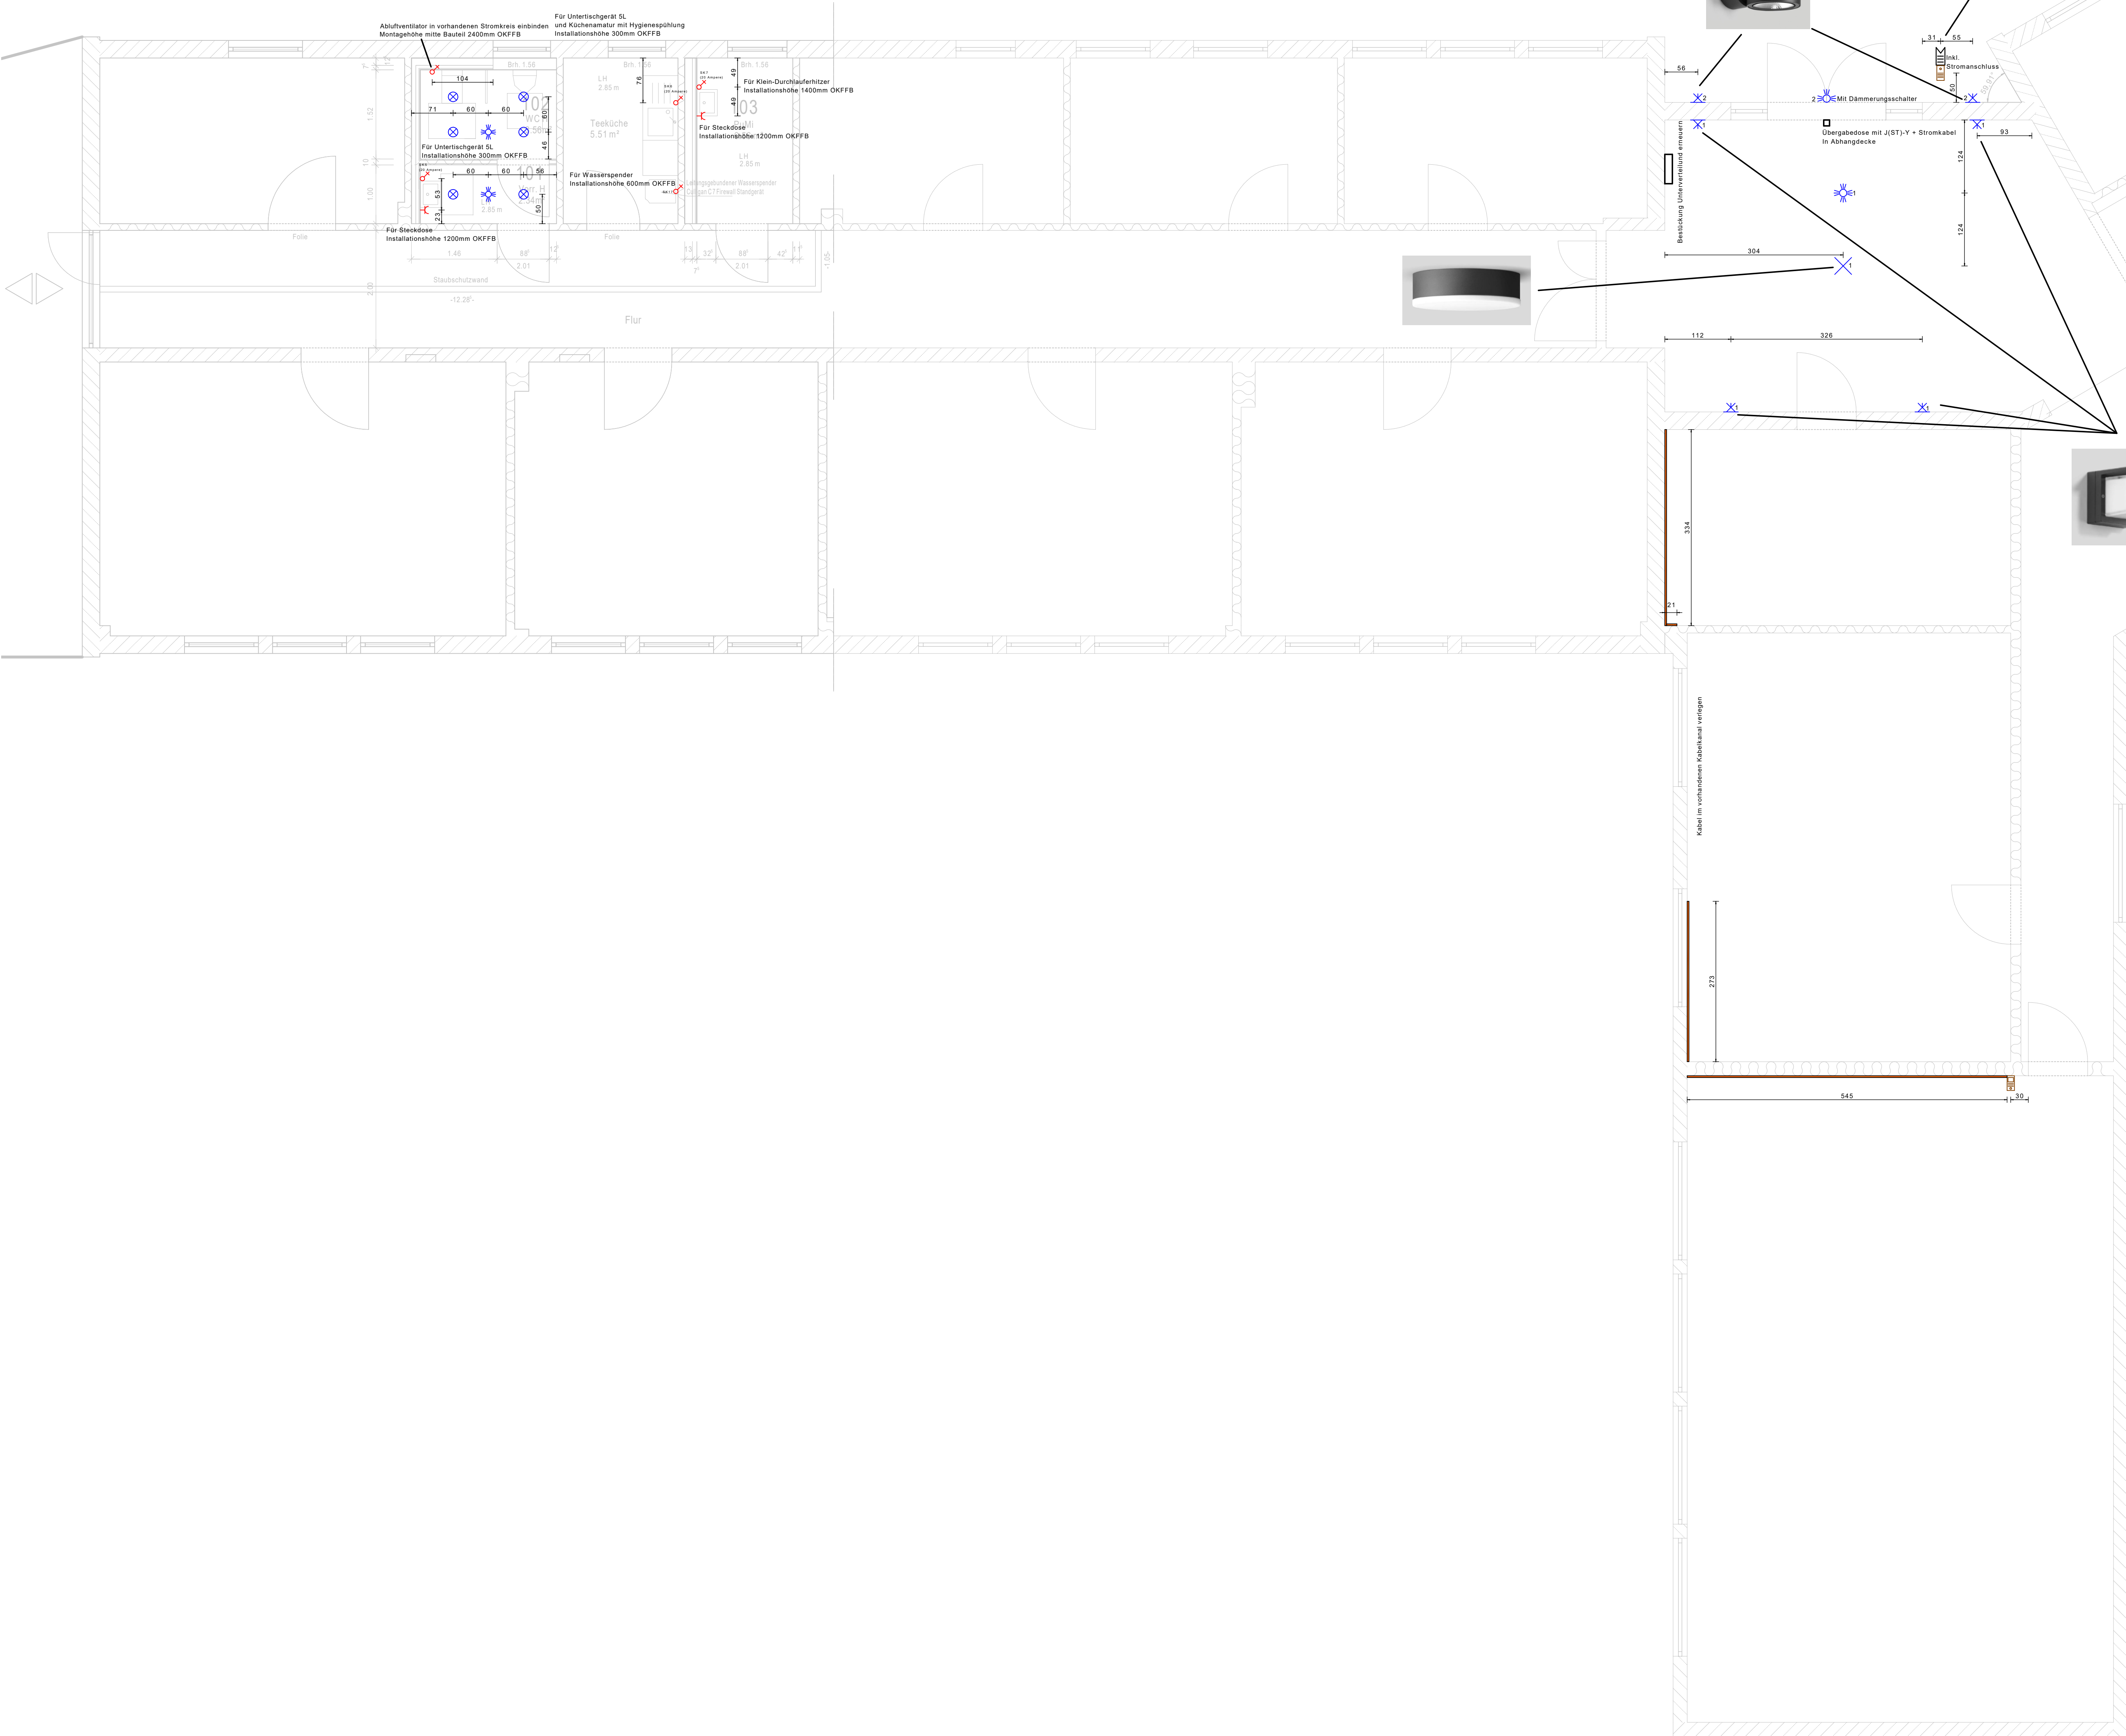

Legende Elektrotechnik

Abkürzung	Bezeichnung	Darstellung
	Festanschluss 230 V	
	Steckdose	
	Wandleuchte	
	Bewegungsmelder 360° / 270°	
	Deckenleuchte	
	Gegensprechanlage mit / ohne Monitor	
	Kartenleser	
	Kabelkanal 30mmx30mm	
	Brüstungskanal	
	Downlightleuchte	

- 1) Die Installationen werden, wenn nicht anders beschrieben, aufputz ausgeführt.
2) Der Verzug der Elektroableitung im Gang erfolgt in Abhängigkeit von Wand- und Deckenschichten.
3) Der waagrecht verlaufende Kabelkanal wird generell direkt unter der Decke verlegt.
4) Die Montagehöhen beziehen sich von Punktlinie Fertigmontage (PFEH) bis zum unteren Aus-Rohrloch.

Index:	
--------	--

Planverfasser:

Bauherr(n)
Bundesrepublik Deutschland
vertreten durch
Bundesministerium der Verteidigung (BMVg)
vertreten durch
Oberfinanzdirektion Nordrhein Westfalen
vertreten durch
Bau- und Liegenschaftsbetrieb NRW

Mitarbeiter der Röhre-Strasse 10
D - 52074 Aachen
Telefon: +49 241 43510 - 100
Telefax: +49 241 43510 - 199
E-Mail: ac.projekt@blb-nrw.de
Internet: www.blb-nrw.de

Projekt:
70-37-7146-24-001
Wirtschaftseinheit / Liegenschaft:
WB7146
Objekt/Bauwerk/Gebäude
Geb. 5

Instandsetzung Geb.5
Projektbeschreibung
Kaserne Haus Hardt
Wirtschaftseinheit / Liegenschaftsbeschreibung
Projektbüro Nörvenich
BLB NRW AC

Planbezeichnung/Darstellung
Elektrotechnik Grundriss EG
Planskürzel
HAR_5_ELT_GR_00_000_V

Gezeichnet / Auftrag
Gezeichnet
Blatt-Nr.:
Blattgröße
A0 (841x1189)
Prozessdatum
15.10.2025

Bauart / Trakt
Erdgeschoss
Plattendat.
Grundriss

Model-Name:
Layout-Name:
Rev: 000001/01
Rev: 000001/01

Platzstabelle:
Gezeichnet:
Rev: 000001/01

Planart:
Ausführung (AFU)
Fachbereich:
(A) Hochbau
Maßstab:
1:50

Index