


Lageplanausschnitt Eisenbahn-Bundesamt Nr. 114
M: 1:250

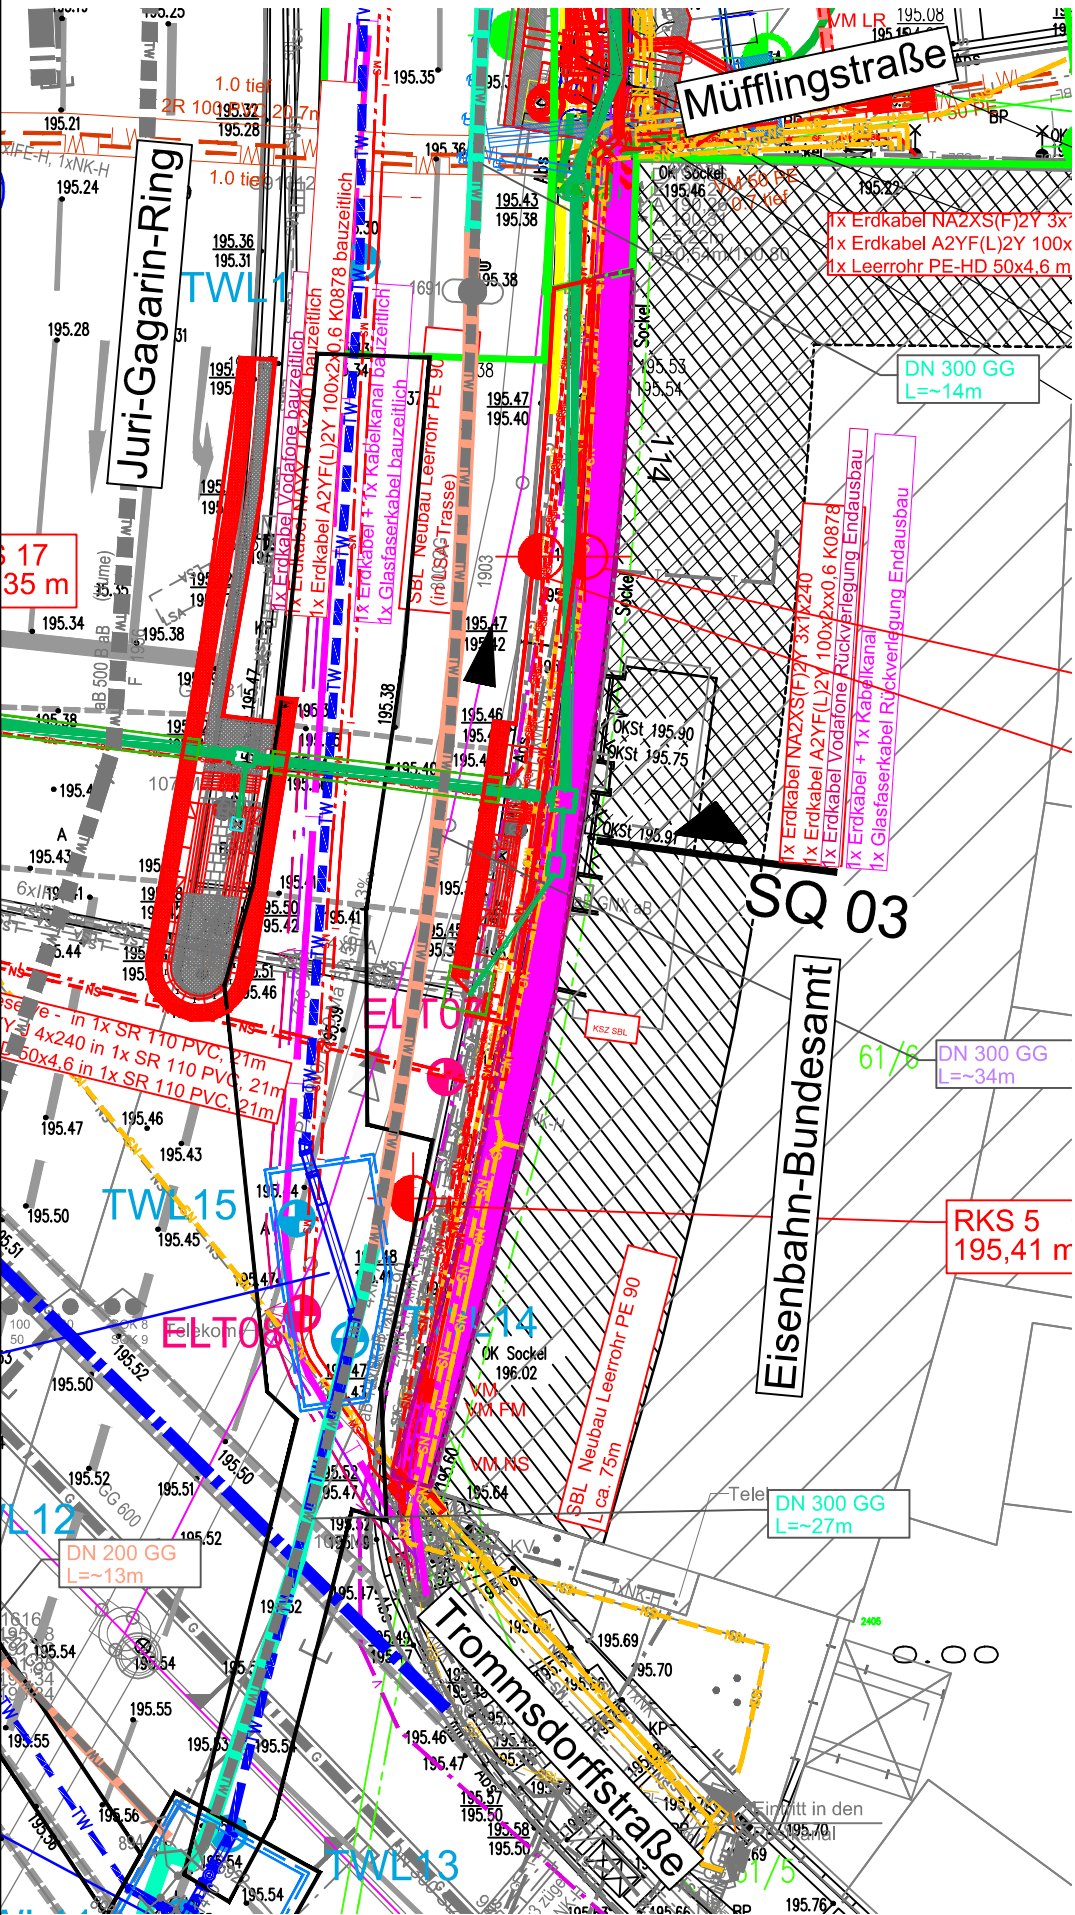

Legende Bestand

- Mischwasserkanal
- Regenwasserkanal
- Niederdruckgasleitung
- Niederdruckgasleitung - außer Betrieb
- Elit - Informationskabel
- Elit - Informationskabel - außer Betrieb
- NS - Elit - Niederspannungskabel
- NS - Elit - Niederspannungskabel - außer Betrieb
- Elit - Mittelspannungskabel
- Elit - Mittelspannungskabel - außer Betrieb
- TW - Trinkwasserleitung
- TW - Trinkwasserleitung - außer Betrieb
- TS - Steuerkabel - Trinkwasserleitung
- EVK - EVAG - Erdkabel
- EVK - EVAG - Erdkabel - außer Betrieb
- EVR - EVAG - Rohrleitung
- Fernwärmeleitung
- Fernwärmeleitung - außer Betrieb
- Telekom Erdkabel
- T - Telekom Kabelkanal
- SBL - Straßenbeleuchtung Erdkabel

Legende Planung LSA

- Kleinschacht (ca. 0,25x0,25)
- Kabelziehschacht (ca. 0,65x0,40)
- Kabelziehschacht (ca. 0,65x0,65)
- Steuergeräteschrankstandort
- Signalmastfundament für Standmast (ca. 1,0x1,0x1,0)
- Signalmastfundament für Auslegermast (ca. 1,3x1,3x1,5)
- Flexibles Rohr DN 63
- Kabelkanal 1xDN 60
- Kabelkanal 1xDN 110
- Kabelkanal 2xDN 110
- Kabelkanal 3xDN 110
- Rückbau vorh. Leerverrohrung + Masten
- Induktionsschleife

Bestand LSA

- vorhandener Kabelschacht
- vorhandene Induktionsschleife
- vorhandener Kabelkanal
- vorhandener Signalmast
- Straßenbeleuchtungsmast

Legende Planung TW

- Trinkwasserleitung
- TW-Knotenpunkte


Legende Planung ELT

- NS - Elit - Niederspannungskabel
- NS - Elit - Niederspannungskabel - außer Betrieb
- Elit - Mittelspannungskabel
- Elit - Mittelspannungskabel - außer Betrieb

Legende Planung Telekom

- Telekom Erdkabel

Straßenquerschnitt SQ03
M: 1:100

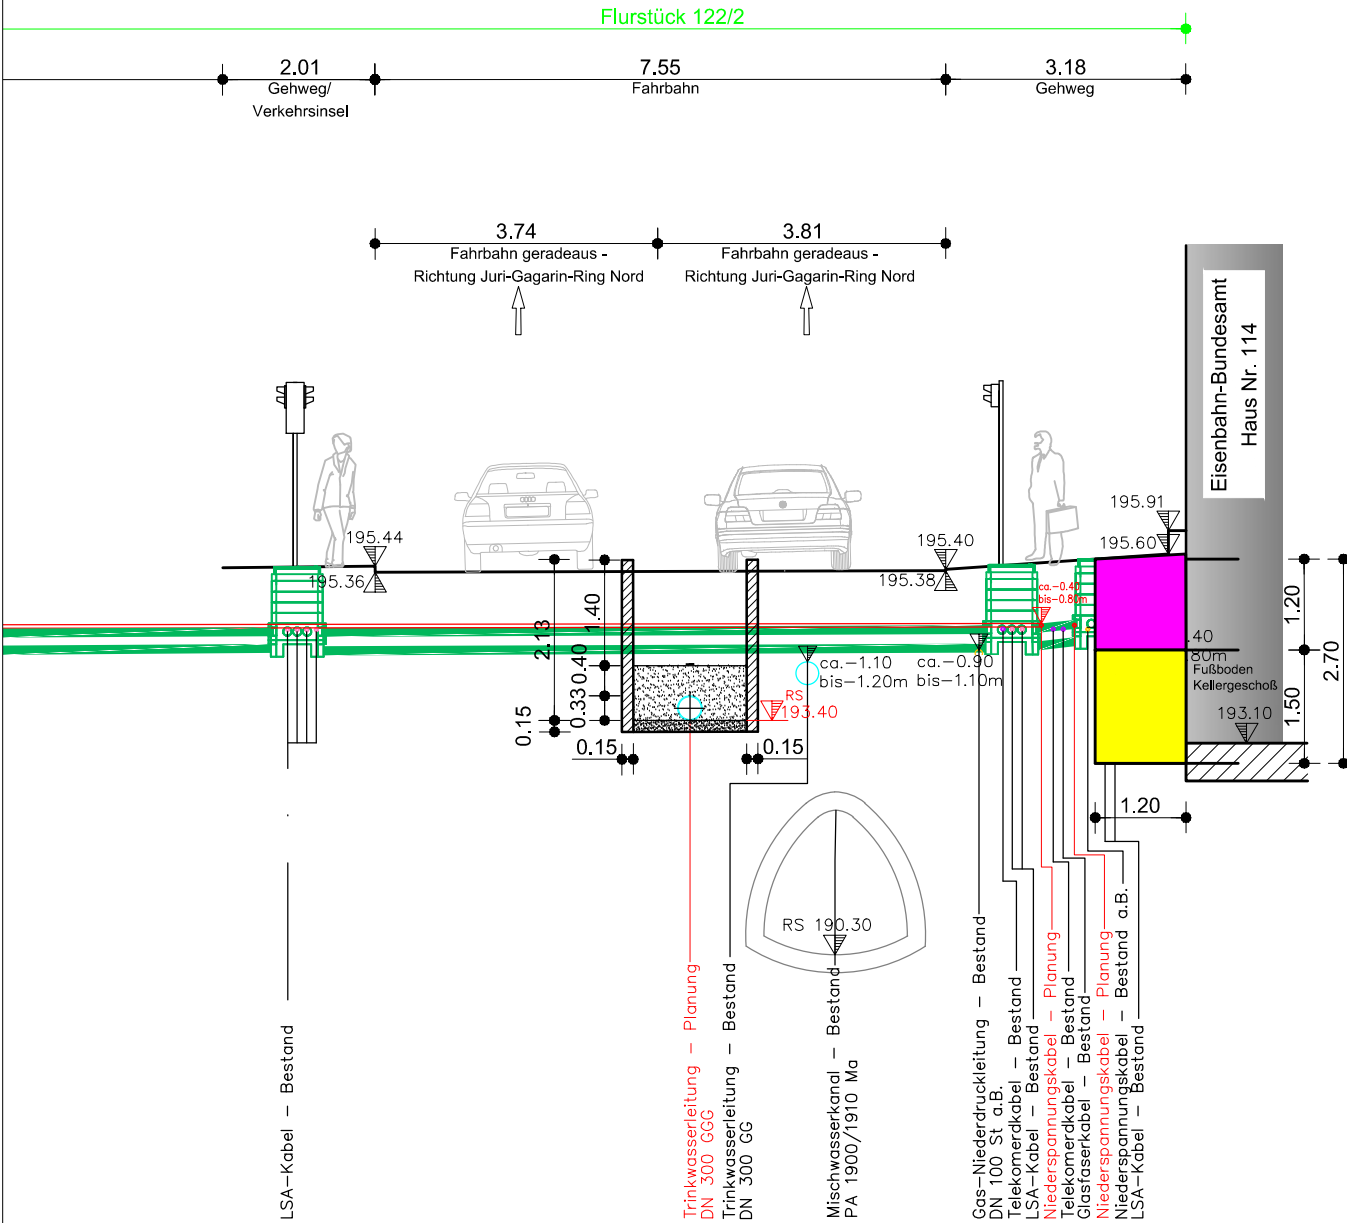

Ausführungsplanung

Stand: Oktober 2025

Auftraggeber:



Tiefbau- und Verkehrsamt
Steinplatz 1
99085 Erfurt

Projekt:

100322_ALT_Juri-Gagarin-Ring_Ka

Bezeichnung:
Straßenquerschnitt BA2 SQ03
Kellersanierung

Reg.-Nr.:
844-200

Maßstab:

1 : 250/100

Blatt Nr.:

14-4a