
 


Übersichtslageplan

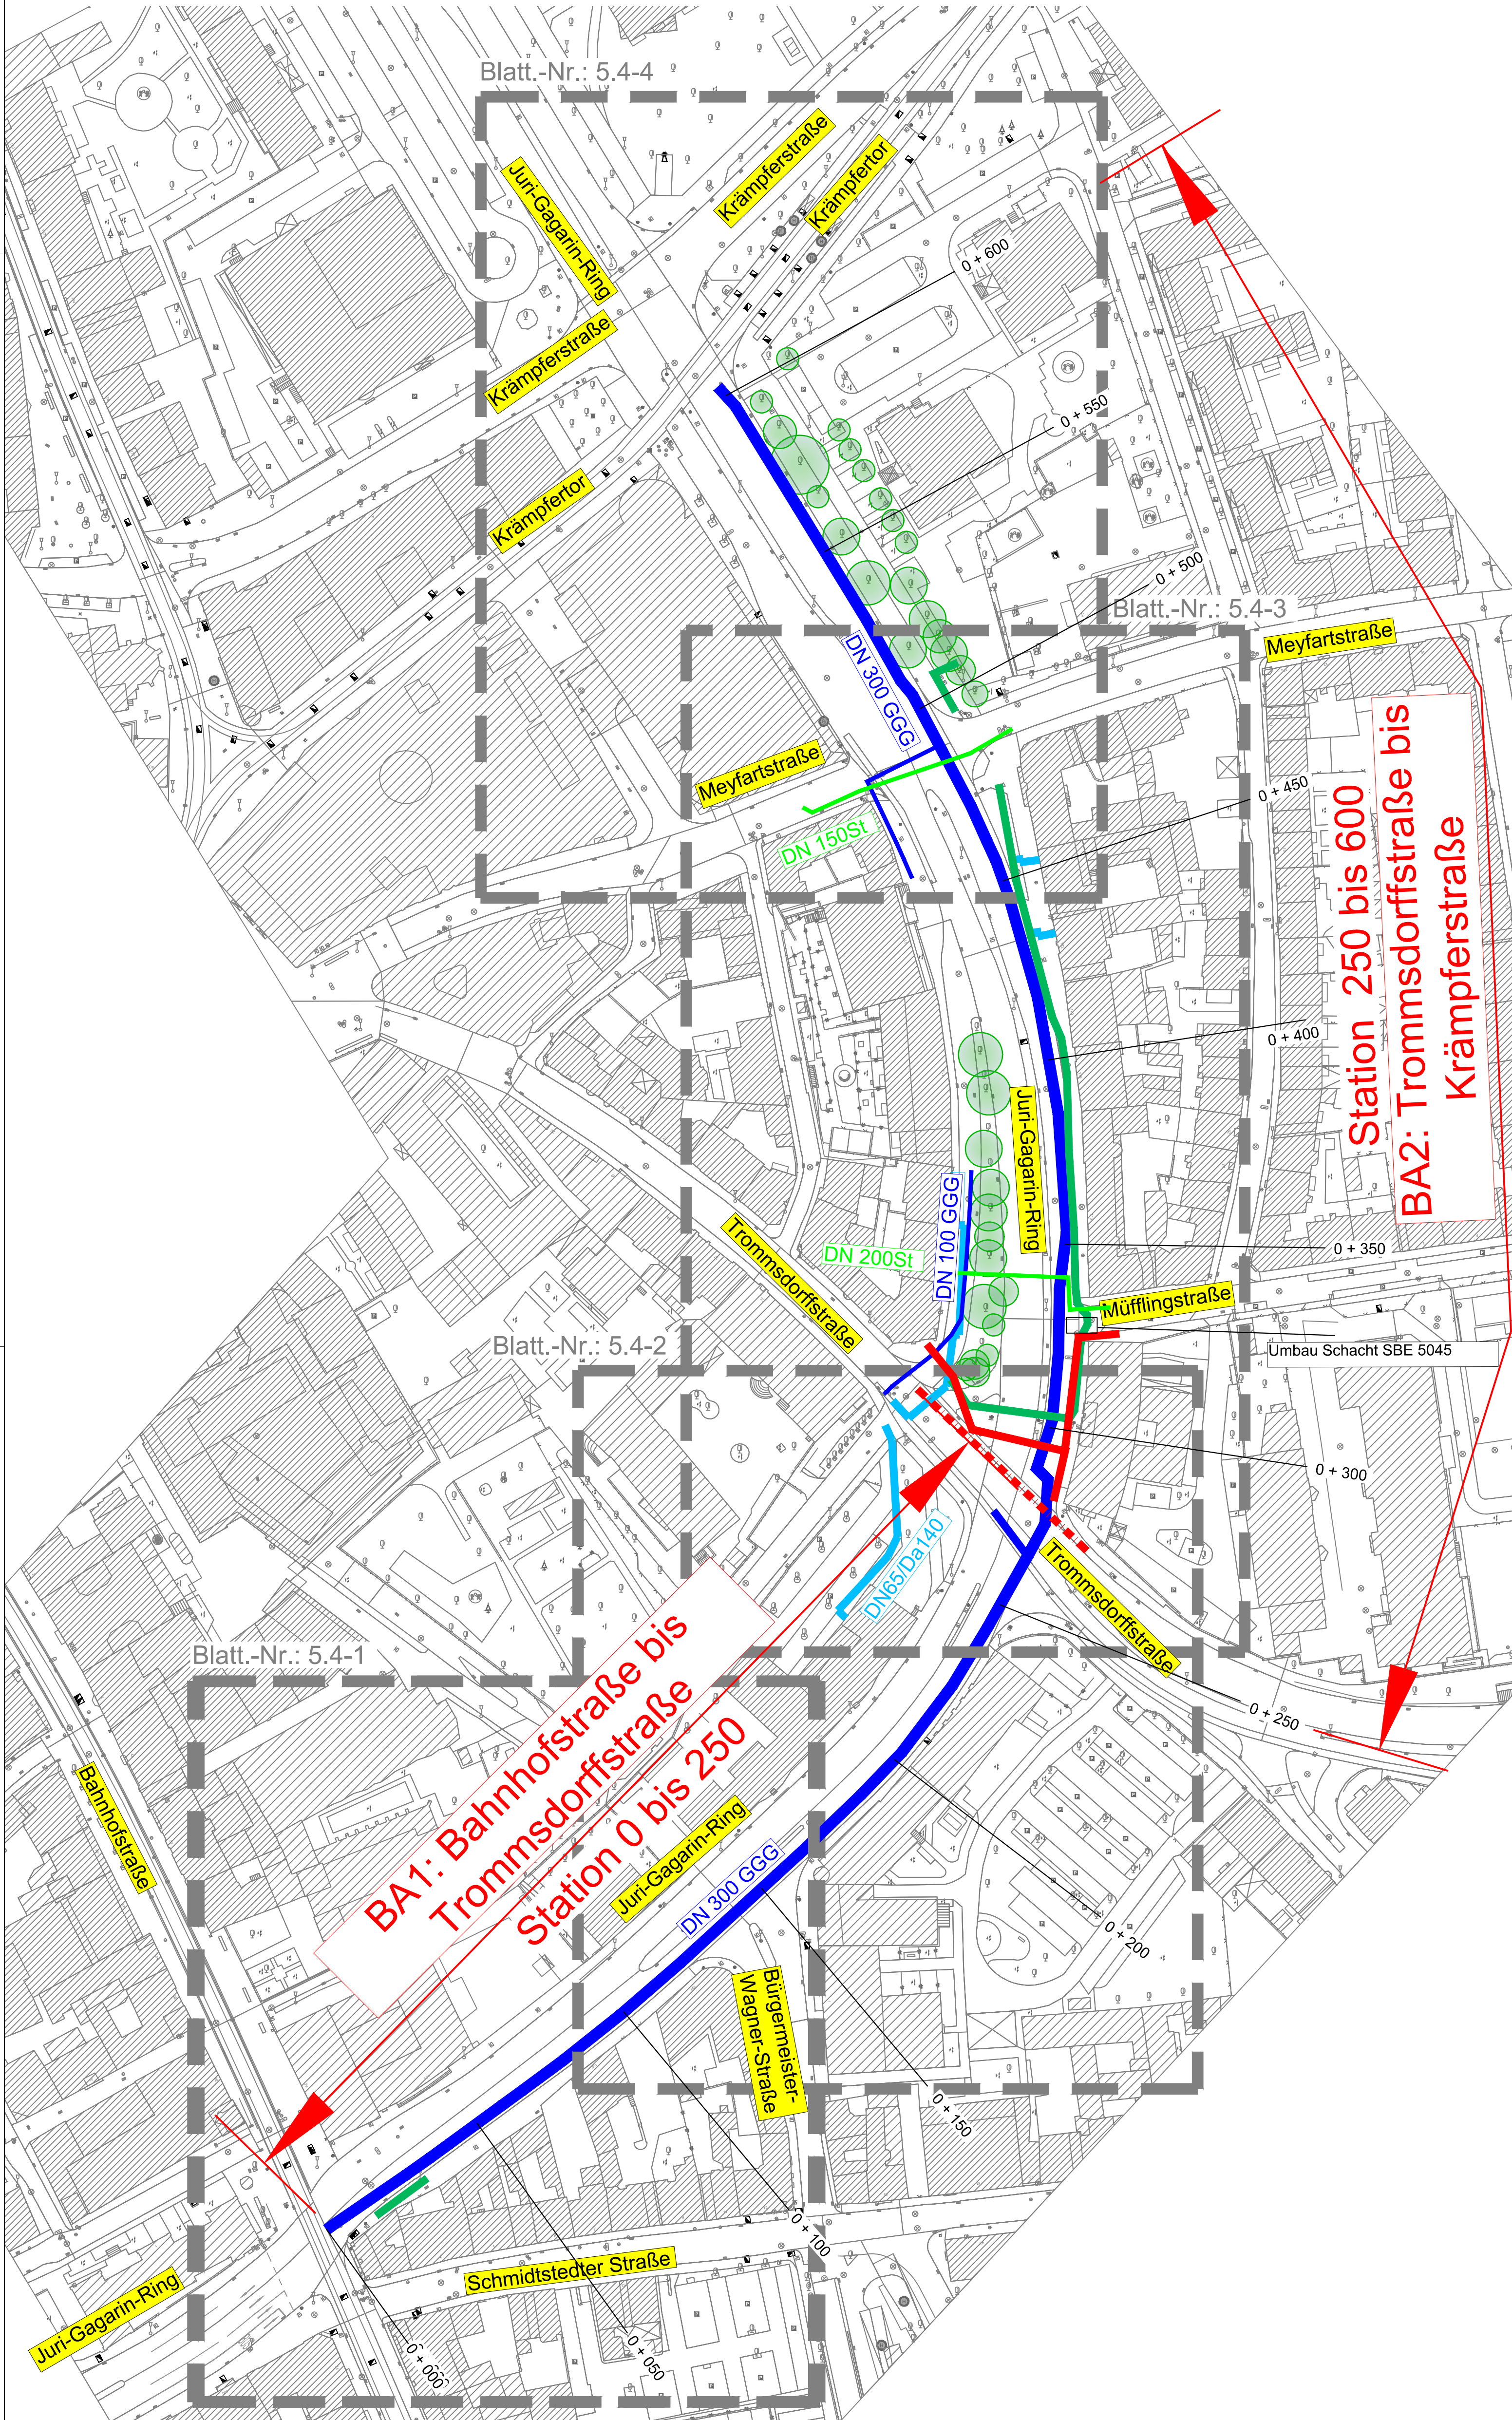

- Legende Planung
- Trinkwasserleitung
 - LSA-Erdkabel
 - Elk-Kabel
 - Gasleitung
 - Fernwärmeleitung



Der eingetragene Leitungsbestand wurde nachrichtlich aus den Bestandsunterlagen der Versorger übernommen. Angaben zur Tiefenlage der vorh. Versorgungsleitungen liegen nicht vor. Als Orientierung zur Überdeckung kann angesetzt werden:

- TW: 1.10 – 1.20 m
- Gas: 0.90 – 1.10 m
- Kabelversorger: 0.40 – 0.80 m

Feststellung der Bestandslage durch Suchsachachtung erforderlich.
Hinweis: – Einholung aktueller Schachtscheine durch AN zwingend erforderlich
– Bestandsangabe zur Information

Die Darstellung der Katastergrenzen ist nur informativ und nicht rechtsverbindlich. Grundlage für das Kataster ist die Digitalisierung der Katasterkarte.

Alle Maße und Höhenangaben sind in der Örtlichkeit vor Erstellung des Bauwerkes zu überprüfen; ggf. notwendige Korrekturen sind mit der Oberbauleitung / Örtliche Bauüberwachung abzustimmen.

Vermessung:	Ingenieurvermessung GEOMET GmbH	Aufnahme:	September/Oktober 2023
	Julius – König – Straße 4, 99085 Erfurt	Höhenbezug:	NHN
	Tel.: (0361) 56 68 29 1	Lagebezug:	ETRS89 UTM32
		Auftrags-Nr.:	POCHJURI

Ausführungsplanung

Planungsbüro:	Datum	Zeichen
bearbeitet:	10/2025	
gezeichnet:	10/2025	
geprüft:	10/2025	

a	Änderung Baugrenzen BA1 / BA2 und Folgeanpassungen	26.09.2025	
Nr.:	Art der Änderung	Datum	Zeichen

Auftraggeber: Erfurt LÄNDERSHAUPTSTADT THÜRINGEN Stadtverteilung Tiefbau- und Verkehrsamt Steinplatz 1 99085 Erfurt TEL.: 0361/6555-0		Unterlage: 3. Übersichtslagepläne Blatt-Nr.: 3.1-1a	
Maßnahmebezeichnung: 100322_ALT_Juri-Gagarin-Ring_Ka		Unterlagenbezeichnung: ÜLP Infrastruktur	
TVA-Objekt-Nr.:100322	Projekt-Nr.:844-100	Maßstab: 1:1000	
aufgestellt, geprüft und zur Bauausführung freigegeben: Erfurt, den		bestätigt: Erfurt, den	
Tiefbau- und Verkehrsamt Abteilung Bau		prüfende Stelle / Fachabteilung / Fachamt	