


Detaillageplan LT02

Umbau Schacht 5045 Beckeneinlauf (SBE)

BA2: Trommsdorffstraße bis Krämpferstraße

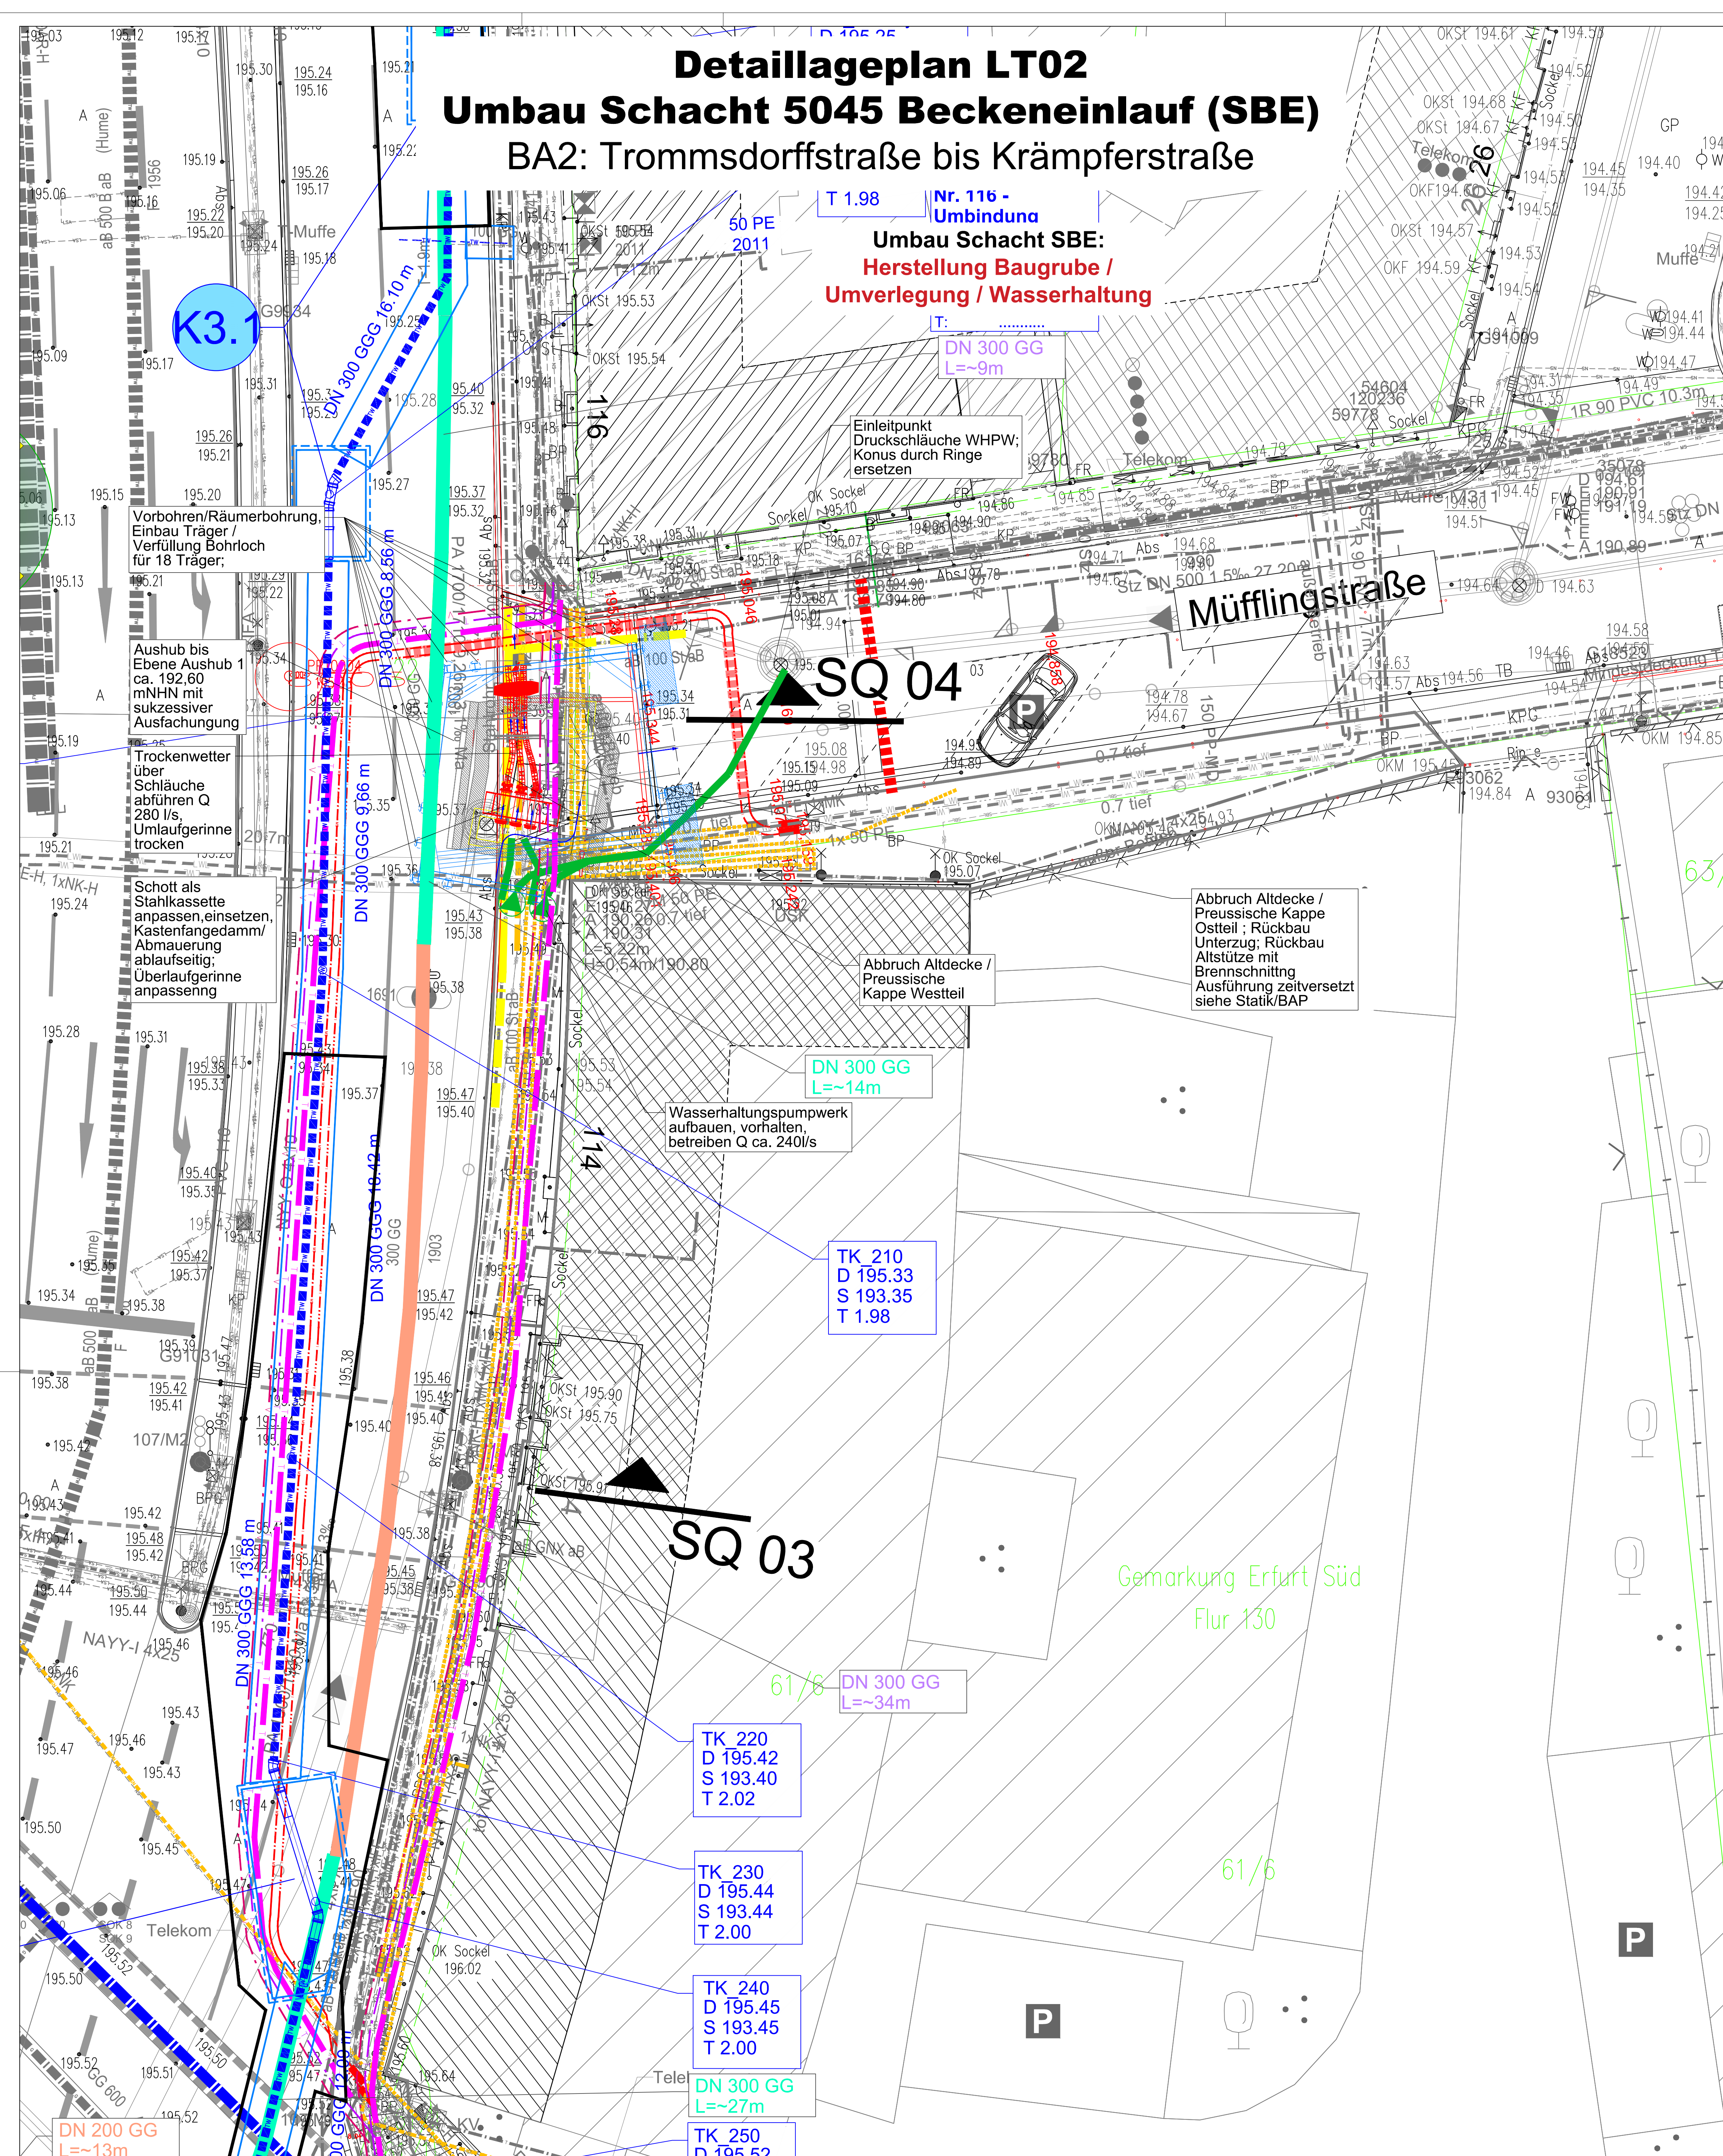

- Legende Bestand**
- Mischwasserkanal
 - Regenwasserkanal
 - Niederdruckgasleitung
 - Niederdruckgasleitung - außer Betrieb
 - Elit - Informationskabel
 - Elit - Informationskabel - außer Betrieb
 - Elit - Niederspannungskabel
 - Elit - Niederspannungskabel - außer Betrieb
 - Elit - Mittelspannungskabel
 - Elit - Mittelspannungskabel - außer Betrieb
 - Trinkwasserleitung
 - Trinkwasserleitung - außer Betrieb
 - Steuerkabel - Trinkwasserleitung
 - EVAG - Erdkabel
 - EVAG - Erdkabel - außer Betrieb
 - EVAG - Rohrleitung
 - Fernwärmeleitung
 - Fernwärmeleitung - außer Betrieb
 - Telekom Erdkabel
 - Telekom Kabelkanal
 - Straßenbeleuchtung Erdkabel
 - LWL-Leitung
 - Vodafone Erdkabel
- Legende Planung TW**
- Trinkwasserleitung
 - TW-Knotenpunkte
 - Trinkwasserleitung Ausbau
 - Trinkwasserleitung verschließen ohne Verdämmung
 - Trinkwasserleitung verschließen mit Verdämmung
- Legende Planung Provisorium**
- Elit - Mittelspannungskabel
 - Elit - Infokabel
 - Elit - Rückbau
 - Telekom Erdkabel
 - Telekom Kabelkanal
 - Gas
 - LSA Kabel

- Ausführungsplanung**
- | Planungsbüro: | Datum | Zeichen |
|---------------|---------|---------|
| bearbeitet: | 10/2025 | |
| gezeichnet: | 10/2025 | |
| geprüft: | 10/2025 | |
- | Nr. | Art der Änderung | Datum | Zeichen |
|-----|--|------------|---------|
| a | Änderung Baugrenzen BA1 / BA2 und Folgeanpassungen | 26.09.2025 | Ph/Mi |
- Auftraggeber:** Erfurter Entwässerungsbetrieb
 Zum Riedfeld 26
 99090 Erfurt
- Unterlage: 5. Lagepläne**
 Blatt-Nr.: 5.7-1.2a
- Maßnahmebezeichnung:** 100322 ALT_Juri-Gagarin-Ring_Ka
Unterlagenbezeichnung: Detaillageplan LT02 Umbau Schacht 5045 Beckeneinlauf (SBE)
- | TVA-Objekt-Nr.: 100322 | Projekt-Nr.: 844-100 | Maßstab: 1:100 |
|---|----------------------|----------------|
| aufgestellt, geprüft und zur Bauausführung freigegeben: | bestätigt: | |
| Erfurt, den | Erfurt, den | |
- Tiefbau- und Verkehrsamt
 Abteilung Bau
- prüfende Stelle / Fachabteilung / Fachamt