


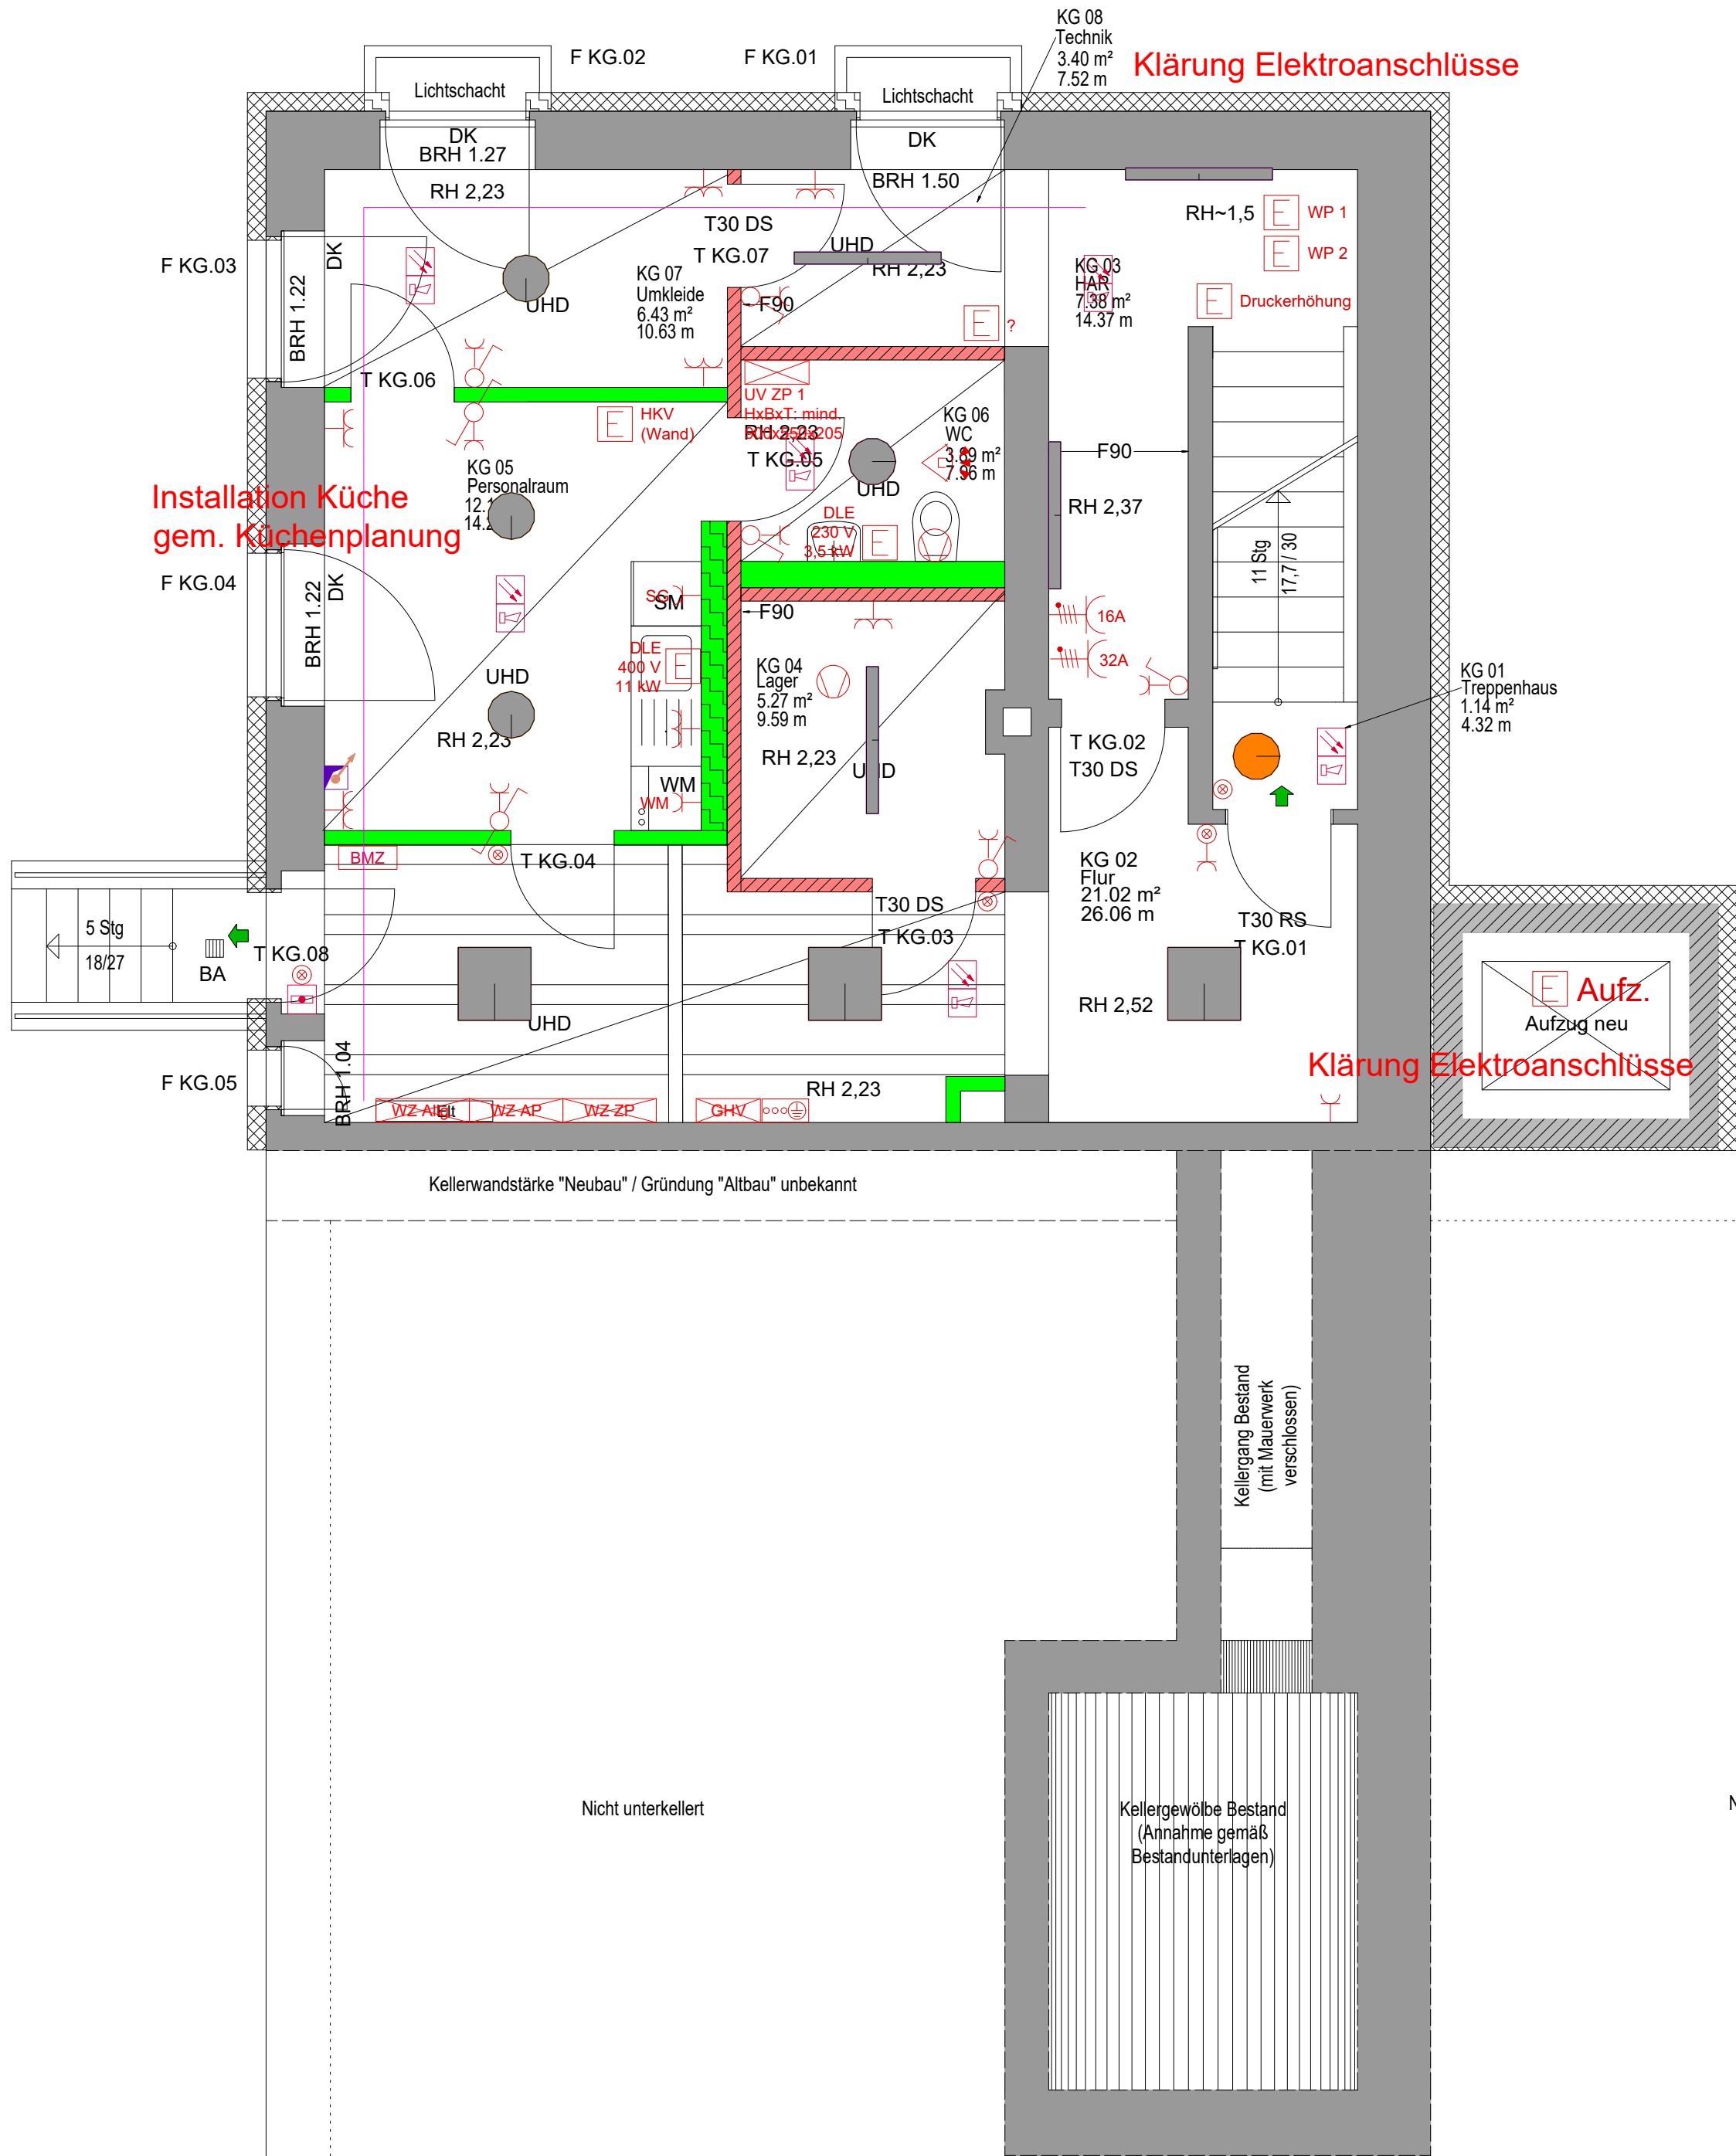


Legende Elektrodurchbrüche / Leitungsführung			
	Deckendurchbruch		Steigepunkte
	Wanddurchbruch		Wandschlitz
	Kernbohrung		Steigleiter
	Kabelbahn mit Trennsteg		Brüstungskanal
Legende Beleuchtung			
	Anbauleuchte rund		Anbauleuchte mit integr. Si.-Bel.
	Feuchtraumleuchte		Wandleuchte Außenbereich mit Si.-Bel.
	Rettungszeichenleuchte		Sicherheitsleuchte
	Meldetableau Sicherheitsbeleuchtung		Zentralbatterieanlage Sicherheitsbeleuchtung
Legende Starkstrom			
	Verteilung / Zähleranlage		CEE-Steckdose 3x400V/N/PE
	Ausschalter		Schutzkontaktsteckdose 230 V (einfach / doppelt)
	Wechselschalter		Schutzkontaktsteckdose Kinderschutz
	Serienschalter		Festanschluss
	Schlüsselschalter		Anschluß Potentialausgleich
	Taster / Taster beleuchtet		Potentialausgleichsschiene
	Jalousietaster (ohne Schlüssel / mit Schlüssel)		Präsenzmelder konventionell 230V
	Antrieb / Motor		Raumthermostat FB-Heizg.
	Präsenzmelder KNX		Lüfter / Fassadenlüfter
	Schalttableau KNX		Steuereinheit Fassadenlüfter
Legende Datentechnik, Zutrittskontrolle			
	Nebenuhr		Gegensprechstelle
	Datendose 2xRJ45 Kat. 6		Sicherheitstüröffner
	Datenschrank		Fallenschloss
	Telefondose		Antennendose
Legende Einbruchmeldetechnik			
	Scharfschalleinrichtung		Infrarot-Bewegungsmelder
	Magnetkontakt		Meldegruppenmodul
	Schließblechkontakt		Signalgeber akustisch / optisch
	Sperrelement		Einbruchmeldeanlage
	Überfallmelder		Anzeige- und Bedientableau für EMA
Legende Brandmeldeanlage			
	Rauchmelder (Mehrsensormelder)		Bandmeldezentrale
	Linearer Rauchmelder Sender / Empfänger		Signalgeber, optisch
	Steuereinheit der Linearen Rauchmelder		Sirene
	Druckknopfmelder		Signalgeber, akustisch
	Freischaltelement		Abgesetztes Bedienfeld
	Schlüsseldepot		Türsteuerzentrale
	Feuerwehrbedien- und Informationstableau		Steuerkoppler
	Lageplantableau		Parallelanzeige BM
	Übertragungseinrichtung		Brandmeldekabel rot J-Y(Si) Y 2x2x0,8
Legende Lichtrufanlage			
	Ruf-Abstelltaster		Zimmersignalleuchte
	Zugtaster		Netzteil

WE-Nr.: Projekt				
Ärztehaus Münchenbernsdorf - Umbau u. Sanierung				
BAUHERR Stadt Münchenbernsdorf Karl-Marx-Platz 13 07589 Münchenbernsdorf	PLANVERFASSER			
Projektsteuerer	FACHPLANER/AUSFÜHRENDE FIRMA			
PLANINHALT				
Grundriss Kellergeschoss - Elektroinstallation				
PLANNUMMER 592a2000	INDEX 0	BAUTEIL/PLANABSCHN. MASZSTAB 1:50	PLANFORMAT A1	
PHASE Ausführungsplanung	FACHGEBIET Elektro	ZUR FREIEN VERFÜGUNG		
FACHPLANERANGABEN		GEZEICHNET DATUM		
GEPRUEFT DATUM		DATEINAME		
589a2000 (IP).dwg				

Grundriss:
Erdgeschoss

Zahnarztpraxis

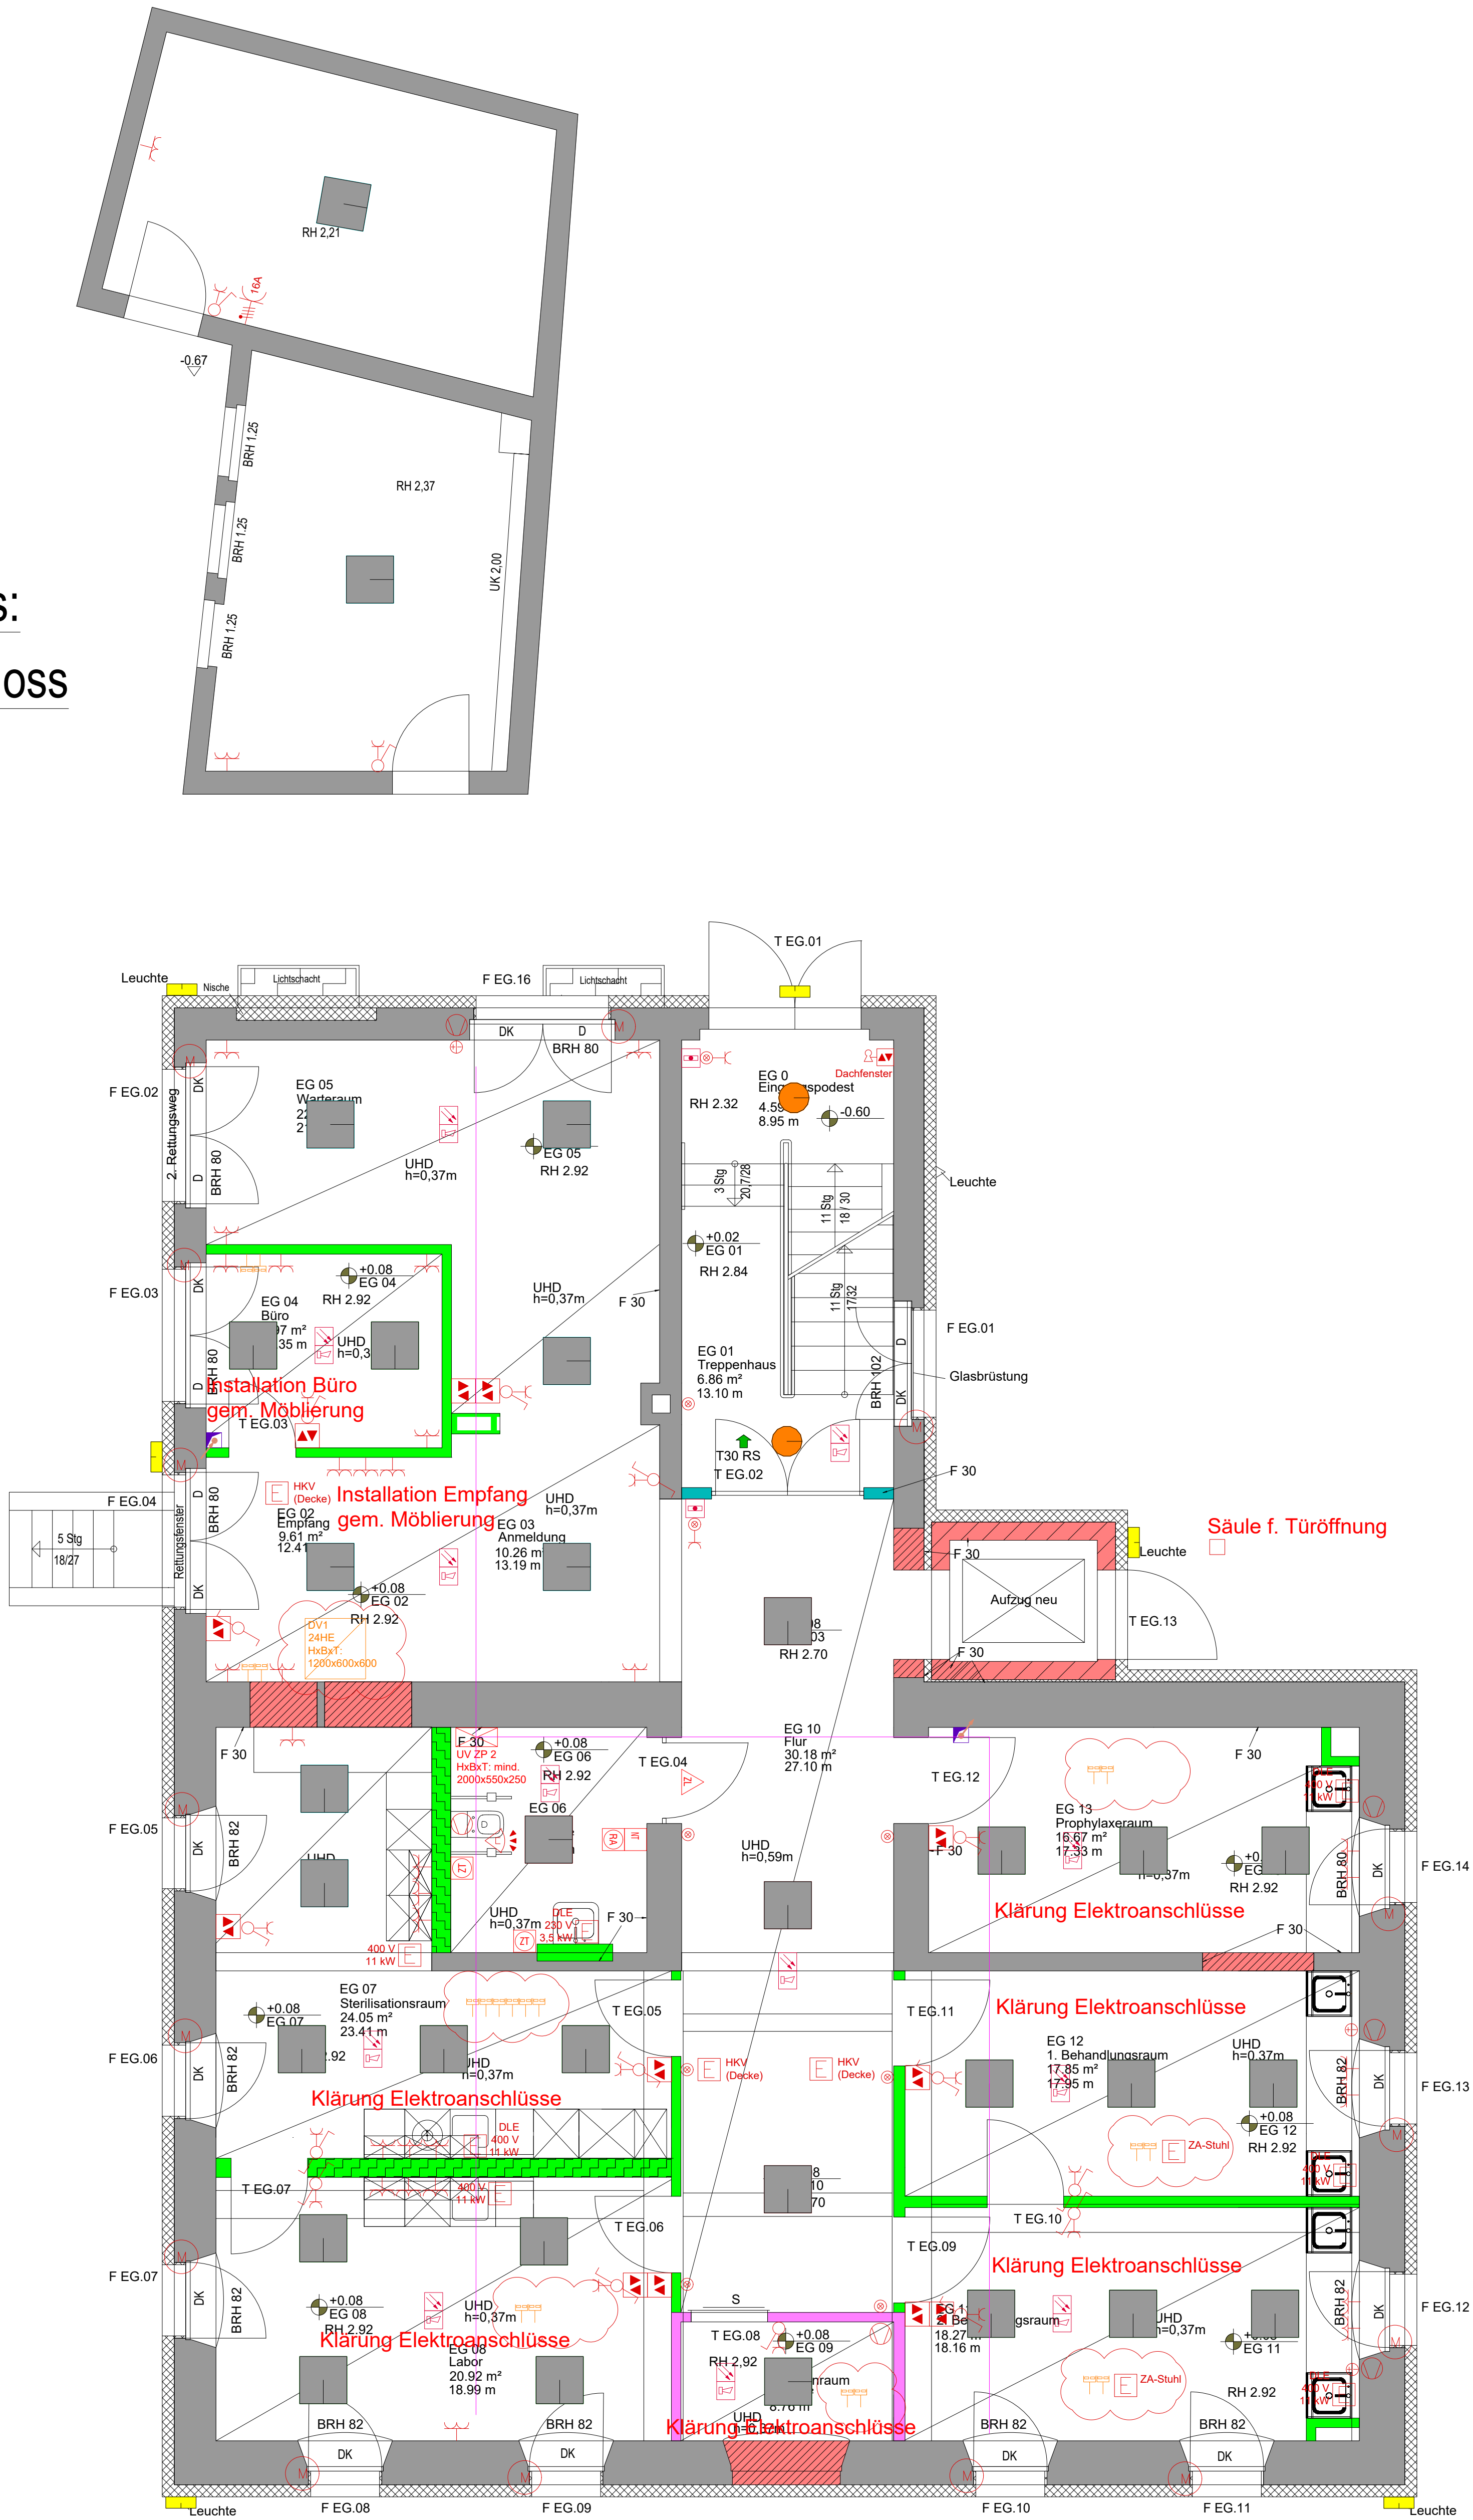


Legende Elektrodurchbrüche / Leitungsführung			
	Deckendurchbruch		Steigepunkte
	Wanddurchbruch		Wandschütz
	Kernbohrung		Steigleiter
	Kabelbahn mit Trennsieg		Brüstungskanal
Legende Beleuchtung			
	Anbauleuchte rund		Anbauleuchte mit integr. Si.-Bel.
	Feuchtraumleuchte		Wandleuchte Außenbereich mit Si.-Bel.
	Rettungszeichenleuchte		Sicherheitsleuchte
	Meldetasteleuchte		Zentralsicherheitsbeleuchtung
Legende Starkstrom			
	Verteilung / Zähleranlage		CEE-Steckdose 3x400V/N/PE
	Ausschalter		Schutzkontaktsteckdose 230 V (einfach / doppelt)
	Wechselschalter		Schutzkontaktsteckdose Kinderschutz
	Serienschalter		Festanschluss
	Schüsselschalter		Anschluss Potentialeugleich
	Taster / Taster beleuchtet		Potentialausgleichsschiene
	Jalousietaster (ohne Schlüssel / mit Schlüssel)		Präsenzmelder konventionell 230V
	Antrieb / Motor		Raumthermostat FB-Heizg.
	Präsenzmelder KNX		Lüfter / Fassadenlüfter
	Schalttafel KNX		Steuereinheit Fassadenlüfter
Legende Datentechnik, Zutrittskontrolle			
	Nebenuhr		Gegensprechstelle
	Datendose 2RJ45 Kat. 6		Sicherheitstüröffner
	Datenschrank		Fallenschloss
	Telefondose		Antennendose
Legende Einbruchmeldetechnik			
	Scharfschalterrichtung		Infrarot-Bewegungsmelder
	Magnetkontakt		Meldegruppenmodul
	Schließblechkontakt		Signalgeber akustisch / optisch
	Sperrelement		Einbruchmeldeanlage
	Überfallmelder		Anzeige- und Bedientafel für EMA
Legende Brandmeldeanlage			
	Rauchmelder (Mehrsensormelder)		Bandmeldezentrale
	Linearer Rauchmelder Sender / Empfänger		Signalgeber, optisch
	Steuereinheit der Linearen Rauchmelder		Sirene
	Druckknopfmelder		Signalgeber, akustisch
	Freischaltetelement		Abgesetztes Bedienfeld
	Schlüsseldepot		Türsteuereinheit
	Feuerwehrtast- und Informationsablage		Steuerkoppler
	Lageplanablage		Parallelanzeige BM
	Übertragungseinrichtung		Brandmeldekabel rot J-Y(S) Y 2x2x0,8
Legende Lichtrufanlage			
	Ruf-Abstellaster		Zimmersignalleuchte
	Zugtaster		Netzteil

WIE-Nr. : Projekt		Ärztelhaus Münchenbernsdorf - Umbau u. Sanierung	
BAUHERR Stadt Münchenbernsdorf Karl-Marx-Platz 13 07589 Münchenbernsdorf		PLANVERFASSER	
Projektleiter		FACHPLANER/LEITENDE FIRMA	
PLANKHALT Grundriss Erdgeschoss - Elektroinstallation			
PLANNUMMER 592a2010	INDEX 0	BAUTEIL/PLANSCHN. MASSSTAB 1:50	PLANFORMAT A0
PHASE Ausführungsplanung	FACHGEBIET Elektro	ZUR FREIEN VERFÜGUNG	
FACHPLANERANGABEN			
GEZEICHNET DATUM		BEREICH	
GEPRÜFT DATUM		DATENNAME	
		592a2010 (P).dwg	

Grundriss:
Obergeschoss

Allgemeinmedizinische Praxis

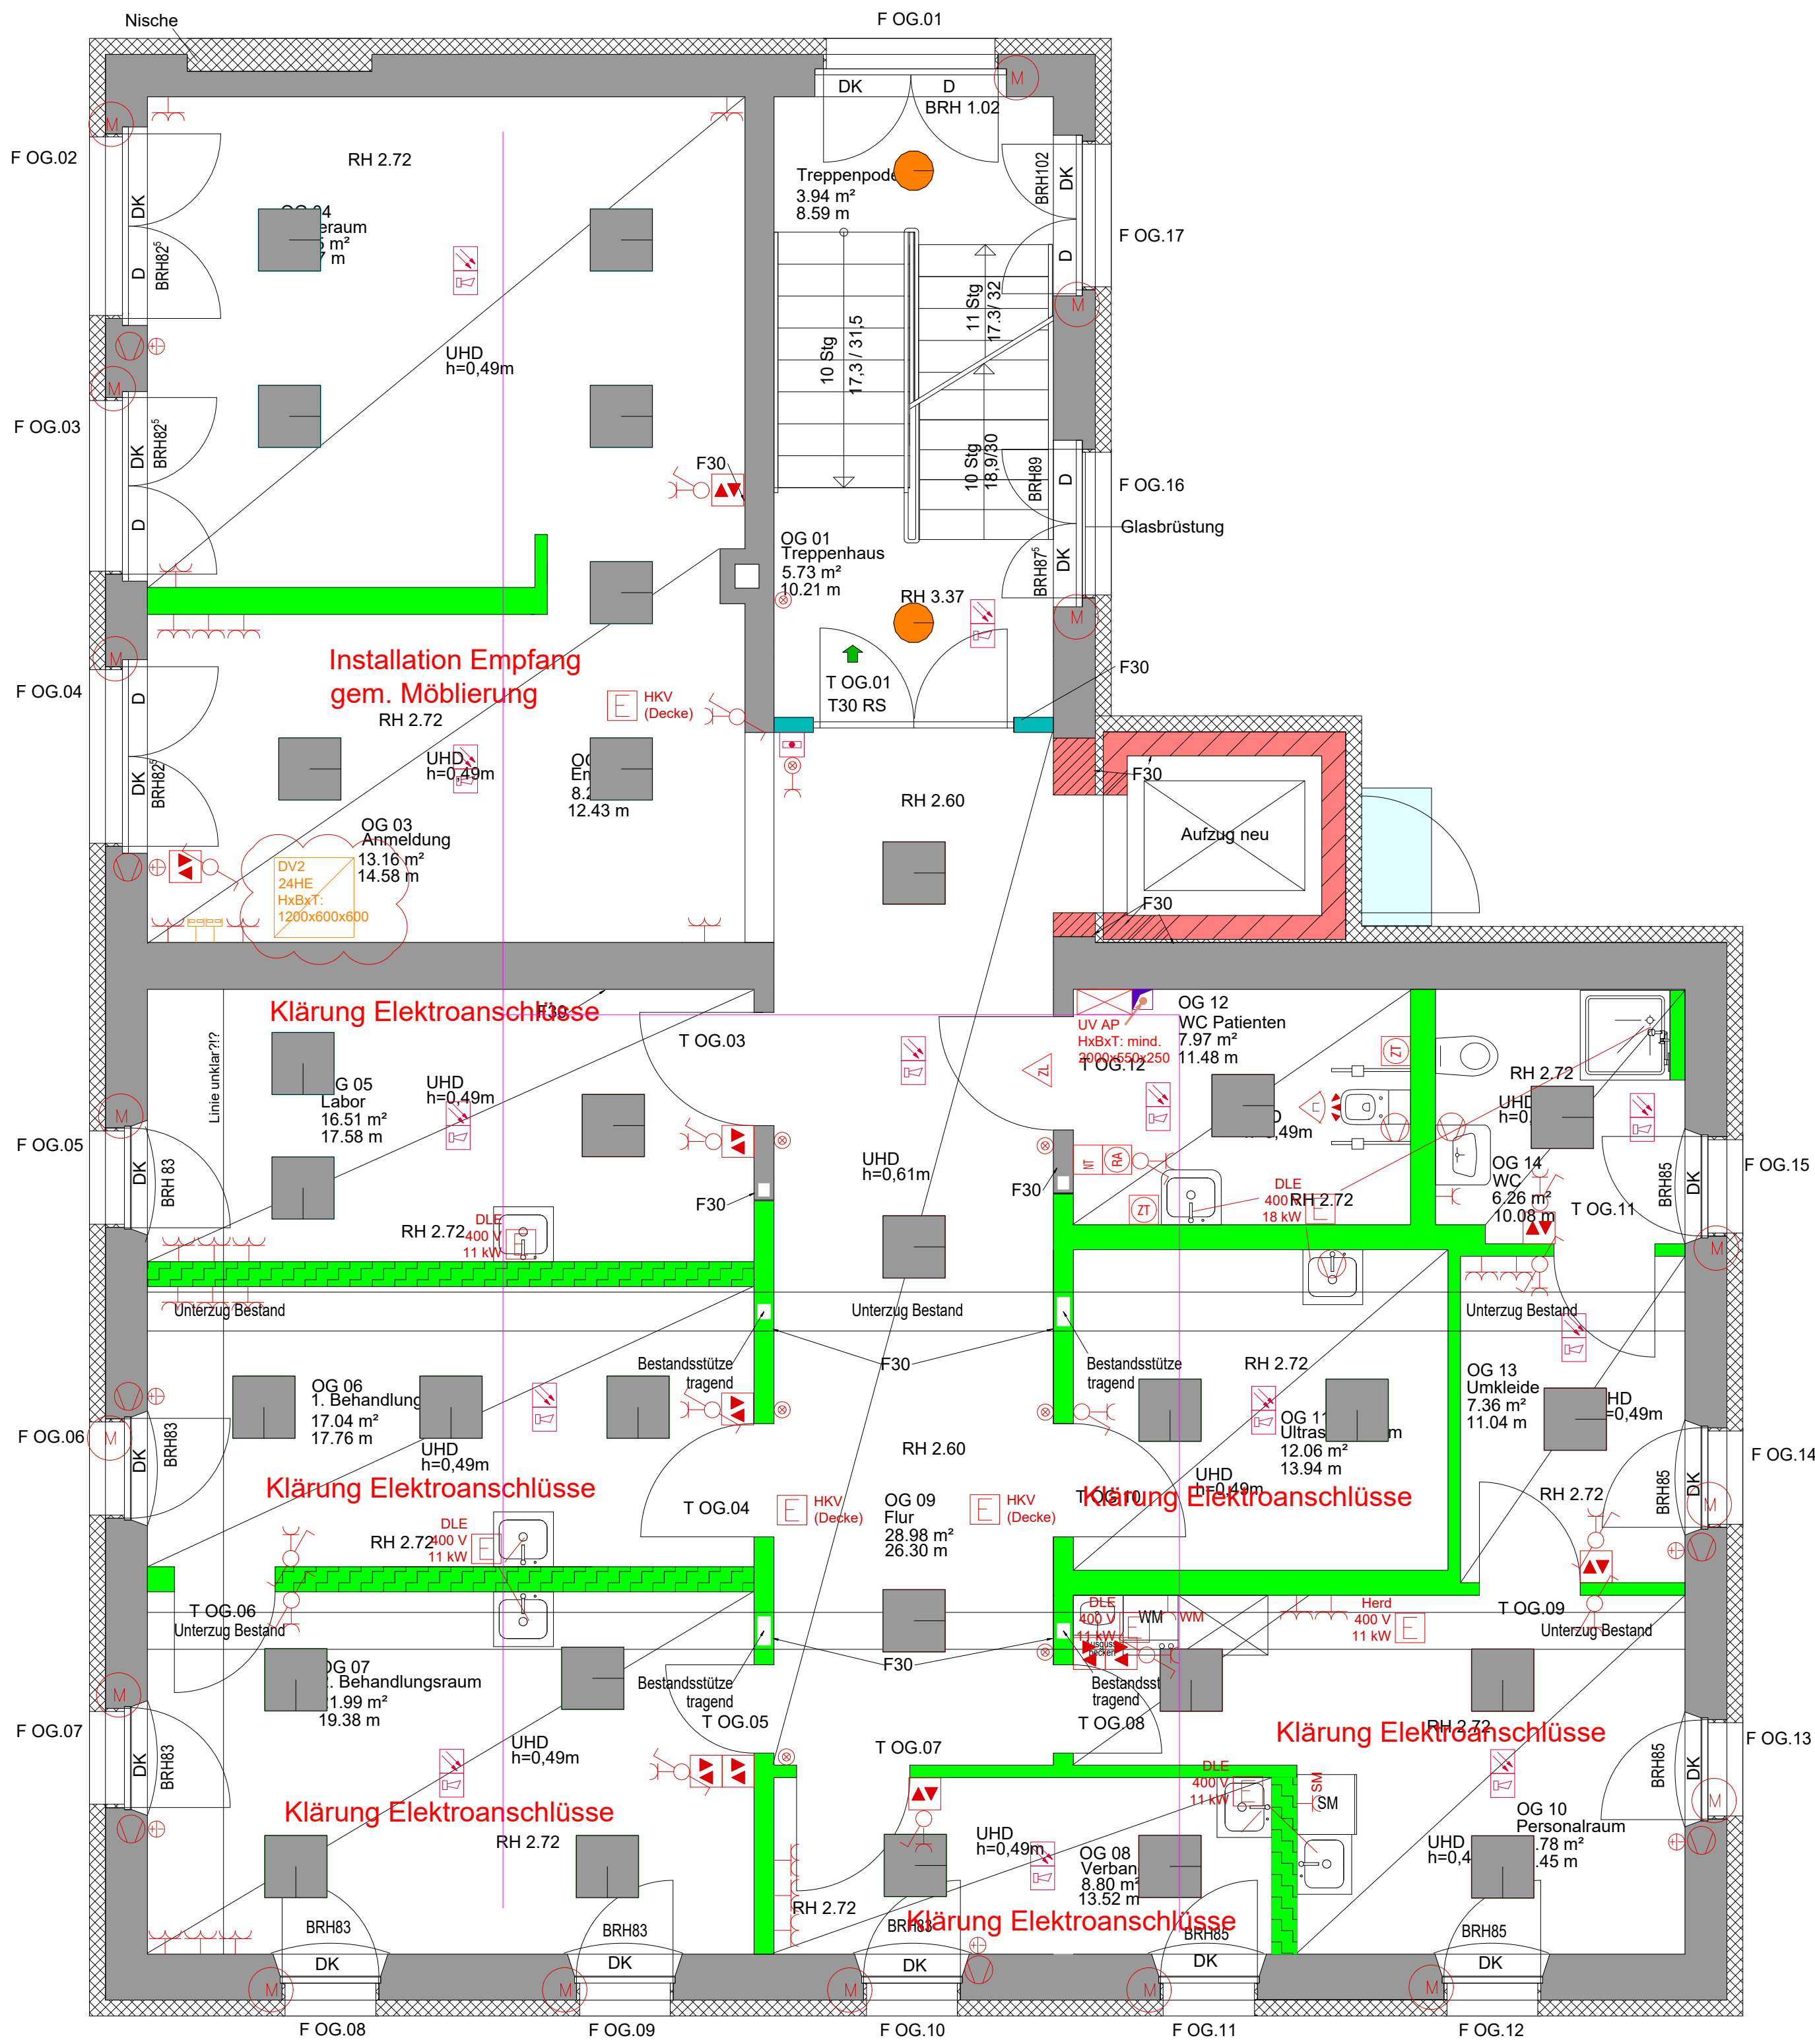

Legende Elektrodurchbrüche / Leitungsführung			
	Deckendurchbruch		Steigepunkte
	Wanddurchbruch		Wandschiltz
	Kernbohrung		Steigleiter
	Kabelbahn mit Trennsteg		Brüstungskanal

Legende Beleuchtung			
	Anbauleuchte rund		Anbauleuchte mit integr. Si.-Bel.
	Feuchtraumleuchte		Wandleuchte Außenbereich mit Si.-Bel.
	Rettungszeichenleuchte		Sicherheitsleuchte
	Meldeleuchte		Zentralbatterieanlage Sicherheitsbeleuchtung

Legende Starkstrom			
	Verteilung / Zähleranlage		CEE-Steckdose 3x400V/N/PE
	Ausw. Schalter		Schutzkontaktsteckdose 230 V (einfach / doppelt)
	Wechselschalter		Schutzkontaktsteckdose Kinderschutz
	Serienschalter		Festanschluss
	Schlüsselschalter		Anschluss Potentialausgleich
	Taster / Taster beleuchtet		Potentialausgleichsschiene
	Jalousietaster (ohne Schlüssel / mit Schlüssel)		Präsenzmelder konventionell 230V
	Antrieb / Motor		Raumthermostat FB-Heizg.
	Präsenzmelder KNX		Lüfter / Fassadenlüfter
	Schalttafel KNX		Steuereinheit Fassadenlüfter

Legende Datentechnik, Zutrittskontrolle			
	Nebenuhr		Gegensprechstelle
	Datendose 2xRJ45 Kat. 6		Sicherheitstüröffner
	Dalenschrank		Fallenschloss
	Telefondose		Antennendose


Legende Einbruchmeldetechnik			
	Scharfschaltanlage		Infrarot-Bewegungsmelder
	Magnetkontakt		Meldegruppenmodul
	Schließblechkontakt		Signalgeber akustisch / optisch
	Sperrelement		Einbruchmeldeanlage
	Überfallmelder		Anzeige- und Bedientableau für EMA

Legende Brandmeldeanlage			
	Rauchmelder (Mehrsensormelder)		Bandmeldezentrale
	Linearer Rauchmelder Sender / Empfänger		Signalgeber, optisch
	Steuereinheit der Linearen Rauchmelder		Sirene
	Druckknopfmelder		Signalgeber, akustisch
	Freischaltelement		Abgesetztes Bedienfeld
	Schlüsseldepot		Türsteuerzentrale
	Feuerwehrtast- und Informationstableau		Steuerkoppler
	Lageplanleuchte		Parallelleuchte BM
	Übertragungseinrichtung		Brandmeldekabel rot J-Y(S) Y 2x2x0,8

Legende Lichtrufanlage			
	Ruf-Abstellaster		Zimmersignalleuchte
	Zugtaster		Netzteil

WE-Nr.:		Projekt		Ärztehaus Münchenbernsdorf - Umbau u. Sanierung	
BAUHERR			PLANVERFASSER		
Stadt Münchenbernsdorf Karl-Marx-Platz 13 07589 Münchenbernsdorf					
Projektssteuerer			FACHPLANER/AUSFÜHRENDE FIRMA		
PLANINHALT					
Grundriss Obergeschoss - Elektroinstallation					
PLANNUMMER		INDEX	BAUTEIL/PLANABSCHN.	MASSSTAB	PLANFORMAT
592a2020		0		1:50	A1
PHASE		FACHGEBIET		ZUR FREIEN VERFÜGUNG	
Ausführungsplanung		Elektro			
			FACHPLANERANGABEN		
			GEZEICHNET	DATUM	
			BEREICH		
			GEPRÜFT	DATUM	
			DATEINAME		
			589a2020 (IP).dwg		

Grundriss:
Dachgeschoss

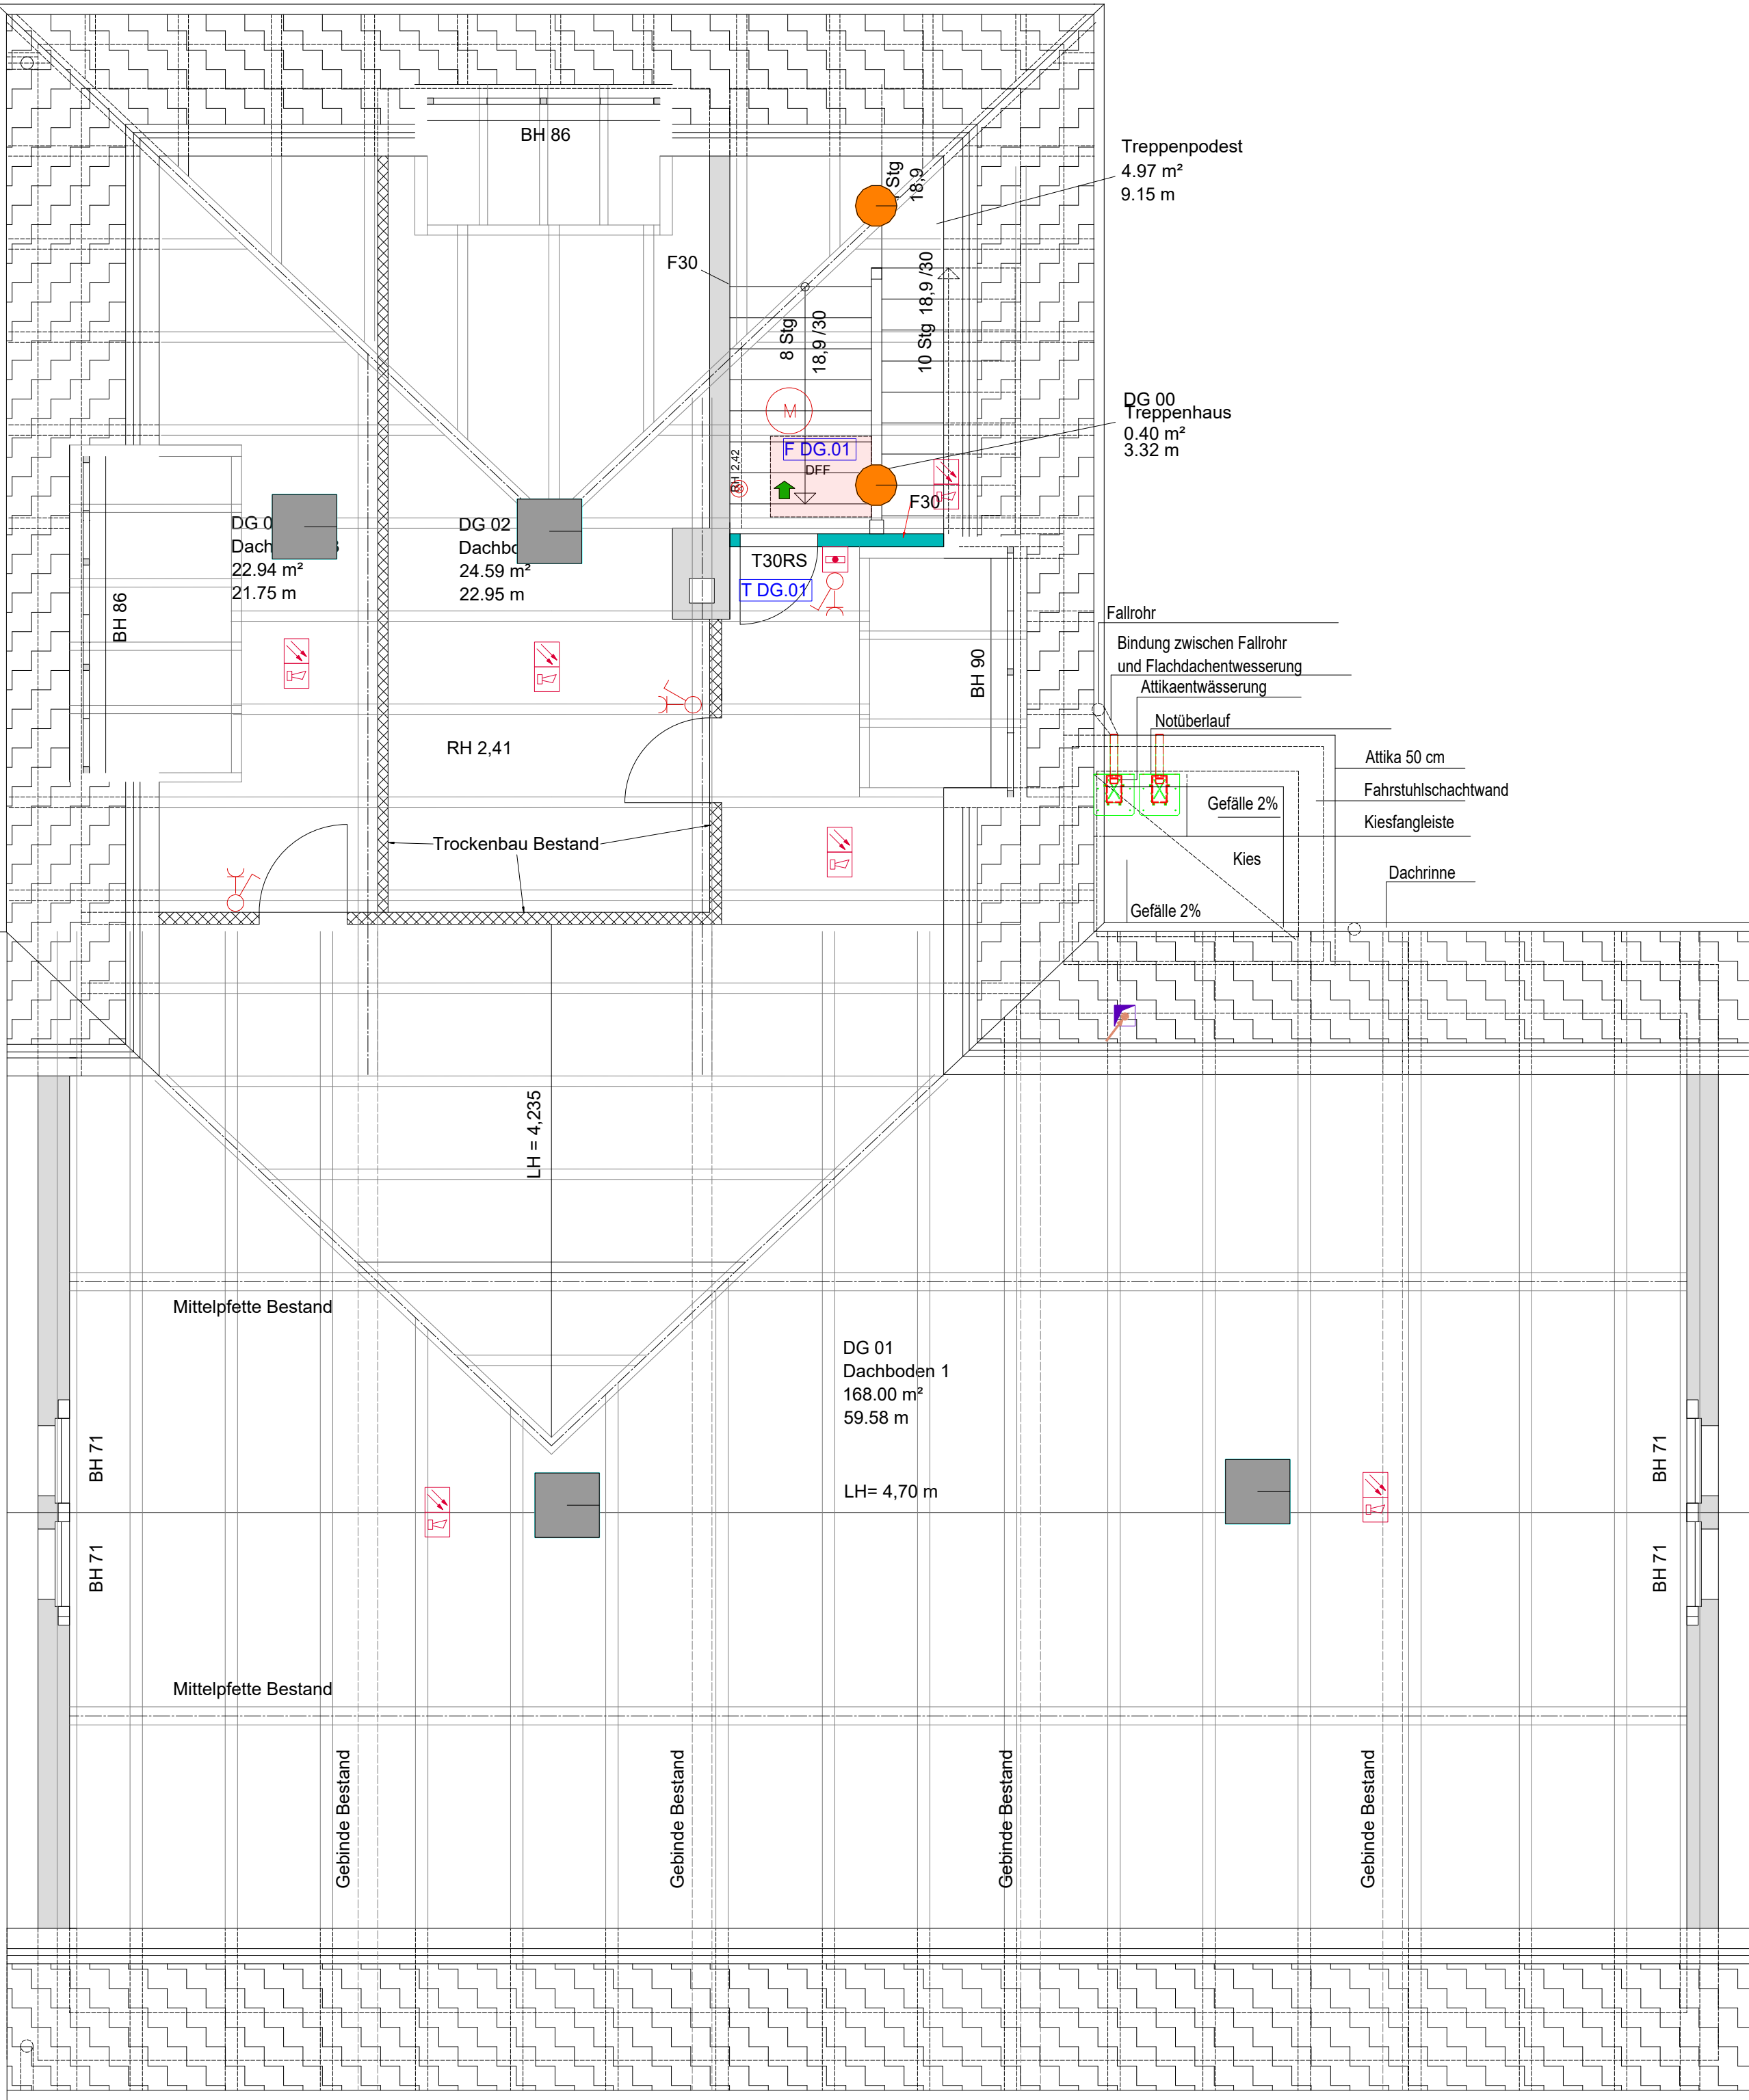


Legende Elektrodurchbrüche / Leitungsführung			
	Deckendurchbruch		Steigepunkte
	Wanddurchbruch		Wandschiltz
	Kernbohrung		Steigleiter
	Kabelbahn mit Trennsteg		Brüstungskanal
Legende Beleuchtung			
	Anbauleuchte rund		Anbauleuchte mit integr. Si.-Bel.
	Feuchtraumleuchte		Wandleuchte Außenbereich mit Si.-Bel.
	Rettungszeichenleuchte		Sicherheitsleuchte
	Meldetableau Sicherheitsbeleuchtung		Zentralbatterieanlage Sicherheitsbeleuchtung
Legende Starkstrom			
	Verteilung / Zähleranlage		CEE-Steckdose 3x400V/N/PE
	Ausschalter		Schutzkontaktsteckdose 230 V (einfach / doppelt)
	Wechselschalter		Schutzkontaktsteckdose Kinderschutz
	Serienschalter		Festanschluss
	Schlüsselschalter		Anschluss Potentialausgleich
	Taster / Taster beleuchtet		Potentialausgleichsschiene
	Jalousietaster (ohne Schlüssel / mit Schlüssel)		Präsenzmelder konventionell 230V
	Antrieb / Motor		Raumthermostat FB-Heizg.
	Präsenzmelder KNX		Lüfter / Fassadenlüfter
	Schalttableau KNX		Steuereinheit Fassadenlüfter
Legende Datentechnik, Zutrittskontrolle			
	Nebenuhr		Gegensprechstelle
	Datendose 2xRJ45 Kat. 6		Sicherheitstüröffner
	Datenschränk		Fallenschloss
	Telefondose		Antennendose
Legende Einbruchmeldetechnik			
	Scharfschalteinrichtung		Infrarot-Bewegungsmelder
	Magnetkontakt		Meldegruppenmodul
	Schließblechkontakt		Signalgeber akustisch / optisch
	Sperrelement		Einbruchmeldeanlage
	Überfallmelder		Anzeige- und Bedientableau für EMA
Legende Brandmeldeanlage			
	Rauchmelder (Mehrsensormelder)		Bandmeldezentrale
	Linearer Rauchmelder Sender / Empfänger		Signalgeber, optisch
	Steuereinheit der Linearen Rauchmelder		Sirene
	Druckknopfmelder		Signalgeber, akustisch
	Freischaltelement		Abgesetztes Bedienfeld
	Schlüsseldepot		Türsteuerzentrale
	Feuerwehrbedien- und Informationstableau		Steuerkoppler
	Lageplantableau		Parallelanzeige BM
	Übertragungseinrichtung		Brandmeldekabel rot J-Y(Si) Y 2x2x0,8
Legende Lichtrufanlage			
	Ruf-Abstelltaster		Zimmersignalleuchte
	Zugtaster		Netzteil

WE-Nr.: Projekt		Ärztehaus Münchenbernsdorf - Umbau u. Sanierung		
BAUHERR		PLANVERFASSER		
Stadt Münchenbernsdorf Karl-Marx-Platz 13 07589 Münchenbernsdorf				
Projektsteuerer		FACHPLANER/AUSFÜHRENDE FIRMA		
PLANINHALT				
Grundriss Dachgeschoss - Elektroinstallation				
PLANNUMMER	INDEX	BAUTEIL/PLANABSCHN.	MASZSTAB	PLANFORMAT
592a2030	0		1:50	A1
PHASE	FACHGEBIET	ZUR FREIEN VERFÜGUNG		
Ausführungsplanung	Elektro			
		FACHPLANERANGABEN		
		GEZEICHNET	DATUM	BEREICH
		Rudolph	04.03.25	
		GEPRÜFT	DATUM	DATEINAME
				589a2030 (IP).dwg

Kellergeschoss

Zahnarztpraxis

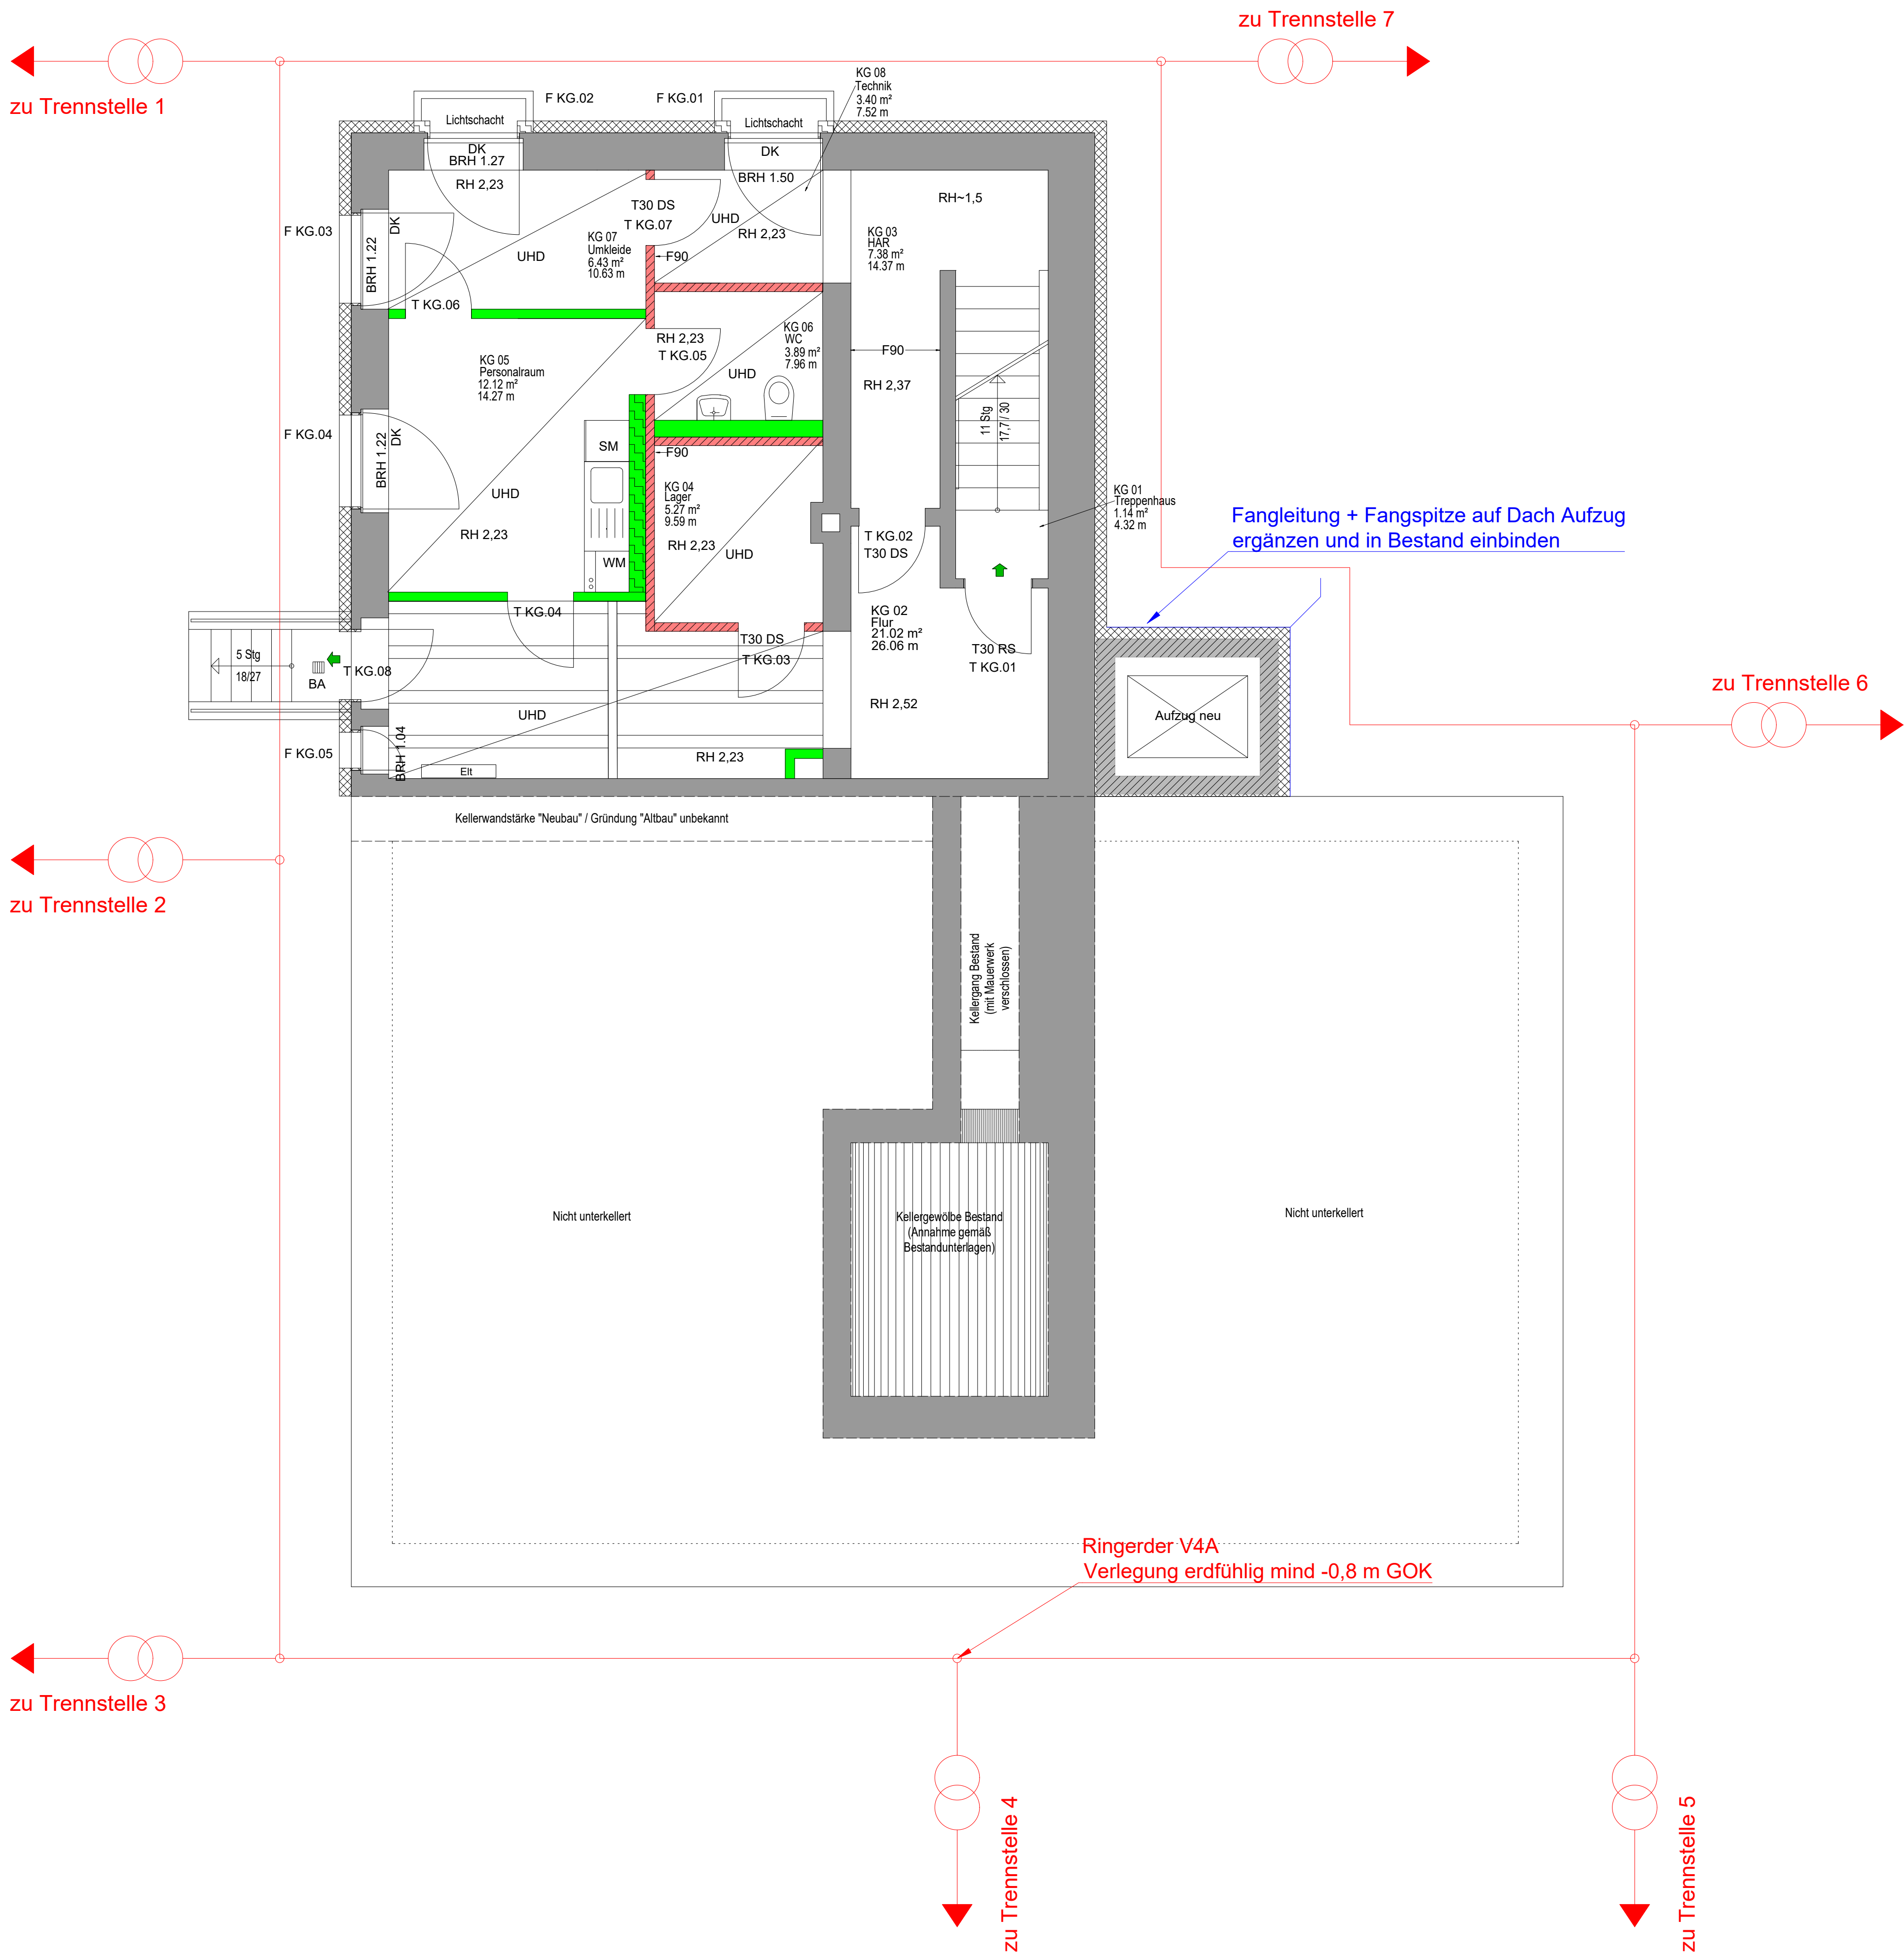

Legende Blitzschutzanlage

	Fangleitung		Verbinder
	Fangspitze Höhe=40cm, wenn nicht anders erwähnt		Anschluss Fallrohr
	Fangstange Höhe=1,5m, wenn nicht anders erwähnt		Trennstelle

Legende Erdungsanlage

	Trennstelle		Verbinder
	Anschlussfahne Potentialausgleich		Dehnungsband
	Funktionspotentialausgleich / Fundamenterder		Ringerder V4A
	Anschlussfahne V4A		

WE-Nr.: Projekt		Ärztehaus Münchenbernsdorf - Umbau u. Sanierung		
BAUHERR Stadt Münchenbernsdorf Karl-Marx-Platz 13 07589 Münchenbernsdorf		PLANVERFASSER		
Projektsteuerer		FACHPLANER/AUSFÜHRENDE FIRMA		
PLANINHALT Installationsplan Blitzschutz / Erdung				
PLANNUMMER 592a3000	INDEX 0	BAUTEIL/PLANABSCHN. 1:50	MASZSTAB A1	PLANFORMAT
PHASE Ausführungsplanung	FACHGEBIET Elektro	ZUR FREIEN VERFÜGUNG		
FACHPLANERANGABEN				
GEZEICHNET		DATUM		
DATEINAME		589a3000 (IP).dwg		