



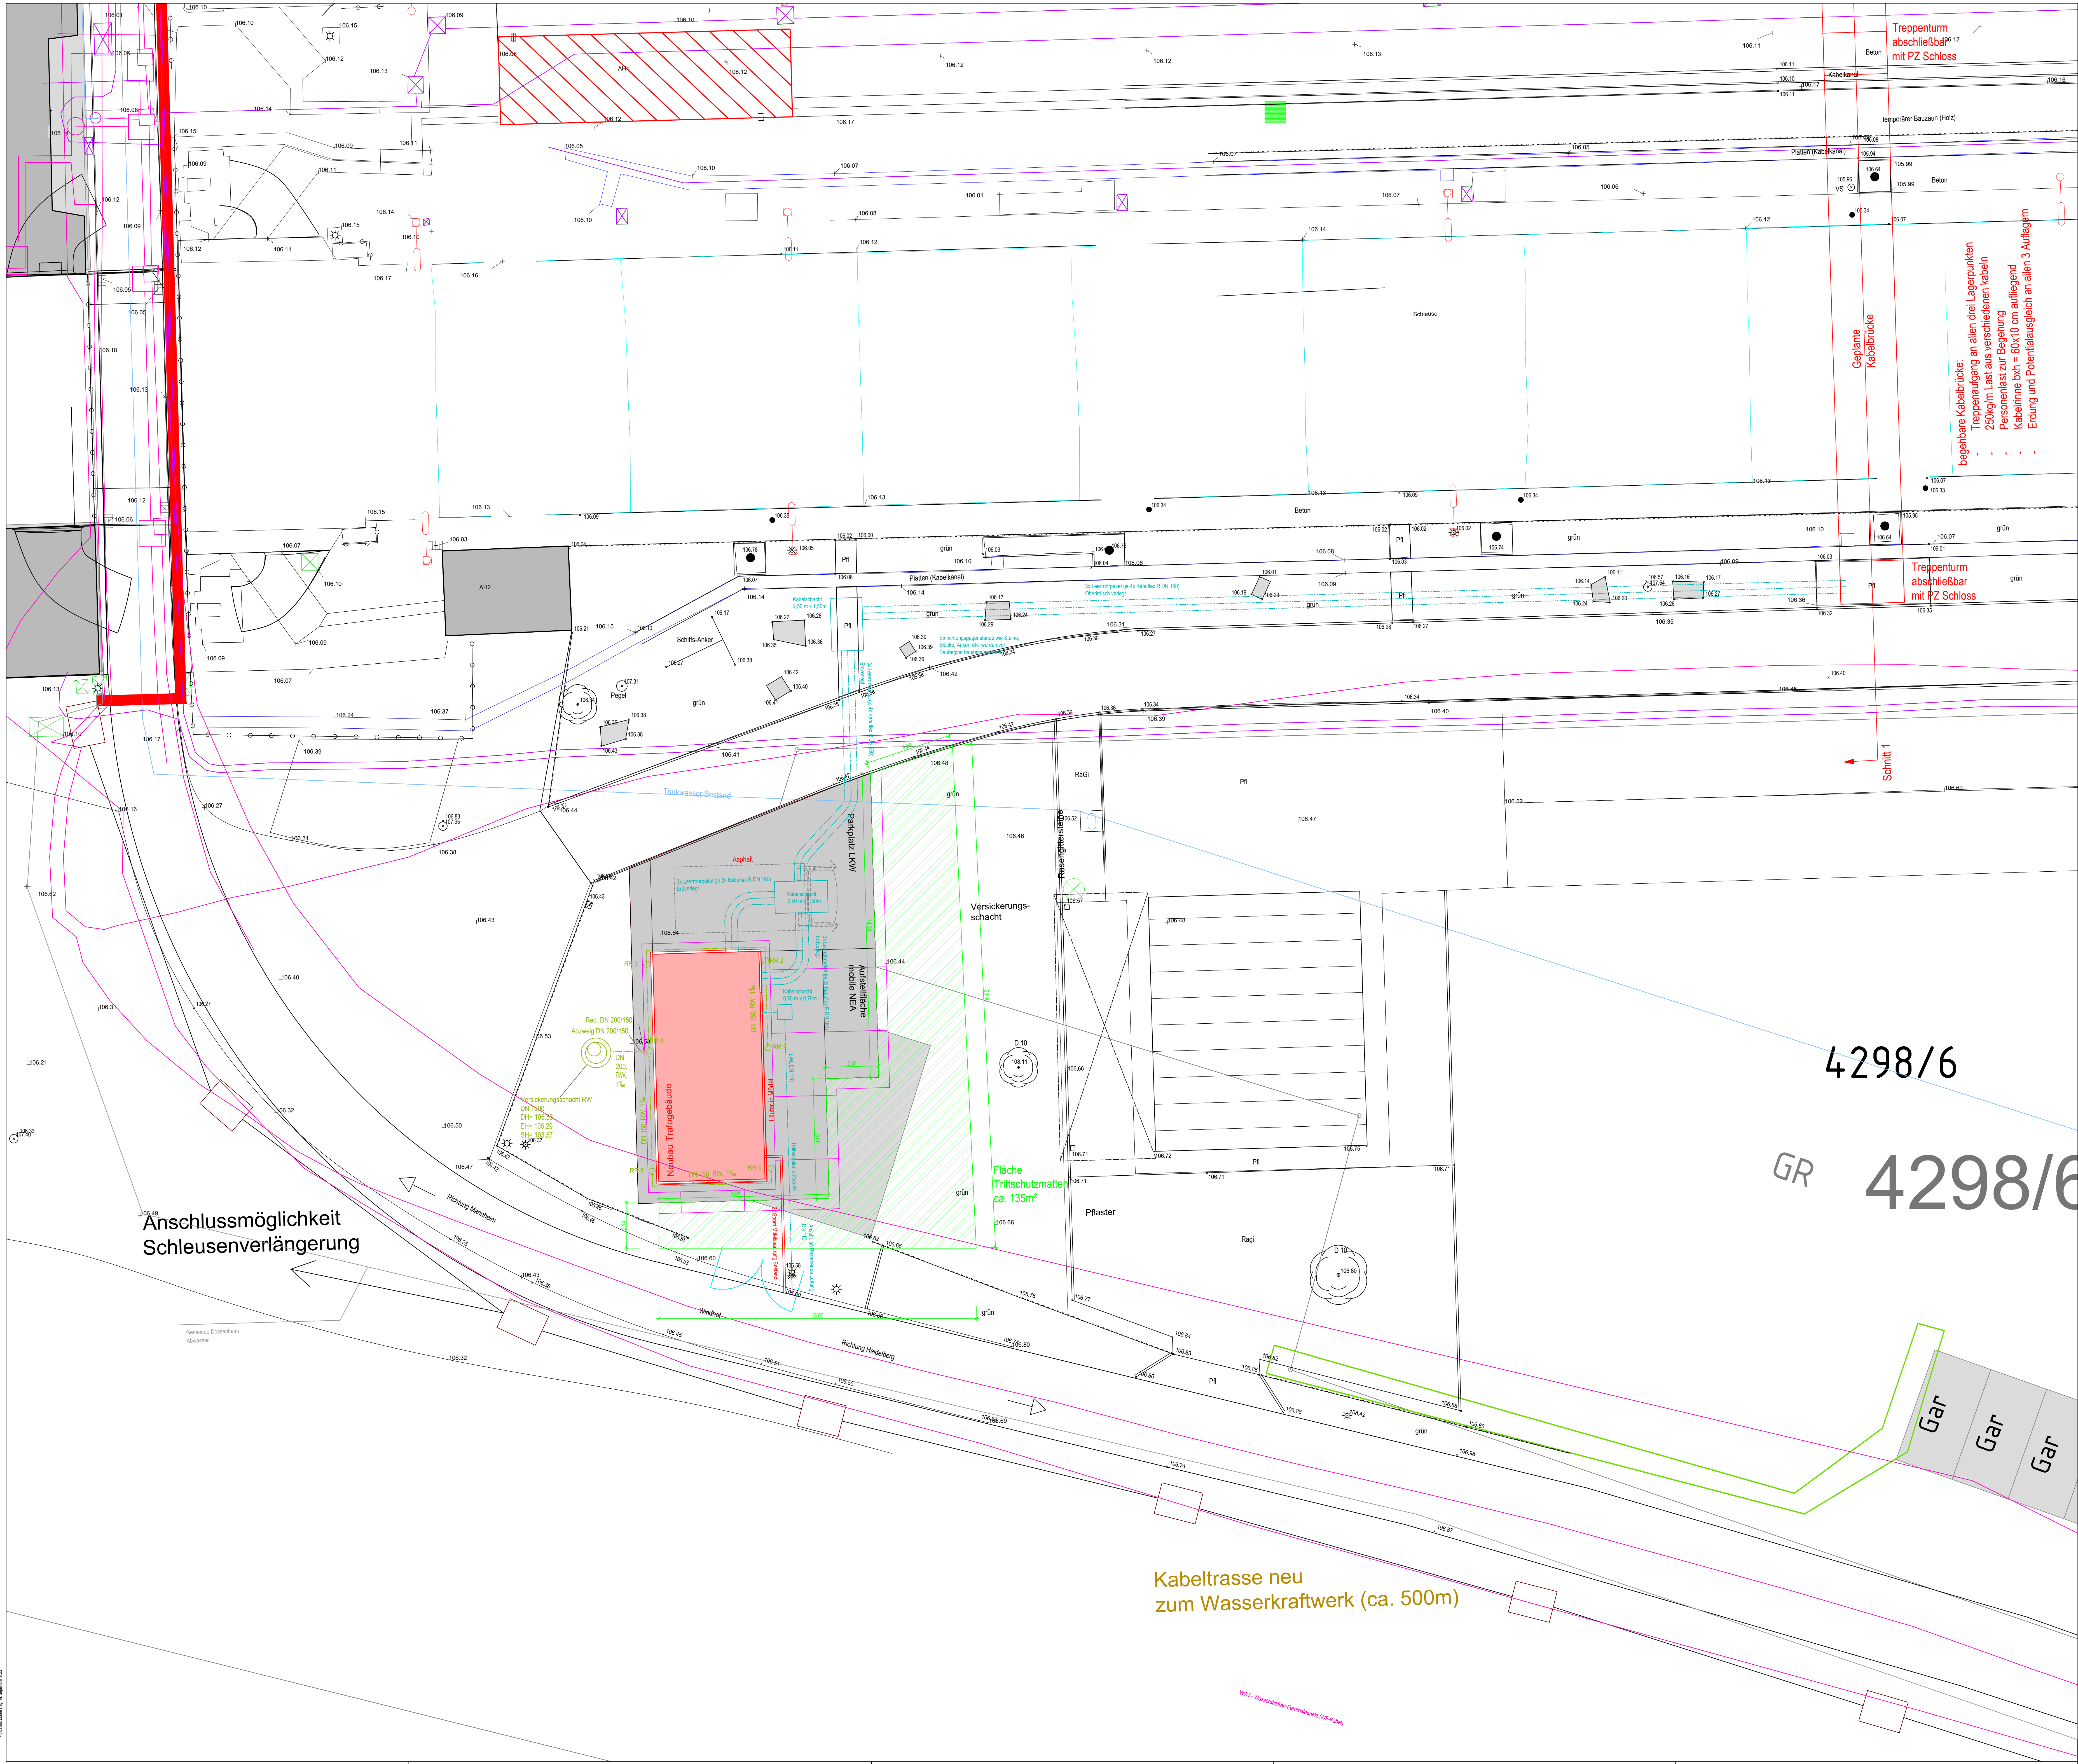

Detail Schacht Maßstab 1:25
DN 1000, SB
Schachtdeckel befahrbar

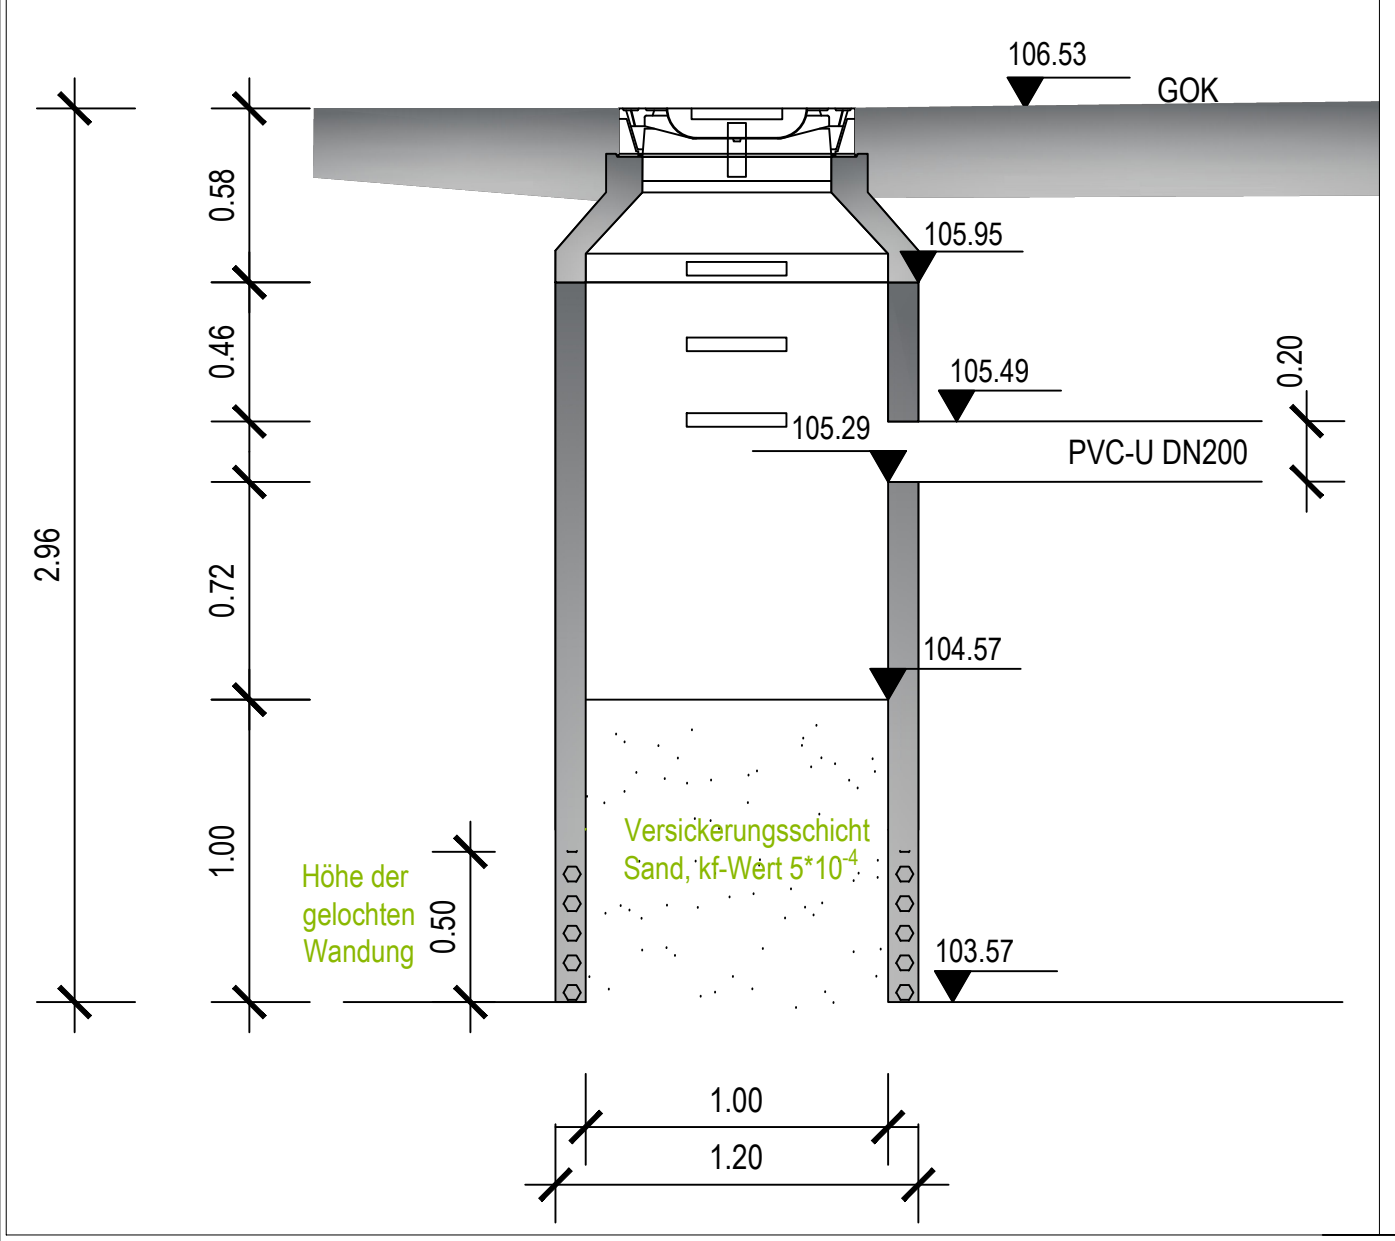

- Legende
- Neubau
 - Abbruch
 - Kabeltrasse Bestand
 - Kanal Bestand
 - Wasserversorgung Leerrohr Dokumentation
 - Wasserversorgung Planung
 - Kanal SW Planung
 - Kanal RW Planung
 - Kanal vorherige Planung
 - Leerrohre Planung
 - Trittschutzmatte Planung (extern)
 - Erdung Planung (extern)


002	Kabelverlauf, Lage Kabelschacht und Ringerder angepasst	Müller		12.01.2023
001	Ergänzung Detail Versickerungsschacht, Kanalleitungen	Frank	Frank	30.08.2023
Index	Änderungsbeschreibung	Plan erstellt	Plan geprüft	Datum

Plan erstellt
Müller

Plan geprüft

Ansprechpartner: Herr
Ingenieurbüro Schulz
Beethovenstraße 6
69493 Hirschberg
Tel.: 06221 / 53 03 - 0
Fax.: 06221 / 53 03 - 53
E-Mail: Poststelle.HBAND@tgv.bwl.de
E-Mail: mail@schulz.de

Ingenieurbüro

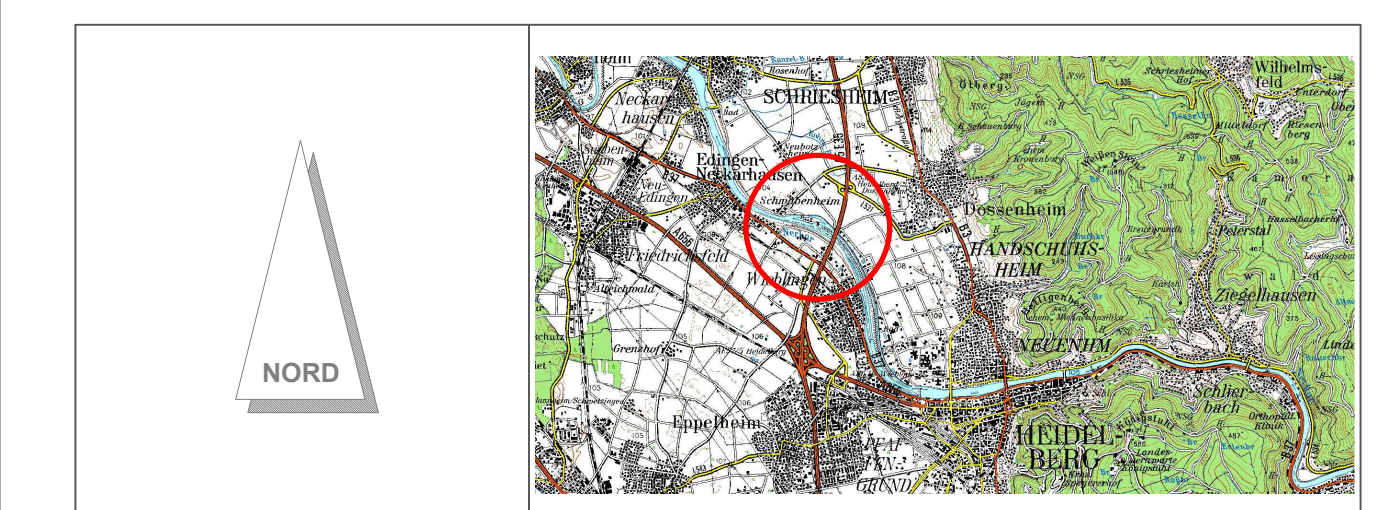

Projektname 0826209277001-1 DA3LGG-001A00.dwg	Projektmanagement Bundesbau Baden-Württemberg Staatliches Hochbauamt Heidelberg Bergheimer Straße 147 69115 Heidelberg Tel.: 06221 / 53 03 - 0 Fax.: 06221 / 53 03 - 53 E-Mail: Poststelle.HBAND@tgv.bwl.de
Datensatzname XREF	Schiffschleusenanlage Schwabenheim Windhof 15 69221 Dossenheim-Schwabenheim Gebäude / Maßnahme
Lageplan / Plancode DA3LGG-001A00 11.08.2023 1:100 Trennung in mm 841 x 1189 MM/JJJJ	Planbezeichnung Gesamt Ausführungsplan Lageplan / Baufeld Trafo Plan erstellt Rzeha-Zogaj Hassel Plan geprüft Glatzel Neison Projektbestätigt Hein-Wittig Leiter des Amtes