


Legende - Elektroinstallation:

-  Ausschalter
-  Steckdose 1-fach
-  Steckdose 2-fach
-  Kraftsteckdose 16 A / 32 A
-  Datendose RJ 45
-  Rauchmelder
-  LED Feuchtraumleuchte
-  LED Leuchte
-  Sicherheitsbeleuchtung

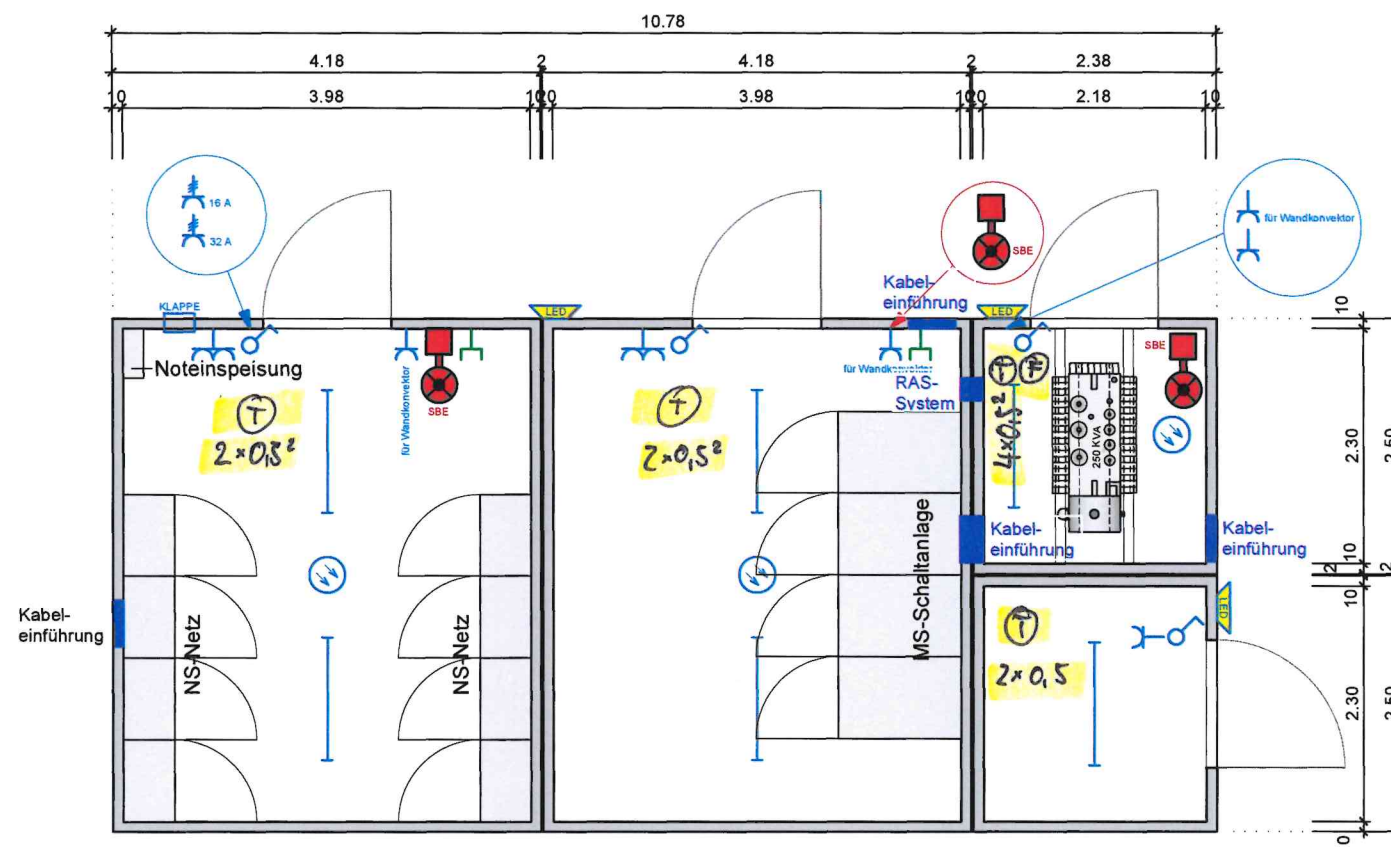


⊕ Außentemperaturfühler auf Nordseite des Gebäudes!
 Kabel: 2x0,5²
 Grundriss

Montagehöhe der Sensoren im Raum ca. 150 cm

Index	Änderungsbeschreibung	Plan erstellt	Plan geprüft	Datum

Plan erstellt	Adresse freiberuflich Tätiger
Plan geprüft	Tel.: Fax:
	E-Mail:

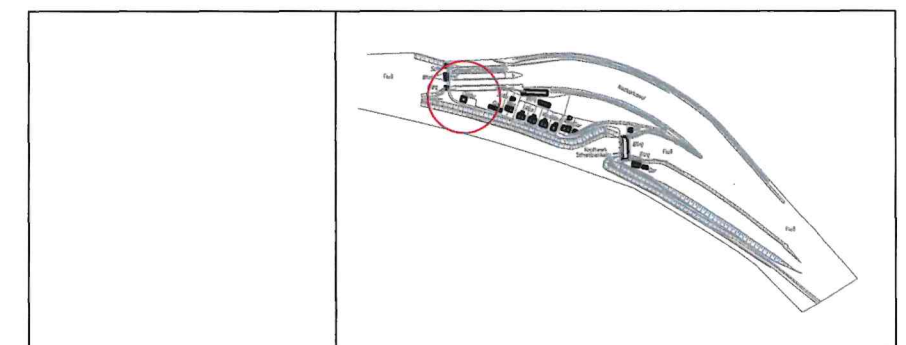

Projektkennungsnummer (PIN) 0826209277001-1	Projektmanagement Bundesbau Baden-Württemberg Staatliches Hochbauamt Heidelberg Bergheimer Straße 147 69115 Heidelberg Tel.: 06221 / 53 03 - 0 Fax.: 06221 / 53 03 - 53 E-Mail: Poststelle.HBAHD@vbv.bwl.de
Dateiname EM5G G+00 001A00.dwg	Liegenschaft Schiffsschleusenanlage Schwabenheim Windhof 15 69221 Dossenheim-Schwabenheim
Dateiname XREF	Gebäude / Maßnahme Neubau Technikgebäude Neubau Trafo und Netzersatzanlage
Layoutname / Plancode EM5G G+00 001A00	Planbezeichnung Gesamt Ausführungsplanung
Plandatum 02.08.2021	003
Maßstab 1:50	Grundriss - Trafostation / Elektroinstallation
Plangröße in mm 420 X 594	Plan erstellt
Verf. / M.	Abteilungsleiter/in
	Leiter/in des Amtes