


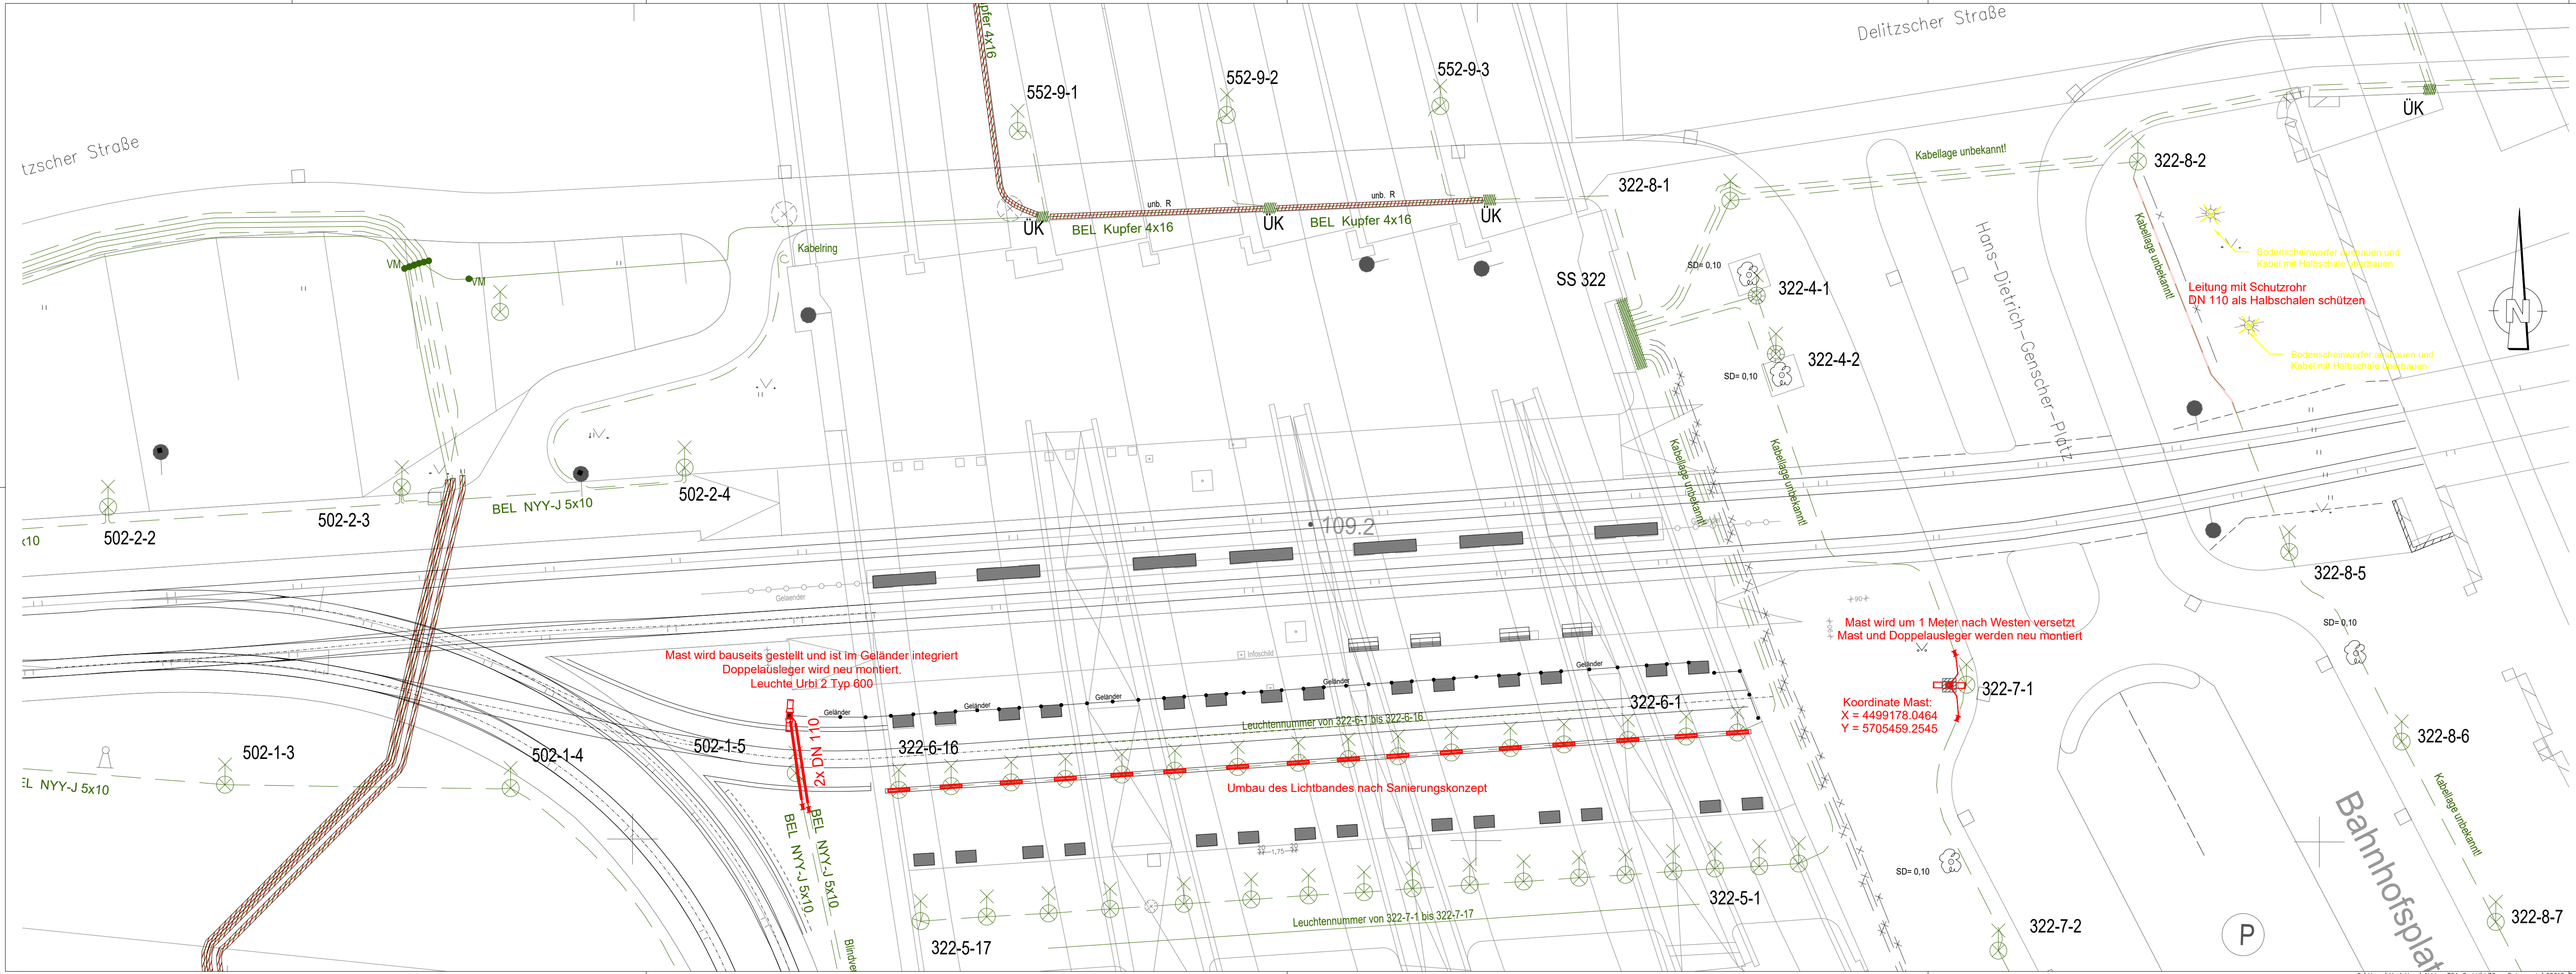

Legende:

	Rückbau der Leuchte		Bel.-Kabel neu Typ NYY-J 5x16 mm²
	Urbi 2 Typ 600 mit Doppelausleger		Bestandsleitung Bel
	SURVIVOR-Deckenleuchte		Verlegung in Halbschale
	Endmuffe, spannungsfest		Demontage Bestandskabel
	Verbindungs-muffe		Demontage
	Schaltschrank		Bel.-Kabel BLV Typ NYY-J 5x16 mm²
	Mastaufführung		

Nr.	Art der Änderung	Datum	Name
		Projekt-Nr.: 25010	
		Planungsphase:	AUSSCHREIBUNGSUNTERLAGE
		Datum	Zeichen
		bearbeitet 02/2026	Brf
		gezeichnet 02/2026	Brf

AUSSCHREIBUNGSUNTERLAGE

SWH. HAVAG

Unterlage/Blatt Nr.U 17 /03

Lageplan

Maßstab: 1:200

Stadtbahnprogramm HALLE/S. Stufe II
Vorhaben 24
Endstelle Hbf
Straßenbeleuchtung

Aufgestellt:

Plotdatei: STEMPFL.PLT

13.11.25