


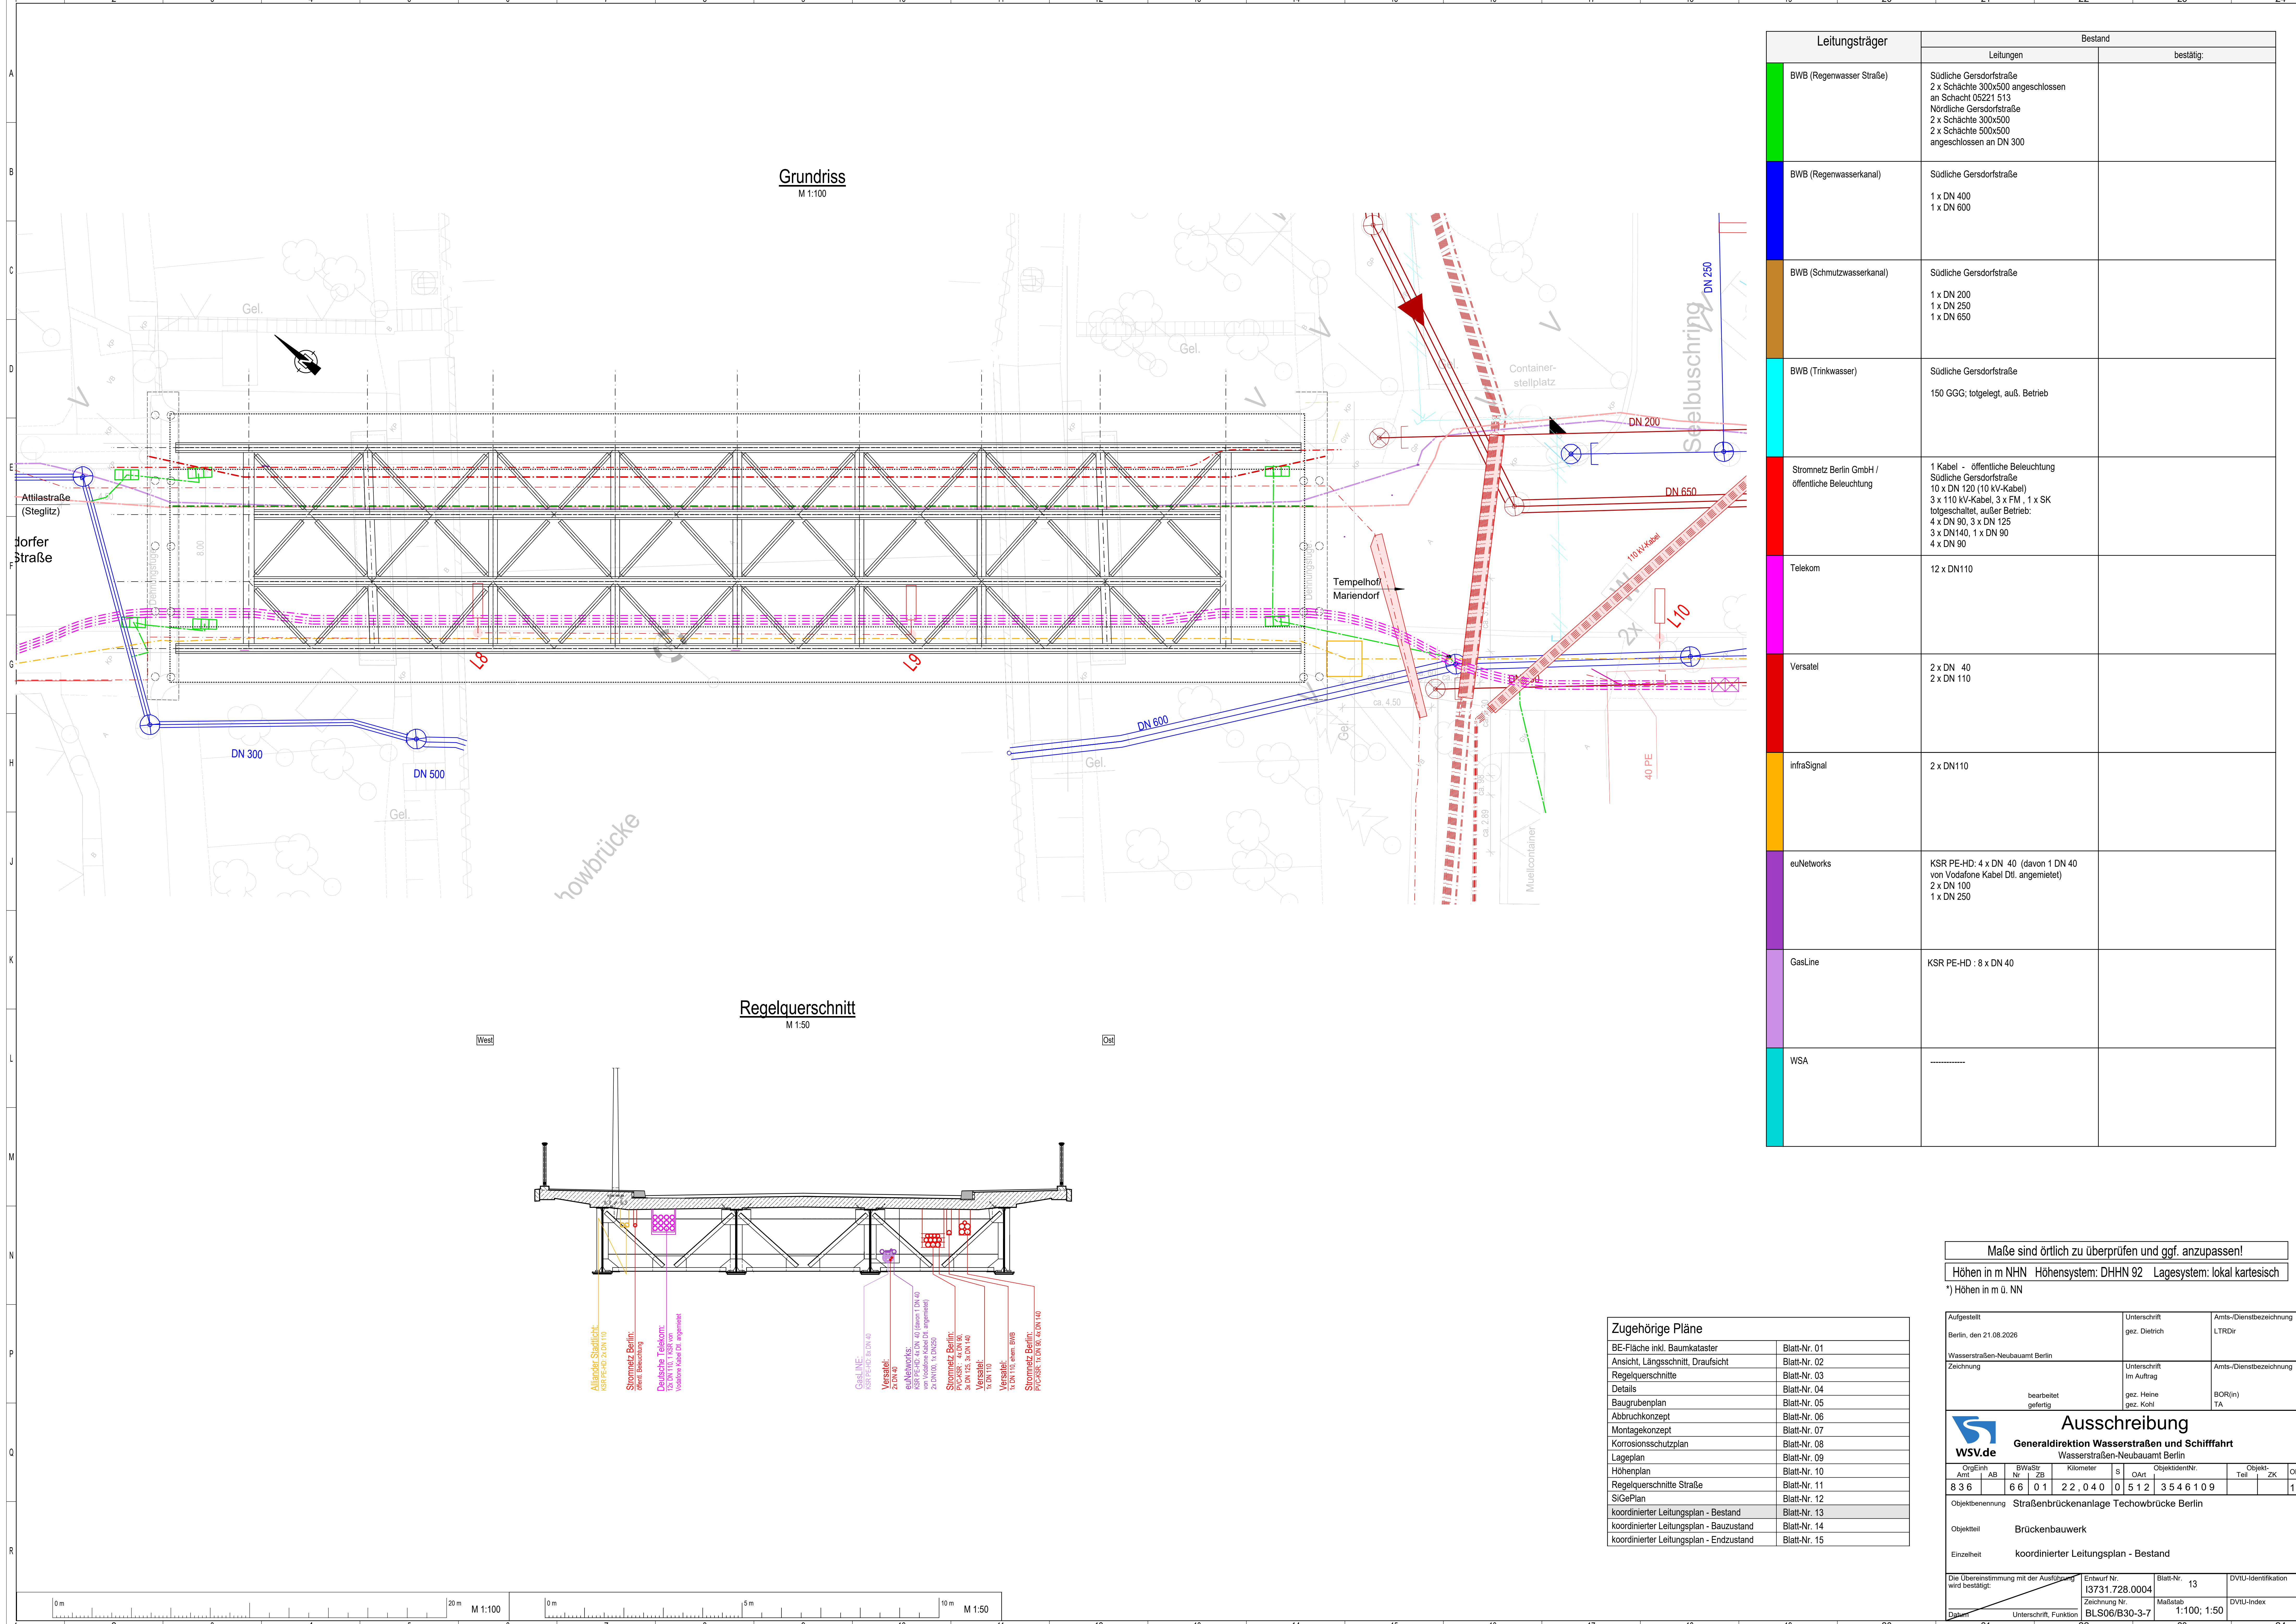

| Leitungsträger                                     | Bestand                                                                                                                                                                                                                         |            |
|----------------------------------------------------|---------------------------------------------------------------------------------------------------------------------------------------------------------------------------------------------------------------------------------|------------|
|                                                    | Leitungen                                                                                                                                                                                                                       | bestätigt: |
| BWB (Regenwasser Straße)                           | Südliche Gersdorferstraße<br>2 x Schächte 300x500 angeschlossen<br>an Schacht 05221 513<br>Nördliche Gersdorferstraße<br>2 x Schächte 300x500<br>2 x Schächte 500x500<br>angeschlossen an DN 300                                |            |
| BWB (Regenwasserkanal)                             | Südliche Gersdorferstraße<br><br>1 x DN 400<br>1 x DN 600                                                                                                                                                                       |            |
| BWB (Schmutzwasserkanal)                           | Südliche Gersdorferstraße<br><br>1 x DN 200<br>1 x DN 250<br>1 x DN 650                                                                                                                                                         |            |
| BWB (Trinkwasser)                                  | Südliche Gersdorferstraße<br><br>150 GGG; totgelegt, auß. Betrieb                                                                                                                                                               |            |
| Stromnetz Berlin GmbH /<br>öffentliche Beleuchtung | 1 Kabel - öffentliche Beleuchtung<br>Südliche Gersdorferstraße<br>10 x DN 120 (10 kV-Kabel)<br>3 x 110 kV-Kabel, 3 x FM, 1 x SK<br>totgeschaltet, außer Betrieb:<br>4 x DN 90, 3 x DN 125<br>3 x DN 140, 1 x DN 90<br>4 x DN 90 |            |
| Telekom                                            | 12 x DN110                                                                                                                                                                                                                      |            |
| Versatel                                           | 2 x DN 40<br>2 x DN 110                                                                                                                                                                                                         |            |
| InfraSignal                                        | 2 x DN110                                                                                                                                                                                                                       |            |
| euNetworks                                         | KSR PE-HD: 4 x DN 40 (davon 1 DN 40<br>von Vodafone Kabel Dtl. angemietet)<br>2 x DN 100<br>1 x DN 250                                                                                                                          |            |
| GasLine                                            | KSR PE-HD : 8 x DN 40                                                                                                                                                                                                           |            |
| WSA                                                | -----                                                                                                                                                                                                                           |            |

| Zugehörige Pläne                        |              |
|-----------------------------------------|--------------|
| BE-Fläche inkl. Baumkataster            | Blatt-Nr. 01 |
| Ansicht, Längsschnitt, Draufsicht       | Blatt-Nr. 02 |
| Regelquerschnitte                       | Blatt-Nr. 03 |
| Details                                 | Blatt-Nr. 04 |
| Baugrubenplan                           | Blatt-Nr. 05 |
| Abbruchkonzept                          | Blatt-Nr. 06 |
| Montagekonzept                          | Blatt-Nr. 07 |
| Korrosionsschutzplan                    | Blatt-Nr. 08 |
| Lageplan                                | Blatt-Nr. 09 |
| Höhenplan                               | Blatt-Nr. 10 |
| Regelquerschnitte Straße                | Blatt-Nr. 11 |
| SiGePlan                                | Blatt-Nr. 12 |
| koordinierter Leitungsplan - Bestand    | Blatt-Nr. 13 |
| koordinierter Leitungsplan - Bauzustand | Blatt-Nr. 14 |
| koordinierter Leitungsplan - Endzustand | Blatt-Nr. 15 |

Maße sind örtlich zu überprüfen und ggf. anzupassen!

Höhen in m NHN    Höhensystem: DHHN 92    Lagesystem: lokal kartesisch

\*) Höhen in m ü. NN

Aufgestellt  
Berlin, den 21.08.2026

Wasserstraßen-Neubauamt Berlin

bearbeitet  
gefertigt

Unterschrift  
gez. Dietrich

Unterschrift  
im Auftrag  
gez. Heine  
gez. Kohl

Amts-/Dienstbezeichnung  
LTRDir

Amts-/Dienstbezeichnung  
BOR(in)  
TA

**wsw.de**

**Generaldirektion Wasserstraßen und Schifffahrt**  
Wasserstraßen-Neubauamt Berlin

|         |        |           |        |    |                |         |    |    |
|---------|--------|-----------|--------|----|----------------|---------|----|----|
| OrgEinr | BWASiz | Kilometer | S      | OA | ObjektidentNr. | Objekt  | ZK | OE |
| 836     | 66     | 01        | 22,040 | 0  | 512            | 3546109 |    | 1  |

Objektbenennung  
Straßenbrückenanlage Techowbrücke Berlin

Objekteil  
Brückenbauwerk

Einzelheit  
koordinierter Leitungsplan - Bestand

Die Übereinstimmung mit der Ausführung  
wird bestätigt:

Datum

Entwurf Nr.  
13731.728.0004

Blatt-Nr.  
13

DVU-Identifikation

Zeichnung Nr.  
BLS06/B30-3-7

Maßstab  
1:100; 1:50

DVU-Index

Unterschrift, Funktion