


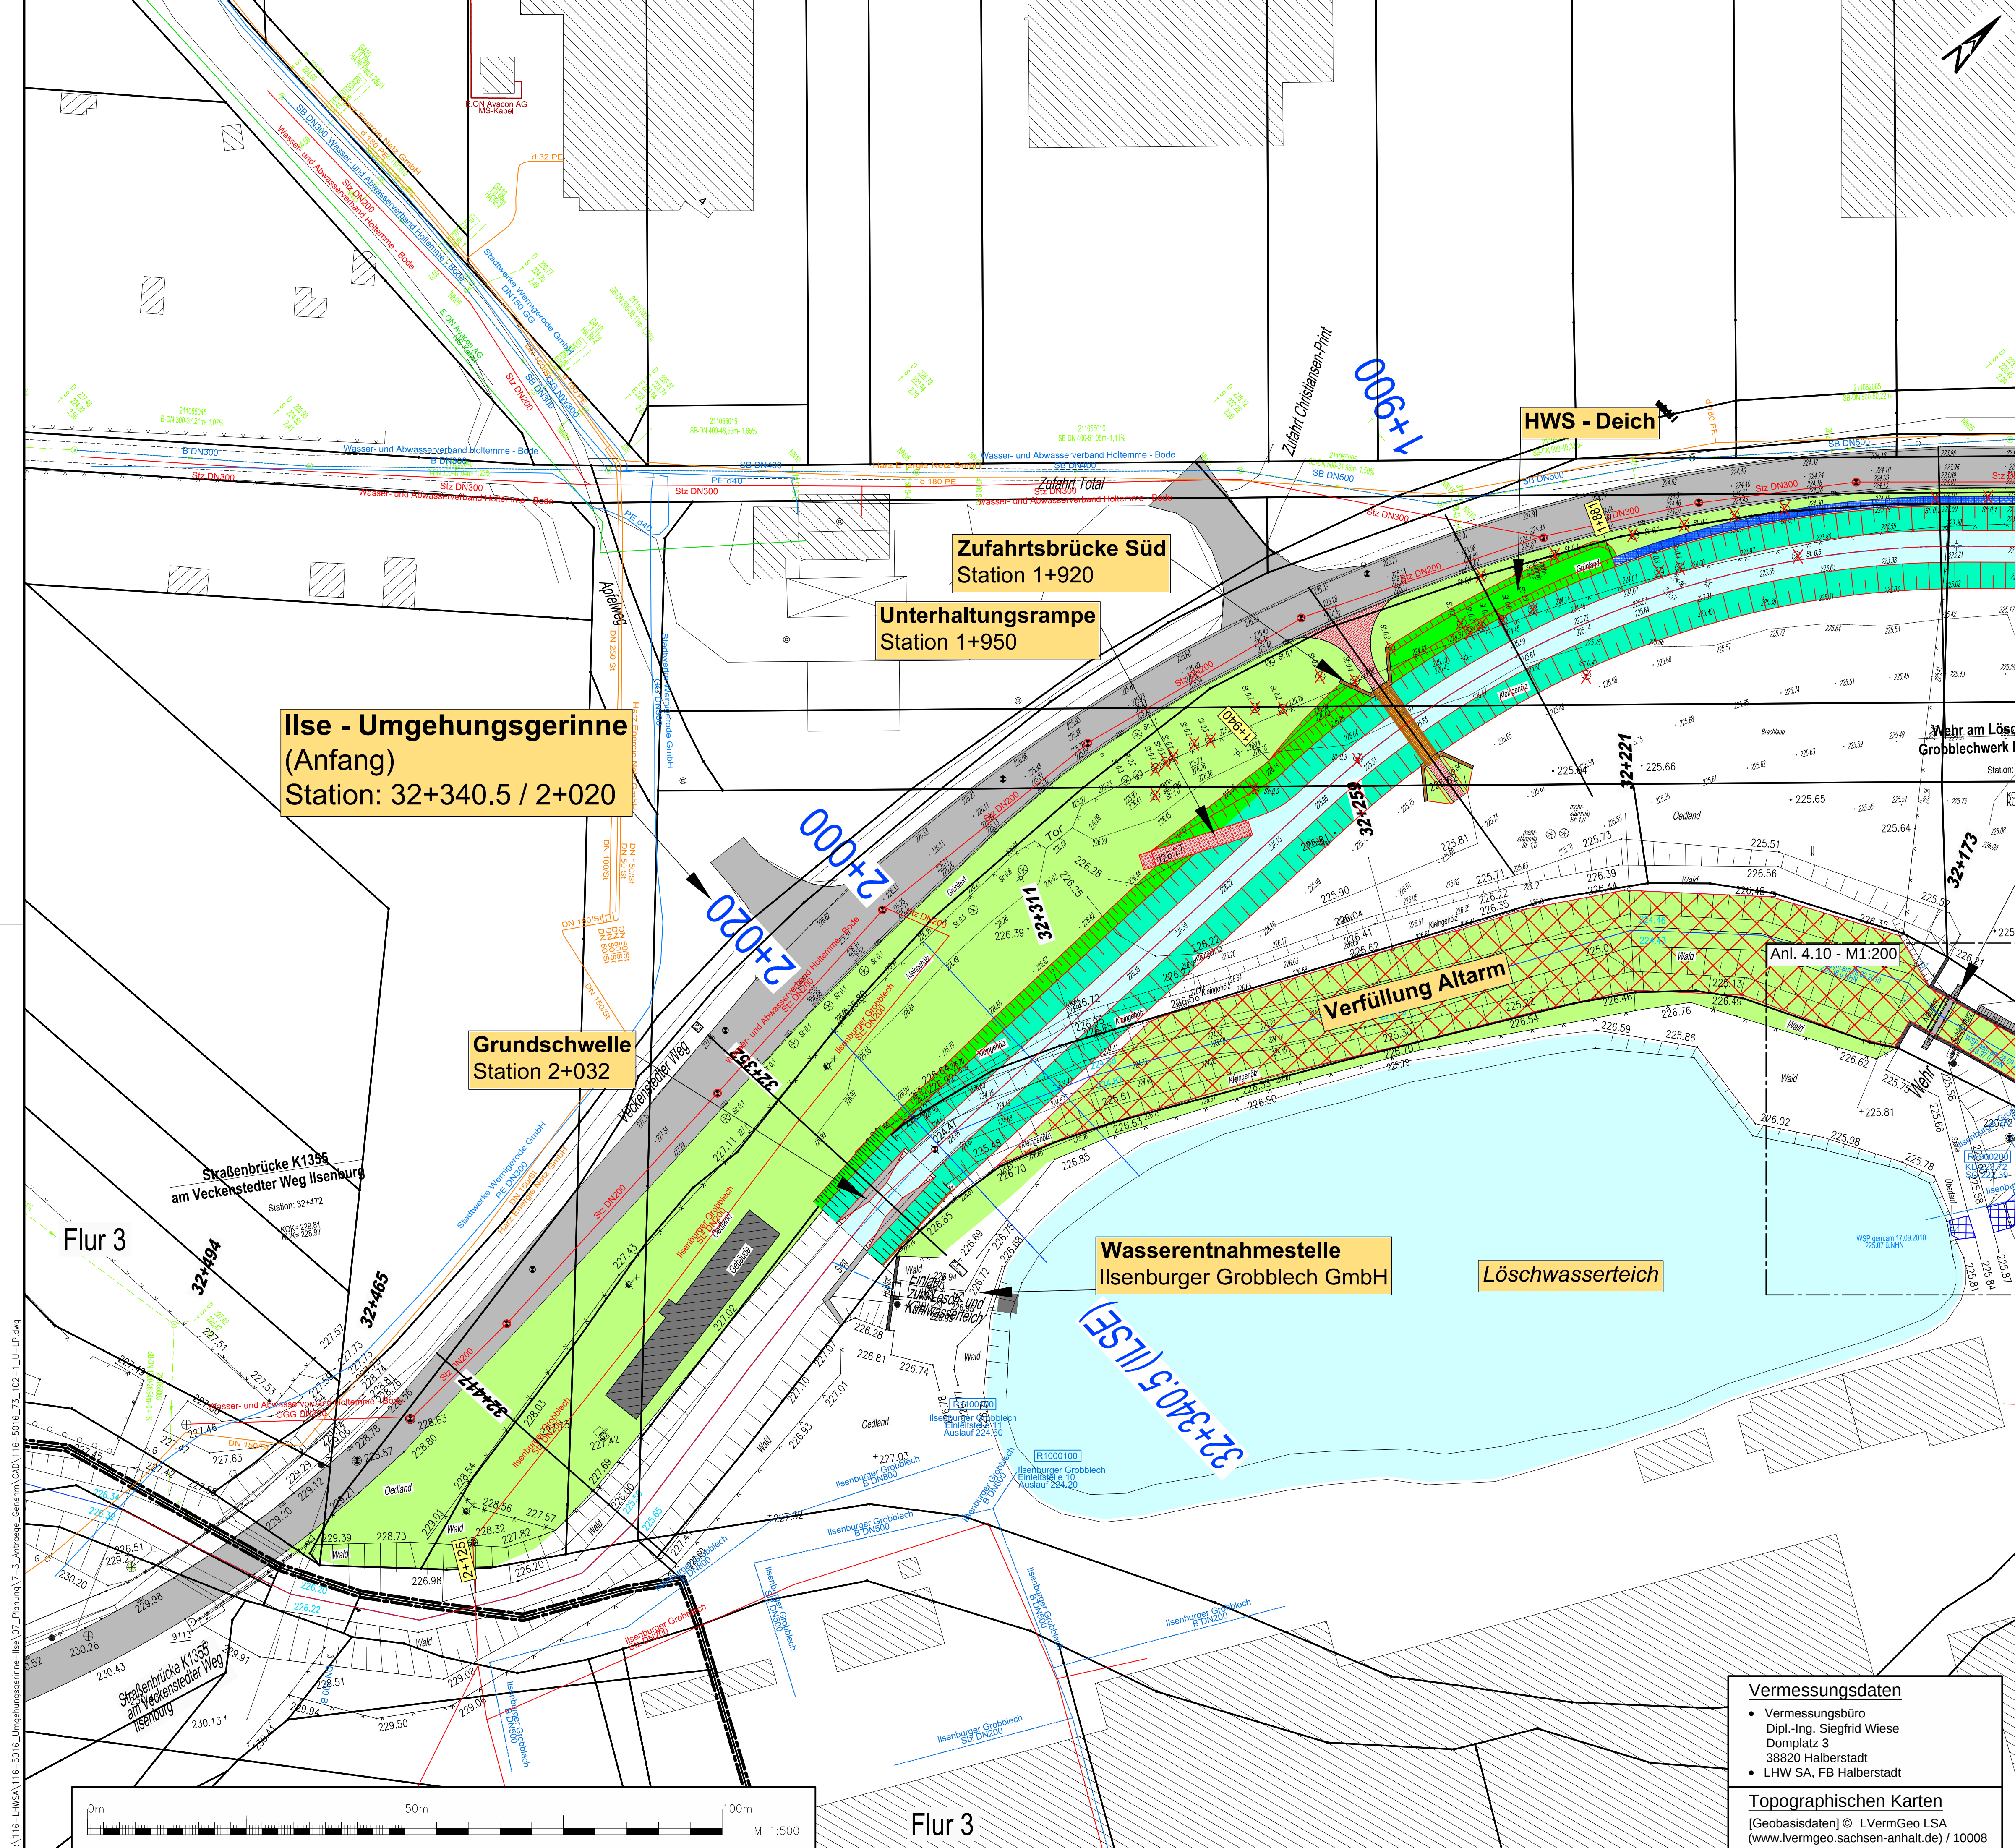

- Legende:**
- Hochwasserschutzdeich
 - Ilse (Umgehungsgerinne)
 - Hochwasserschutzwand (Spundwand)
 - Böschungsabfangung (Bohrpfahlwand)
 - Grabenverfüllung / Rückbau
 - Schutzstreifen
 - Rechteckpflaster
 - Rasengittersteine
 - IGB Einleitung, lfd. Nr. 8

- Leitungen - Bestand:**
- Schmutzwasserkanal
 - Regenwasserkanal
 - Trinkwasserleitung
 - Gasleitung
 - Stromleitungen
 - Unbekannt

Auftraggeber

LHW SACHSEN-ANHALT

Landesbetrieb für Hochwasserschutz und Wasserwirtschaft
Otto-von-Guericke-Str. 5, 39104 Magdeburg, Tel.: (0391) 581-0

Auftragnehmer	Name	Datum	Unterschrift
bearbeitet	Mr.	21.09.18	
gezeichnet	Kn.	21.09.18	
geprüft	ppa. Mr.	21.09.18	

WASSERBAU – SEIT 1963.

Prof. Dr.-Ing. W. Hartung + Partner
Ingenieurgesellschaft für Wasserbau mbH

Husarenstraße 6 • 38102 Braunschweig
Tel. 0531 129 07-45 • mail@hup-wasserbau.de

WRRL - Gewässerentwicklung
Wiederherstellung der ökologischen Durchgängigkeit
Umgehungsgerinne in der Ilse nördlich von Ilsenburg
Teil 1: Technische Planung
Lageplan 1 - Umgehungsgerinne + Isetunnel
Station: 32+494 + 32+173

Entwurfs- und Genehmigungsplanung

Leistungsphase:

Stand: 21.09.18 Maßstab: 1:500 Plan-Nr.: 1.3 Blatt:

Vermessungsdaten

- Vermessungsbüro
- Dipl.-Ing. Siegfried Wiese
- Domplatz 3
- 38820 Halberstadt
- LHW SA, FB Halberstadt

Topographischen Karten
[Geobasisdaten] © L VermGeo LSA
(www.lvermgeo.sachsen-anhalt.de) / 10008

A:\116-LHW-SA\116-5016-Umgehungsgerinne-Ise\07_Planung\7-3_Antworte_Gerehm(240)116-5016_73_102-L-U-P.dwg