


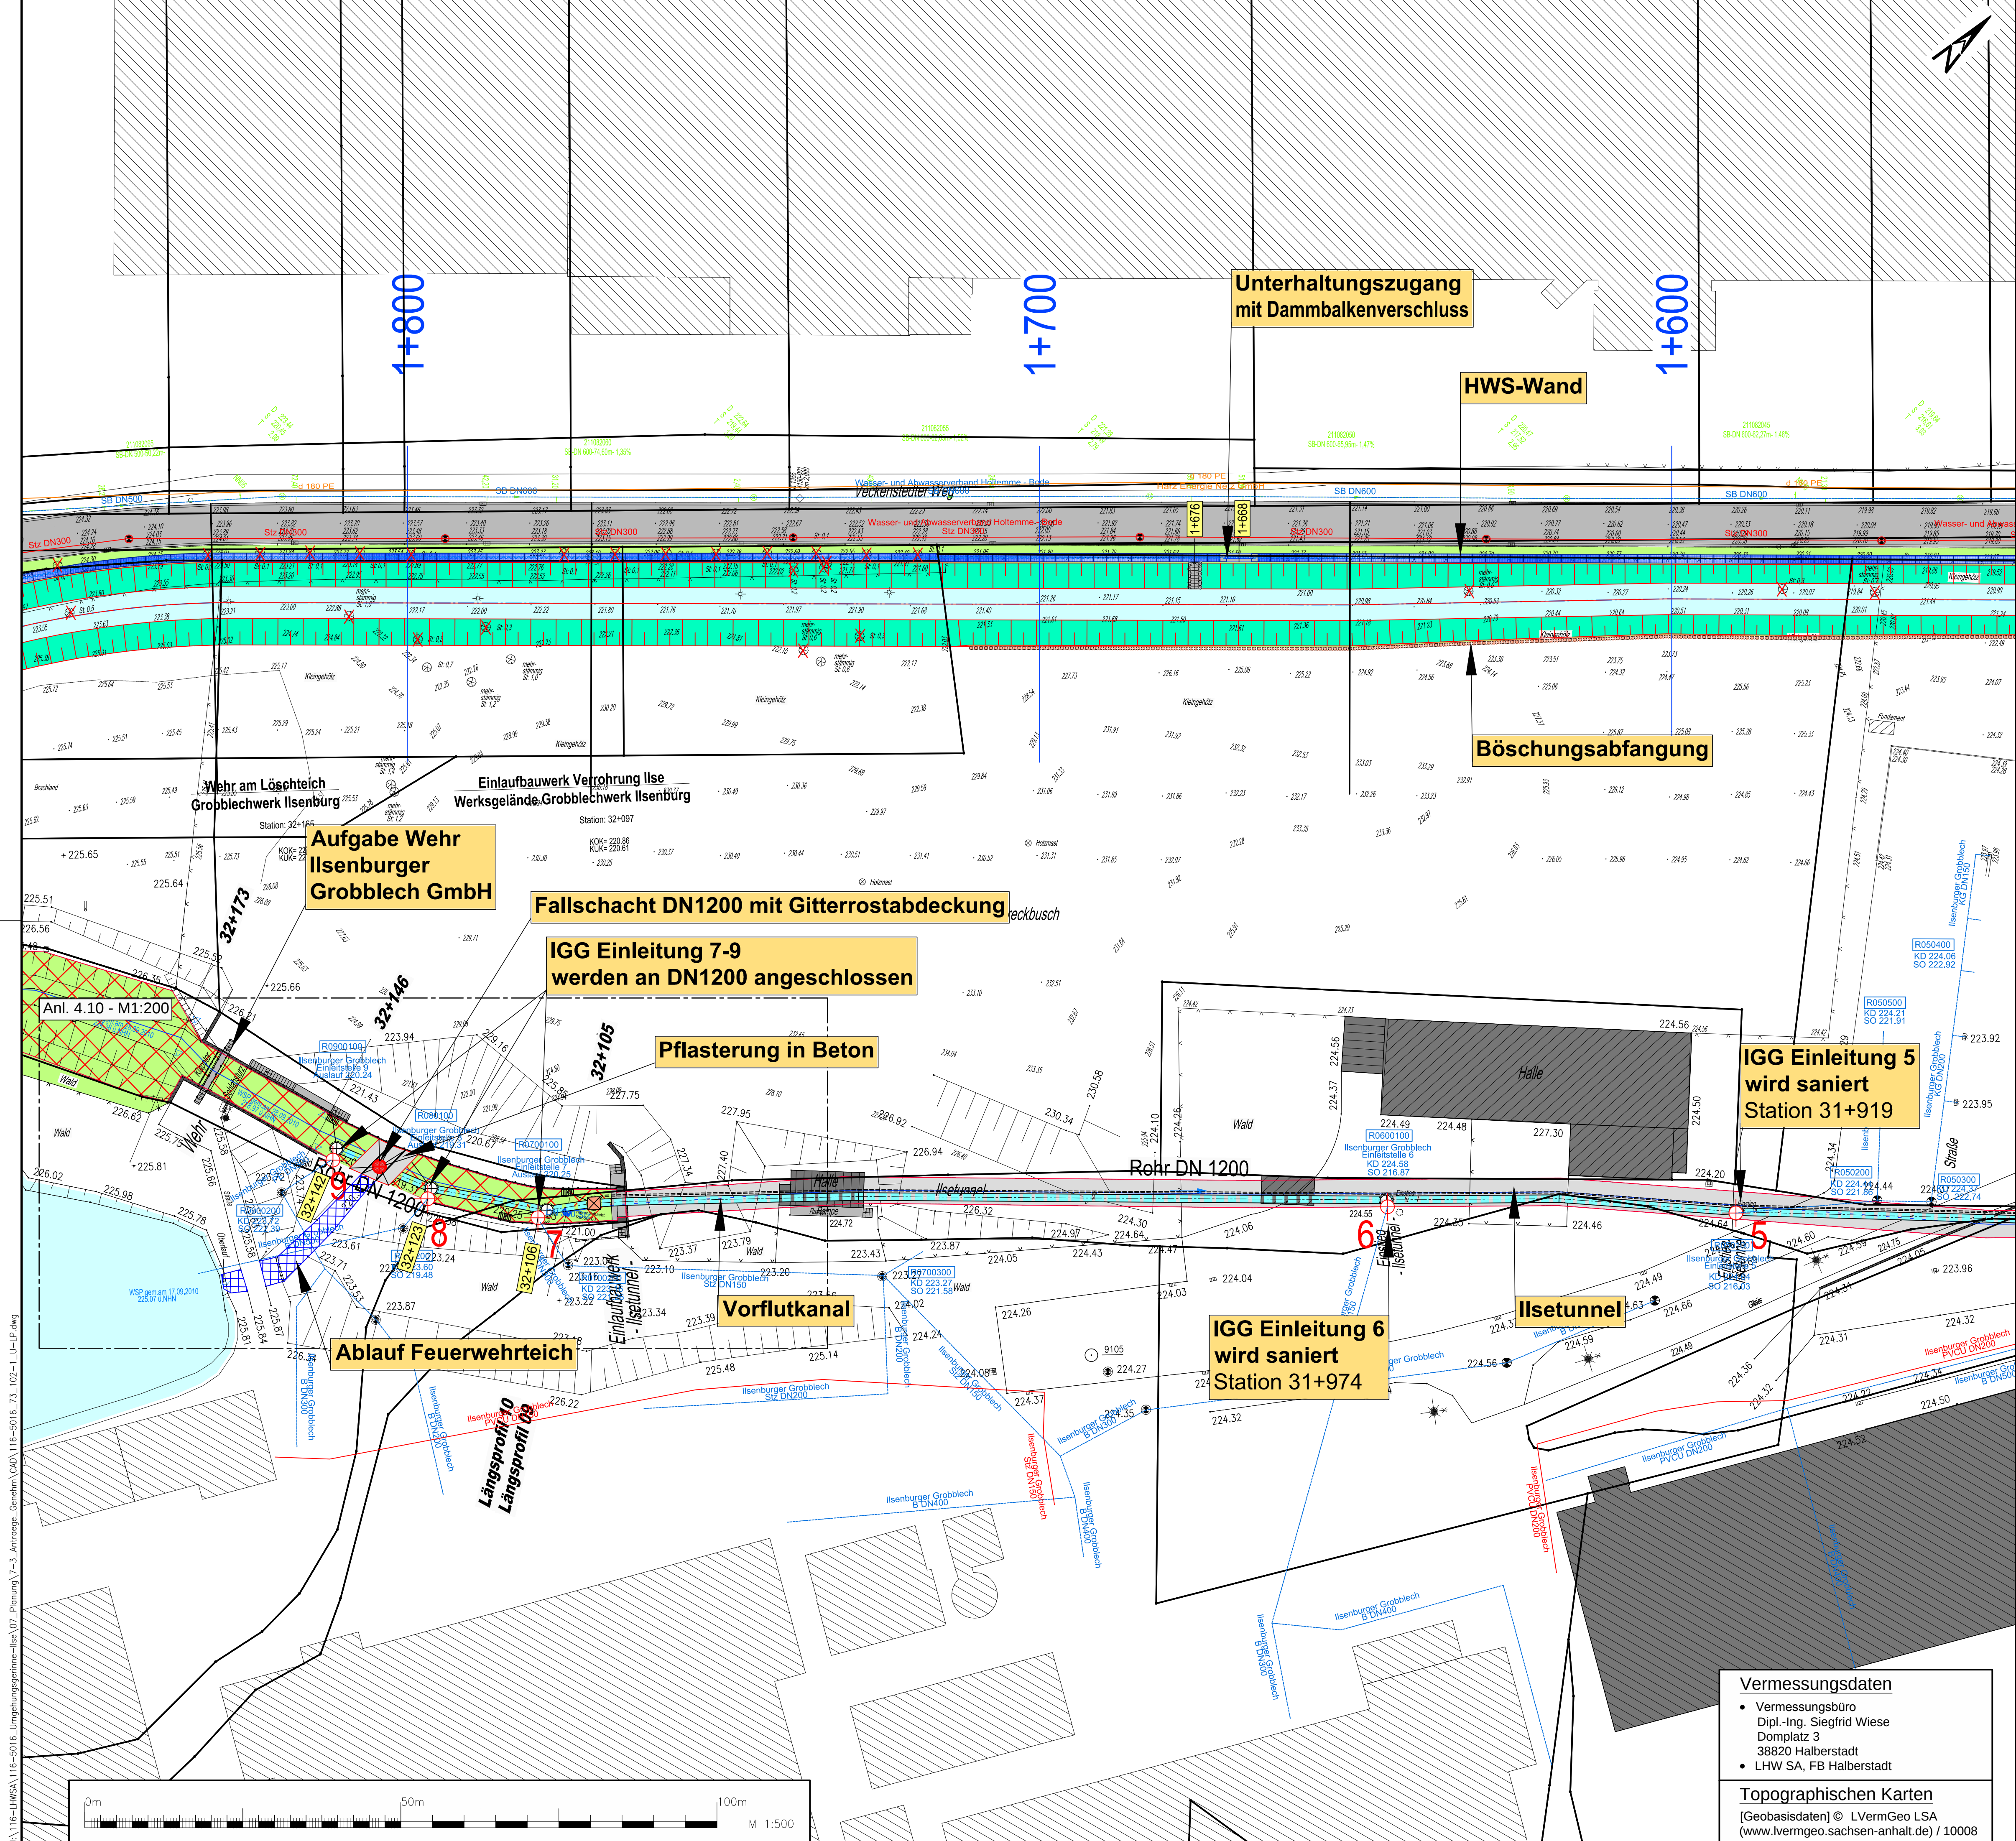

Legende:

- Hochwasserschutzdeich
- Ise (Umgehungsgerinne)
- Hochwasserschutzwand (Spundwand)
- Böschungsabfangung (Bohrpfahlwand)
- Grabenverfüllung / Rückbau
- Schutzstreifen
- Rechteckpflaster
- Rasengittersteine
- IGB Einleitung, lfd. Nr. 8

Leitungen - Bestand:

- Schmutzwasserkanal
- Regenwasserkanal
- Trinkwasserleitung
- Gasleitung
- Stromleitungen
- Unbekannt

Auftraggeber



Landesbetrieb für Hochwasserschutz
und Wasserwirtschaft
Otto-von-Guericke-Str. 5, 39104 Magdeburg, Tel.: (0391) 581-0

Auftragnehmer	Name	Datum	Unterschrift
bearbeitet	Mr.	21.09.18	
gezeichnet	Kn.	21.09.18	
geprüft	ppa. Mr.	21.09.18	

Lagebezug: LS 150
Höhenbezug: HS 160

Landkreis:
Gemeinde:

Bestätigt:

HUP WASSERBAU
- SEIT 1963.
Prof. Dr.-Ing. W. Hartung + Partner
Ingenieurgesellschaft für Wasserbau mbH
Husarenstraße 6 • 38102 Braunschweig
Tel. 0531 129 07-45 • mail@hup-wasserbau.de

WRRL - Gewässerentwicklung
Wiederherstellung der ökologischen Durchgängigkeit
Umgehungsgerinne in der Ise nördlich von Ilsenburg
Teil 1: Technische Planung
Lageplan 2 - Umgehungsgerinne + Isetunnel
Station: 32+173 + 31+879

Entwurfs- und Genehmigungsplanung
Leistungsphase:
Stand: 21.09.18 Maßstab: 1:500 Plan-Nr.: 1.4 Blatt:

Vermessungsdaten

- Vermessungsbüro
Dipl.-Ing. Siegfried Wiese
Domplatz 3
38820 Halberstadt
- LHW SA, FB Halberstadt

Topographischen Karten

[Geobasisdaten] © L VermGeo LSA
(www.lvermgeo.sachsen-anhalt.de) / 10008