



 
Längsschnitt, M 1:1000/100

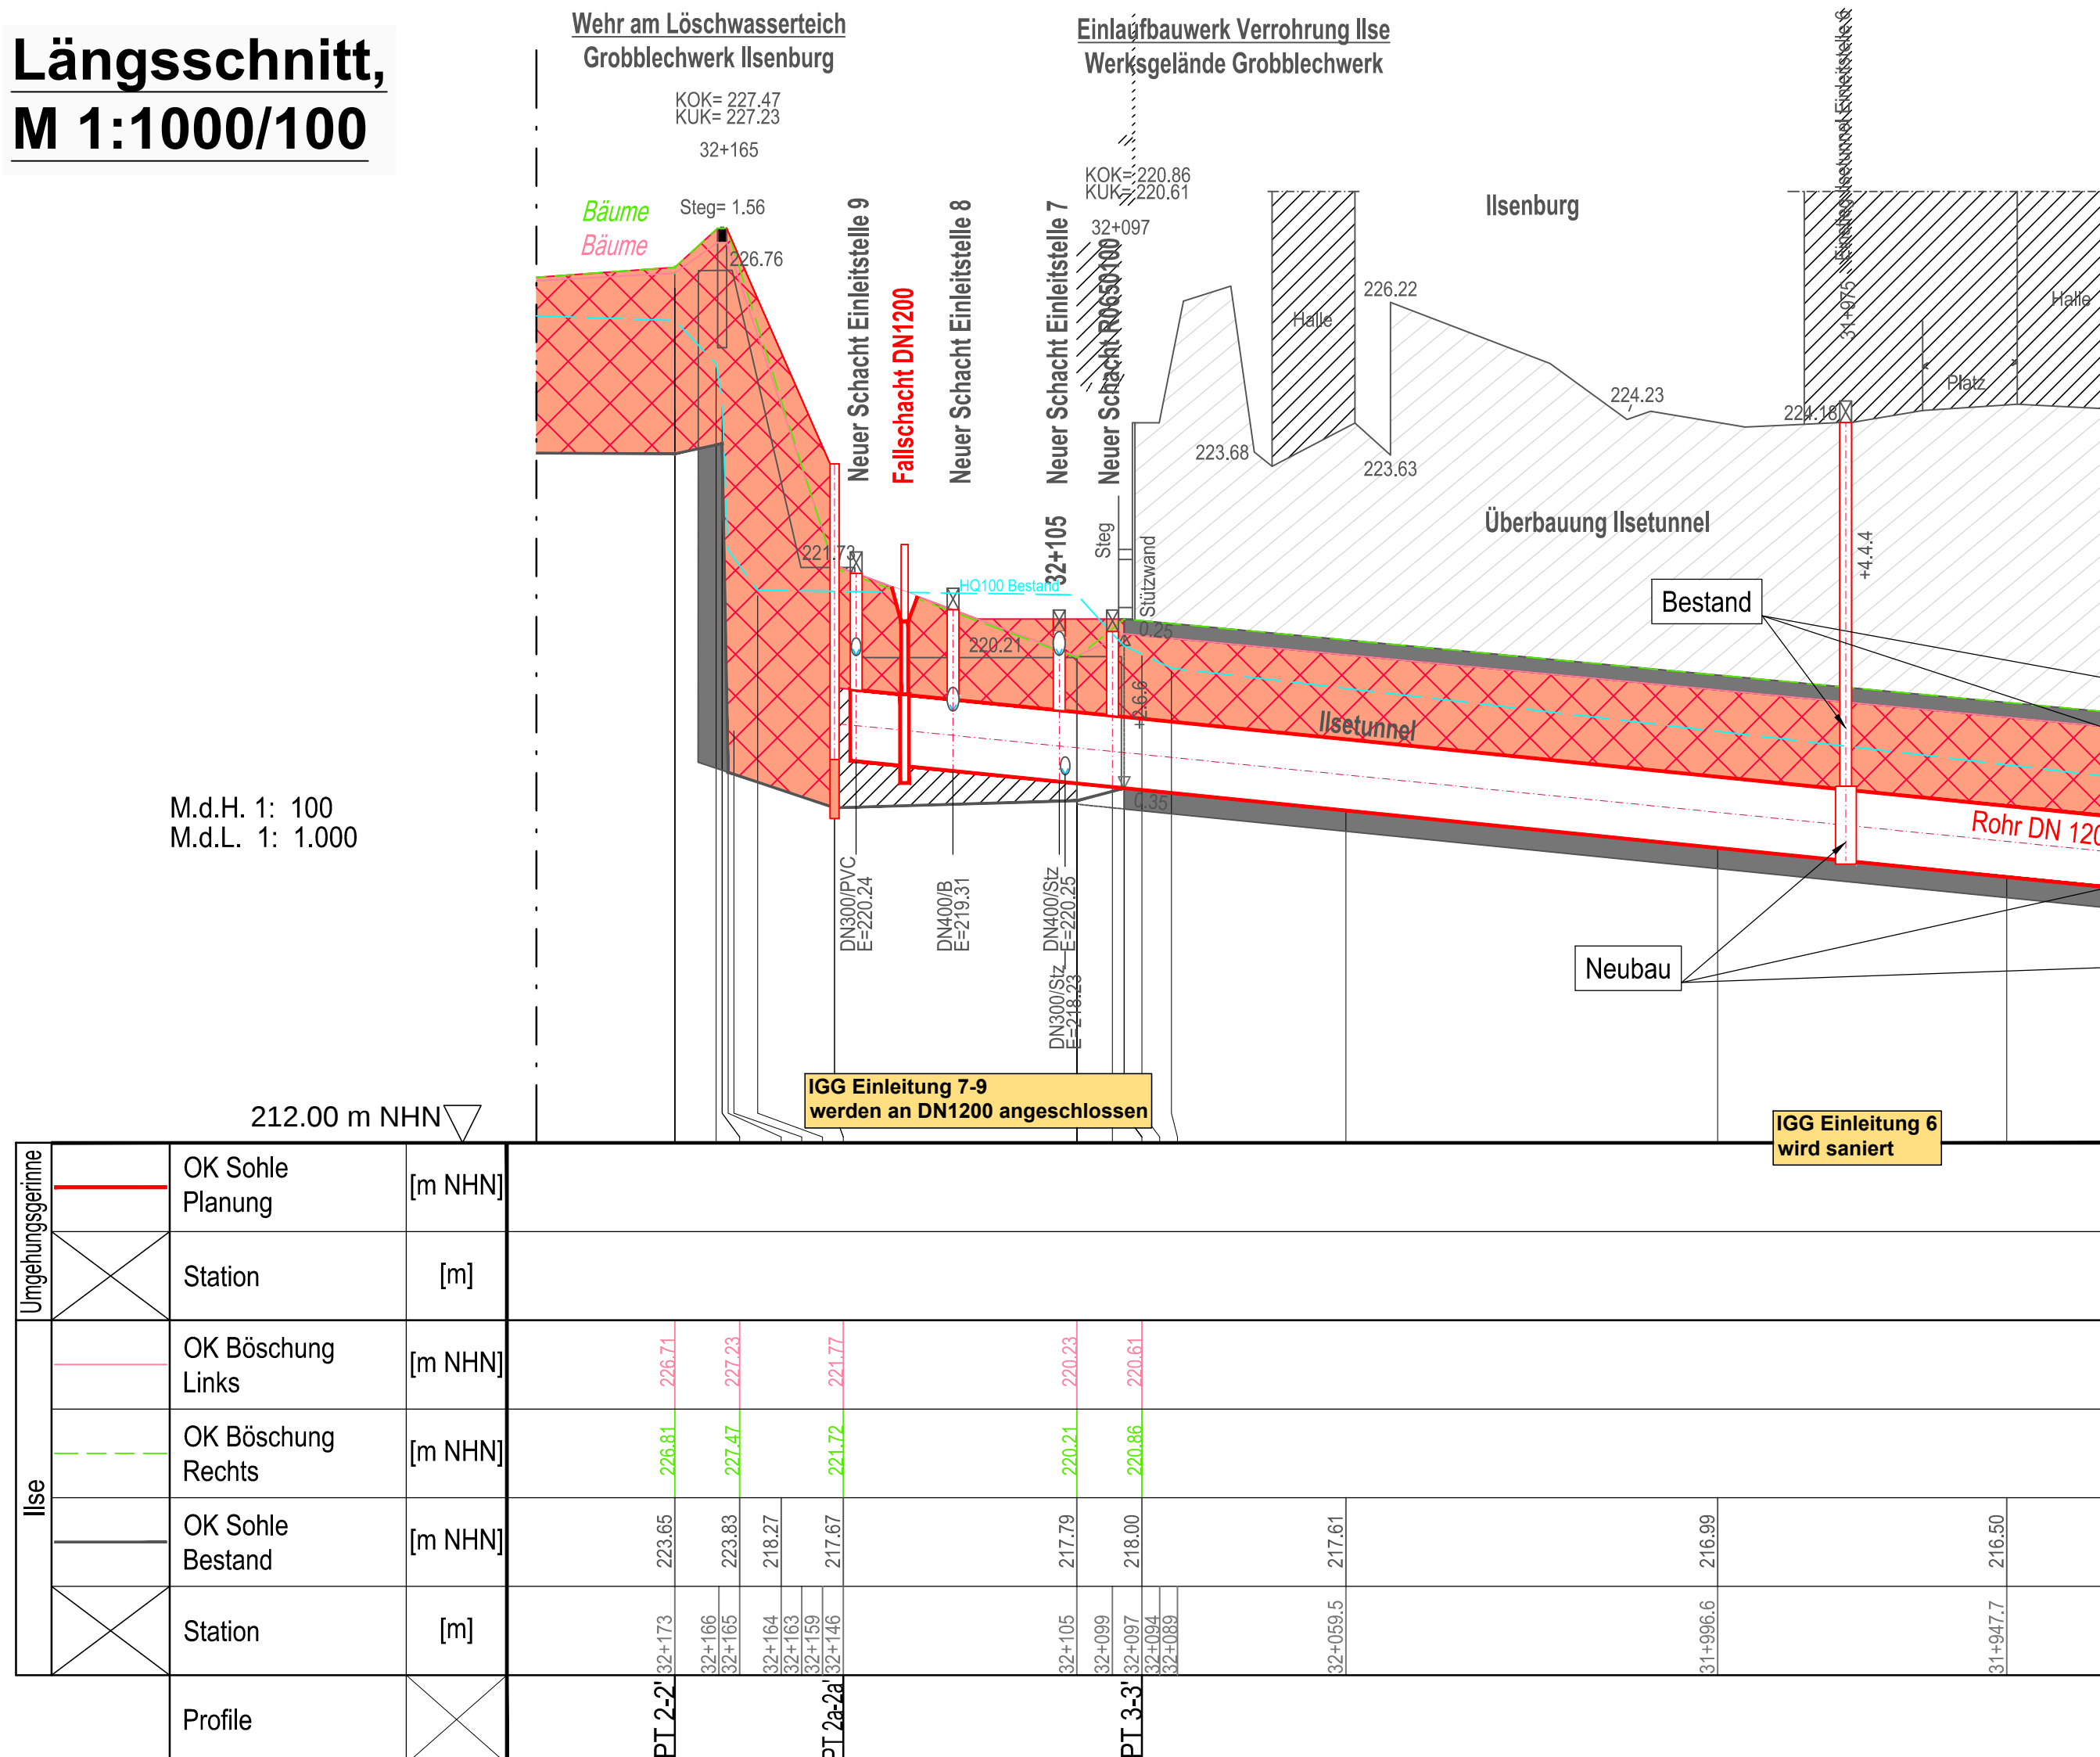

Querschnitt Einlaufbauwerk, M 1:50

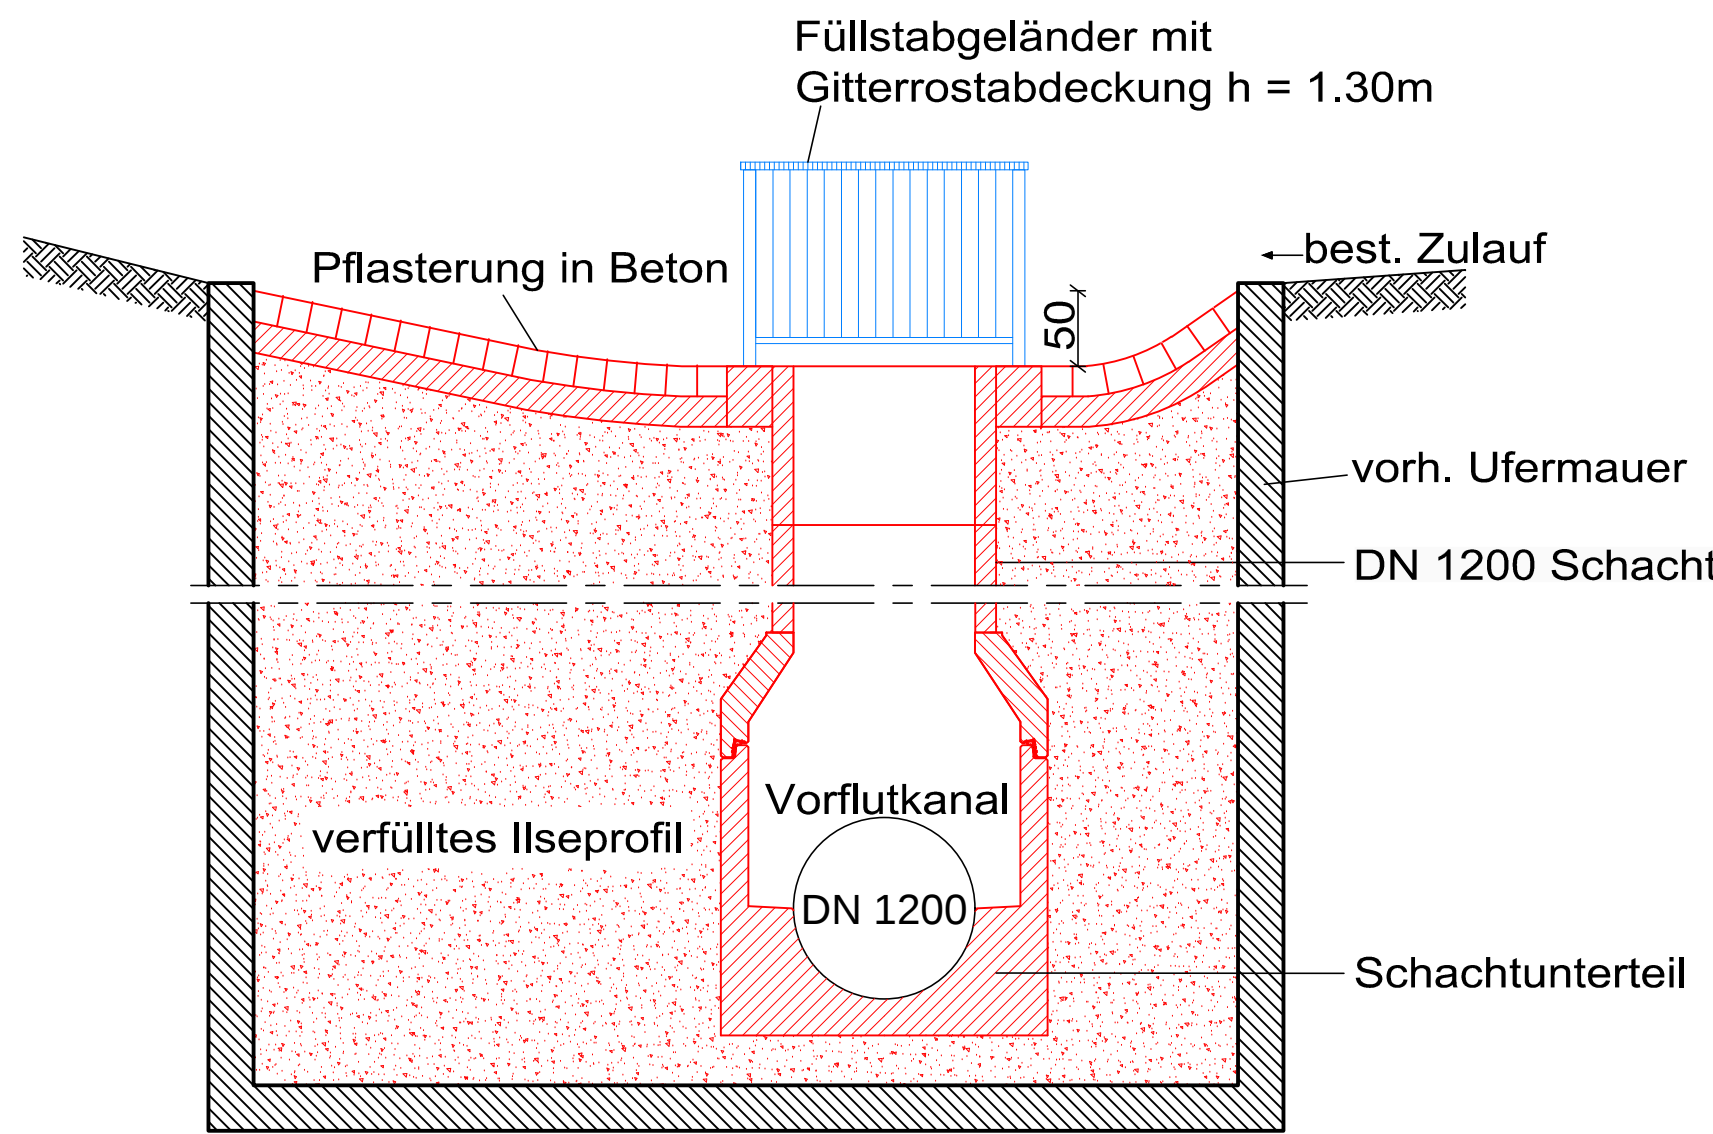


Legende:

- | | |
|---|------------------------------------|
|  | Hochwasserschutzdeich |
|  | Ilse (Umgehungsgerinne) |
|  | Hochwasserschutzwand (Spundwand) |
|  | Böschungsabfangung (Bohrpfahlwand) |
|  | Grabenverfüllung / Rückbau |
|  | Schutzstreifen |
|  | Rechteckpflaster |
|  | Rasengittersteine |
|  | IGB Einleitung, Ild. Nr. 8 |

Leitungen - Bestand

- Schmutzwasserkanal — Gasleitung
— Regenwasserkanal — Stromleitungen
— Trinkwasserleitung — Unbekannt

Lageplan, M 1:200

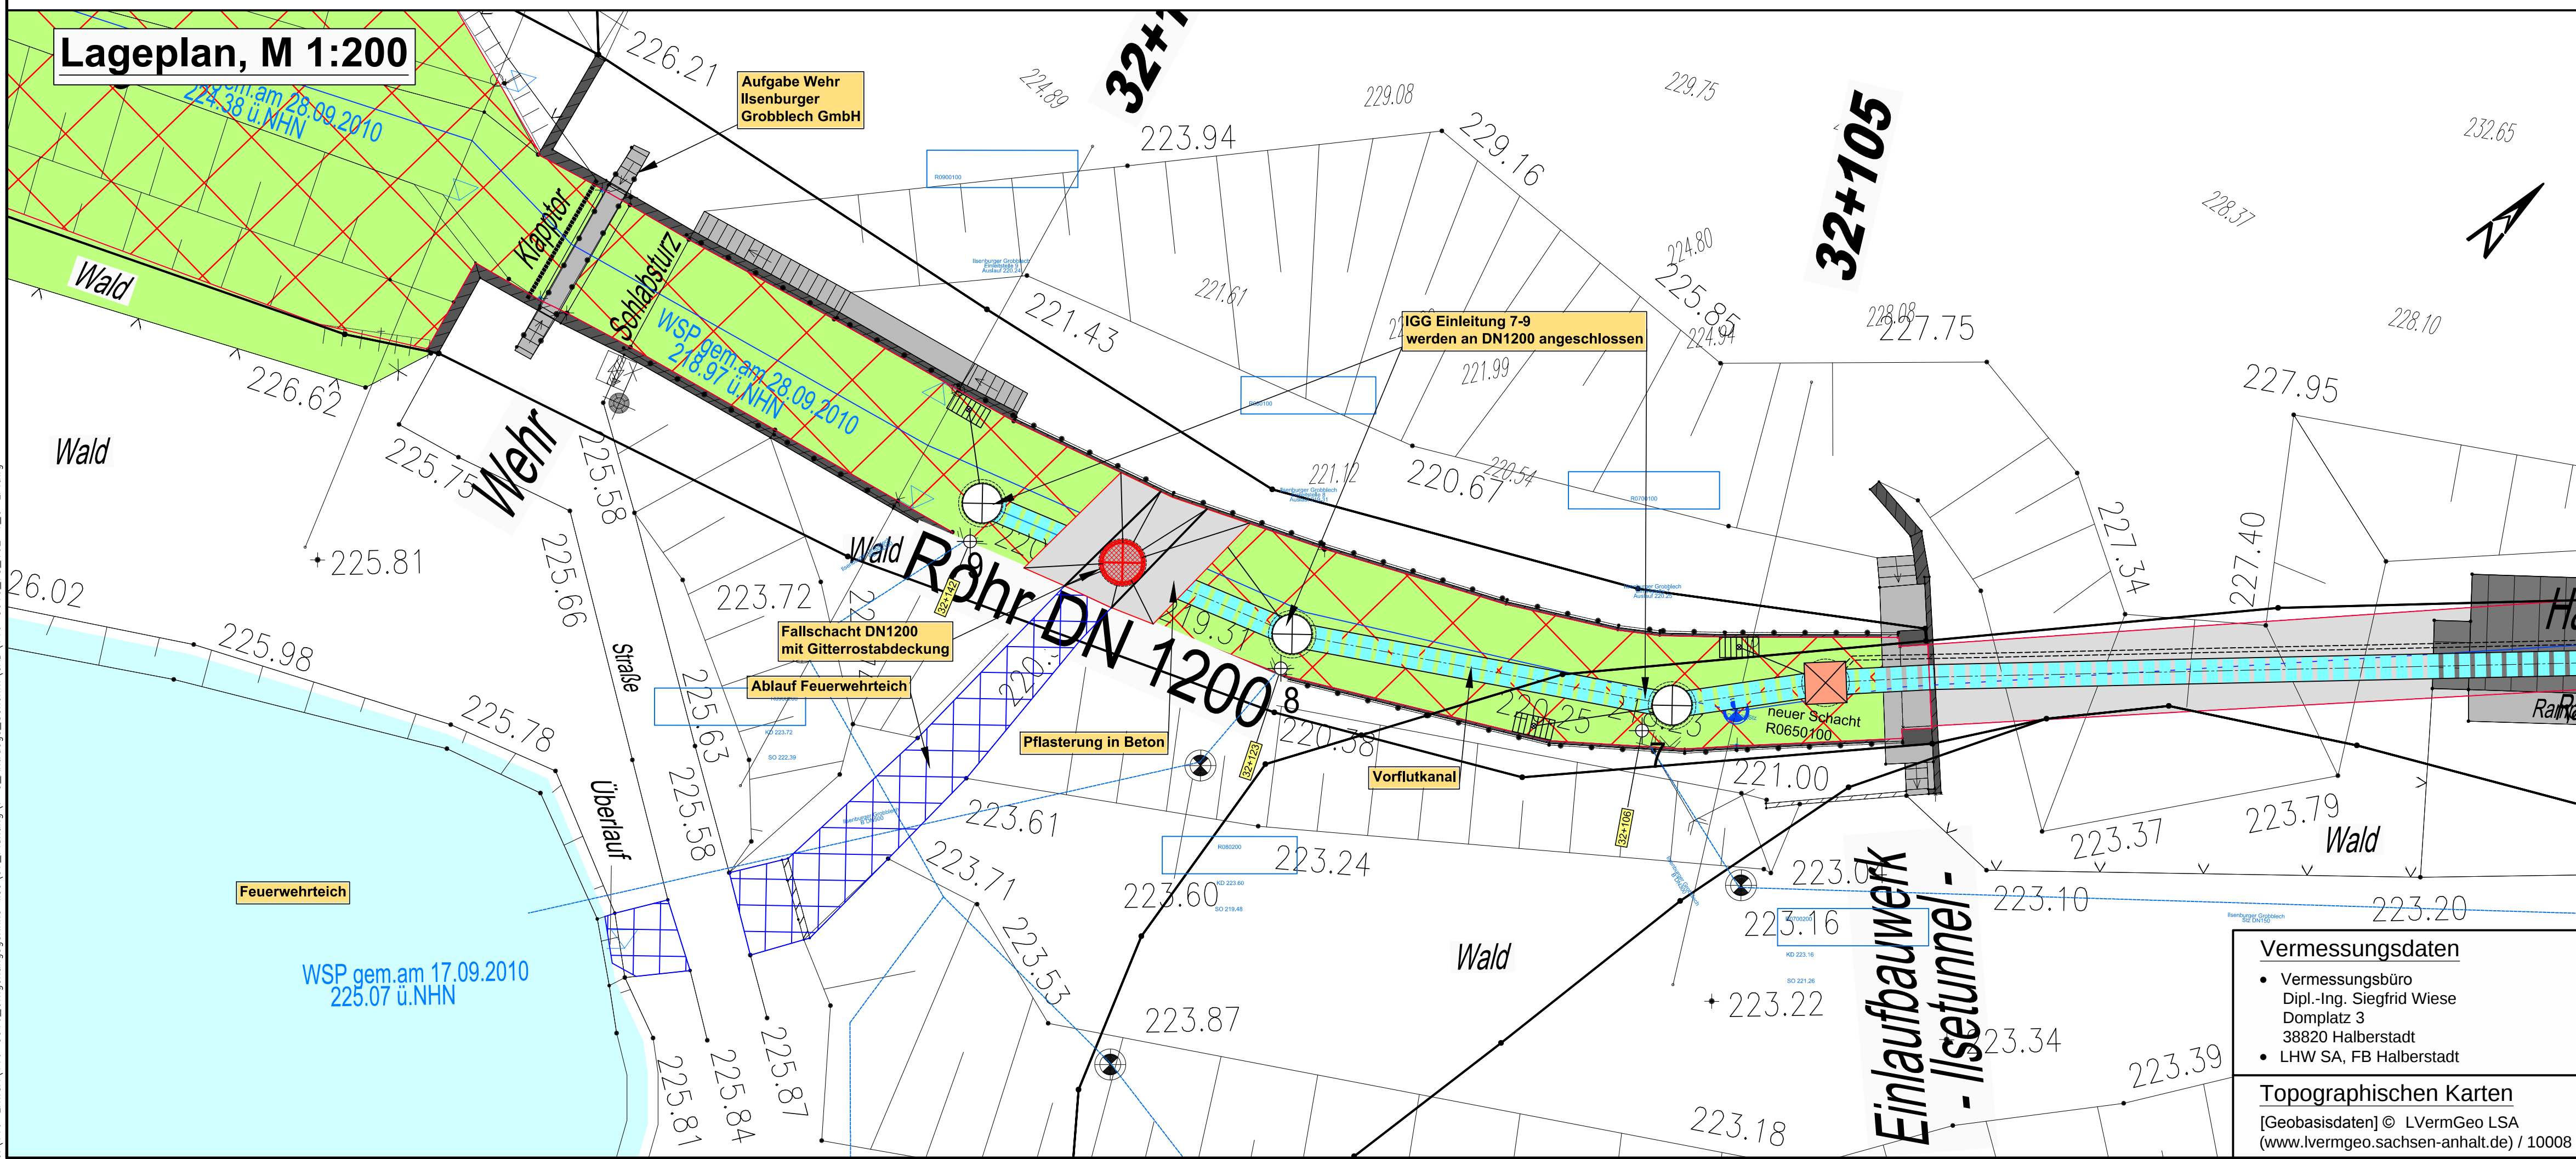

Auftraggeber 		 SACHSEN-ANHALT		Landesbetrieb für Hochwasserschutz und Wasserverschafft Otto-von-Guericke-Str. 5, 39104 Magdeburg, Tel.: (0391) 581-0				
Auftragnehmer	Name	Datum	Unterschrift	 WASSERBAU – SEIT 1963. Prof. Dr.-Ing. W. Hartung & Partner Ingenieurgesellschaft für Wasserbau mbH Husarenstraße 6 • 38102 Braunschweig Tel. 0531 129 07-45 • mail@hwp-wasserbau.de				
bearbeitet	Mr.	21.09.18						
gezeichnet	Kn.	21.09.18						
geprüft	ppa. Mr.	21.09.18						
Lagebezug: LS 150 Höhenbezug: HS 160		WRRL - Gewässerentwicklung <i>Wiederherstellung der ökologischen Durchgängigkeit</i> Umgehungsgerinne in der Ilse nördlich von Ilseburg Teil 1 : Technische Planung Detailplan Ablauf Feuerlöschteich						
Landkreis: Gemeinde:		Entwurfs- und Genehmigungsplanung Leistungsphase:						
Bestatigt:		<table><tr><td>Stand: 21.09.18</td><td>Maßstab: 1:50, 1:200 1:1000/100</td><td>Plan-Nr.: 4.10 Blatt:</td></tr></table>				Stand: 21.09.18	Maßstab: 1:50, 1:200 1:1000/100	Plan-Nr.: 4.10 Blatt:
Stand: 21.09.18	Maßstab: 1:50, 1:200 1:1000/100	Plan-Nr.: 4.10 Blatt:						