


Musterbestandsplan (Anlage 1)

LEGENDE

17774 D 65,23	Schachtbezeichnung Kanaldeckelhöhe
u 61,23	ankommende Kanalsohle
o 61,23	abgehende Kanalsohle
25,12 m 15,1 ‰	Rohrlänge [m]; Sohlgefälle
DN 300 B	Dimension; Material
v	Dimensionswechsel
⊕	Standartschacht
⊙	Hochpunkt
	Fiktiver Punkt
) (	Einlauf; Auslauf
⊕ - - - - - ⊕	Mischwasserkanal neugebaut
⊕ - - - - - ⊕	Mischwasserkanal/ Anschlussleitung neugebaut, privat
⊕ - - - - - ⊕	Mischwasserkanal/ Anschlussleitung neugebaut, privat (nachrichtlich)
⊕ = = = = ⊕	Mischwasserkanal
⊕ - - - - - ⊕	Schmutzwasserkanal neugebaut
⊕ - - - - - ⊕	Schmutzwasserkanal/ Anschlussleitung neugebaut, privat
⊕ - - - - - ⊕	Schmutzwasserkanal/ Anschlussleitung neugebaut, privat (nachrichtlich)
⊕ = = = = ⊕	Schmutzwasserkanal
⊕ - - - - - ⊕	Regenwasserkanal neugebaut
⊕ - - - - - ⊕	Regenwasserkanal/ Anschlussleitung neugebaut, privat
⊕ - - - - - ⊕	Regenwasserkanal/ Anschlussleitung neugebaut, privat (nachrichtlich)
⊕ = = = = ⊕	Regenwasserkanal
Für die privaten Druckrohrleitungen gilt die farbliche Darstellung ebenso	
⊕ - - - - - ⊕	Mischwasserdruckrohrleitung neugebaut
⊕ = = = = ⊕	Mischwasserdruckrohrleitung
⊕ - - - - - ⊕	Schmutzwasserdruckrohrleitung neugebaut
⊕ = = = = ⊕	Schmutzwasserdruckrohrleitung
⊕ - - - - - ⊕	Regenwasserdruckrohrleitung neugebaut
⊕ = = = = ⊕	Regenwasserdruckrohrleitung
⊕ - X - X - X - ⊕	verdämmt DN XXX
⊕ - X - X - X - ⊕	verdämmt Kanal

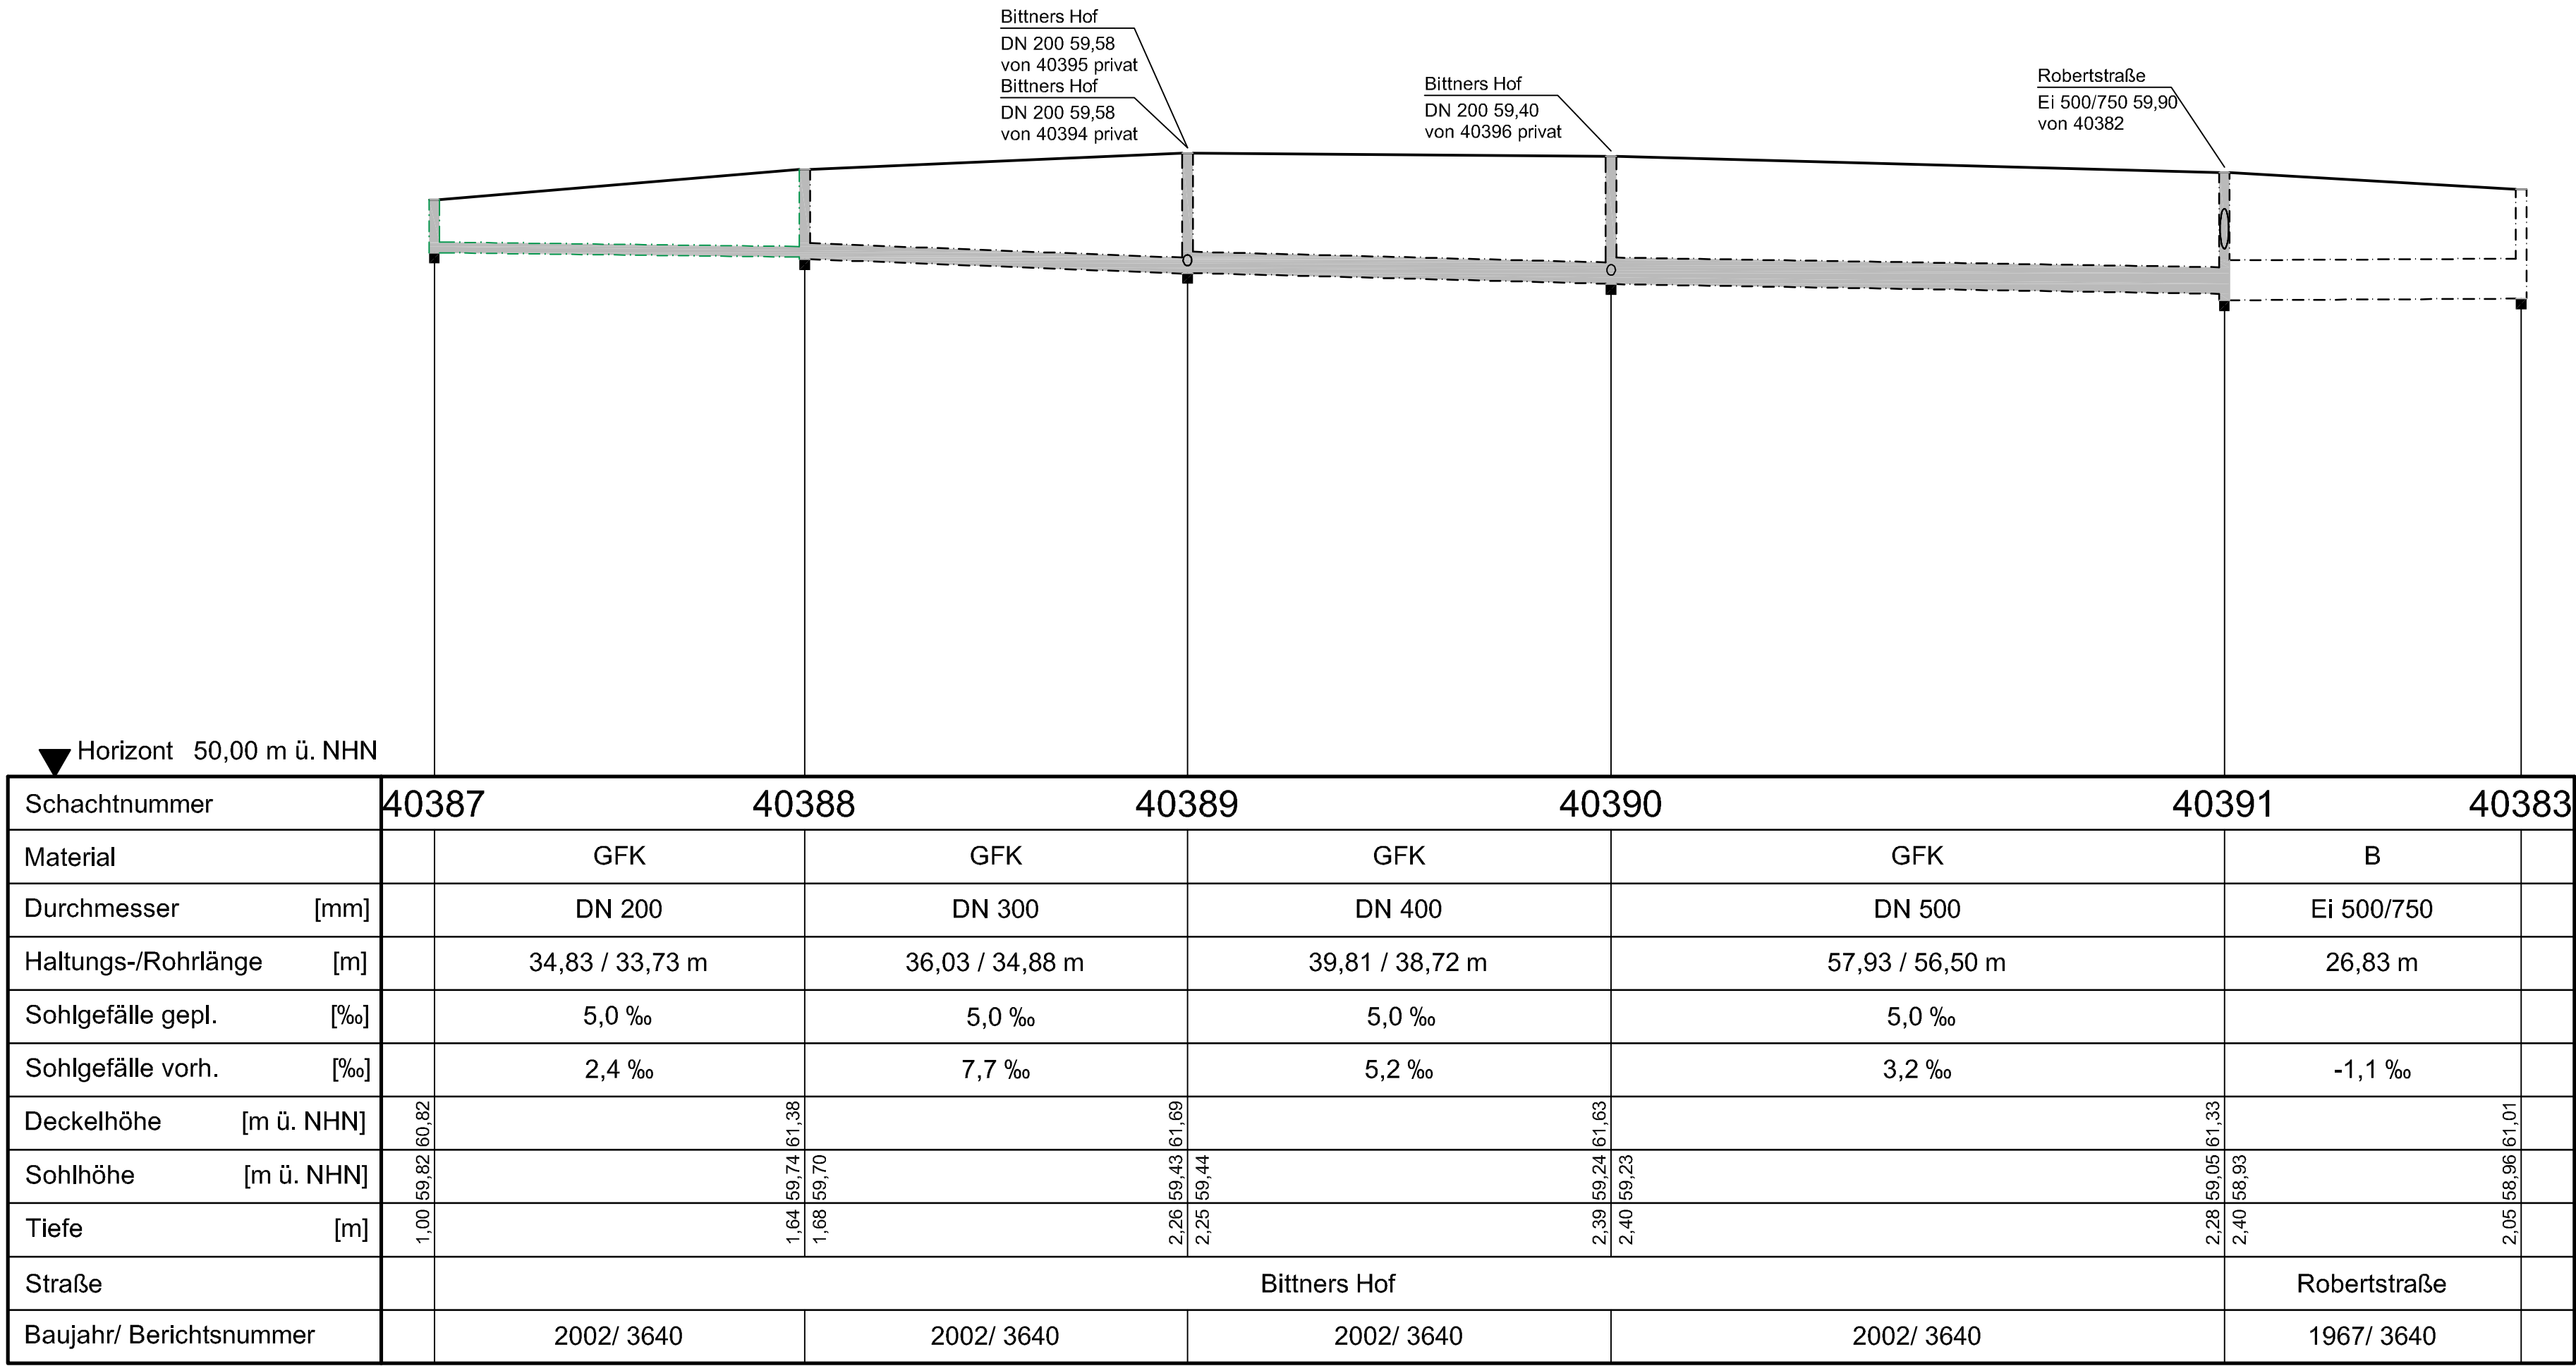

N:\EDW\Anforderungsprofil\201201_Ausarbeitung\Einzeldateien_Vorabzug\Anlagen_Mustervorabzug\Bittners_Hof_Pe-B3_LL_20130212.dwg / 01.03.2013 / Weichenberg, Markus



Jahr der Fertigstellung Kanal:	2002	Straße:	2002
Kanalbaufirma:	Fa. Mustermann		
Straßenbau wiederhergestellt:	-----		
Bauleitung:	H. Muster/ Muster Bauunternehmung		
Städt. Bauleitung:	H. Mustermann		
Auftraggeber/Erschließungsträger:	Fa. Mustermann		
Das EDM - Aufmaß wurde am 30.04.2002 vom ÖBVI erstellt.			
Lagestatus der Koordinaten GK N77			
Bezugshöhe: MB 4312/912689 Höhe 59,977m ü. NN von 1996			
Wielandstraße 72			
Anerkanntes Bergsenkungsgebiet ja ☒ nein ☐			
Rohrlänge: Rohraustritt (So)Schacht bis Rohreintritt (SU) Folgeschacht. Ermittlung des Sohlgefälles nur für die neu gebauten Objekte über die Rohrlänge.			

2	Plan aus BaSYS erstellt, mit Einarbeitung der Aufmaßdaten	15.05.2012	XY	YYY
1	*OV 15.03.2012 der Kanal ist verdämmt	15.03.2012		XX/YYY
Index	Ergänzung bzw. Änderung:	Datum:	Gez.:	Gepr.:
Wassermanagement / Technische Services Geschäftsbereich Betrieb Stadtentwässerung Hamm				
				
Bittners Hof Stadt Hamm - OT Pelkum				
Kanalrevisionsplan Lageplan, Längsschnitt			Plan ID Nr.: Pe-B3 Projekt ID: 178	
Gez.: MM YYYY gez. YYY		Gepr BL: MM YYYY gez. YYY		Maßstab: 1 : 500
Hamm, im Monat Jahr gez. Kögel GL 21-SH 40			Hamm, im Monat Jahr gez. Fleer GL 21-SH 20	