


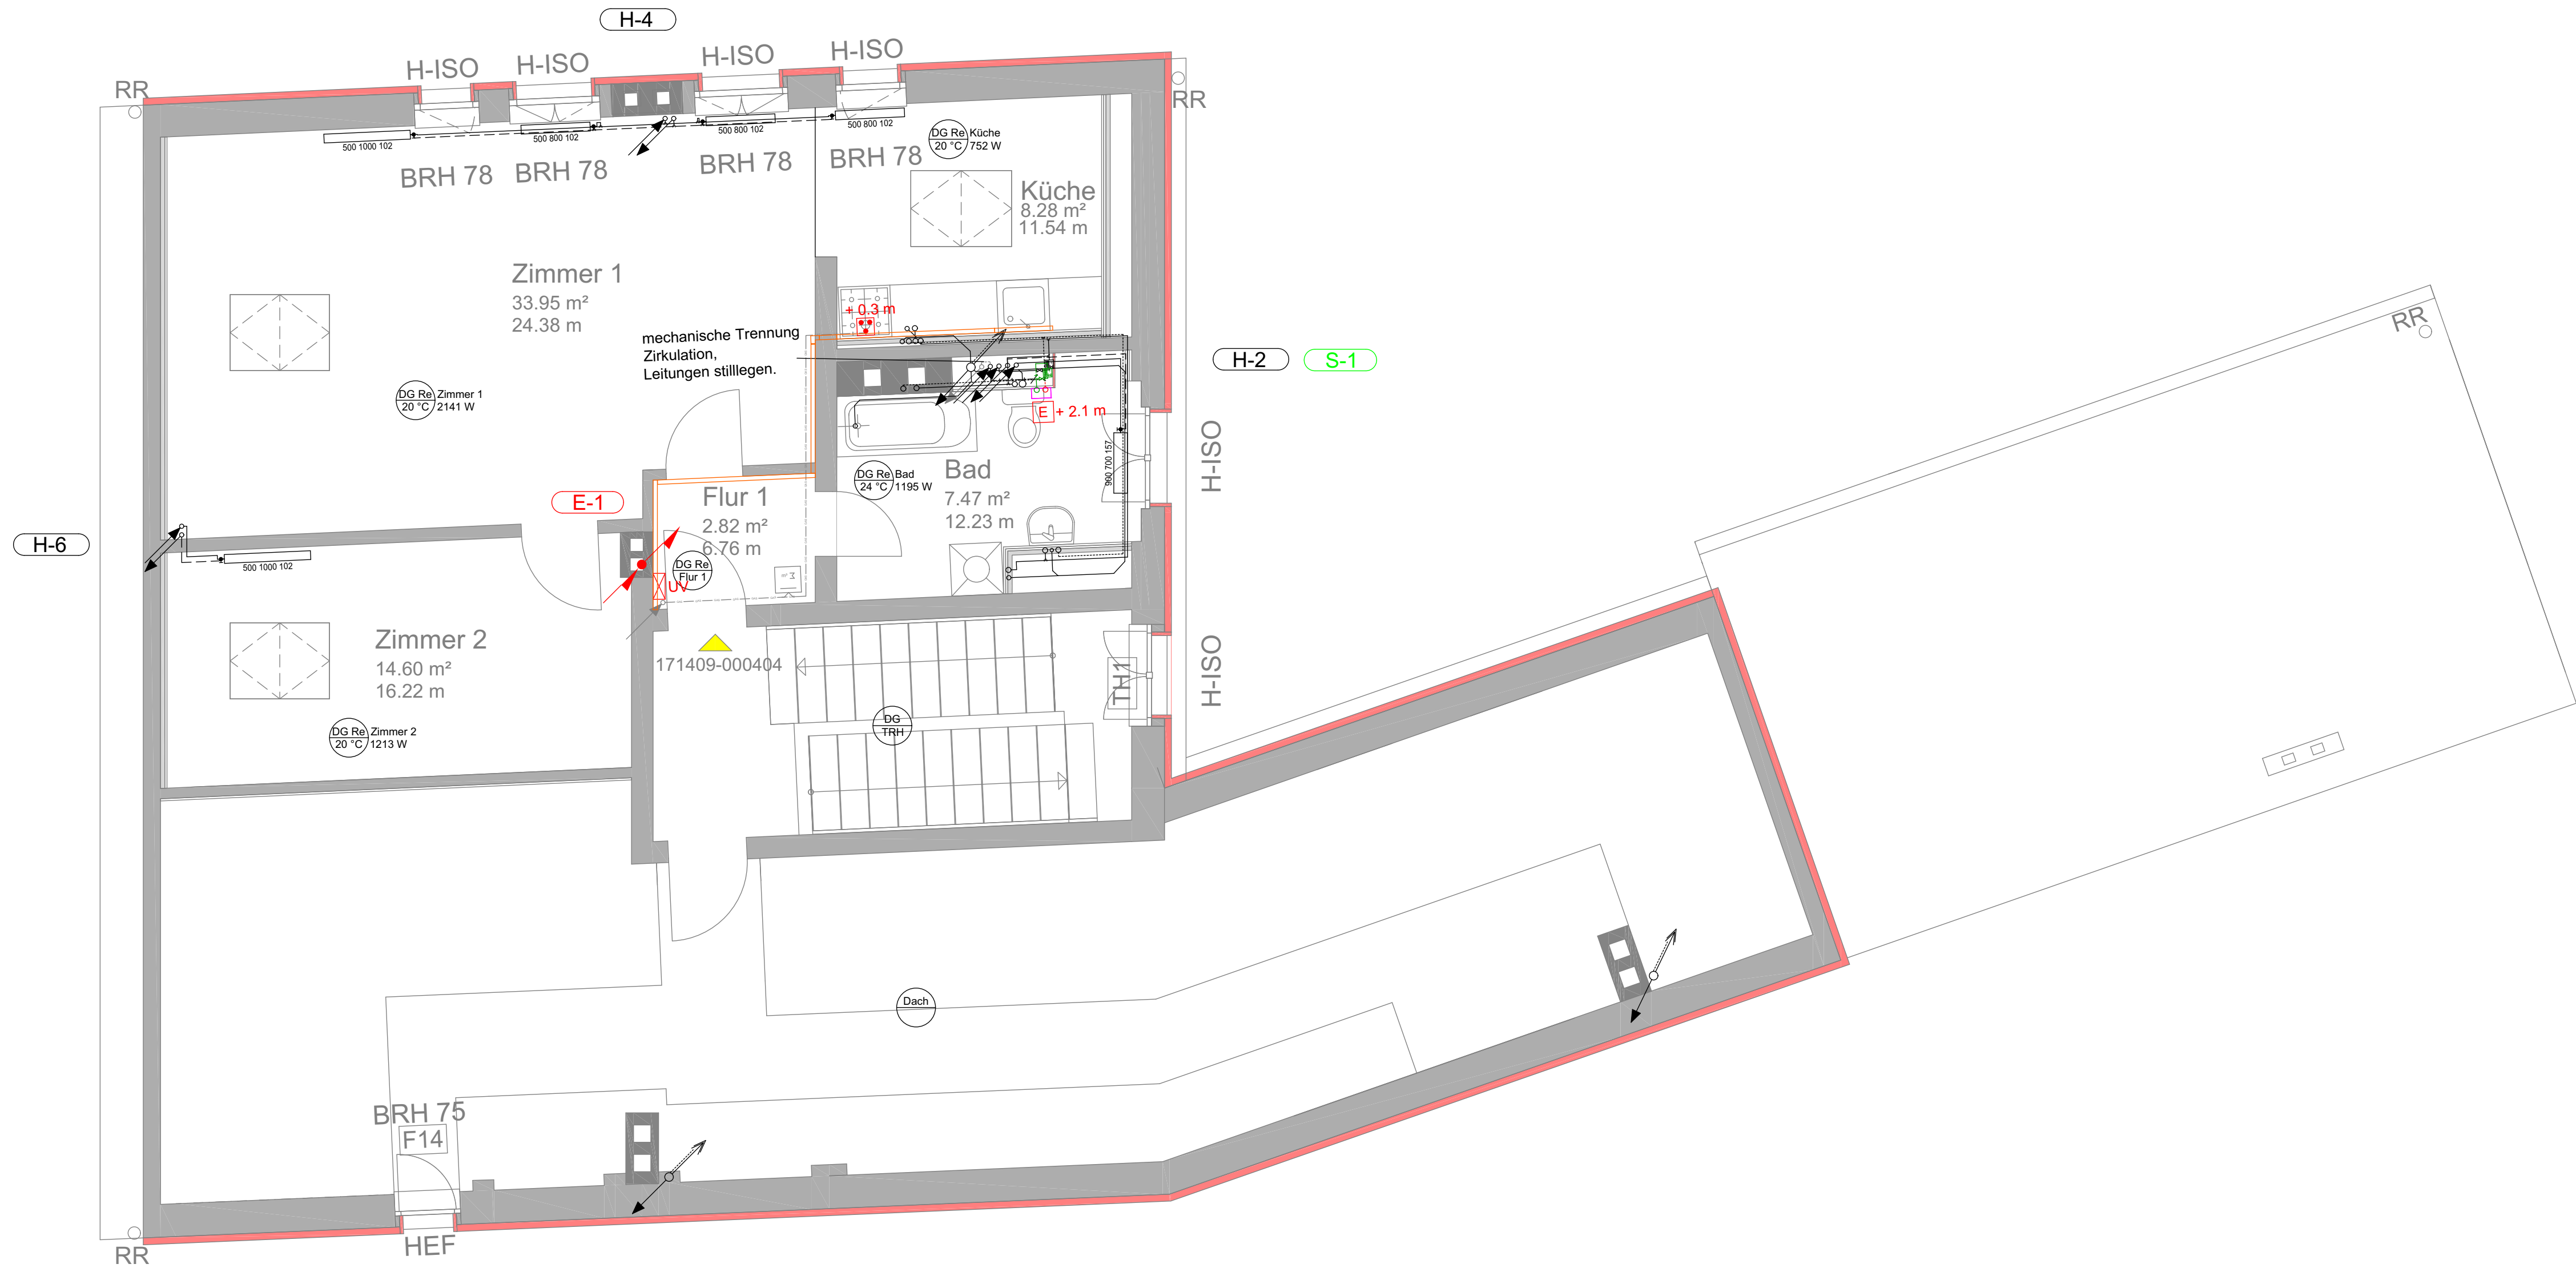

Legende

Heizung

- (H-1) Steigenummer Heizung
- Vorlauf Bestand
- Rücklauf Bestand

Sanitär

- (S-1) Steigenummer Sanitär
- Trinkwasser kalt Bestand
- Zirkulation wird stillgelegt
- Trinkwasser warm NEU als kalt // NEU / Bestand
- Trinkwasser warm NEU / Bestand
- Schmutzwasser Bestand
- Gasleitung Rückbau
- XX Absperrventil NEU / Bestand
- Wasserzähler NEU / Bestand

Elektro

- (E-1) Steigenummer Elektro
- Kabelkanal
- E Anschluss Durchlaufheizer
- Herdanschlussdose

Index	Datum	Bearbeiter	Beschreibung
Auftraggeber:			
degewo Köpeniker  Wohnungsgesellschaft mbH Potsdamer Straße 60 10785 Berlin Tel. 030 / 26485 0 Fax 030 / 26485 4320			
Planung:			
 SPP Schütttauf und Persike Planungsgesellschaft mbH Bausdorfstraße 21 12621 Berlin Tel. 030 / 56 89 82 00 Fax 030 / 56 89 82 22			
Übersichtsplan			
			
Bauvorhaben:			
Modernisierung und Instandsetzung WIE 71409 Josef-Nawrocki-Str. 17 12587 Berlin			
Phase:			
Ausführungsplanung			
Planbezeichnung:			
Grundriss Dachgeschoss Heizung, Sanitär, Elektro			
Proj.Nr.: 081-02-25	Gezeichnet: S. Brauer	Projektleiter: C. Meyer	Controlling: Gärtner / Kerger
Maßstab: 1:50	Blattgröße H/B: 420/780	Erstellt: 02.01.2026	Datum Index:
Maßstabsbalken: 0 50 100 150 250cm M 1:50			
Plan Nr.: 71409_X.A.GDG_Grundriss DG			