


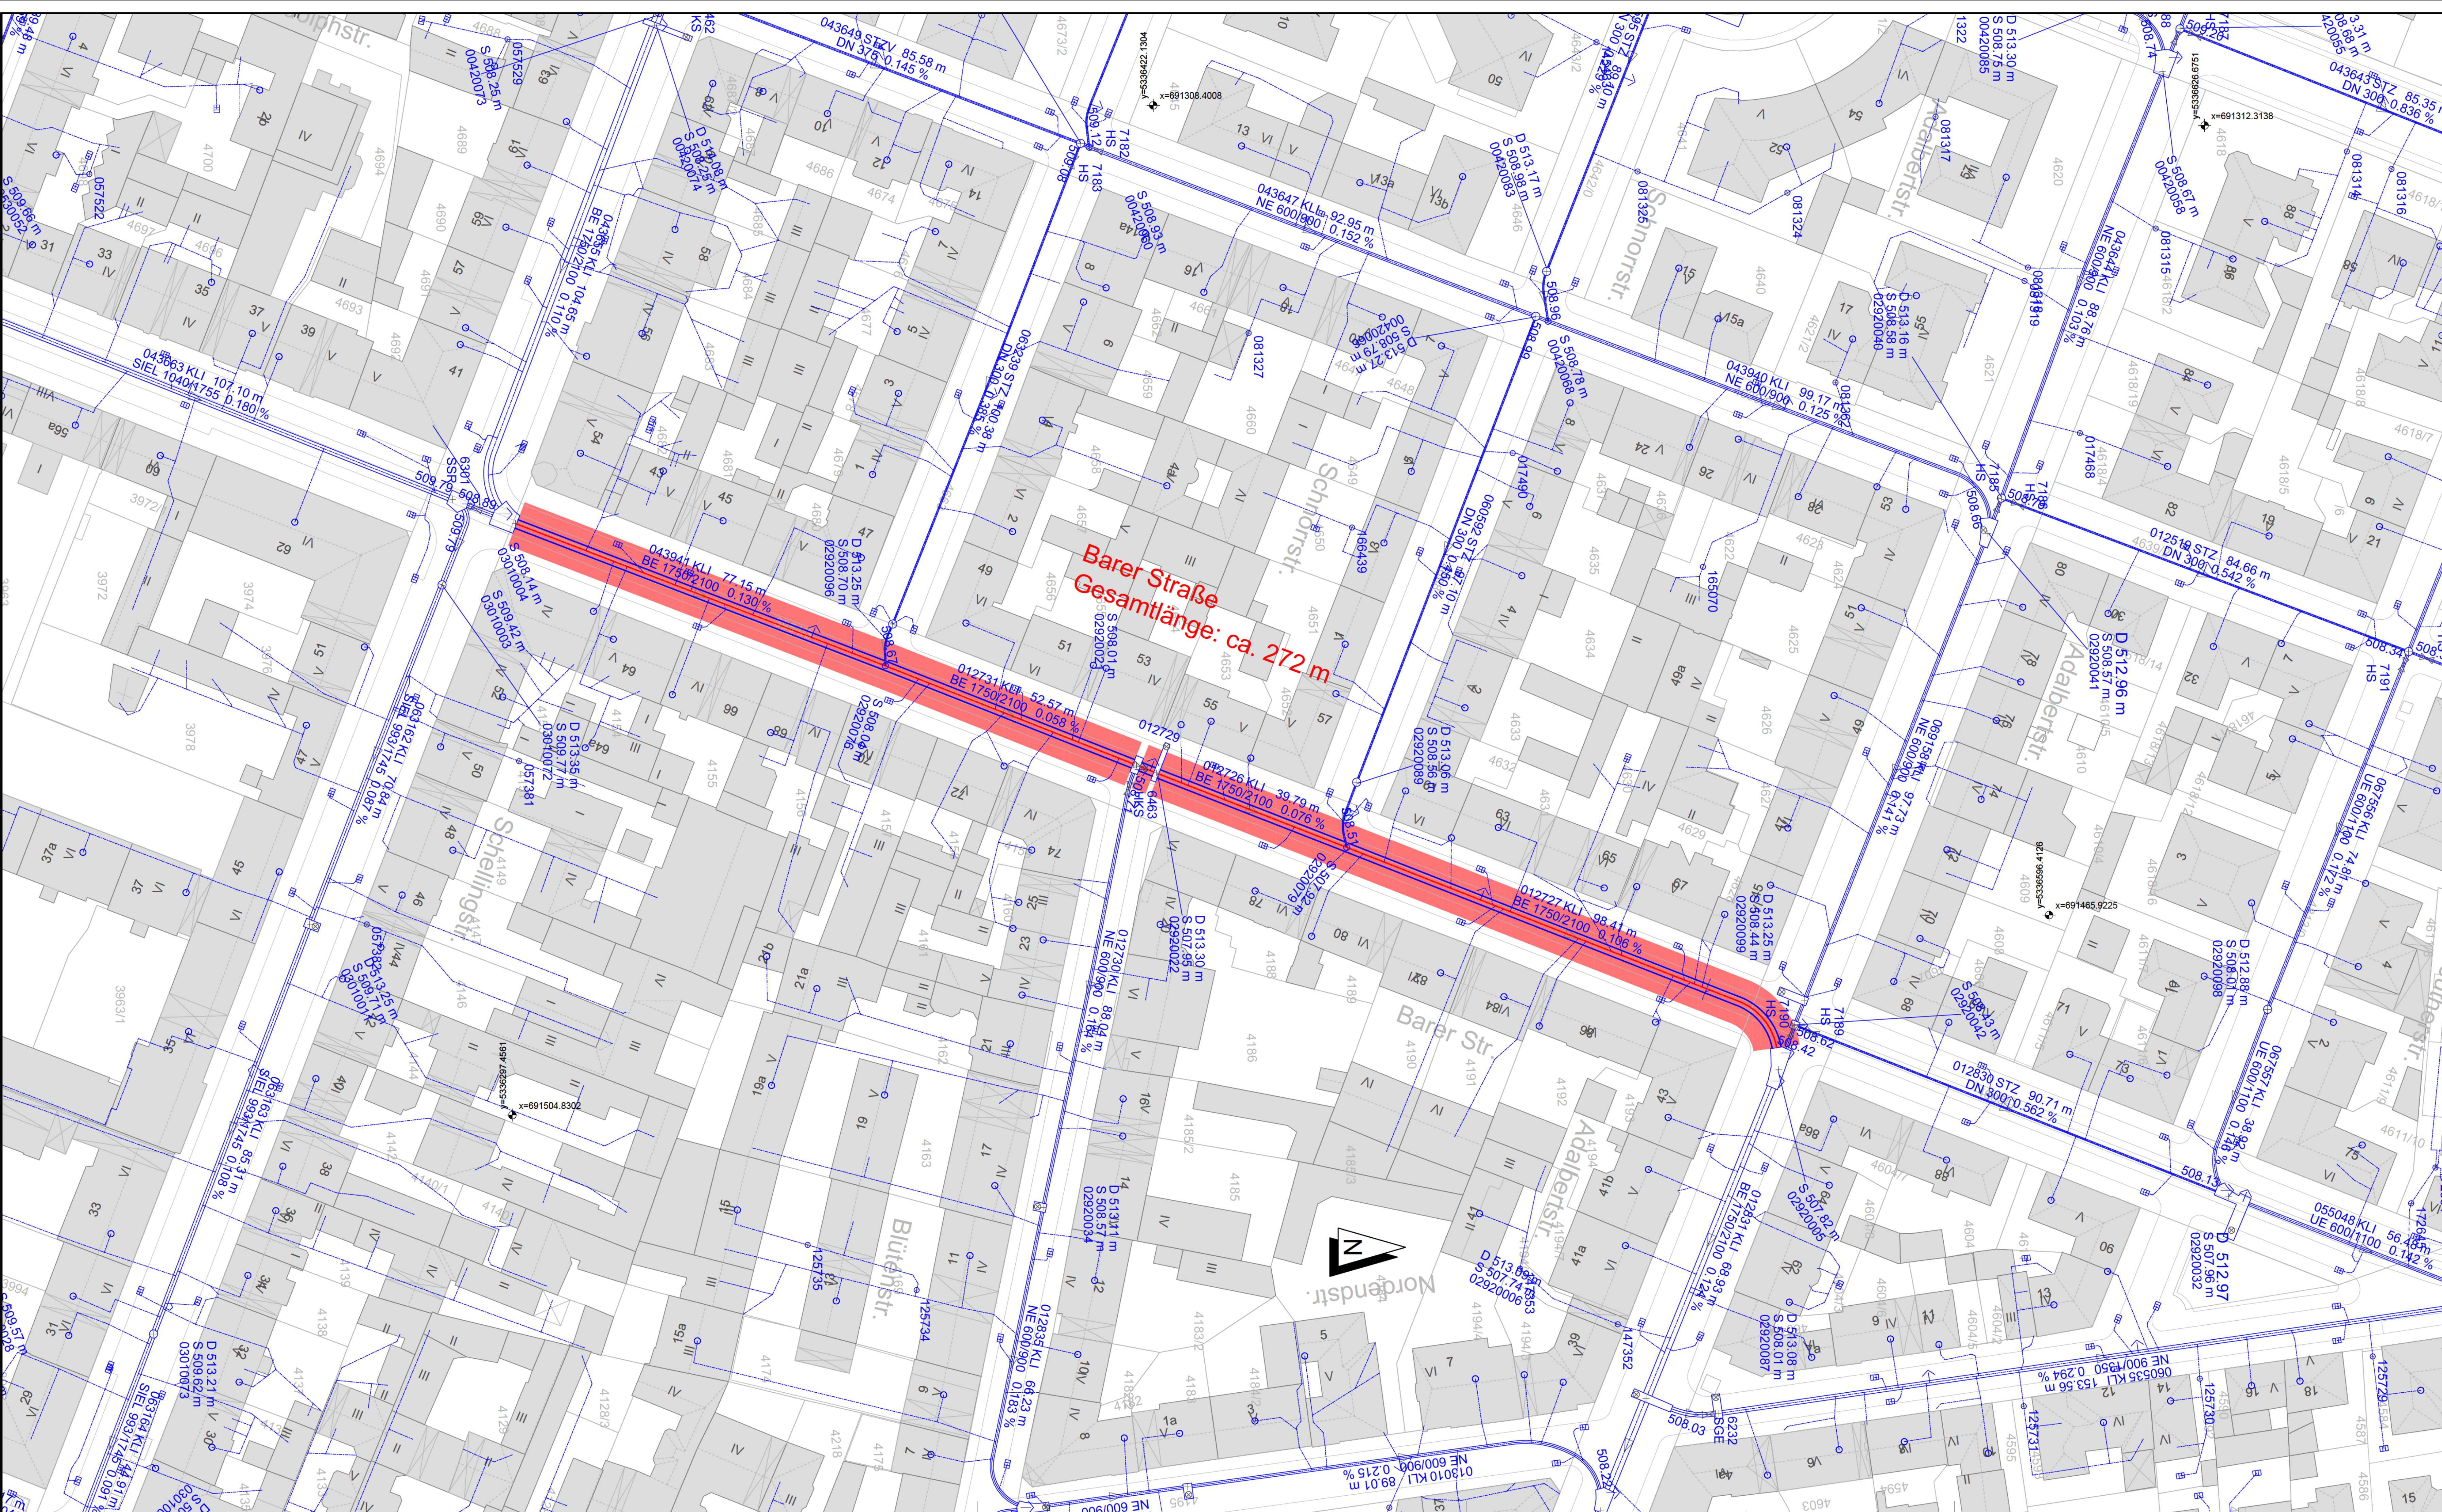

Straßenname:	Haltungsnummer:
Barer Straße	012731; 012729; 021726;
	043941; 012727

Legende:

- zu sanierende Haltung
- Haltung Bestand
- Planverortung
- Wasser
- Gas
- Strom
- Strom Freileitung
- Telekom
- Heizkanal

Die Eintragungen der Versorgungsleitungen in diesem Plan dient nur der unverbindlichen Unterrichtung des Bauunternehmers und entbindet ihn nicht von der Verpflichtung, sich über genaue Lage, Tiefe und Vollständigkeit der tatsächlich vorhandenen Leitungen bei den zuständigen Stellen zu erkunden.

Maßstab 1 : 500



Phase	Plan-Nr.	Art	Blatt-Nr.	Index
3	1 8 4 4 9 S A 0 1			

Übersichtslageplan

Index	Bearbeitet	Datum	Änderung

Koordinatensystem: UTM 32N; EPS-Code 25832

Höhensystem: DHHN 12

Ing.Büro :

VORABZUG

Stand: 19.01.2026

München, den	Münchner Stadtentwässerung Kanalbau
Projekt:	
Kanalsanierung Großprofil	
Planbezeichnung	
Barer Straße BE 1750/2100	

Best.	Datum	Name	Datum	Name	Maßstab
Gez.	Jul. 25		Mit.		1 : 500
Gepr.			Kat.BI.Nr.:		Zeichnungs-Nr.
Ges.					3-18449-SA-01
SAP-Nr.:	8-5000-59E50	LosplanNr.	5721		