

Legende

Heizung

- H-1 Steigenummer Heizung
- Vorlauf
- - - Rücklauf
- ↑ Rohrbe- und Entlüftung
- Heizkörper
- Plattenheizkörper
- Röhrenradiator

Sanitär

- S-1 Steigenummer Sanitär
- Trinkwasser Kalt
- - - Trinkwasser Warm
- Schmutzwasser
- Regenwasser
- X Absperrventil
- Wasserzähler
- Filter


Lüftung

- L-1 Steigenummer Lüftung
- Abluft
- Einzelraumlüfter

500 1000 200 Höhe / Länge / Tiefe

Anschluss Haus 5 Thyssenstr. 4

Anschluss Haus 3 Thyssenstr. 8

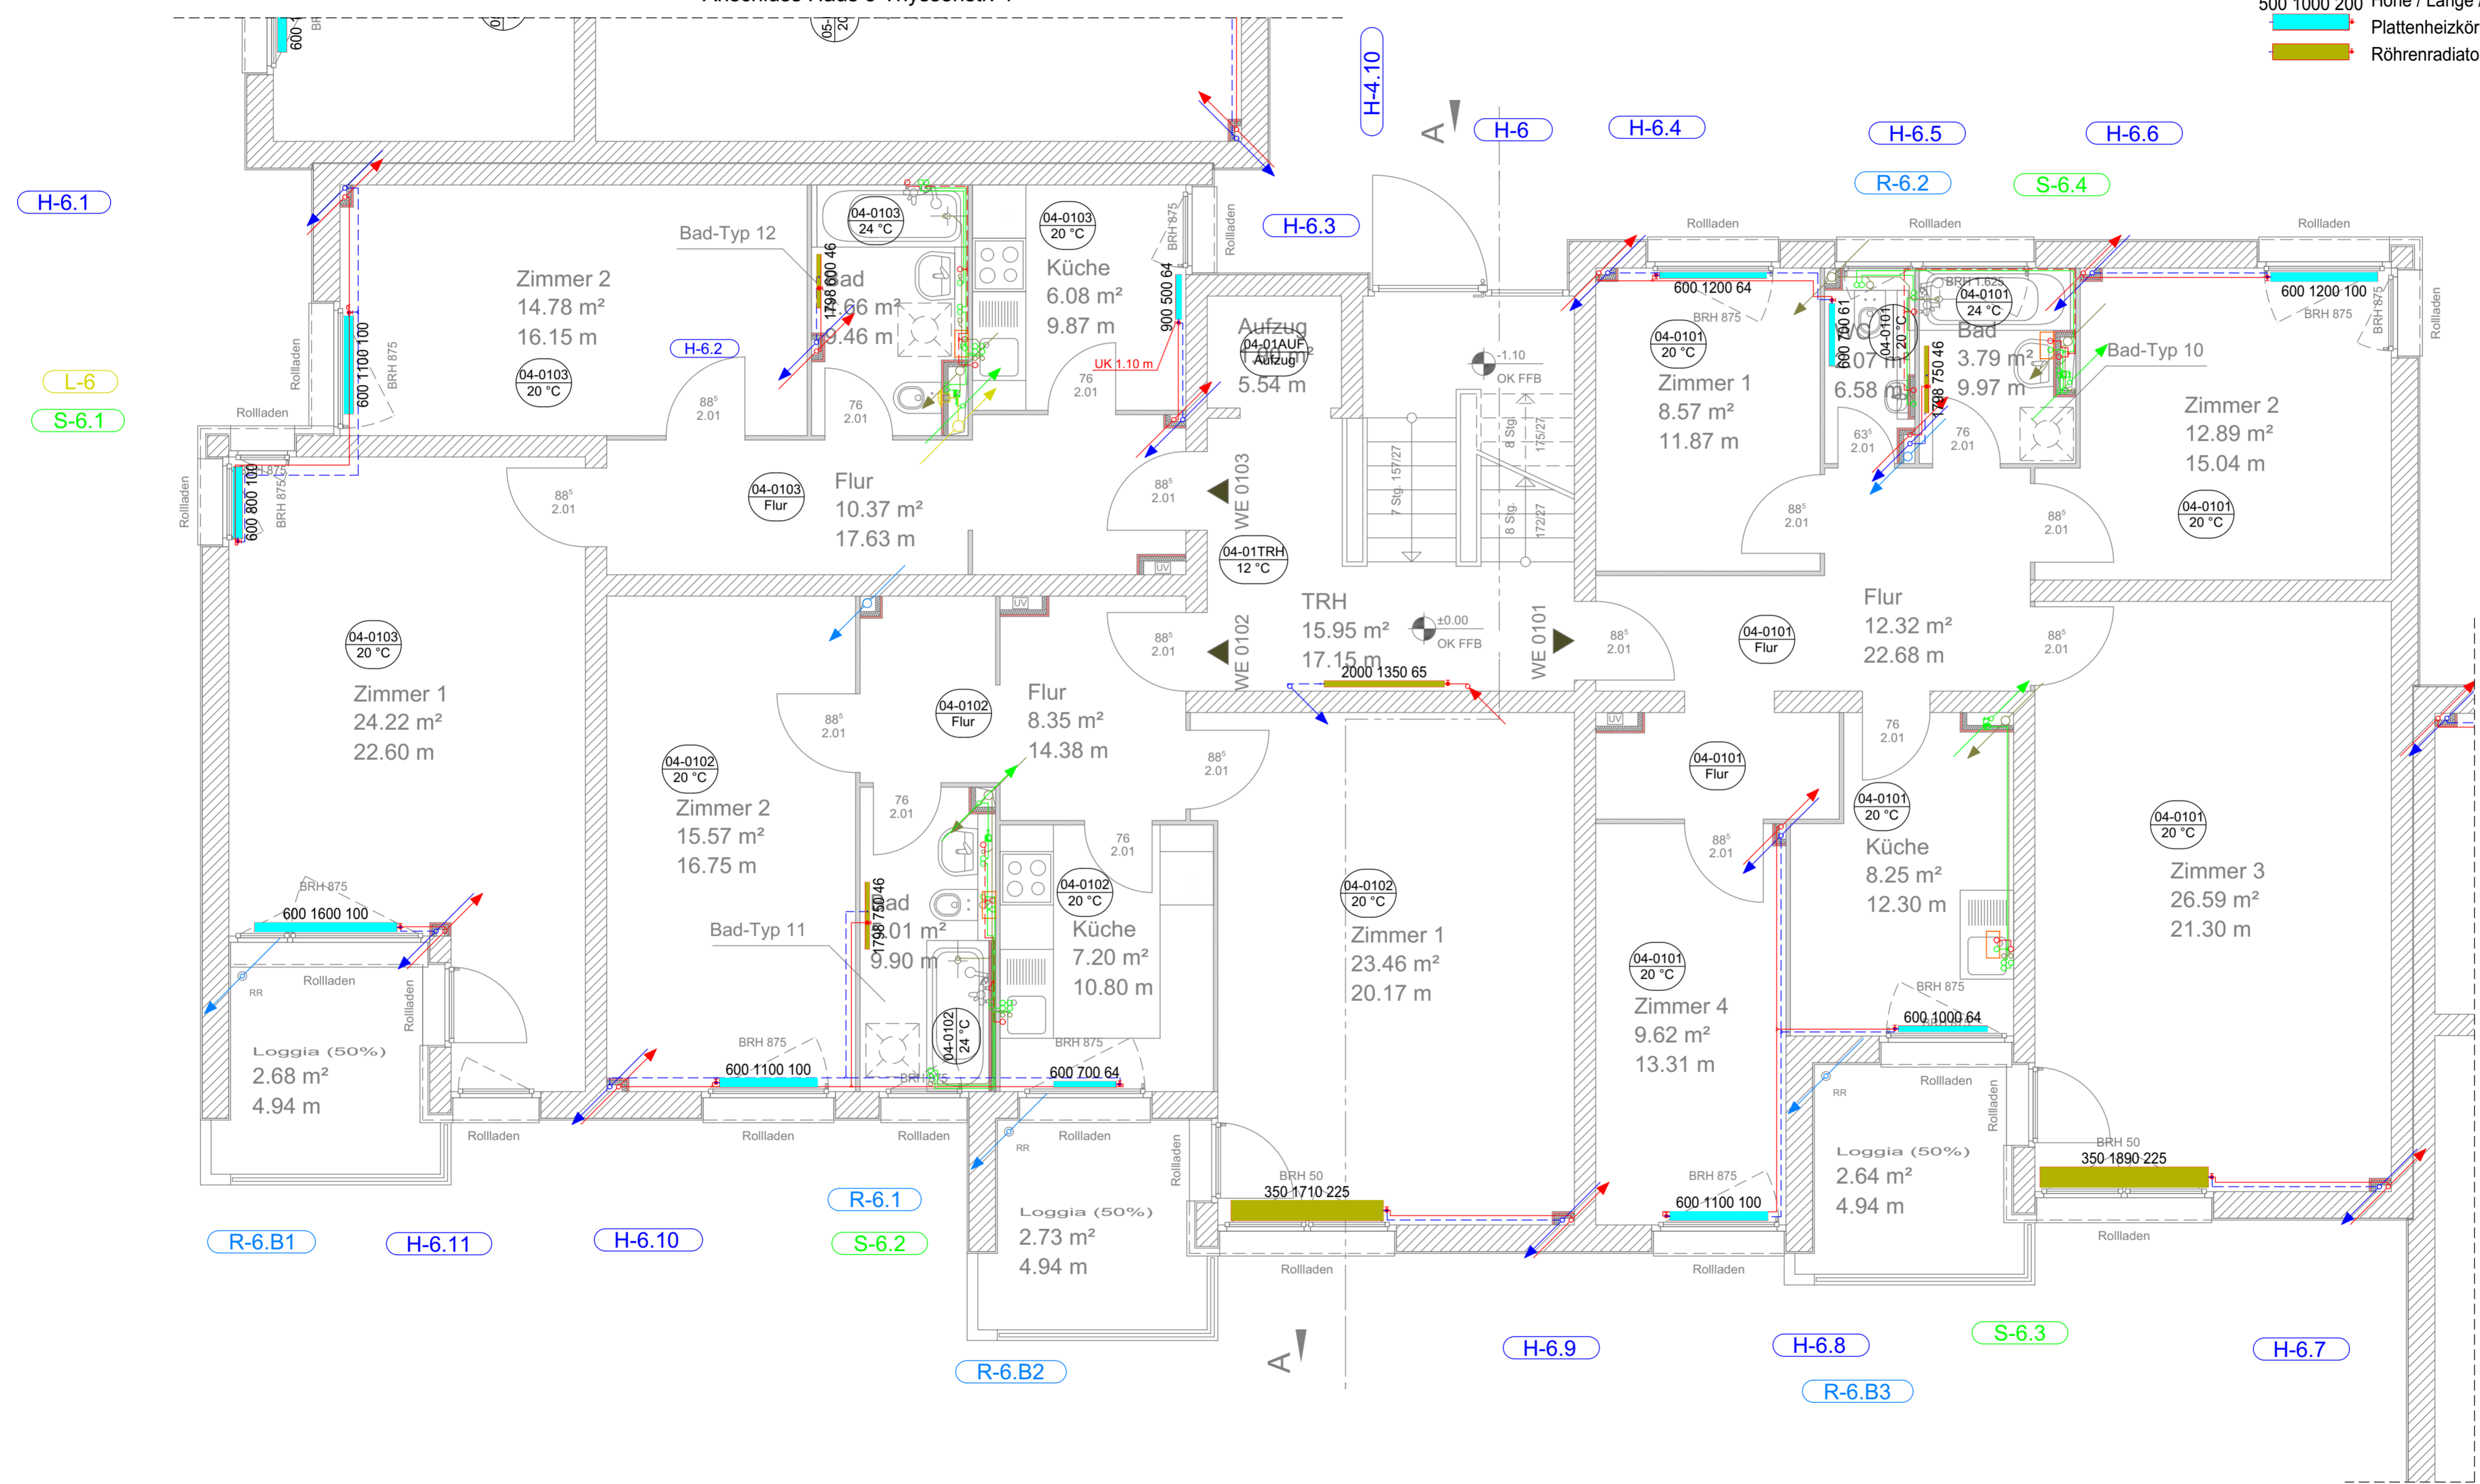

Index	Datum	Bearbeiter	Beschreibung
Auftraggeber:			
HOWOGE			
Wohnungsbaugesellschaft mbH			
Stefan-Heym-Platz 1 10367 Berlin		Tel. 030 / 54641020 Fax 030 / 54641022	
Planung:			
SPP Schütttauf und Persike			
Planungsgesellschaft mbH			
Bausdorfstraße 21 12621 Berlin		Tel. 030 / 56 89 82 00 Fax 030 / 56 89 82 22	
Übersichtsplan			
N			
Bauvorhaben:			
Energetische Sanierung Thyssenstraße			
Thyssenstraße 4-12 in 13407 Berlin			
Phase:			
Ausführungsplanung			
Planbezeichnung:			Haus 4
Thyssenstraße 6			
Grundriss Erdgeschoss			
Heizung, Lüftung, Sanitär			
Proj.Nr.: 10-04-23	Gezeichnet: Brauer	Projektleiter: Meyer	Controlling: Zabel
Maßstab: 1:50	Blattgröße H/B: 420/680	Erstellt: 26.09.2025	Datum Index:
Maßstabsbalken: 0 50 100 150 200cm			
Plan Nr.: X.A.GEG/H4			