


Legende Brandmeldeanlage	
	Druckknopfmelder Bestand
	Multisensormelder (OT) Bestand
	Druckknopfmelder
	Multisensormelder (OT)
	Multisensormelder (OT) Montage im AHD - Bereich
	Brandmeldezentrale (BMZ)
	Feuerwehreinigungs- und Bediensystem
	GK = Gipskarton Decke
	LR = Lochraute Decke
	RA = Rasterdecke 62,5 x 62,5

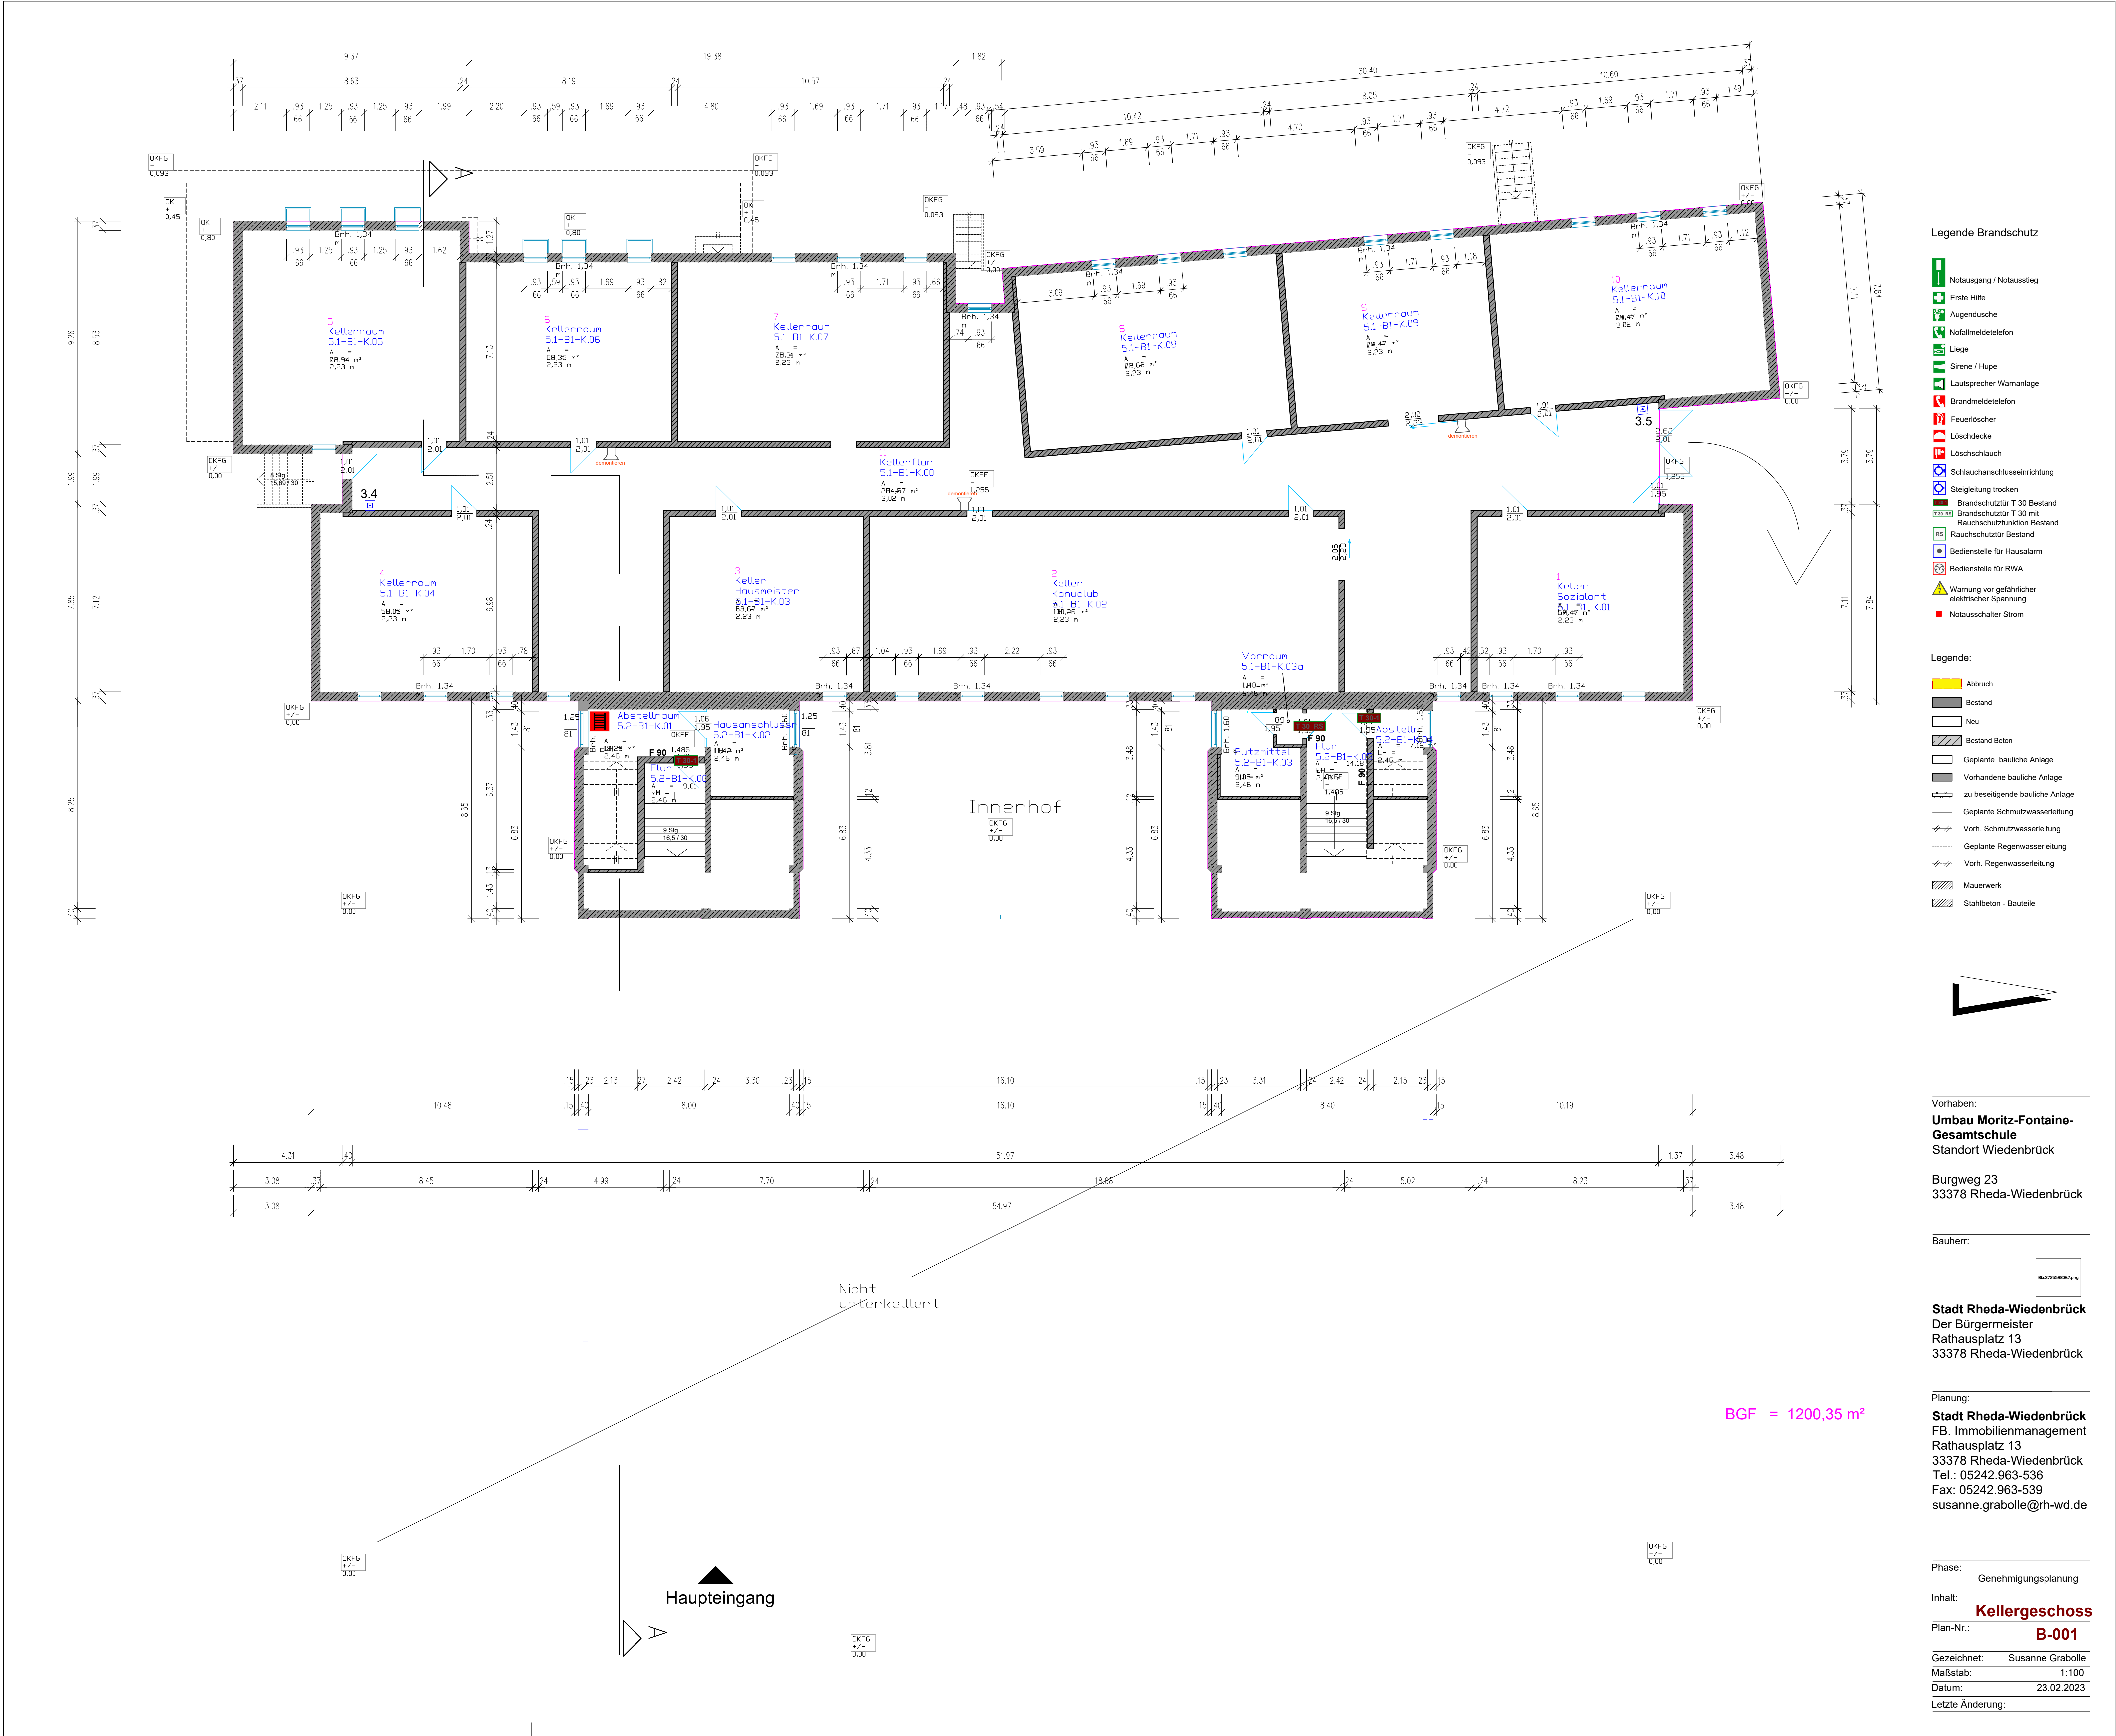

Legende Brandschutz

- Notausgang / Notausstieg
- Erste Hilfe
- Augendusche
- Notfallmeldefunktion
- Liege
- Stiene / Hupe
- Lautsprecher Warnanlage
- Brandmeldefunktion
- Feuerlöscher
- Löschdecke
- Löschschlauch
- Schlauchanschluss-einrichtung
- Steigleitung trocken
- Brandschutz-Tür T-30 Bestand
- Brandschutz-Tür T-30 mit Rauchschuttfunktion Bestand
- Rauchschuttfunktion Bestand
- Bedienstelle für Hausalarm
- Bedienstelle für RWA
- Warnung vor gefährlicher elektrischer Spannung
- Notausschalter Strom


Legende:

- Abbruch
- Bestand
- Neu
- Bestand Beton
- Geplante bauliche Anlage
- Vorhandene bauliche Anlage
- Zu beseitigende bauliche Anlage
- Geplante Schmutzwasserleitung
- Vorh. Schmutzwasserleitung
- Geplante Regenwasserleitung
- Vorh. Regenwasserleitung
- Mauerwerk
- Stahlbeton - Bauteile

Vorhaben:
Umbau Moritz-Fontaine-Gesamtschule
Standort Wiedenbrück

Burgweg 23
33376 Rheda-Wiedenbrück

 Bauherr:



Stadt Rheda-Wiedenbrück
Der Bürgermeister
Rathausplatz 13
33376 Rheda-Wiedenbrück

Planung:
Stadt Rheda-Wiedenbrück
FB, Immobilienmanagement
Rathausplatz 13
33376 Rheda-Wiedenbrück
Tel.: 05242.963-536
Fax: 05242.963-539
susanne.grabolle@rh-wd.de

Phase:

Genehmigungsplanung

Inhalt:

Kellergeschoss
B-001

Gezeichnet: Susanne Grabolle
Maßstab: 1:100
Datum: 23.02.2023
Letzte Änderung:

ACHTUNG - Wichtiger Hinweis zur Bestandsanlage:

- Klingeln und Sirenen müssen zurück gebaut werden.
- Die Verkabelung der gesamten Bestandsanlage ist vollständig zu ersetzen.
- Besondere Aufmerksamkeit gilt den Druckknopfmeldern - auch deren Leitungen müssen erneuert werden!
- Alle Arbeiten müssen fachgerecht und gemäß geltender Normen und Vorschriften ausgeführt werden.

6				
5				
4				
3				
2				
1				
Index	Änderung	Datum	Gez.	
		Diese Zeichnung verbleibt in meinem Eigentum- und Urheberrecht. Sie darf ohne meine schriftliche Zustimmung, auch nicht auszugsweise vervielfältigt, kopiert oder Dritten mitgeteilt oder zugänglich gemacht werden. Alle Rechte für den Fall einer Fälschung oder OH-Entzögerung vorbehalten. Körperliche Beschädigung durch den Empfänger oder Dritter hat zivil- und strafrechtliche Folgen. Sie ist auf Anforderung zurückzugeben. 		
Bauherr:				Bauvorhaben:
Rheda-Wiedenbrück Fachbereich Immobilienmanagement Rathausplatz 13 33376 Rheda-Wiedenbrück				Erneuerung einer Brandmeldeanlage Moritz-Fontaine-Gesamtschule Rheda-Wiedenbrück Burgweg 23 33376 Rheda-Wiedenbrück
Geschoss:				
Kellergeschoss				
Plan-Bez.:				
- Brandmeldeanlage -				
Planungsphase: Ausführungsplanung		Freigabevermerk:		
Letzte Bearb:	16.07.2025	Maßstab:	1:100	
Bearbeiter:		Blattgröße:	A0	
Projekt Nr.:	23080	Plan Nr.:	23080-05-E-KG-00	