


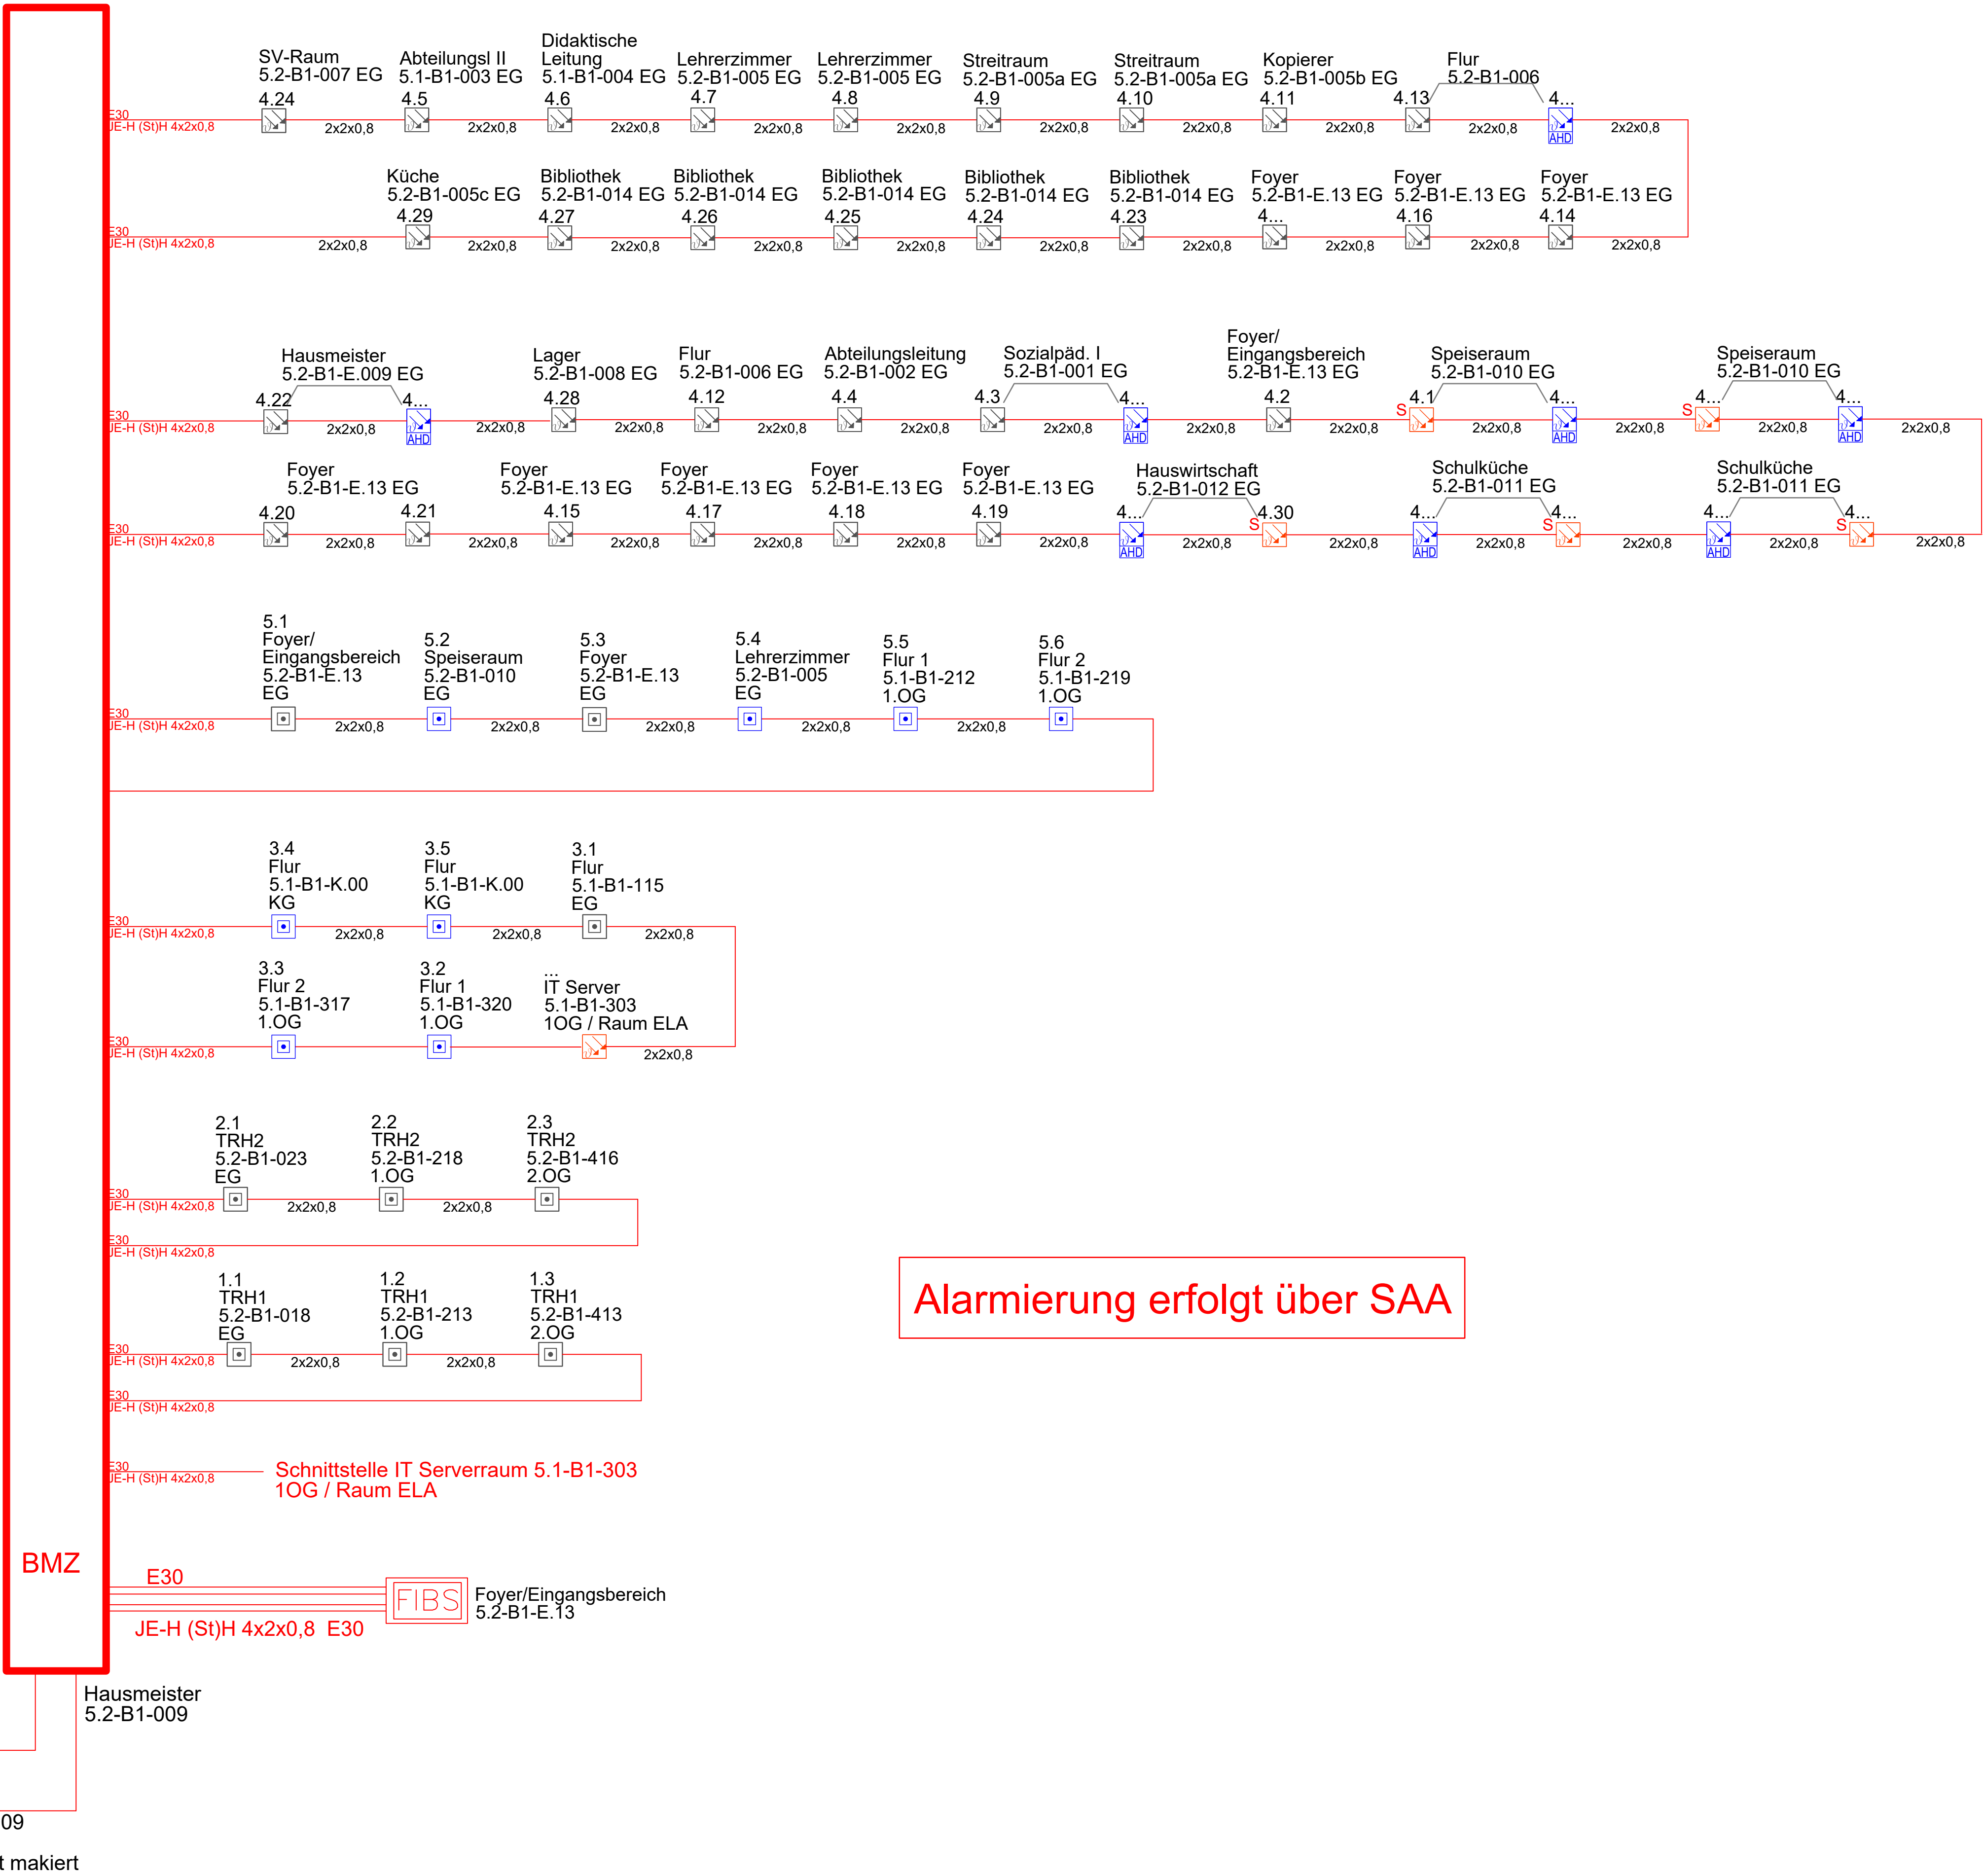

Legende Brandmeldeanlage			
	Druckknopfmelder Bestand		Brandmelderzentrale (BMZ)
	Druckknopfmelder		Feuerwehrinformations- und Bediensystem
	Kombination Multisensormelder (OPT) mit akustischem Signalgeber Bestand		
	Multisensormelder (OPT) Bestand		
	Multisensormelder (OPT)		
	Smart 4 Multisensormelder		
	Multisensormelder (OT) Montage im AHD - Bereich		


ACHTUNG - Wichtiger Hinweis zur Bestandsanlage:

- Klingeln und Sirenen müssen zurück gebaut werden.

- Die Verkabelung der gesamten Bestandsanlage ist vollständig zu ersetzen.

- Besondere Aufmerksamkeit gilt den Druckknopfmeldern - auch deren Leitungen müssen erneuert werden!

Alle Arbeiten müssen fachgerecht und gemäß geltender Normen und Vorschriften ausgeführt werden.

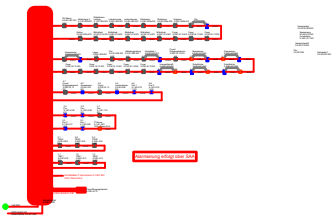05	.	.	.
04	.	.	.
03	.	.	.
02	.	.	.
01	.	.	.
Index	Änderung	Datum	Gez.
		Diese Zeichnung verbleibt in meinem Eigentums- und Unberecht. Sie darf ohne meine schriftliche Zustimmung, auch nicht auszugsweise vervielfältigt, kopiert oder Dritten mitgeteilt oder zugänglich gemacht werden. Alle Rechte für den Fall einer Patenterteilung oder DM-Eintragung vorbehalten. Widersetzliche Benutzung durch den Empfänger oder Dritter hat zivil- und strafrechtliche Folgen. Sie ist auf Anforderung zurückzugeben.	
			
Bauherr:		Bauvorhaben:	
 Rheda-Wiedenbrück Fachbereich Immobilienmanagement Rathausplatz 13 33378 Rheda-Wiedenbrück		Erneuerung einer Brandmeldeanlage Moritz-Fontaine-Gesamtschule Rheda-Wiedenbrück Burgweg 23 33378 Rheda-Wiedenbrück	
Geschoss: KG-2.OG			
Plan-Bez.: - Schema Brandmeldeanlage -			
Planungsphase: Ausführungsplanung		Freigabevermerk:	
Letzte Bearb.: 16.07.2025	Maßstab: 1 : 100		
Bearbeiter: ...	Blattgröße: A0		
Projekt Nr.: 23080	Plan Nr.: 23080-05-E-S1-00		