


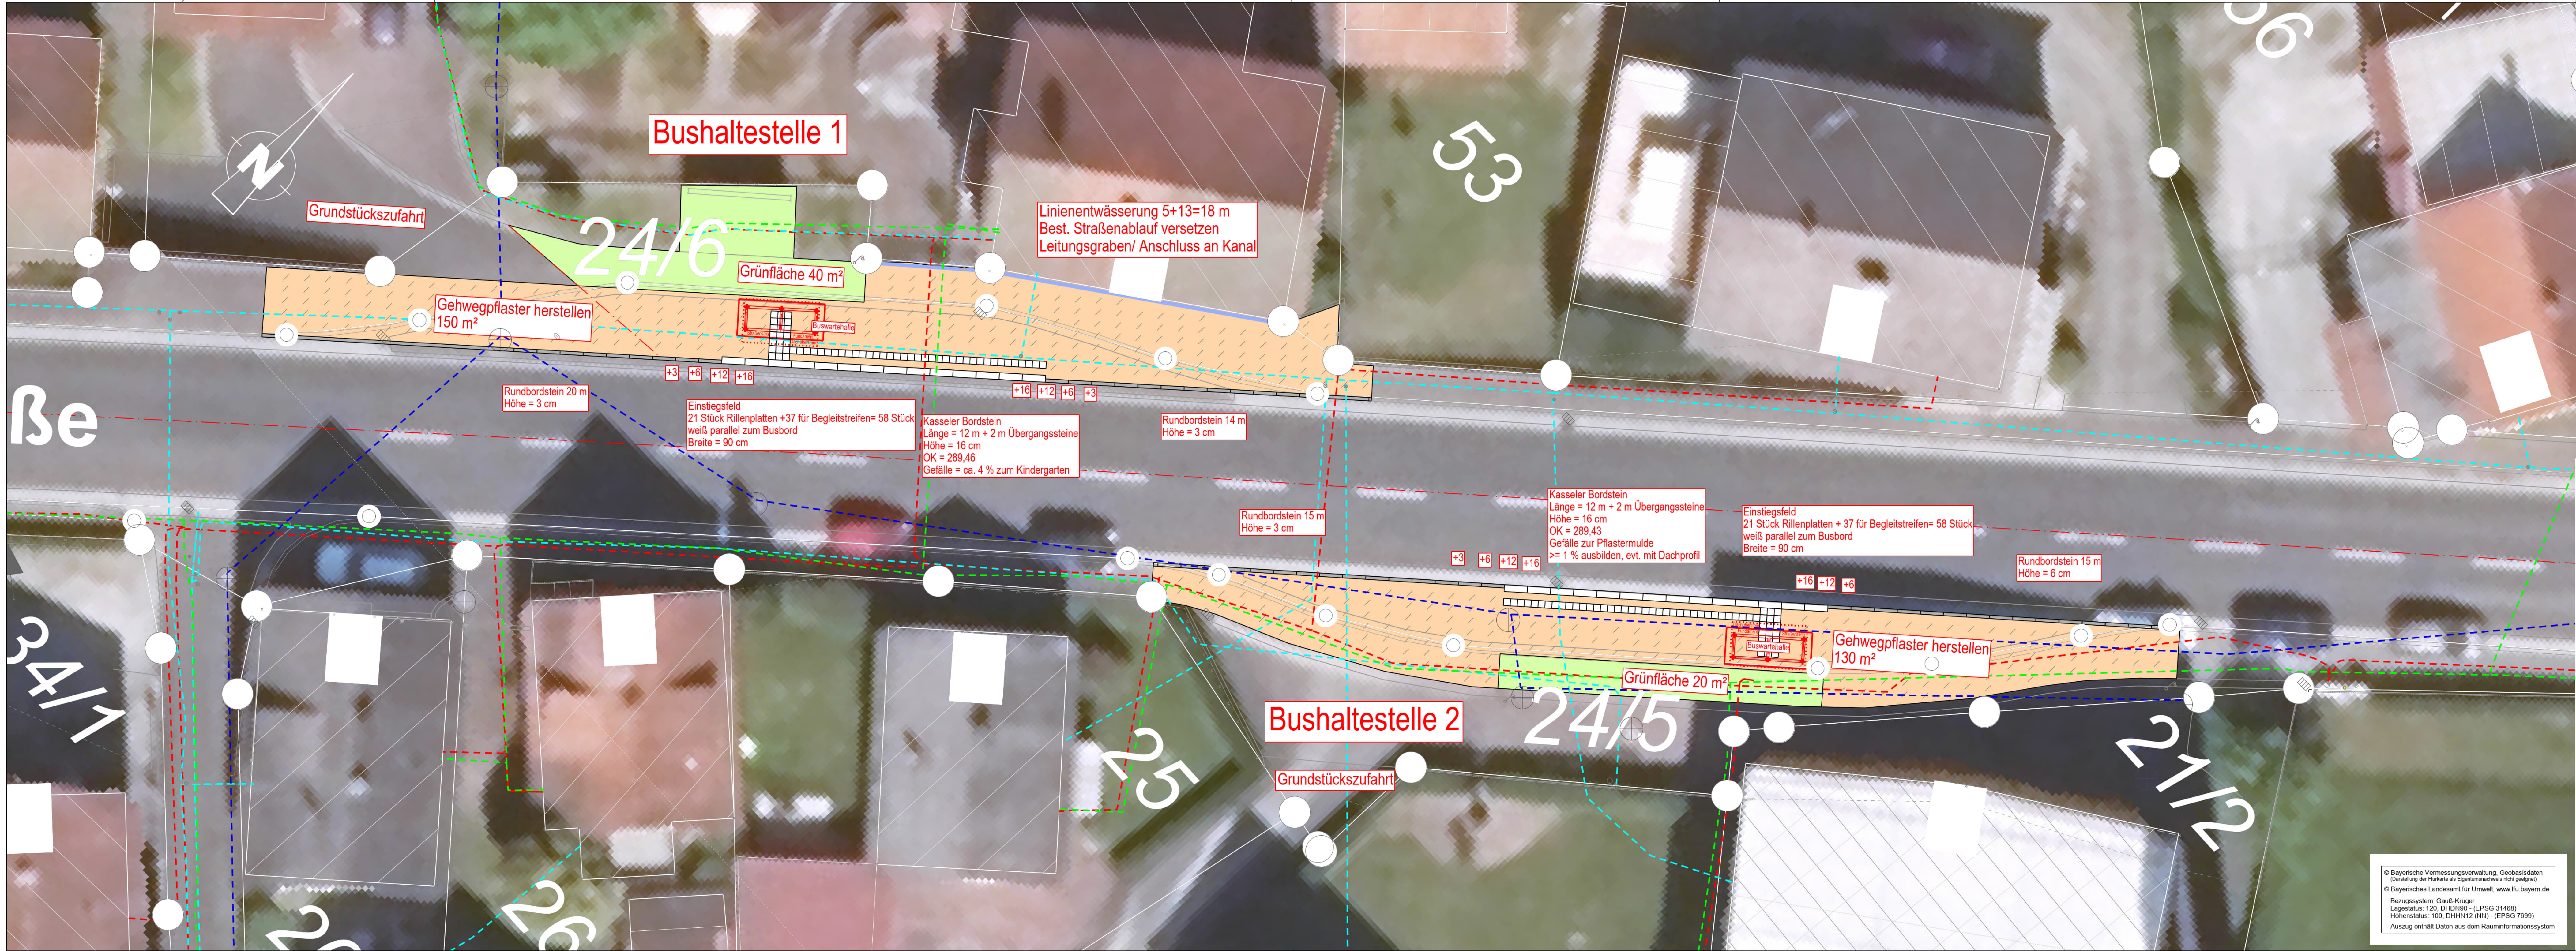

Zeichenerklärung

Versorgungseinrichtungen

vorhanden

Kanalleitung

Wasserleitung

Gasleitung

Stromleitung

Staatliches Bauamt Schweinfurt			bearbeitet:	03.12.2024	Happ
Mainberger Straße 14 97422 Schweinfurt			gezeichnet:		
			geprüft:		
Tel.: 09721/203-0, Fax 09721/203-402, E-Mail: poststelle@stsbaw.bayern.de		PSP Nr.:			
		W/Stassenbau05_(TWOInternS2)t Projekt: 2289m_Wernarz-Badbrückenau LA_100_Bushaltestellen_Bau_mit_LEITUNGEN			
Nr.	Art der Änderung		Datum	Zeichen	

AUSSCHREIBUNG

Straßenbauverwaltung Freistaat Bayern		Unterlage / Blatt-Nr.: 16/1
Staatliches Bauamt Schweinfurt		Detaillageplan
Straße / Abschn.-Nr. / Station:		Bushaltestellen Wernarz
PROJIS-Nr.:		Kindergarten - Kirche (1+2)
St 2289, Zeitlofs - Bad Brückenau		Maßstab: 1 : 100
Erneuerung Wernarz - Staatsbad Brückenau		
Abschnitt 160, Station 0,328 - Abschnitt 160, Station 1,483 = 1.155 m		
aufgestellt: Staatliches Bauamt Schweinfurt		
Arnold, Bauamt Schweinfurt, den 15.01.2025		

© Bayerische Vermessungsverwaltung, Geobasisdaten
(Darstellung der Flurkarte als Eigentumsnachweis nicht geeignet)
© Bayerisches Landesamt für Umwelt, www.lfu.bayern.de
Bezugssystem: Gauß-Krüger
Lagestatus: 120, DHDN90 - (EPSG 31468)
Höhenstatus: 100, DHHN12 (NN) - (EPSG 7699)
Auszug enthält Daten aus dem Rauminformationssystem