


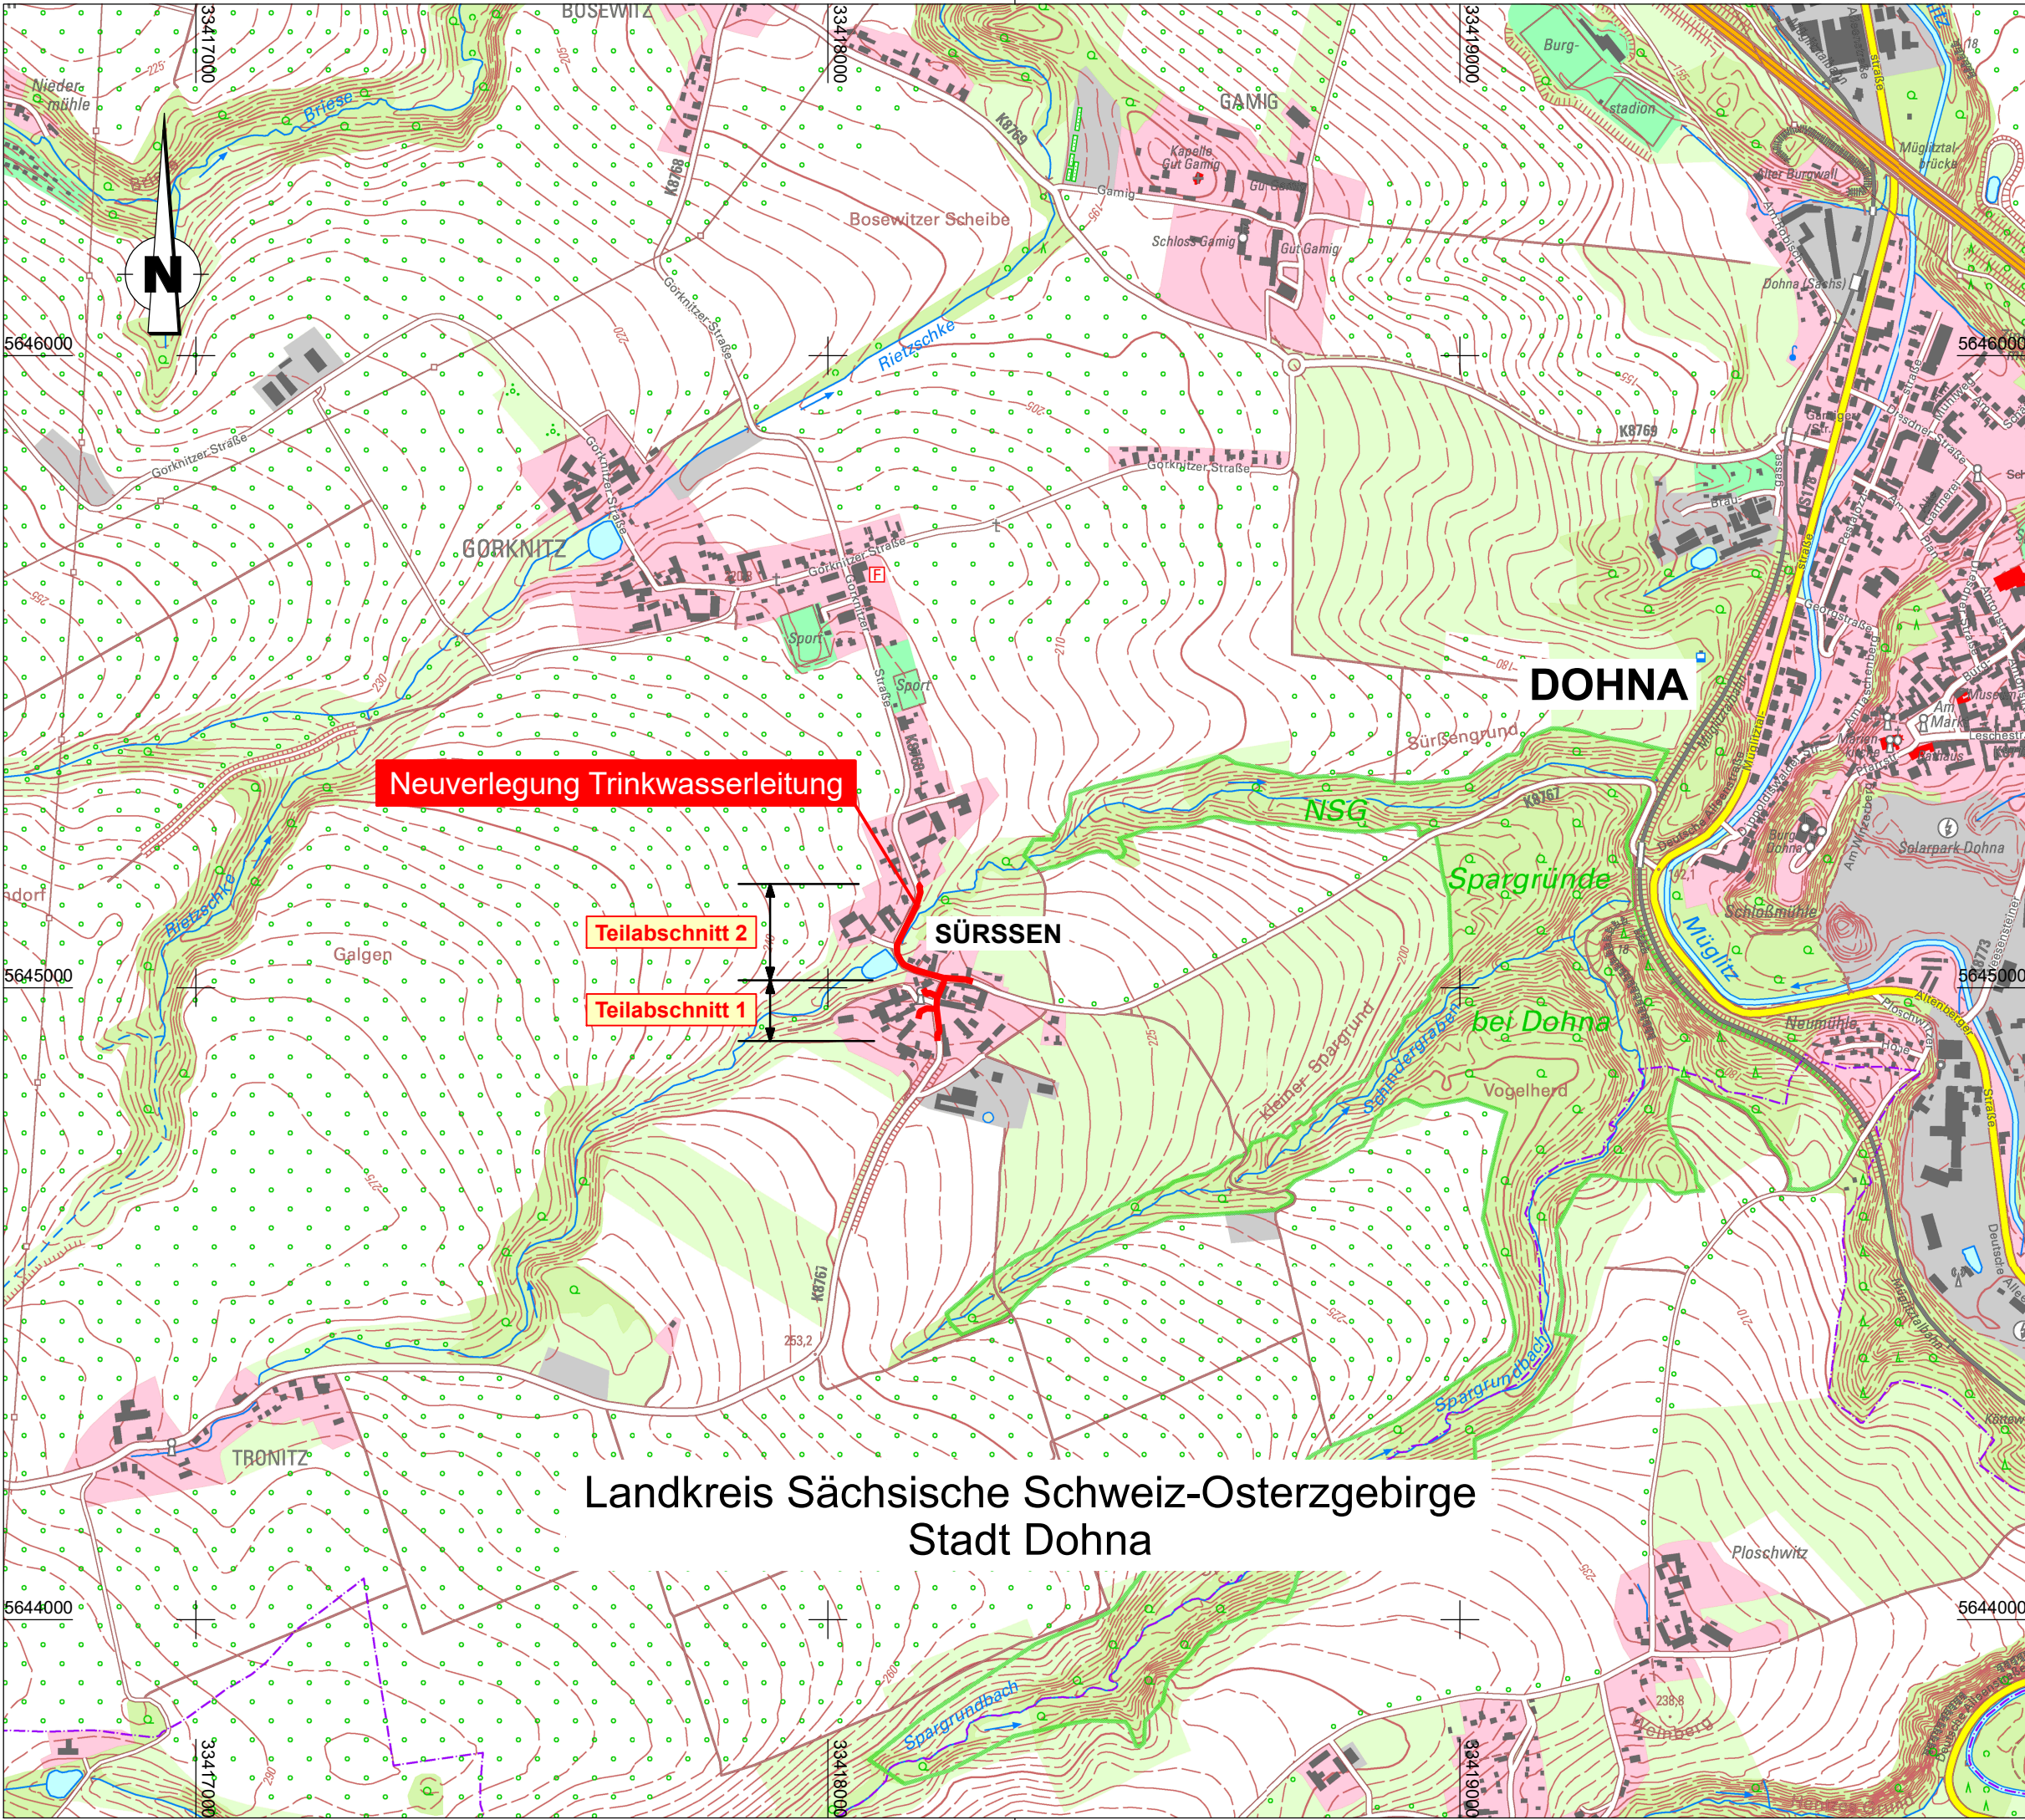

Zeichenerklärung

Planung

Baumaßnahme

NUR GÜLTIG FÜR DIE AUSSCHREIBUNG

Nr.	Art der Änderung	Datum	Name

 Zweckverband Wasserversorgung Pirna/Sebnitz Markt 11 01855 Sebnitz	ANERKANNT BAUHERR: gez.
Ausführungsplanung	Übersichtslageplan
K 8768/ K 8767 Ausbau OD in 01809 Dohna, OT Sürßen 2. TA Neuerlegung Trinkwasserleitung	Unterlage: 2 Blatt: 1
Lagebezug: ETRS89, UTM 33 Höhenbezug: DHHN2016	Maßstab: 1 : 10.000