


P:\2023\208307_Abwaergeroeng_Suedheide\00-Lageplan\00-LP01-a.dwg

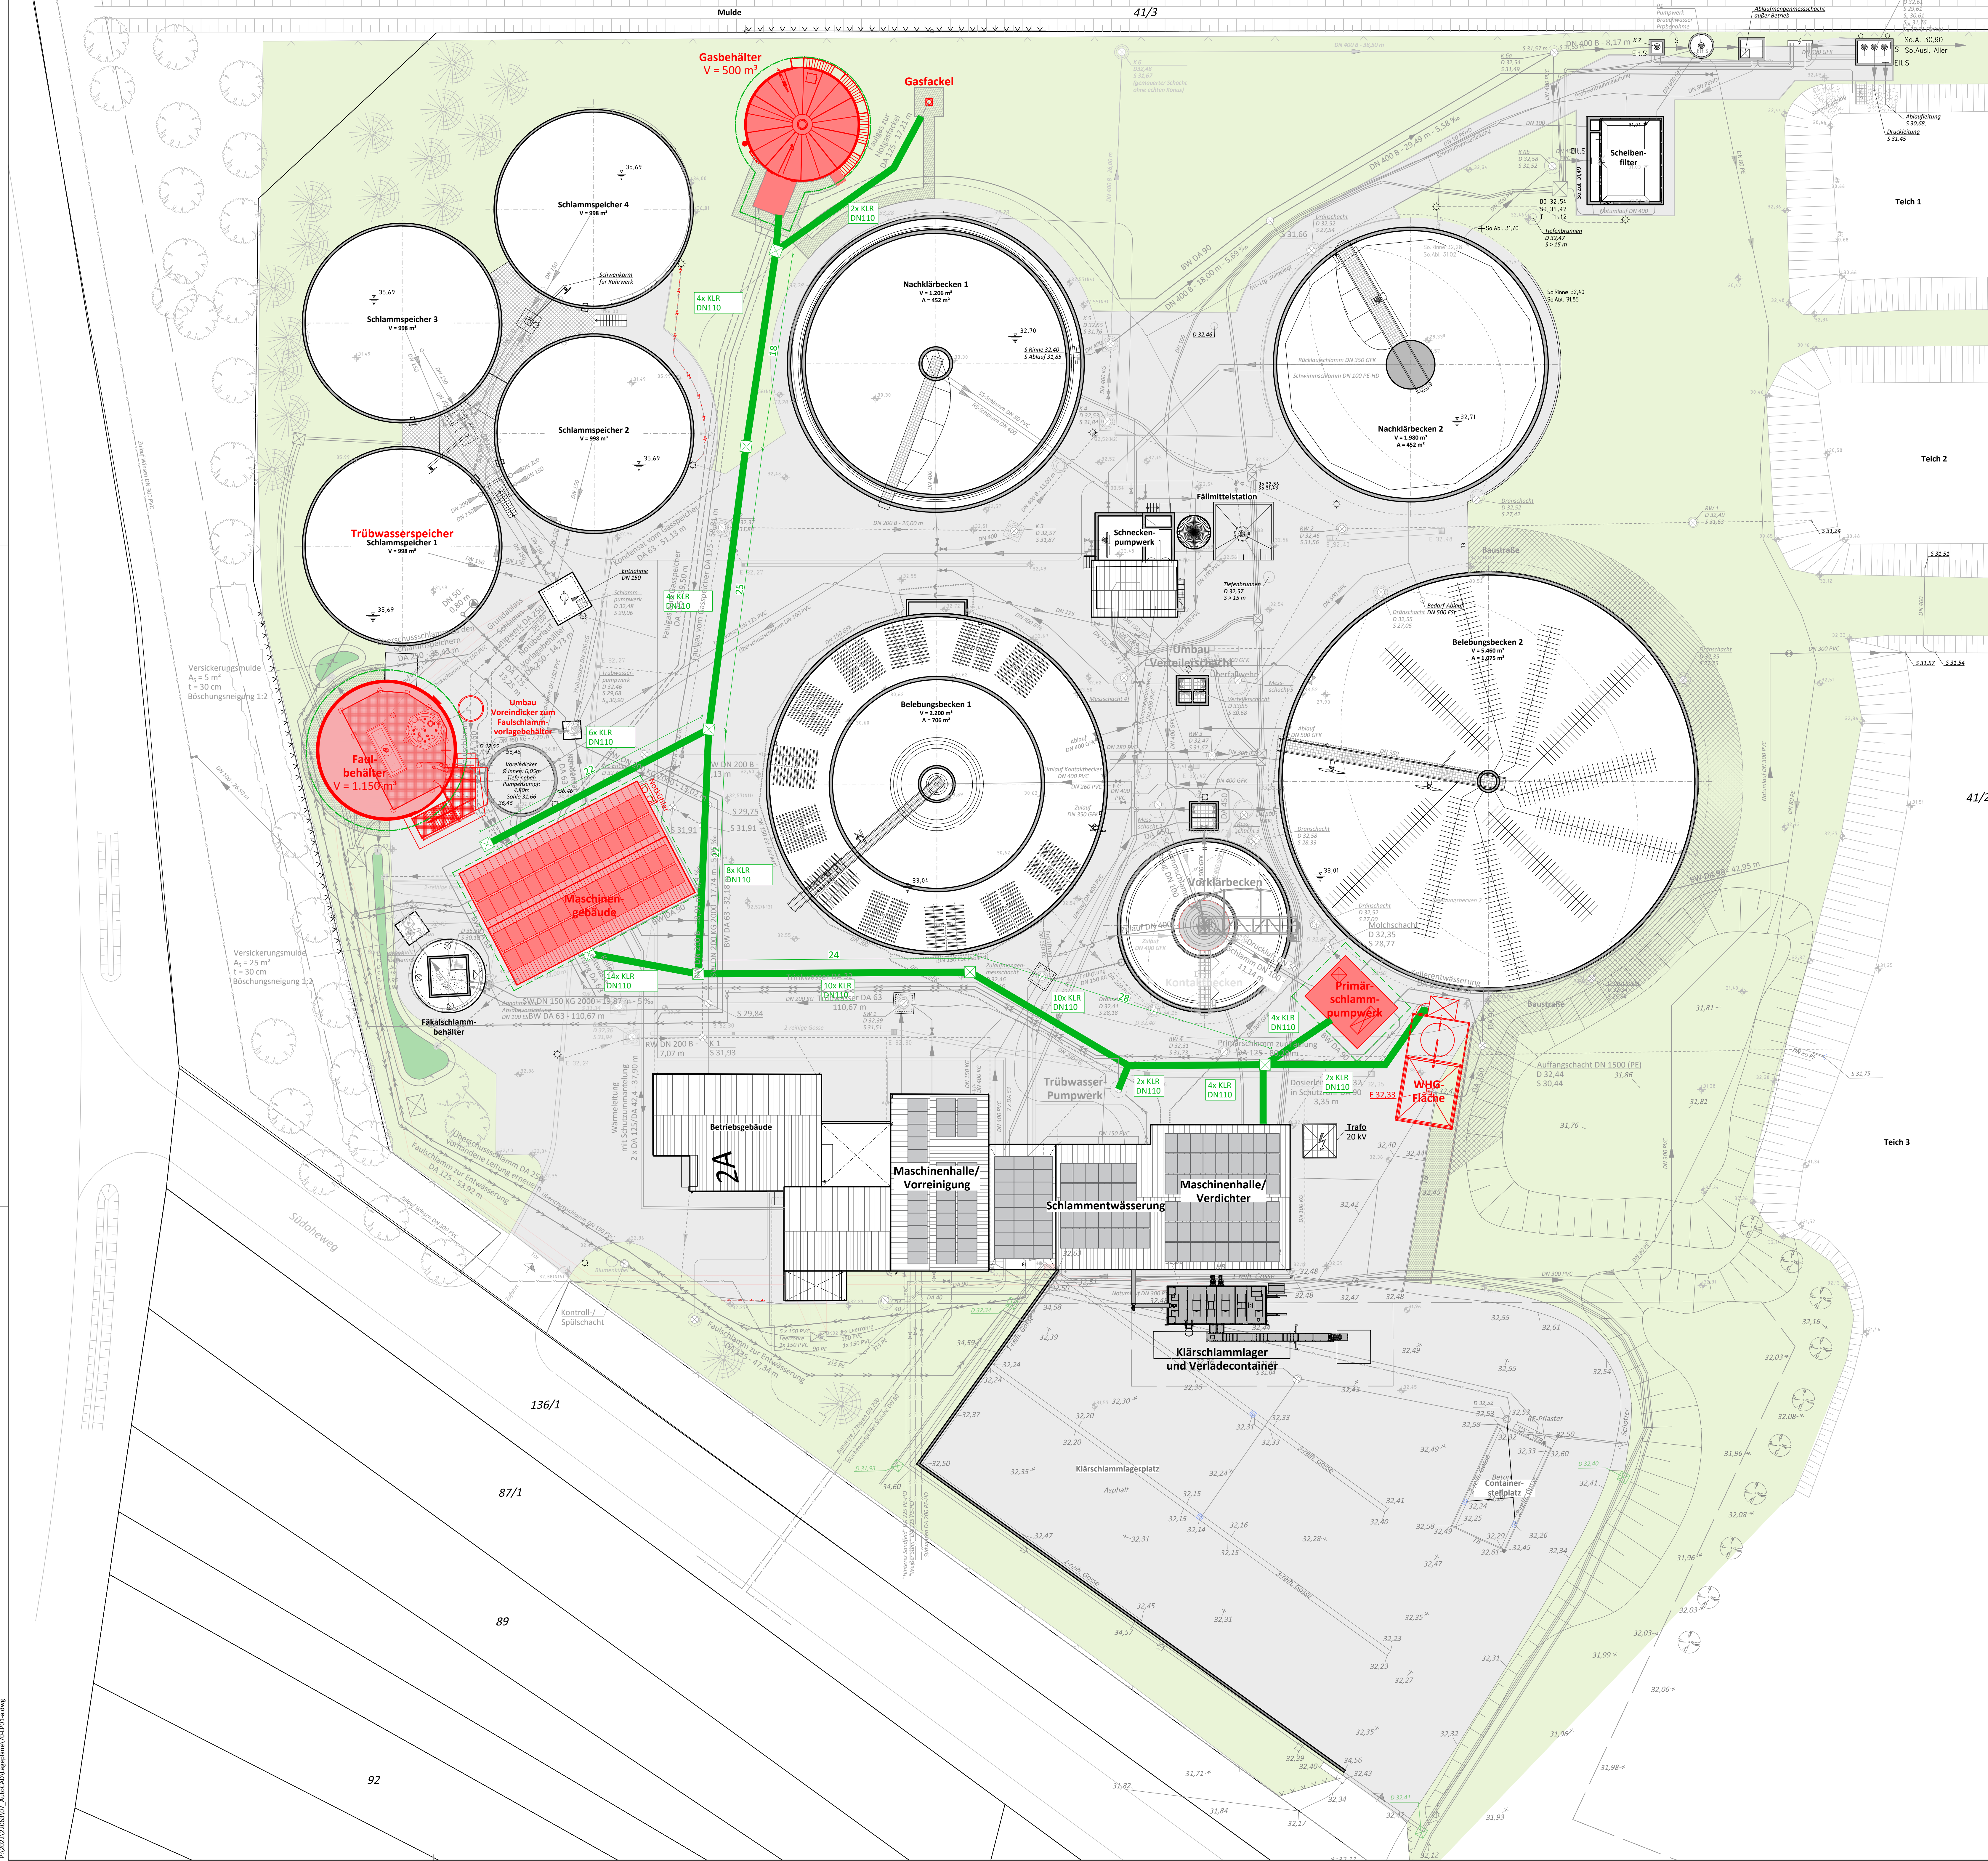

Zeichenerklärung

Bestand

- Schleber
- Pumpe
- Straßenknie
- Beleuchtung
- Laubbaum
- Nadelbaum

Bestand Kanäle/Leitungen

- Strom-/Kabeltrasse
- Leerrohr
- Brauchwasser
- Trinkwasser
- Druckkloleitung
- Drainageleitung
- stillegelegte Leitungen

- Gasleitung
- Schmutzwasserkanal
- Druckkloleitung
- Schlammleitung
- Trübwasser
- Riegwasserkanal
- Kabeltrasse
- Kabelschacht

Planung

- Trübwasser
- RW-Kanal
- SW-Kanal
- Füllgas
- Pflasterfläche
- Baustraße
- Brauchwasser
- Schlammleitungen
- Wärmeleitungen
- Kondensat
- Trinkwasser
- Fällmittel
- Rückbau
- Kabelrohrtrasse - bauzeitl.

Plangrundlagen:

Bestand nach Erweiterung 2009/2010	
Rohrleitungen, Plan: 9AK1A101, Stand: 02.11.2010	
Kabeltrassen, Plan: 9AK1A101, Stand: 10.11.2010	
Grundlage: P01	
Baumaßnahmen 2014-2017	
Umwertung Brauchwasserleitungen, Umwertung SW-Druckrohrleitung Winsen, Umbau der mechanischen Reinigungsstufe, Neuerlegung Abkühlleitung	
Grundlage: Aufmaßskizzen, örtliche Entmessungen	
Baumaßnahmen 2018	
Klärschlammagerplatz	
Neuermessung	
Stand: 19.11.2020	

Bemerkung: Für die Richtigkeit und Vollständigkeit der Bestandsdaten wird keine Gewähr übernommen. Ein Abgleich vor Ort hat nicht stattgefunden.

a	Erstausgabe	05.02.2026
Nr.	Index	Datum

Abwasserentsorgung Südheide GmbH & Co. KG

Erweiterung der Kläranlage Winsen (Aller)

Ausführungsplanung

Lageplan Maschinentechnik

aufgestellt:

Abwasserentsorgung Südheide GmbH

Maßstab: 1:200

bearbeitet:

gezeichnet:

Registrier-Nr.:

22063-70-LP01-MT-a

Grundplan:

UTM

GAZ

GAZ

GAZ