


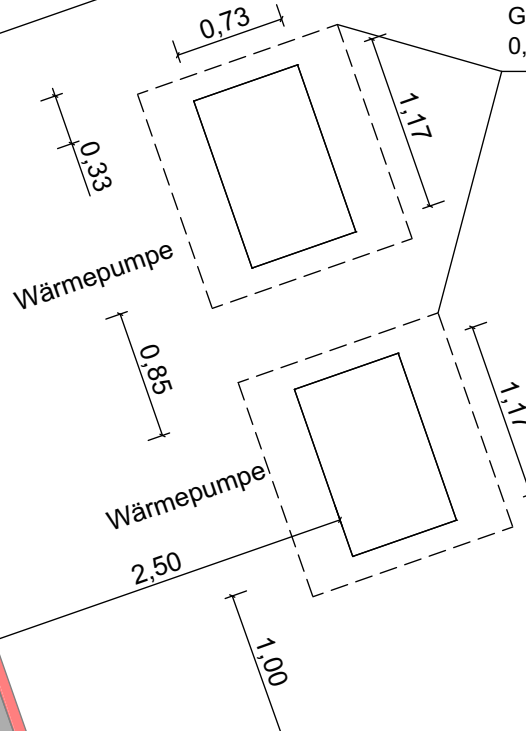


Optionale Schalldämmhauben
H/B/T= 1880x1400x1500
Gem. Schall-Gutachten nicht erforderlich.
0,5 m Abstand zwischen den Schallschutzhauben



Index	Datum	Bearbeiter	Beschreibung

Auftraggeber:
**degewo Köpeniker
Wohnungsgesellschaft mbH**
Potsdamer Straße 60
10785 Berlin
Tel. 030 / 26485 0
Fax 030 / 26485 4320

Planung:
SPP Schütttauf und Persike
Planungsgesellschaft mbH
Bauesdorferstraße 21
12621 Berlin
Tel. 030 / 56 89 82 00
Fax 030 / 56 89 82 22

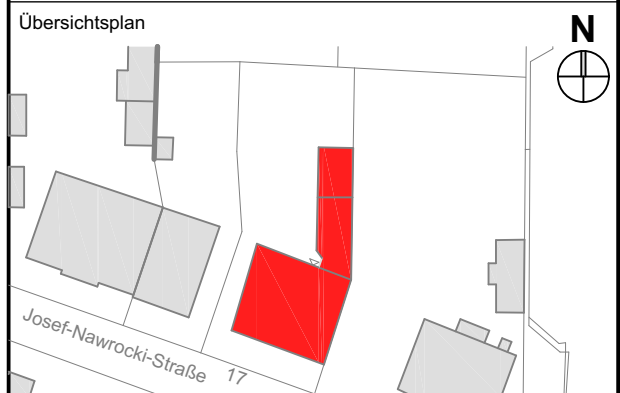

Bauvorhaben:
**Modernisierung und Instandsetzung
WIE 71409**
Josef-Nawrocki-Str. 17
12587 Berlin

Phase:
Ausführungsplanung

Planbezeichnung:
**Grundriss Erdgeschoss
Heizung, Sanitär, Elektro**

Proj. Nr.: 081-02-25	Gezeichnet: S. Brauer	Projektleiter: C. Meyer	Controlling: Gärtner / Kerger
Maßstab: 1:50	Blattgröße H/B: 420/780	Erstellt: 02.01.2026	Datum Index:
Maßstabsbalken: M 1:50			

Plan Nr.:
71409_X.A.GEG_Grundriss EG

Legende

Heizung
(H-1) Steigenummer Heizung
— Vorlauf Bestand
--- Rücklauf Bestand

Sanitär
(S-1) Steigenummer Sanitär
— Trinkwasser kalt Bestand
--- Trinkwasser warm NEU als kalt // NEU / Bestand
--- Trinkwasser warm NEU / Bestand
--- Schmutzwasser Bestand
--- Gasleitung Rückbau
XX Absperrventil NEU / Bestand
Wasserzähler NEU / Bestand

Elektro
(E-1) Steigenummer Elektro
— Kabelkanal
E Anschluss Durchlaufheizer
Herdanschlussdose