



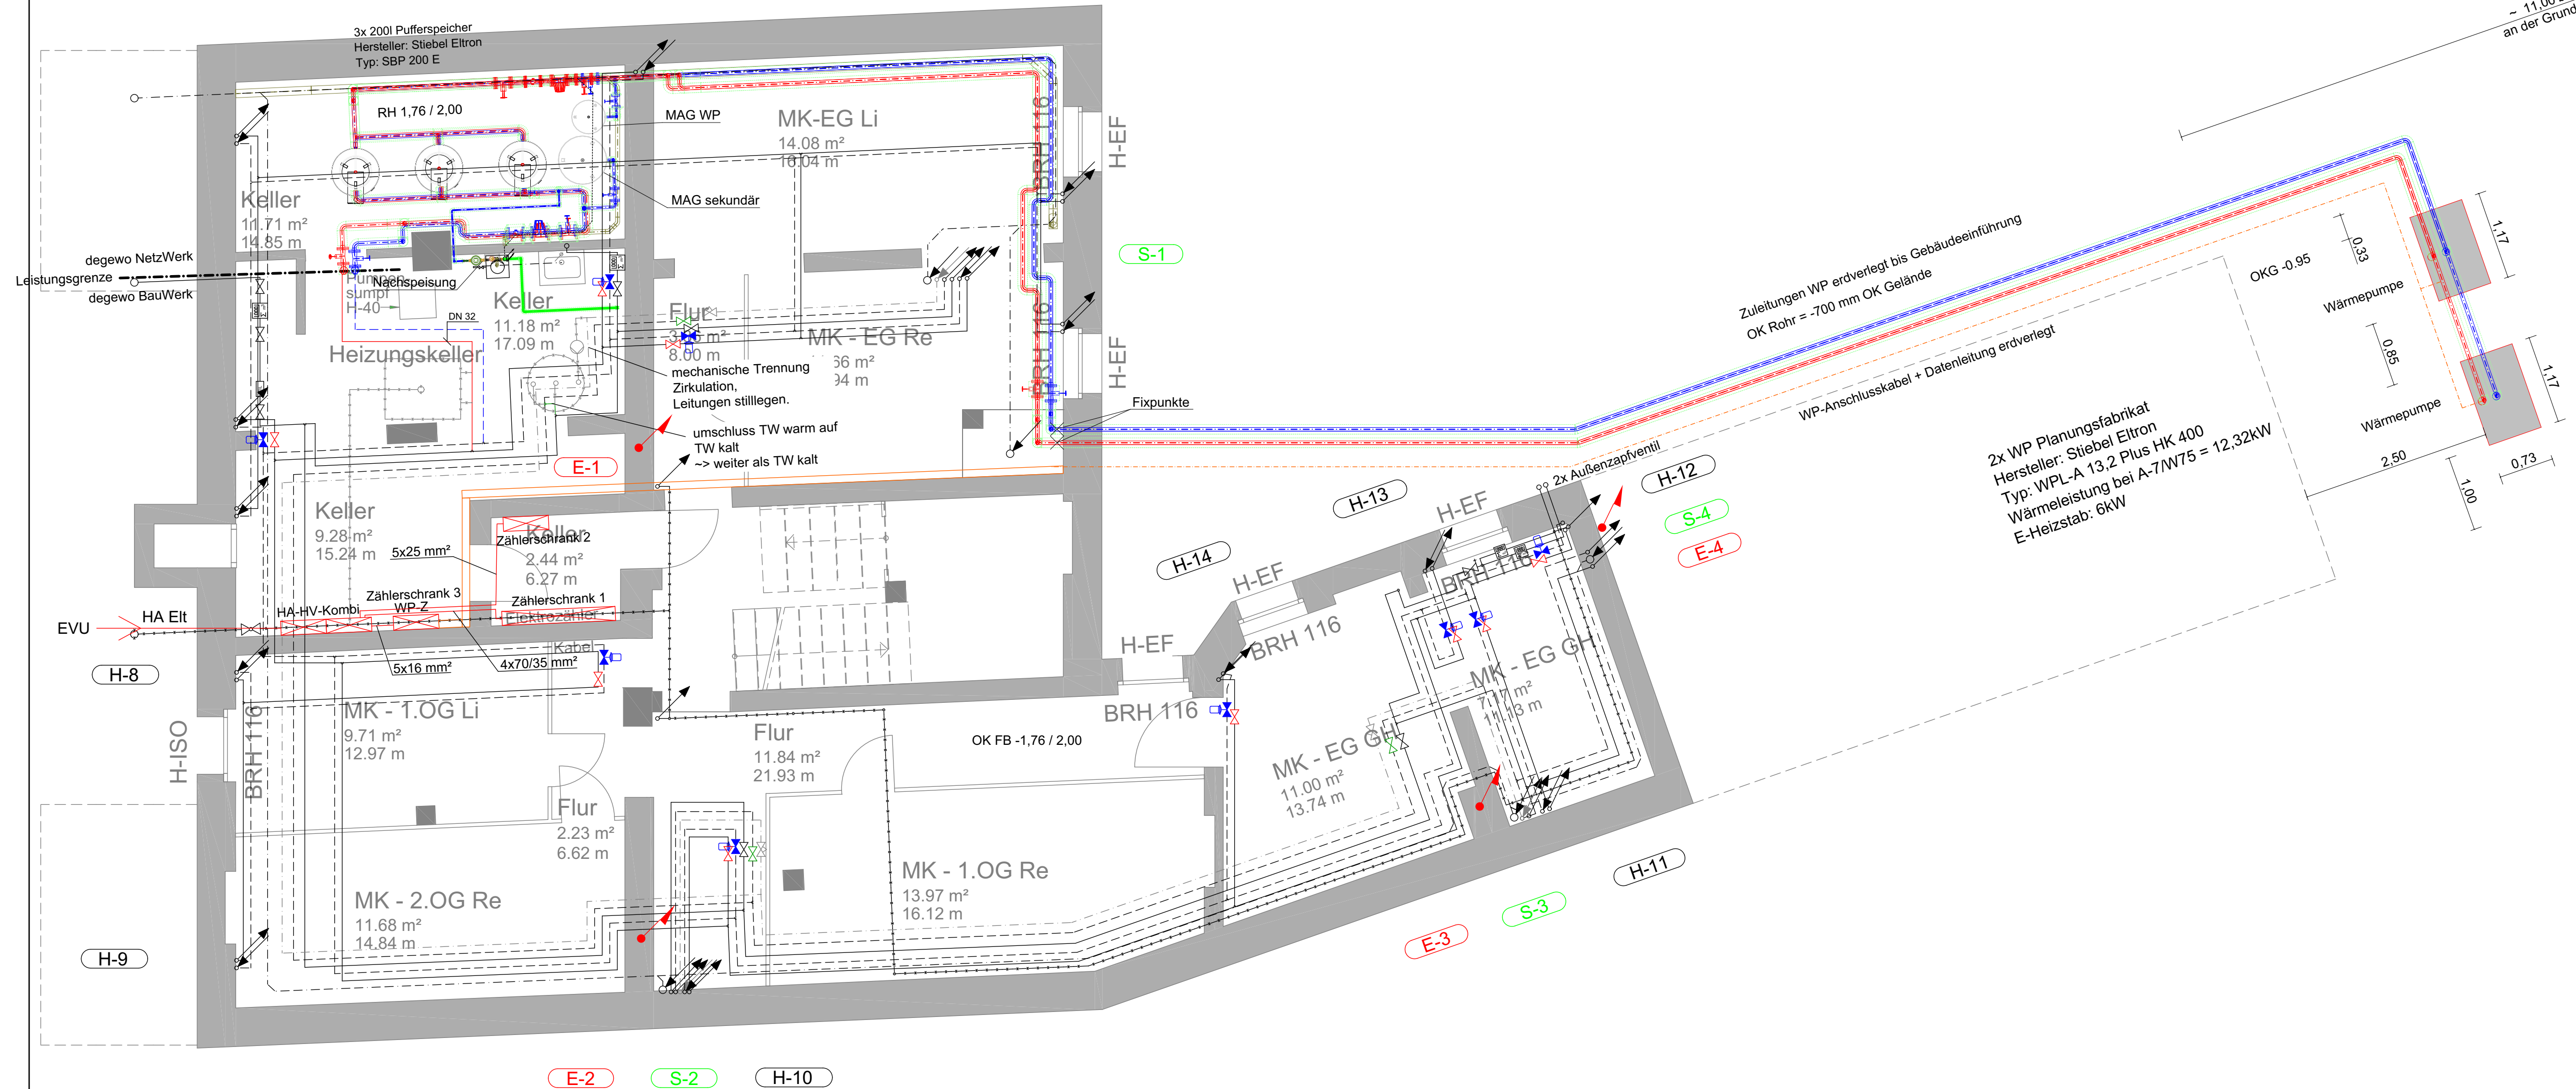

Zuleitungen WP erdverlegt bis Gebäudeeinführung
OK Rohr = -700 mm OK Gelände

WP-Anschlusskabel + Datenleitung erdverlegt

2x WP Planungsfabrikat
Hersteller: Stiebel Eltron
Typ: WPL-A 13,2 Plus HK 400
Wärmeleistung bei A-7/M75 = 12,32kW
E-Heizstab: 6kW

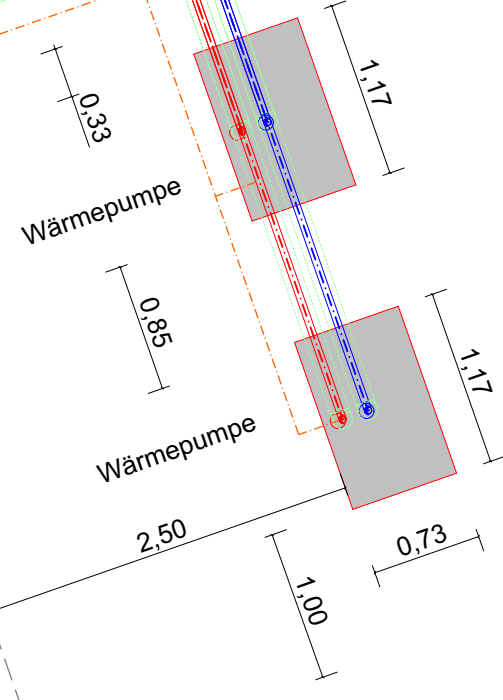

~ 11.00 bis zur Mauer
an der Grundstücksgrenze

Legende

- | | | |
|--|---|---|
| Heizung
(H-1) Steigenummer Heizung
— Vorlauf Bestand
--- Rücklauf Bestand
--- Vorlauf NEU
--- Rücklauf NEU
XX Absperr-/ Regulierventil NEU
--- Vorlauf Wärmepumpe
--- Rücklauf Wärmepumpe | Sanitär
(S-1) Steigenummer Sanitär
— Trinkwasser kalt Bestand
--- Zirkulation wird stillgelegt
--- Trinkwasser warm NEU als kalt
--- Schmutzwasser Bestand
--- Gasleitung -> demonstrieren
XX Absperrventil NEU / Bestand | Elektro
(E-1) Steigenummer Elektro
--- Kabel/Steuerleitung WP
--- Kabeltrasse |
|--|---|---|

01	02.03.2026	Brauer	Erg. Fixpunkt, Nachspeisung
Index	Datum	Bearbeiter	Beschreibung
Auftraggeber: degewo Köpeniker Wohnungsgesellschaft mbH Potsdamer Straße 60 10785 Berlin Tel. 030 / 26485 0 Fax 030 / 26485 4320			
Planung: SPP Schütttauf und Persike Planungsgesellschaft mbH Bausdorfstraße 21 12621 Berlin Tel. 030 / 56 89 82 00 Fax 030 / 56 89 82 22			
Übersichtsplan Josef-Nawrocki-Str. 17			
Bauvorhaben: Modernisierung und Instandsetzung WIE 71409 Josef-Nawrocki-Str. 17 12587 Berlin			
Phase: Ausführungsplanung			
Planbezeichnung: Grundriss Kellergeschoss Heizung, Sanitär, Elektro			
Proj.Nr.: 081-02-25	Gezeichnet: S. Brauer	Projektleiter: C. Meyer	Controlling: Gärtner / Kerger
Maßstab: 1:50	Blattgröße H/B: 420/780	Erstellt: 02.01.2026	Datum Index: 05.03.2026
Maßstabsbalken: M 1:50 0 50 100 150 200 250cm			
Plan Nr.: 71409_X.A.GKG/a_Grundriss KG			