


LEGENDE

Elektrogerät	<ul style="list-style-type: none"> ▼ Leitung/Kabel 3x2,5mm² einseitig ausklemmen ▼ Leitung/Kabel 5x4mm² einseitig ausklemmen ▼ AP-CEE Steckgeräte bis 5x32 demontieren ▼ LS-Langfeldleuchten bis 2 x 58 W demontieren
Verteiler	<ul style="list-style-type: none"> ☒ Verteilung 300x300 4-Felder demontieren
Leuchte	<ul style="list-style-type: none"> — FR-LS-Leuchte freistrahlend IP65 VVG2x58W
Steckdose	<ul style="list-style-type: none"> ⚡ FR-AP-CEE-Steckdose 5-pol. IN= 32 A

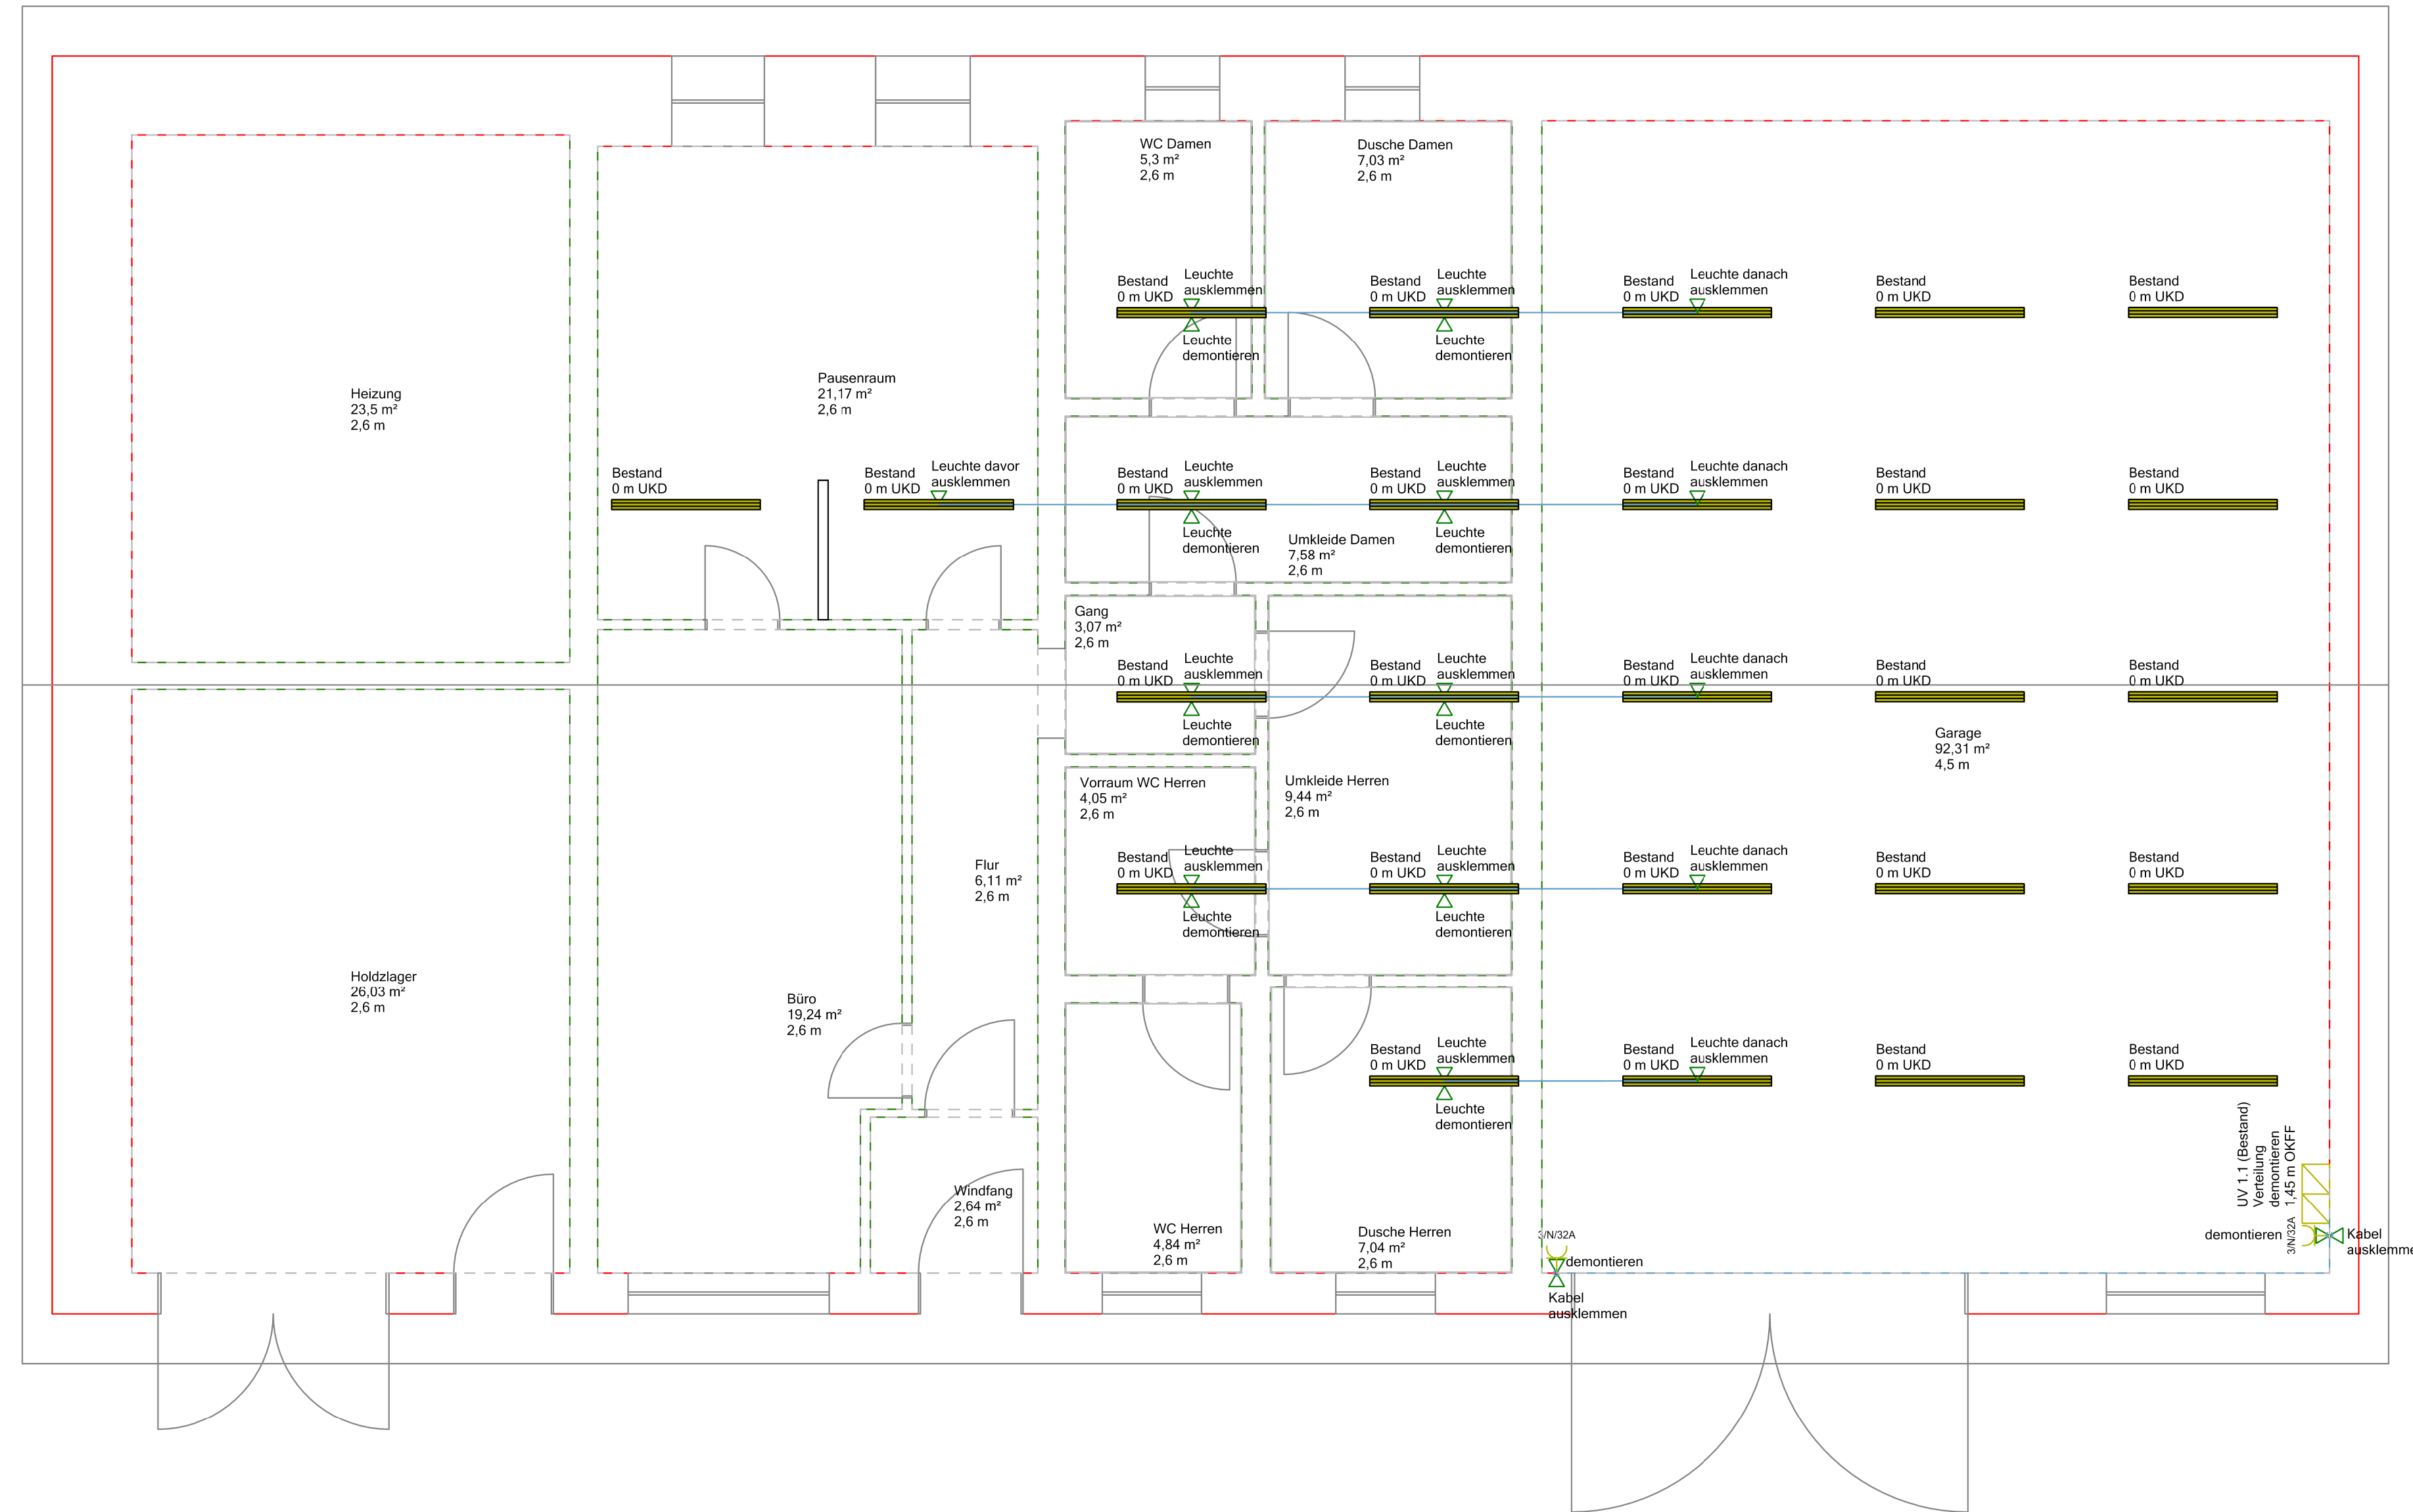

Auftraggeber	Bauvorhaben
Verbandsgemeinde Liebenwerda Für die Stadt Mühlberg/Elbe Markt 1 04924 Bad Liebenwerda	Neubau eines Sozialbereiches im Bauhof Mühlberg/Elbe Güldenstern 7 04931 Mühlberg/Elbe



Alexander Riese & Partner

An der Dorfäue 11 Tel.: 03562/690969
03149 Forst (Lausitz) Fax: 03562/690970

e-mail: office@hls-planungsbuero.eu
Internet: www.hls-planungsbuero.eu

A	Ersteerstellung	04.02.2026	TG
Index	Änderungen	geändert am	geändert von

Blatt: ELT-11	Projekt: 202601 - Bauhof Mühlberg/Elbe		
Größe: DIN A1	Ausführungsplanung		
Urspr.:	Zeichnung: Grundriss EG		
Datei: 26206010	Abbruchmaßnahmen		
Stand: 04.02.2026	Elektroinstallation		
Datum: 30.01.2026	Name: TG	Gewerk: Elektrotechnik	Maßstab: 1:50
Bearb.: 04.02.2026	TG	ELT-511-A	