


LEGENDE

Erdung	Potentialausgleichsschiene Tiefenerder NIRO V4A 20/9000mm mit Einschlagspitze+Anschlussklemme
Erdungsleiter	Ringerder 10 mm nicht rostend in Baugrube liefern und verlegen
Bauhandwerkliche Leistungen	Leitung/Kabel 5x6mm ² einseitig anklammern Leitung/Kabel 3x1,5 mm ² einseitig anklammern
Verteiler	AP-Verteiler mit 120PLE
Dose/Kasten	HW Geräte-Verbindungsdose mit Geräteschrauben, Tiefe 62 mm
Steckdose	UP-Steckdose mit Schrifffeld reinweiß
Durchlauferhitzer	DLH 21kW
Schalter/Taster	UP-Universalschalter (Aus) reinweiß UP-Taster mit Lichtsymbol und Glühlampe reinweiß

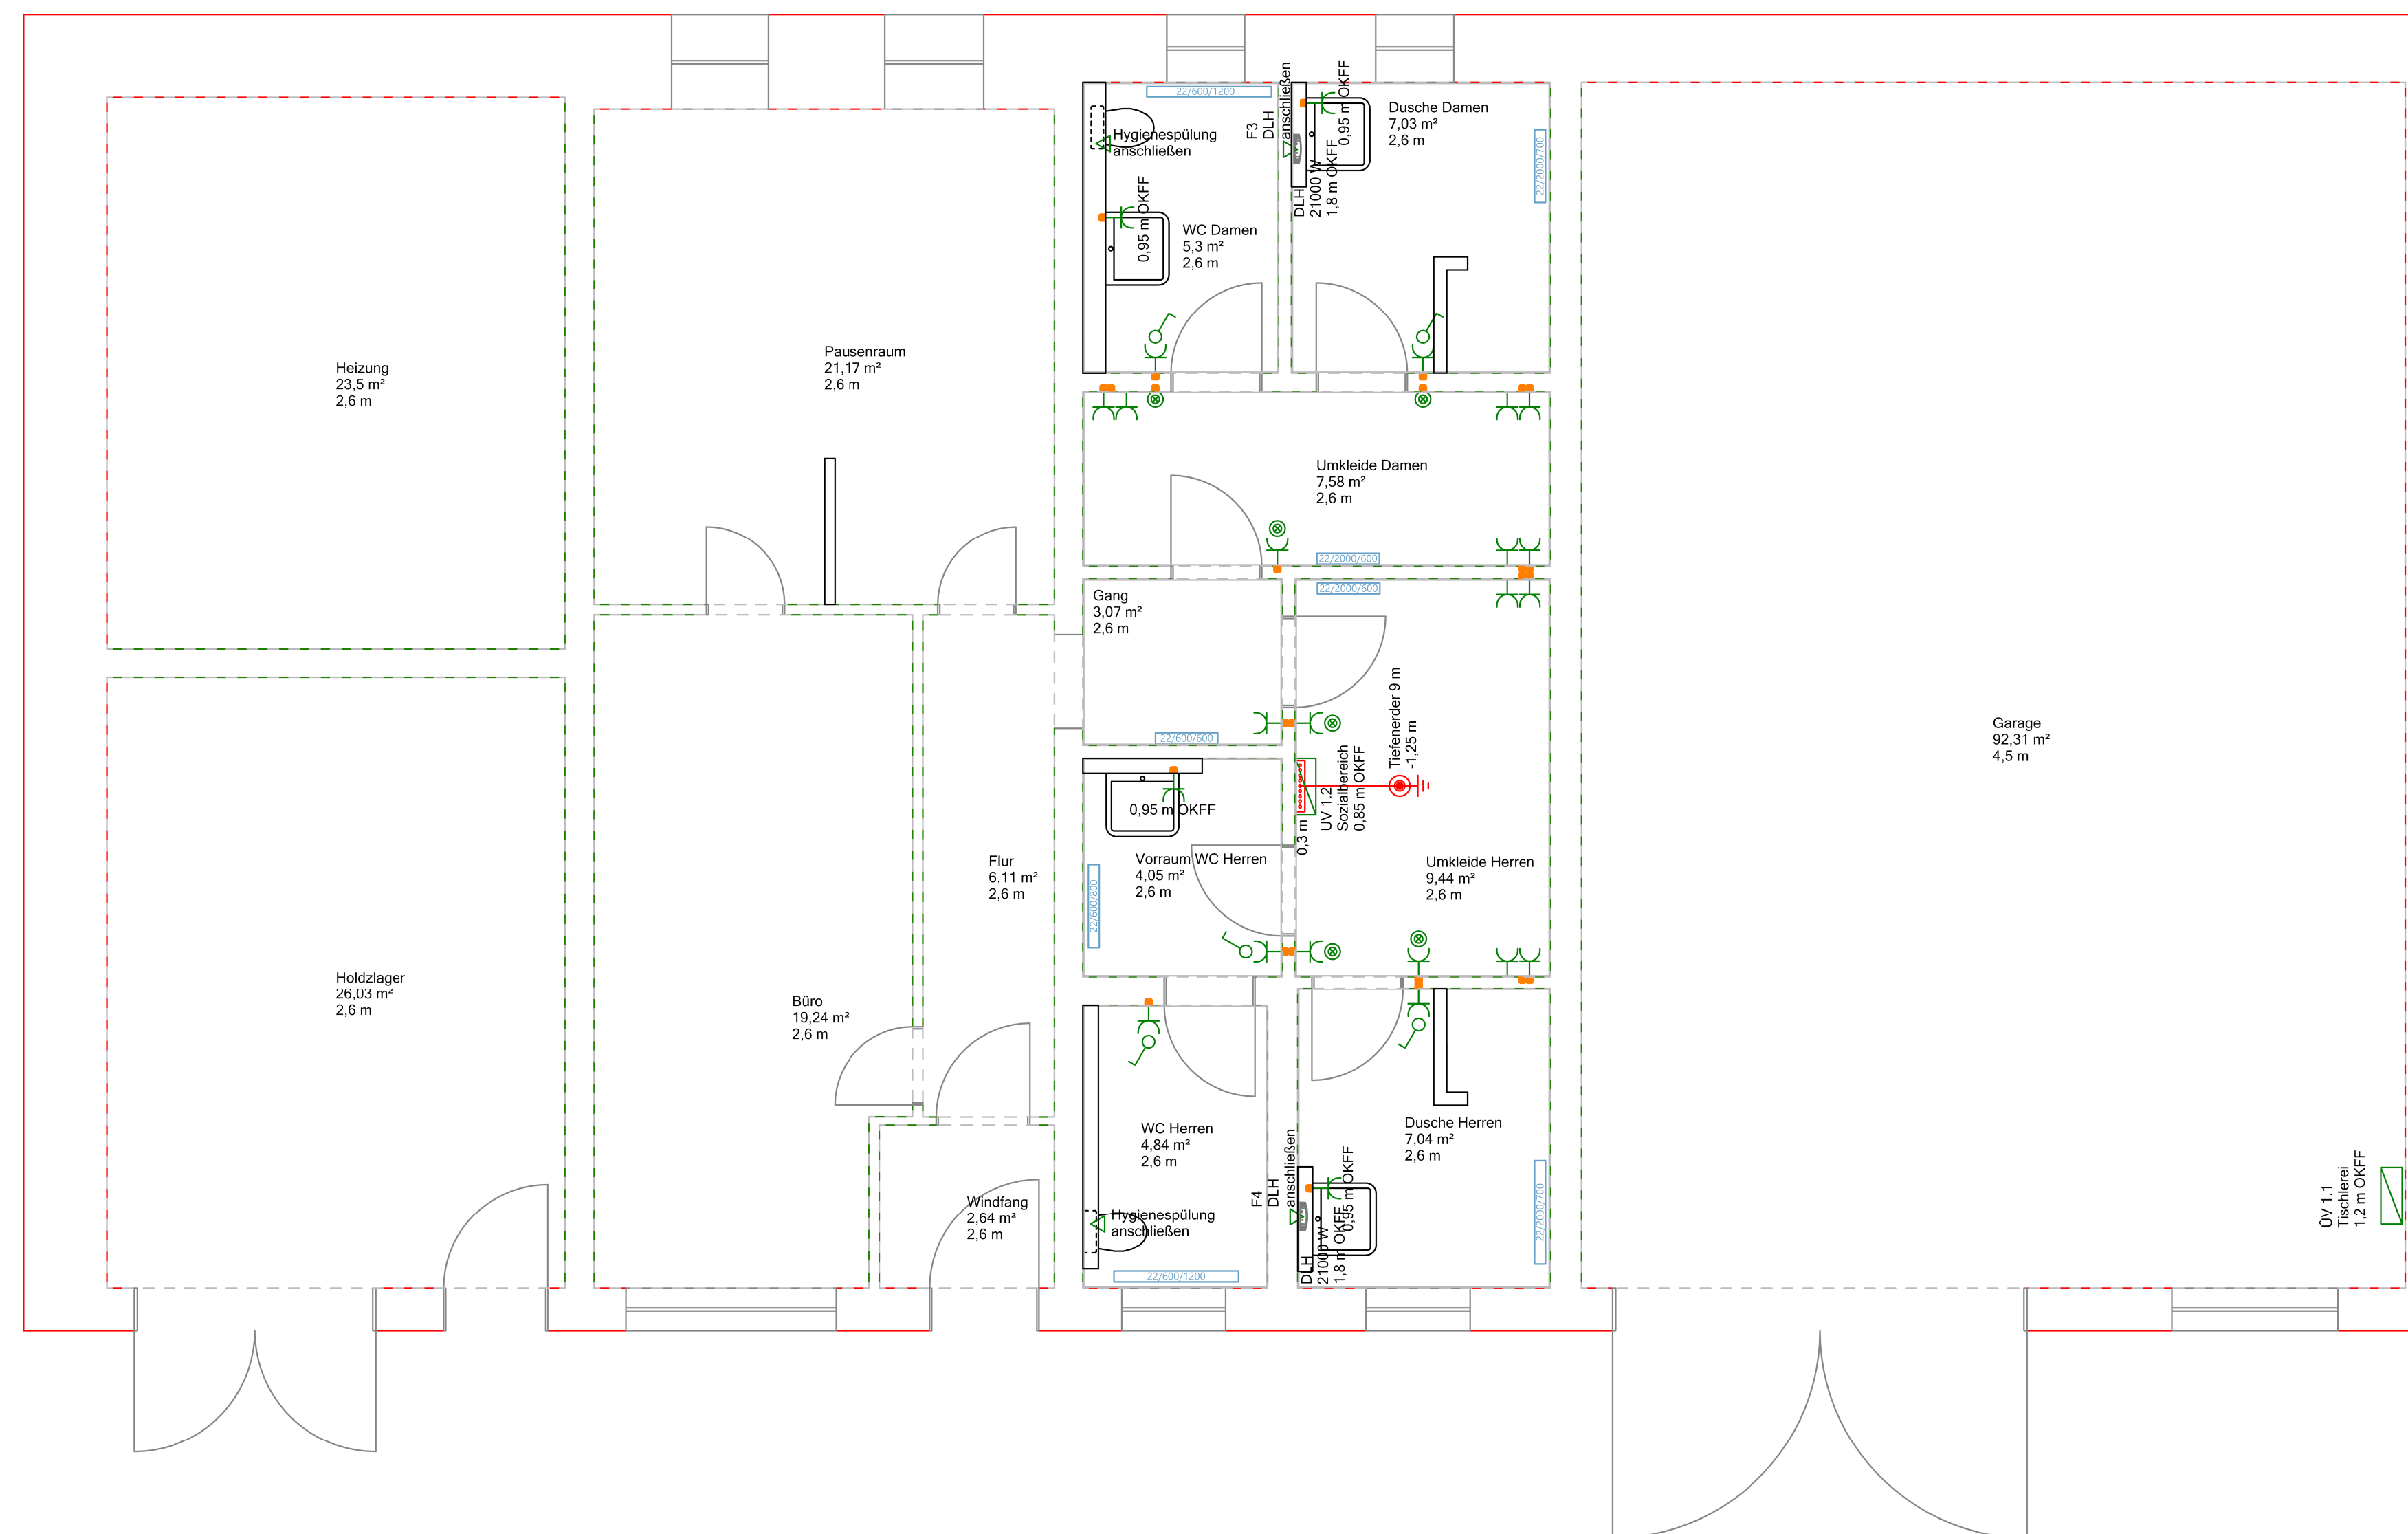

Auftraggeber	Bauvorhaben
Verbandsgemeinde Liebenwerda Für die Stadt Mühlberg/Elbe Markt 1 04924 Bad Liebenwerda	Neubau eines Sozialbereiches im Bauhof Mühlberg/Elbe Güldenstern 7 04931 Mühlberg/Elbe



Alexander Riese & Partner

An der Dorfau 11 Tel.: 03562/690969
03149 Forst (Lausitz) Fax: 03562/690970

e-mail: office@hls-planungsbuero.eu
Internet: www.hls-planungsbuero.eu

A	Ersterstellung	05.02.2026	TG
Index	Änderungen	geändert am	geändert von

Blatt: ELT-101	Projekt: 202601 - Bauhof Mühlberg/Elbe
Größe: DIN A1	Ausführungsplanung
Urspr.	Zeichnung: Grundriss EG
Datei: 26206010	Wandinstallation
Stand: 05.02.2026	Elektroinstallation
	Gewerk: Elektrotechnik
	Maßstab: 1:50
Bearb. 30.01.2026 TG	ELT-5101-A
Gepr. 05.02.2026 TG	