


Grundriss EG

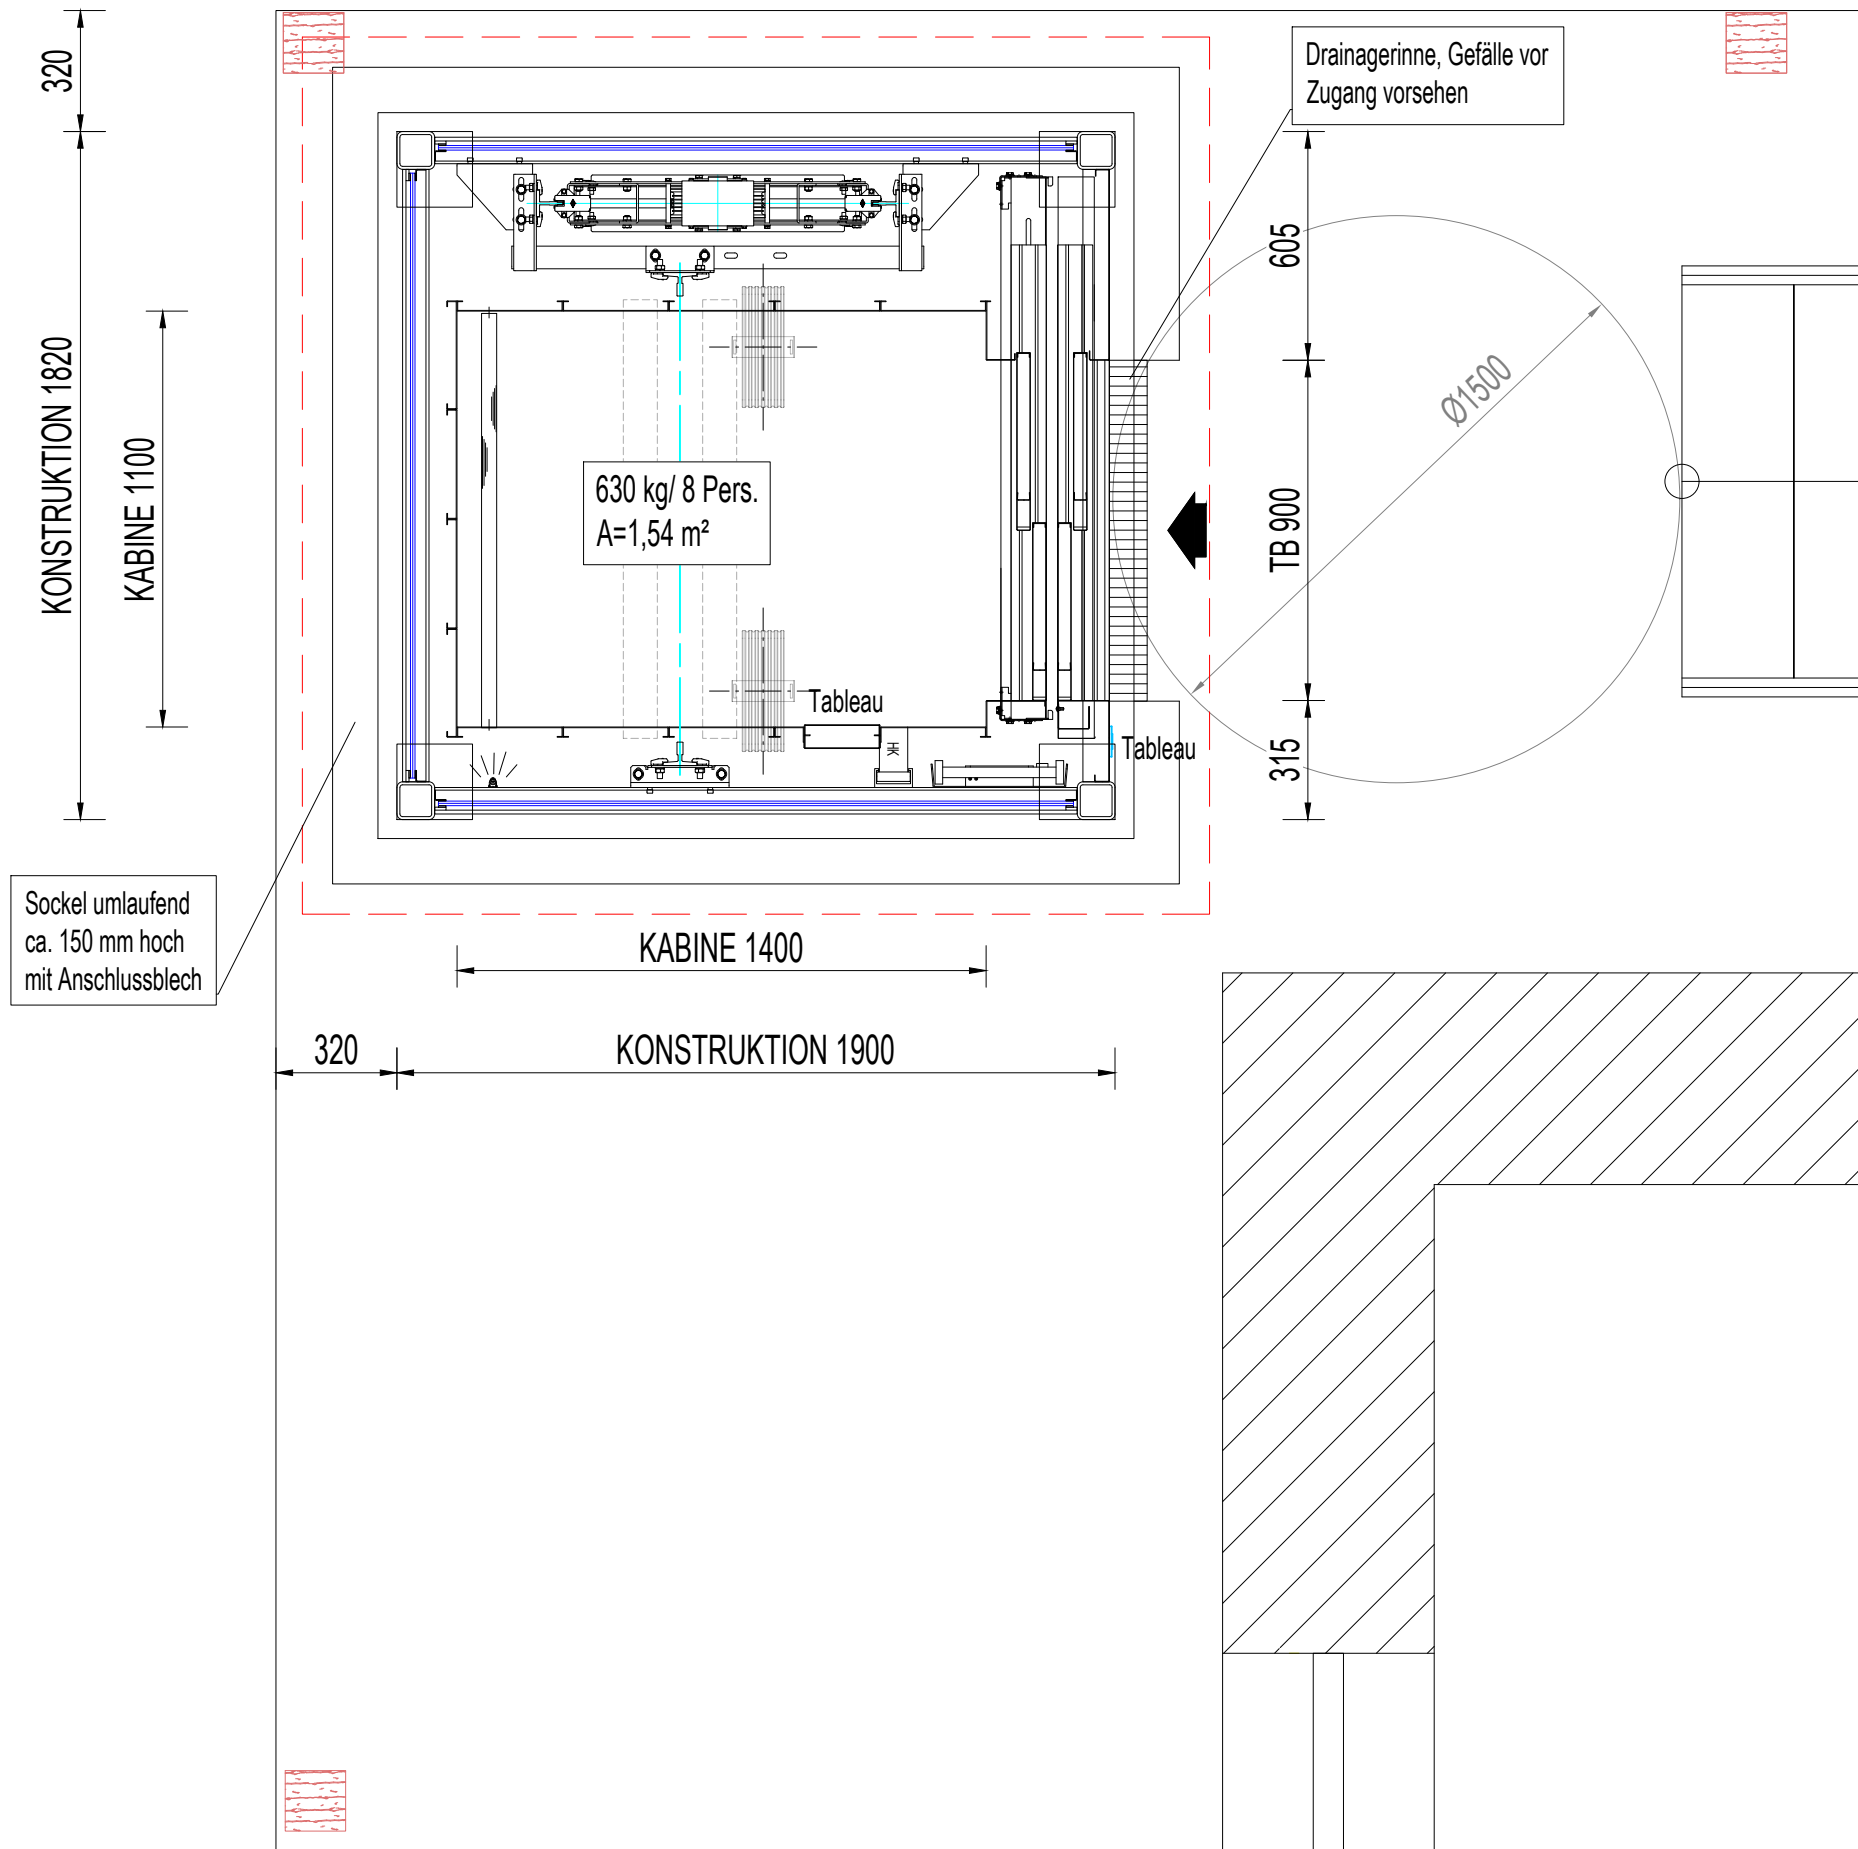

Personenaufzug nach EN 81-20/50 Gearless 1:2 Maschinenraumlos	Tragkraft	630 kg
	Personen	8
	Förderhöhe:	6,51 m
	Haltestellen / Zugänge	3 einseitig
	Geschwindigkeit	1,0 m/s
	Anschluss	3 kW
	Nennstrom $I_n =$	
	Anlaufstrom $I_a =$	

Für diese Zeichnung wird jeglicher gesetzlich vorgesehener Rechtsschutz in Anspruch genommen


4E ENTERPRISE ELEVATOR & ESCALATOR ENGINEERING GmbH
Raabestraße 1 10405 Berlin
Telefon: +49.30.25 81 97 81
+49.172.272 393 8 info@4e-gmbh.com

The logo for 4E Enterprise Elevator & Escalator Engineering. It features a stylized 'L' shape composed of three horizontal bars in green, yellow, and blue. To the right of the 'L', the text 'ENTERPRISE ELEVATOR & ESCALATOR ENGINEERING' is written in a bold, sans-serif font, with 'ENTERPRISE' in green, 'ELEVATOR & ESCALATOR' in yellow, and 'ENGINEERING' in blue.

Objekt/Titel	Aufzugsanlage Gebäude 11 Damsdorf Gewerbepark
--------------	---

Name krinninger	Datum 30.01.2026	Maßstab 1:20 1:35	File ID Damsdorf Gewerbepark	Blatt 1
--------------------	---------------------	----------------------	---------------------------------	------------

Grundriss OG

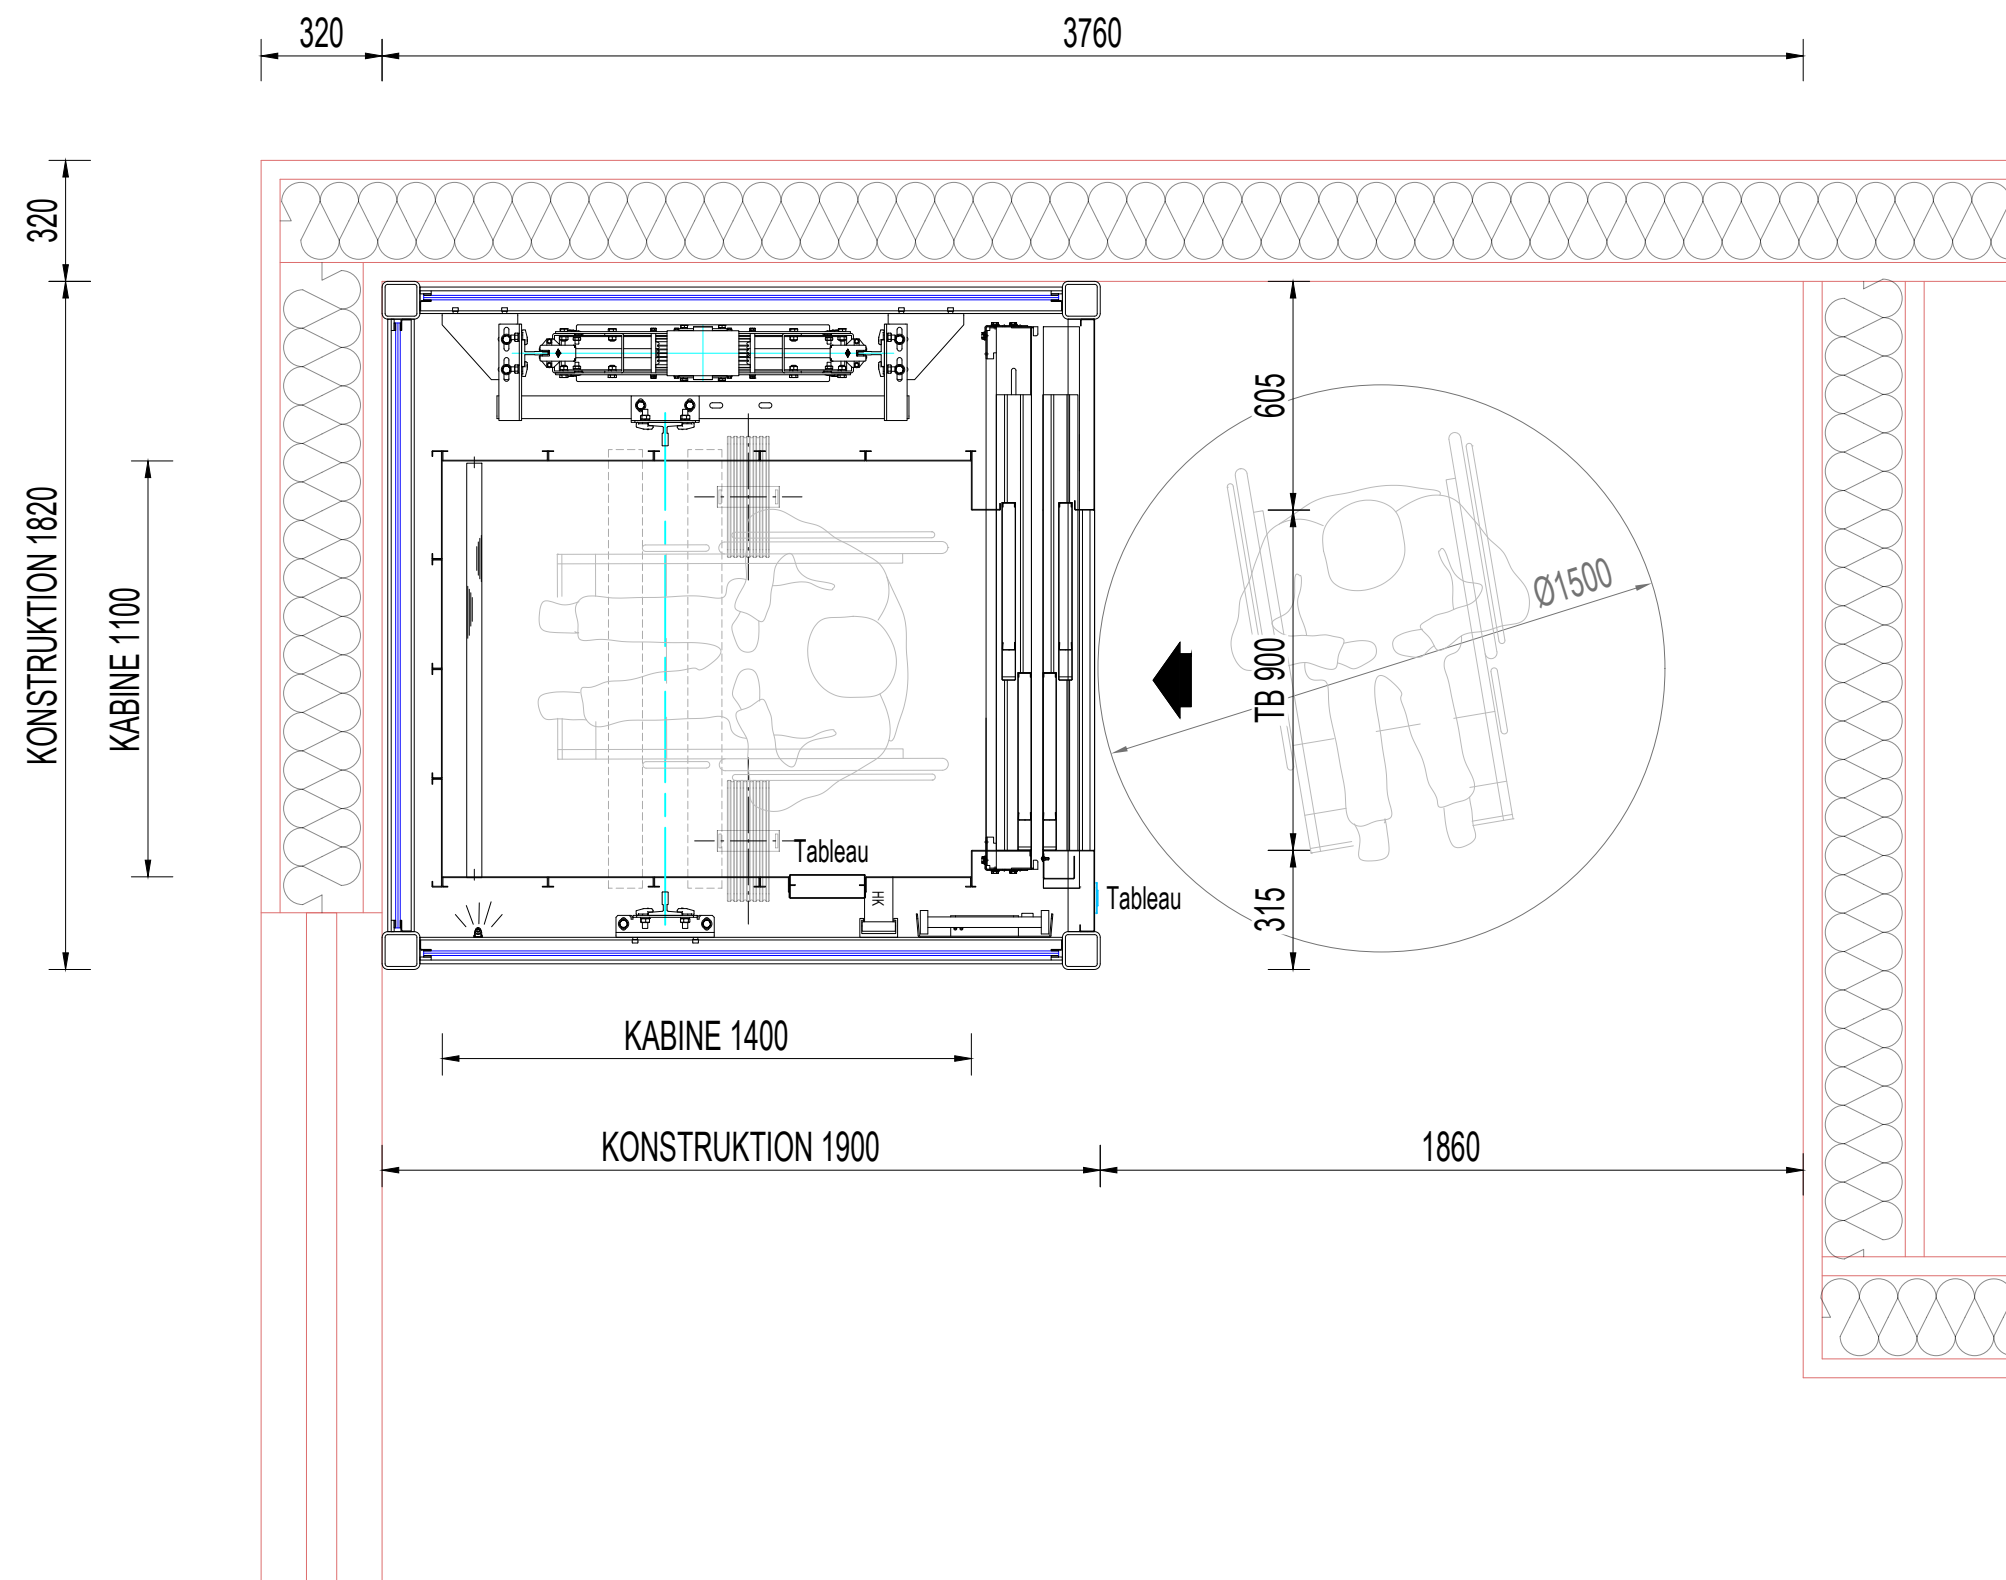

Für diese Zeichnung wird jeglicher gesetzlich vorgesehener Rechtsschutz in Anspruch genommen


4E ENTERPRISE ELEVATOR & ESCALATOR ENGINEERING GmbH
Raabestraße 1 10405 Berlin
Telefon: +49.30.25 81 97 81
+49.172.272 393 8 info@4e-gmbh.com



Objekt/Titel
Aufzugsanlage Gebäude 11 Damsdorf Gewerbepark

Name krinninger	Datum 30.01.2026	Maßstab 1:20 1:35	File ID Damsdorf Gewerbepark	Blatt 2
--------------------	---------------------	----------------------	---------------------------------	------------

Grundriss DG

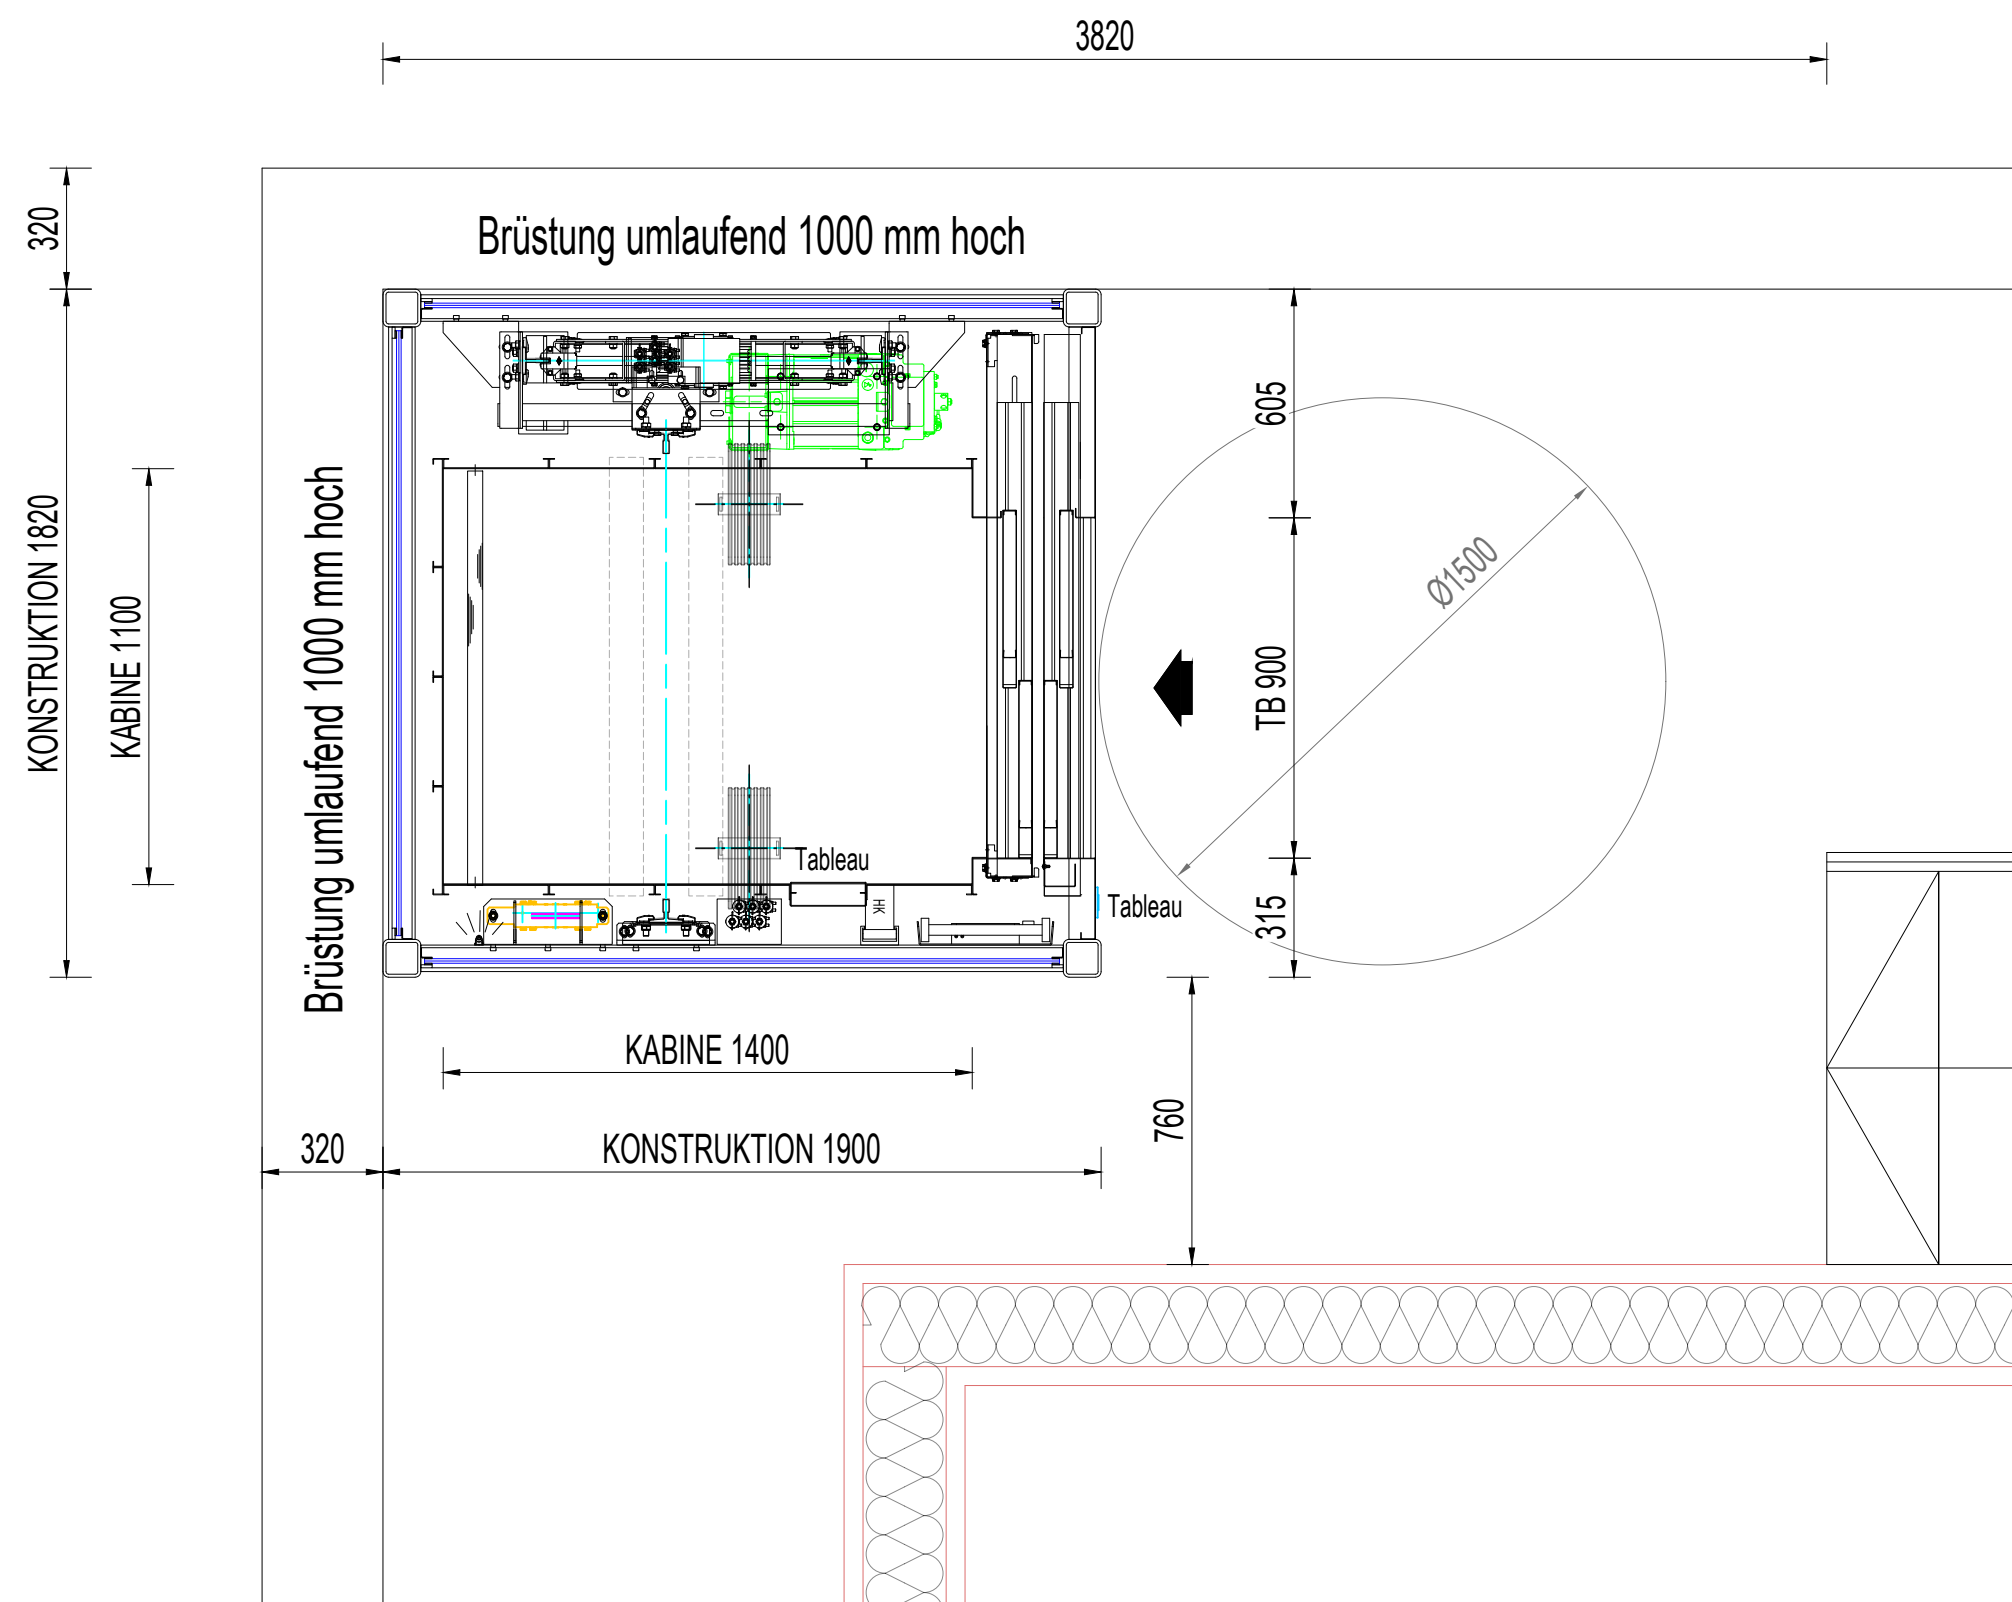

Für diese Zeichnung wird jeglicher gesetzlich vorgesehener Rechtsschutz in Anspruch genommen



4E ENTERPRISE ELEVATOR & ESCALATOR ENGINEERING GmbH
Raabestraße 1 10405 Berlin
Telefon: +49.30.25 81 97 81
+49.172.272 393 8 info@4e-gmbh.com



Objekt/Titel
Aufzugsanlage Gebäude 11 Damsdorf Gewerbepark

Name	Datum	Maßstab	File ID	Blatt
krinninger	30.01.2026	1:20 1:35	Damsdorf Gewerbepark	3

Ansicht Zugänge

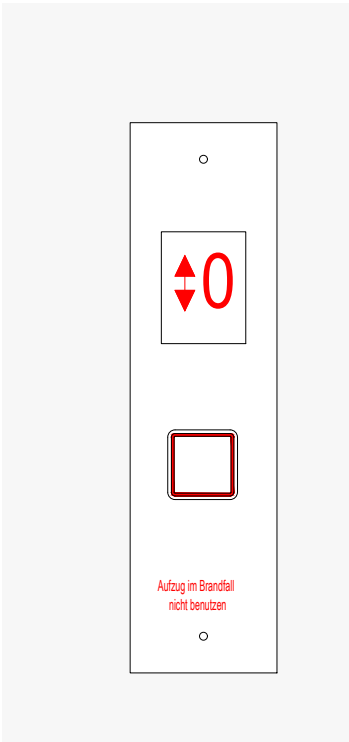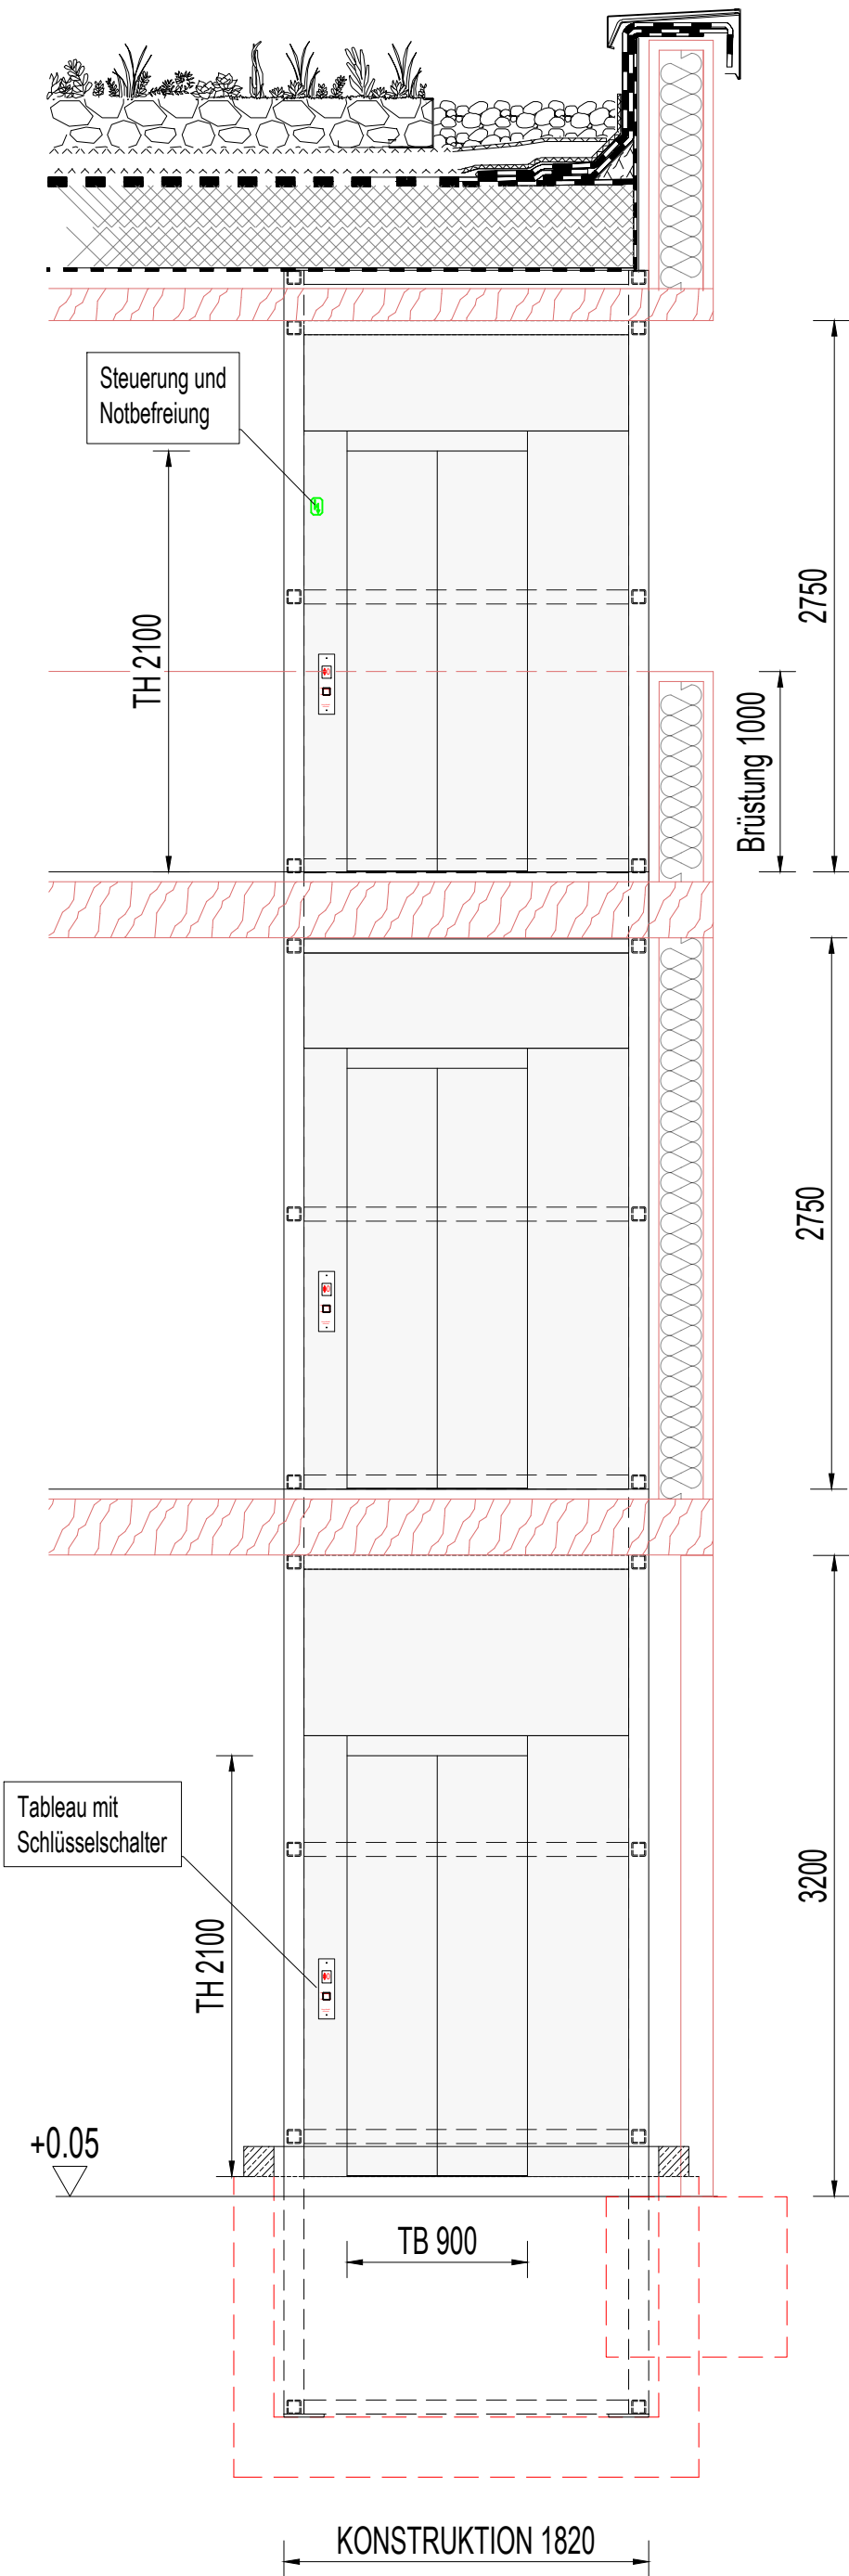

Für diese Zeichnung wird jeglicher gesetzlich vorgesehener Rechtsschutz in Anspruch genommen

4E ENTERPRISE ELEVATOR & ESCALATOR ENGINEERING GmbH
Raabestraße 1 10405 Berlin
Telefon: +49.30.25 81 97 81
+49.172.272 393 8 info@4e-gmbh.com



Objekt/Titel Aufzugsanlage Gebäude 11 Damsdorf Gewerbepark				
Name krinninger	Datum 30.01.2026	Maßstab 1:20 1:35	File ID Damsdorf Gewerbepark	Blatt 5