




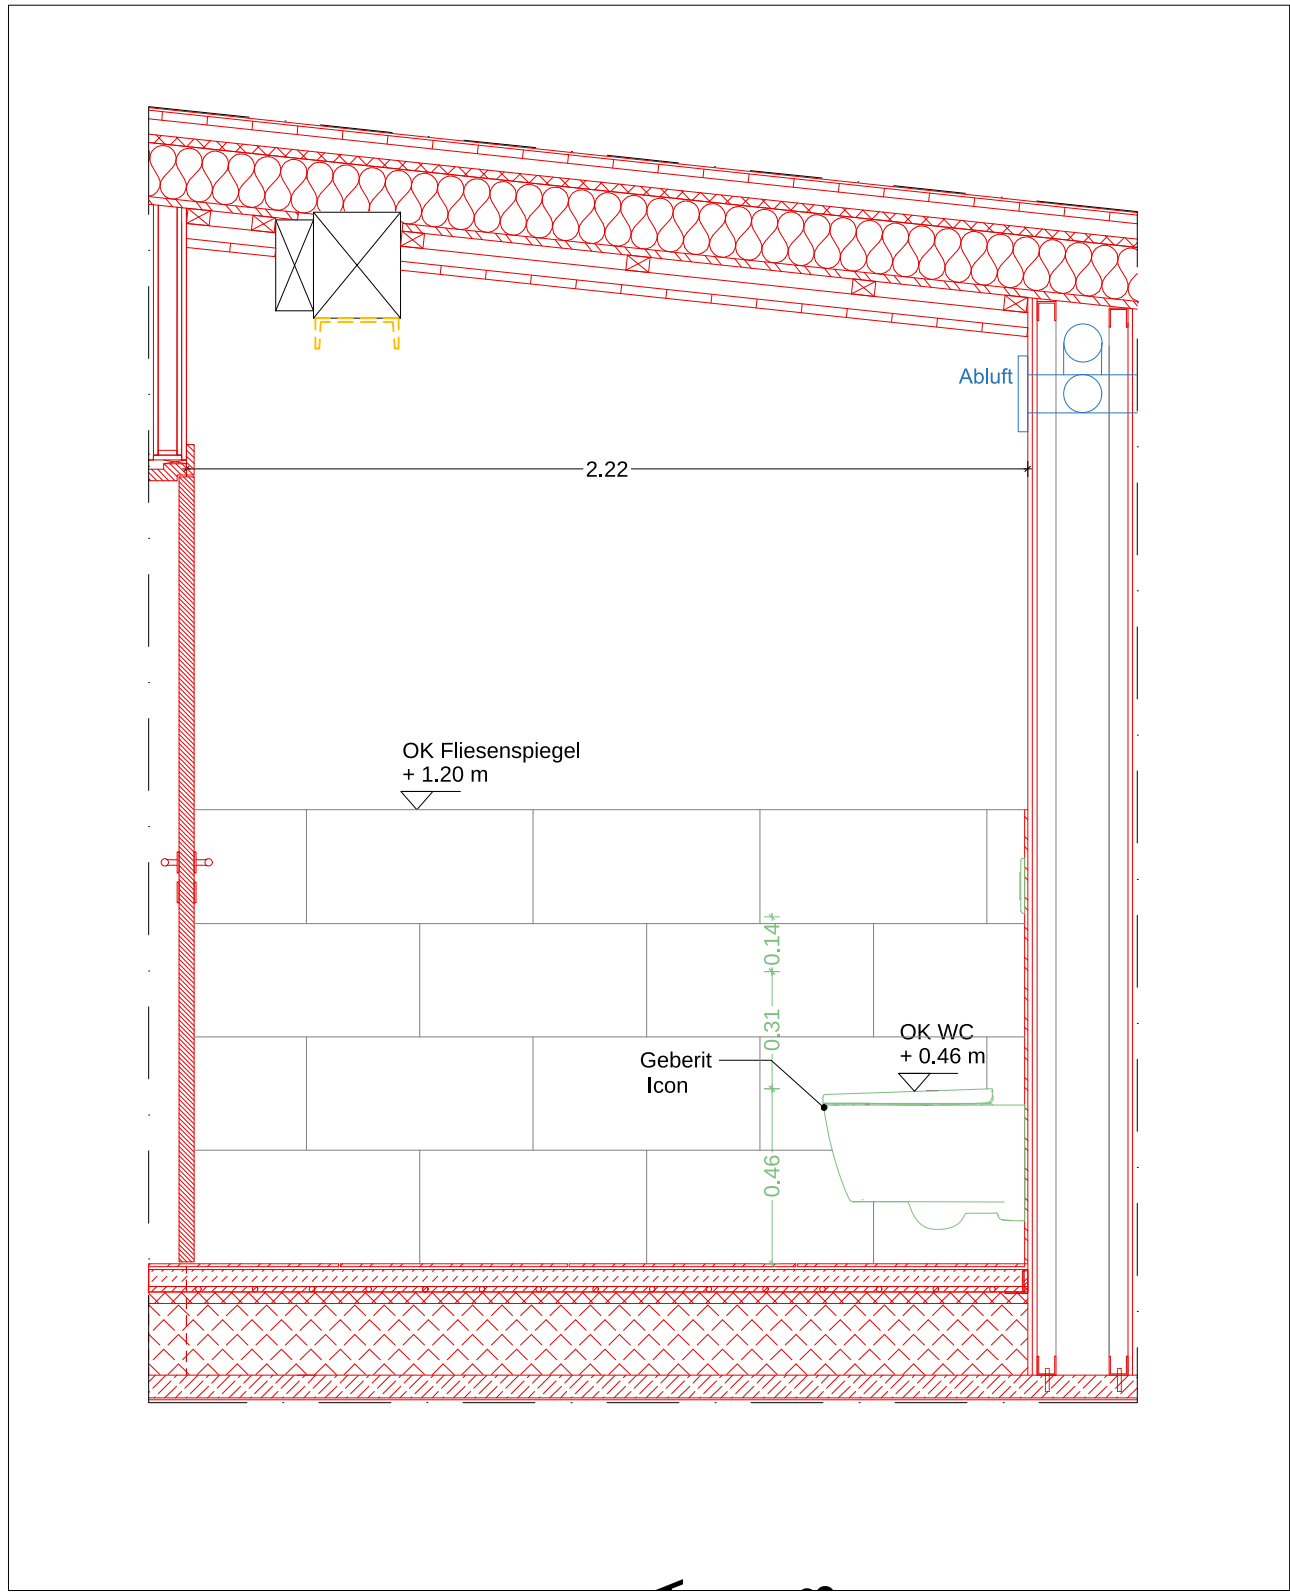


Remise WC
Schnitt CC M 1:20

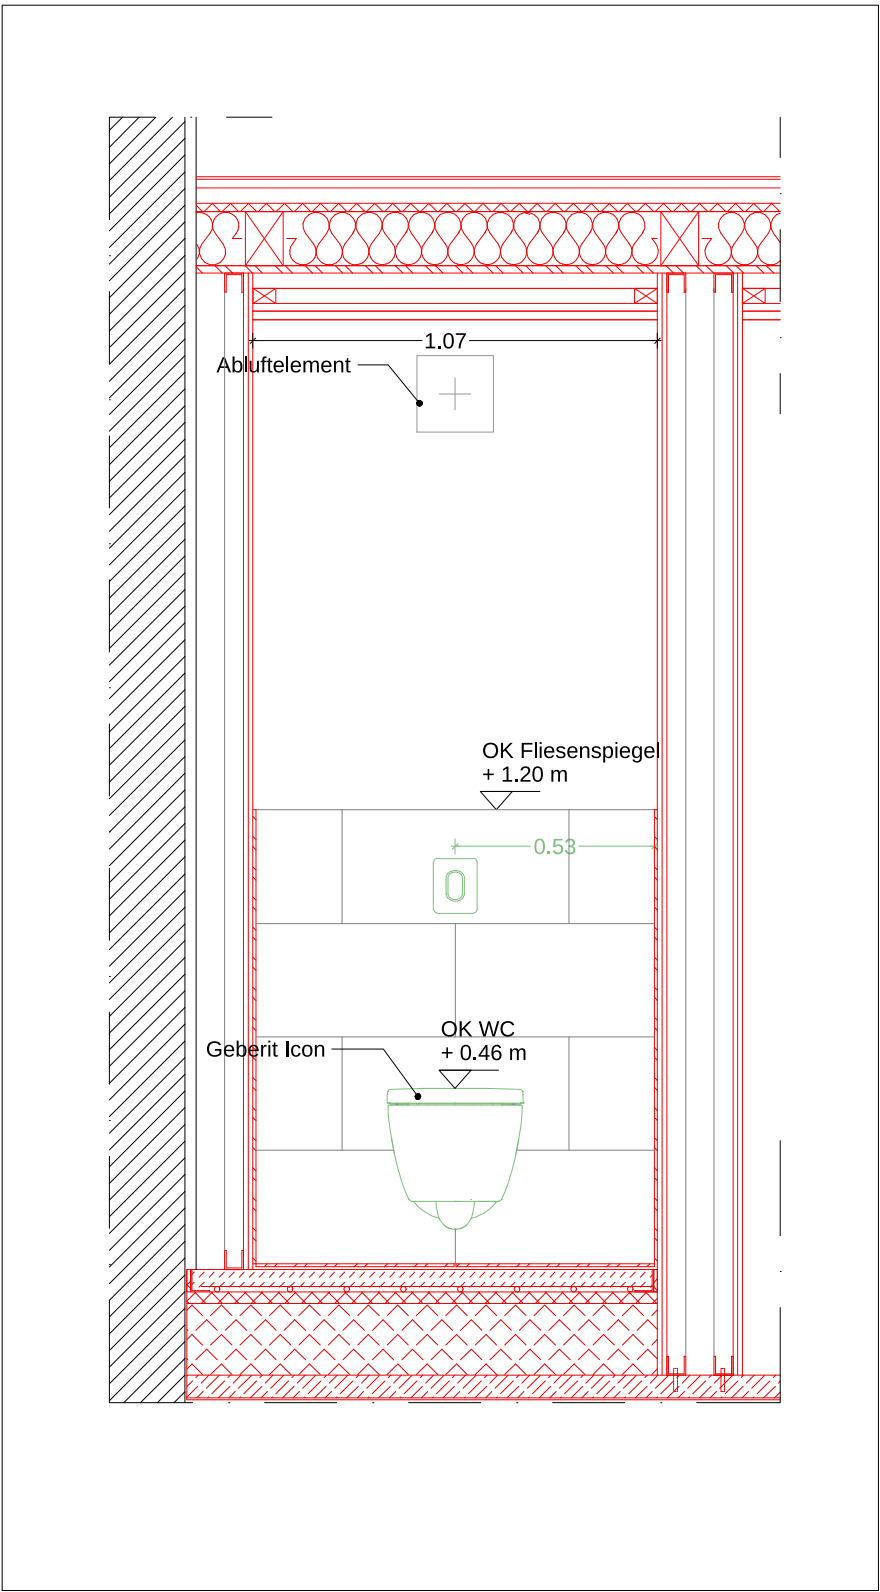


Remise WC
Schnitt BB M 1:20

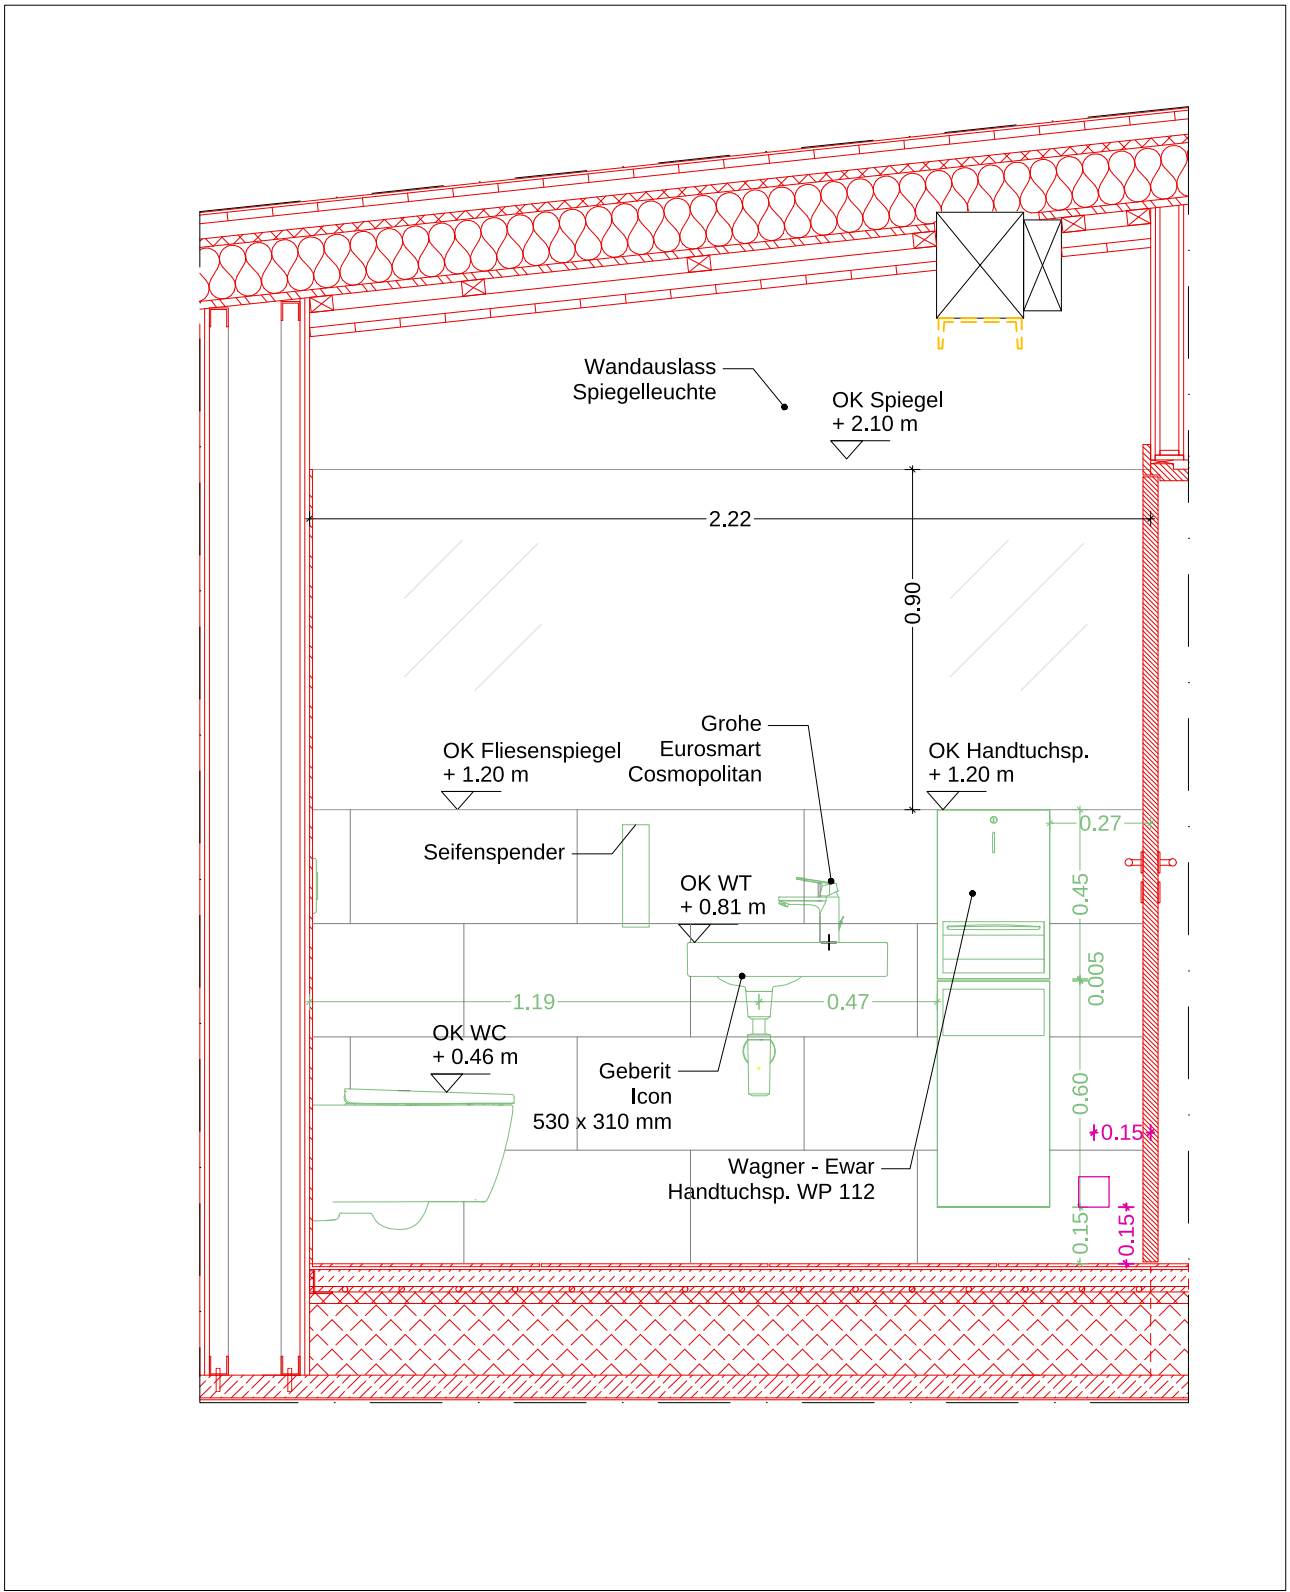


Remise WC
Schnitt DD M 1:20

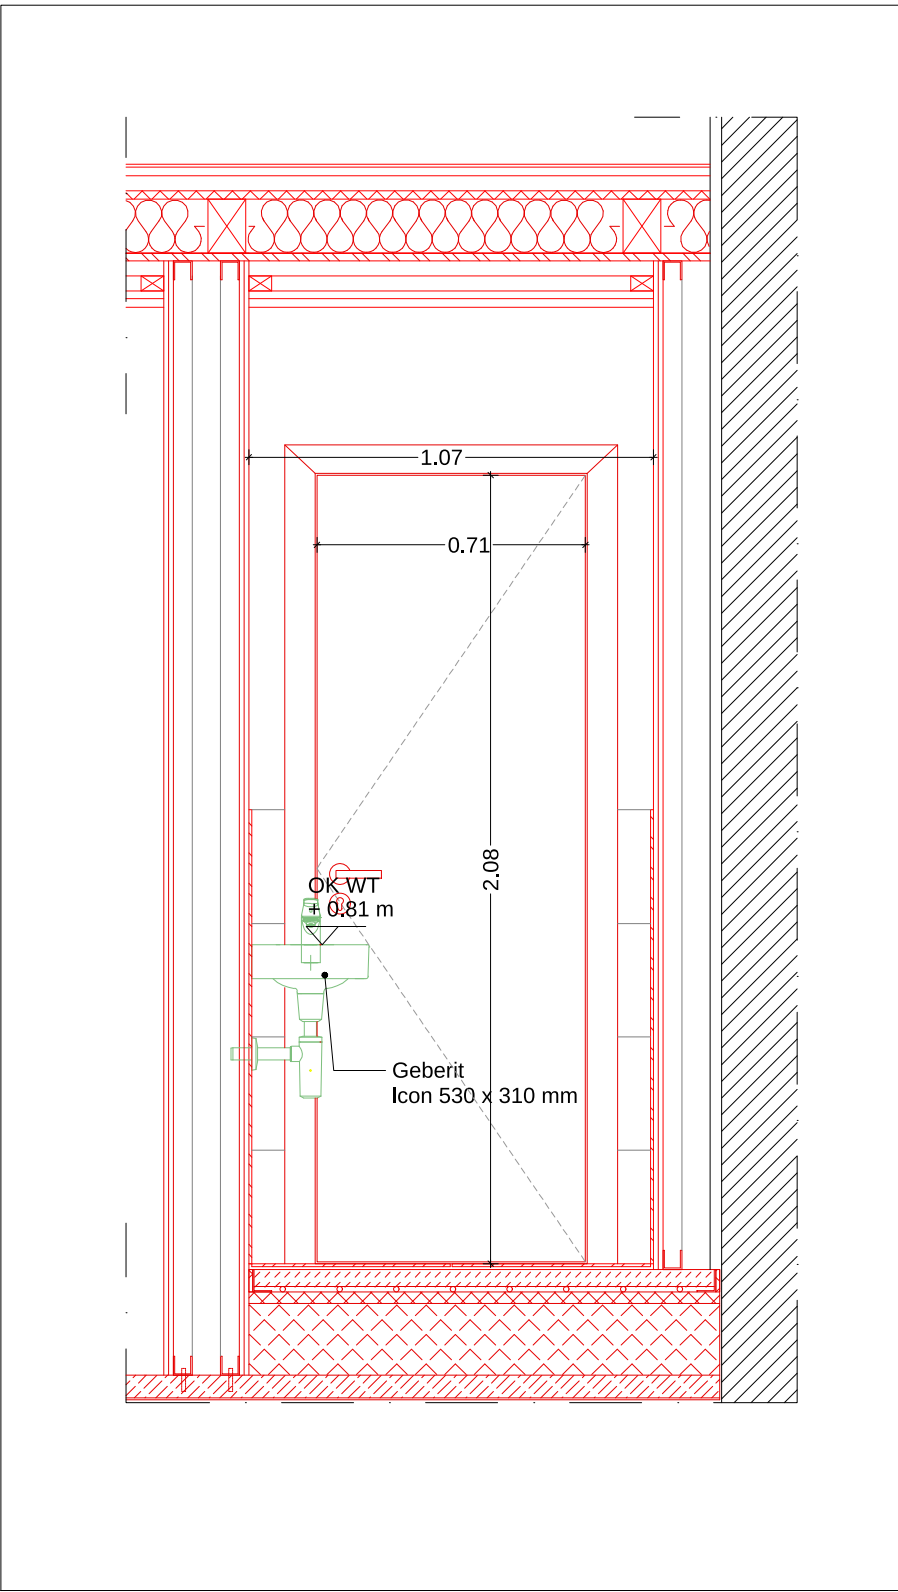

Remise WC
Schnitt AA M 1:20

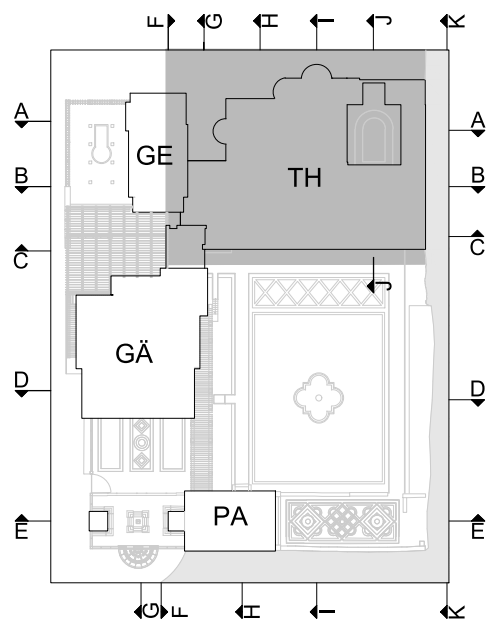

LPH 5 - Ausführungsplanung

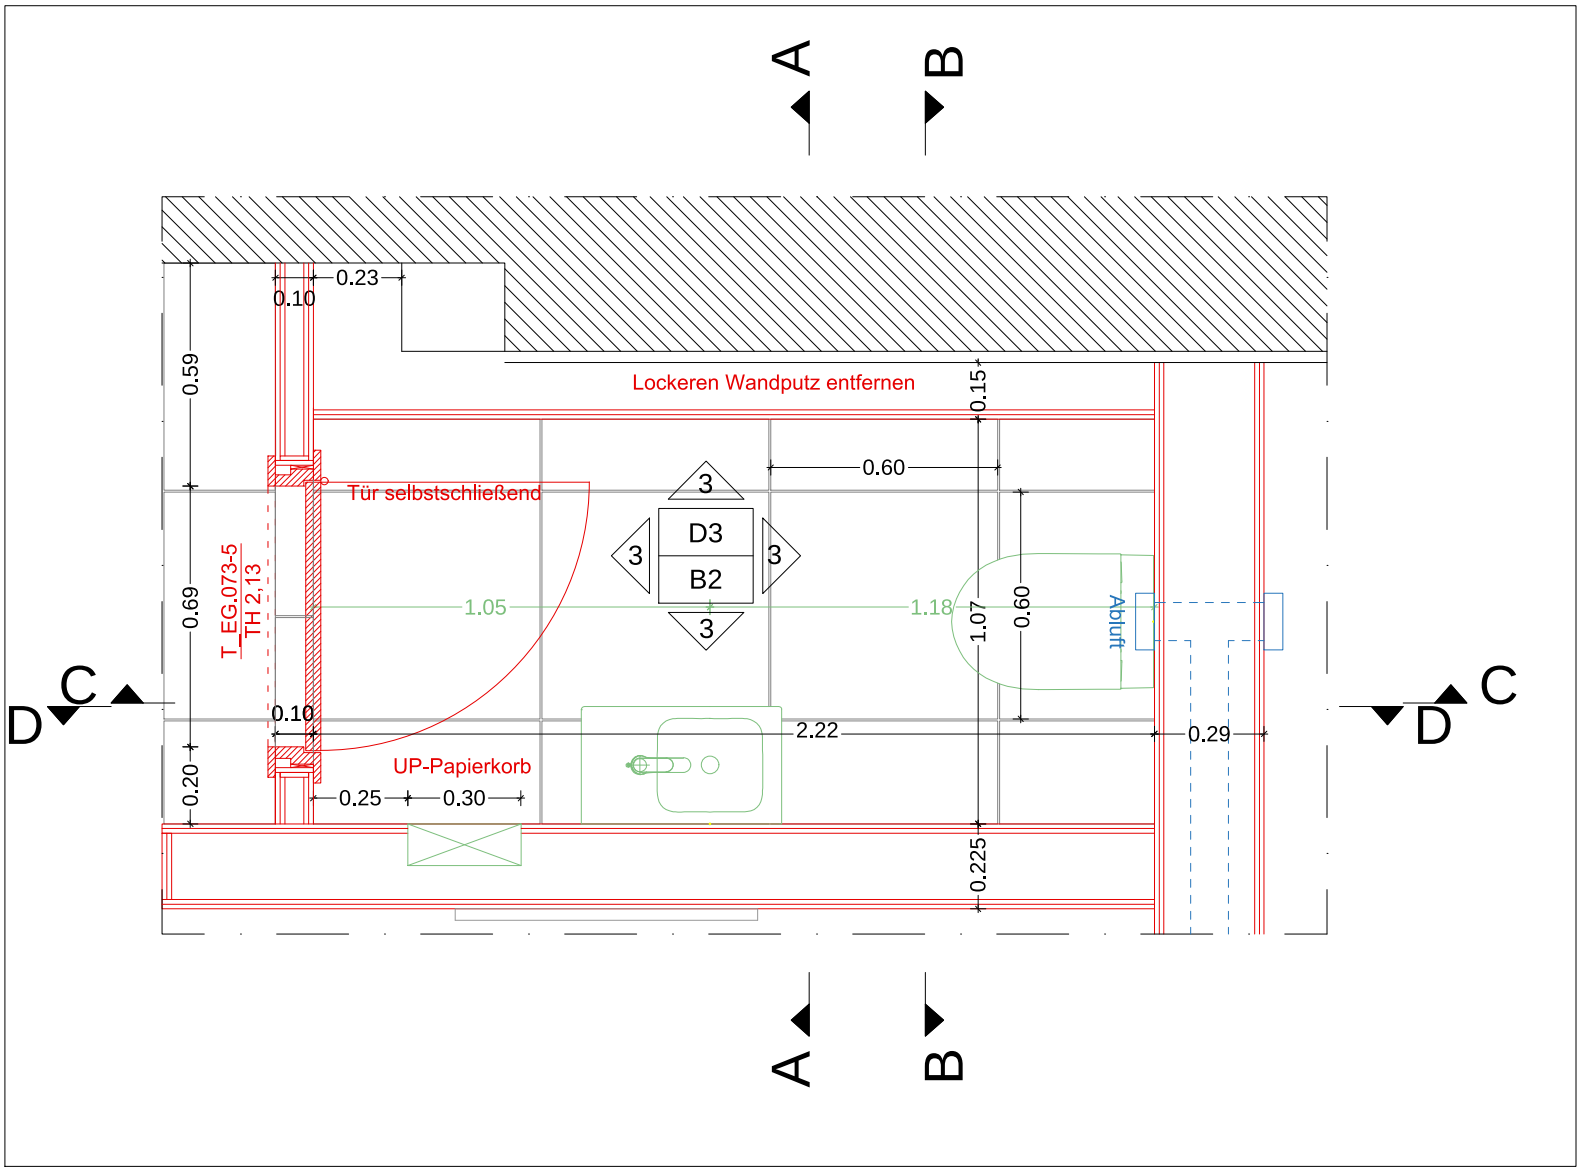


Remise WC
Grundriss M 1:20

- Produkte:
- WC, Geberit Icon, weiß
 - WC Spülung, Grohe Arena Cosmopolitan, supersteel - matt geschliffen
 - Waschtisch, Geberit Iconm, weiß
 - WT Armatur, Grohe Eurosmart Cosmopolitan
 - UP Handtuchspenderkombination, Wagner-Ewar P-Linie, Edelstahl geb.
 - Spiegel
 - Zubehör Aufputz Sanitär: Seifenspender, WC Rollenhalter, Bürste, Rollennachschub Hygienebeutelspender, Gitterkorb Mülleimer

- Fliesen:
- Bodenfliese: Moov 60 x 60 cm, GREY Bemusterung erforderlich
 - Wandfliese: Moov 60 x 30 cm, IVORY Bemusterung erforderlich



- Sonstige Materialien:
- Decke, Raupunt, natur
 - Türen Holzstichtig
 - Wände ohne Fliese, weiß

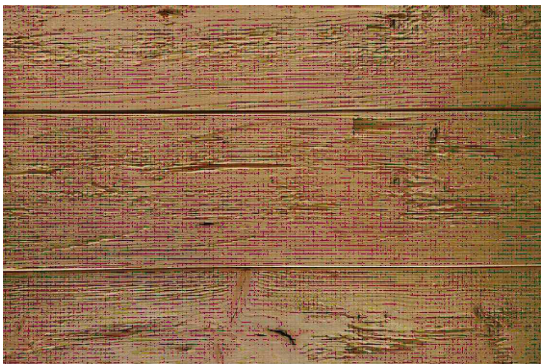

- Beschriftung auf Türaußenseite: WC

LEGENDE			
	Bestand (geschnitten)		Neubau (geschnitten)
	Abbruch (geschnitten)		Brandschritte
	Ansicht-/Schnittlinie		Gewässer
	Untersicht		Neubau
	Unterzüge/Deckenbalken		Abbruch
			Lüftungsinstallationen
Absoluter Nullpunkt (Bogenhalle) [31.23m (NN)] = ±0,00m OKFB			
BRH	Brüstungshöhe	RR 1.1	Regeninnenposition
TH	Türhöhe	DR 1.1	Dachinnenposition
FH	Fensterhöhe	DA	Dachfläche
RH	Raumhöhe	FR	Freilauf auf Dachfläche
RR 0	Mittlere Raumhöhe	AT_EG.050/055	Außennummer
RW	Rettungsweg	T_EG.050/055	Innennummer
rds	nachdrückliche und selbstschließend	F_EG.050-1	Fensternummer
dss	dichte- und selbstschließend		
fh	feuerhemmend		
hfh	hochfeuerhemmend		
fb	feuerbeständig		

VORABZUG		
Index / Datum	Änderung	Bearbeiter
STIFTUNG PREUSSISCHE SCHLÖSSER UND GÄRTEN BERLIN - BRANDENBURG ABT. ARCHITEKTUR Postfach 601462, 14414 Potsdam, Tel.: 0331 - 9694119, Fax: 0331 - 9694445		
Bauvorhaben Römische Bäder im Park Sanssouci Sanierung Gesamtanlage, Umnutzung Gärtnerhaus		
Planbezeichnung Detail TH202 Wandabwicklung WC		TH Thermen
Datum 02.10.2025	Plan-Nr. SN_RB100G-01_XXA300_DE166-2V	Maßstab 1 : 20