




B 3.3 Vorraum
Ansicht 1
M 1:25

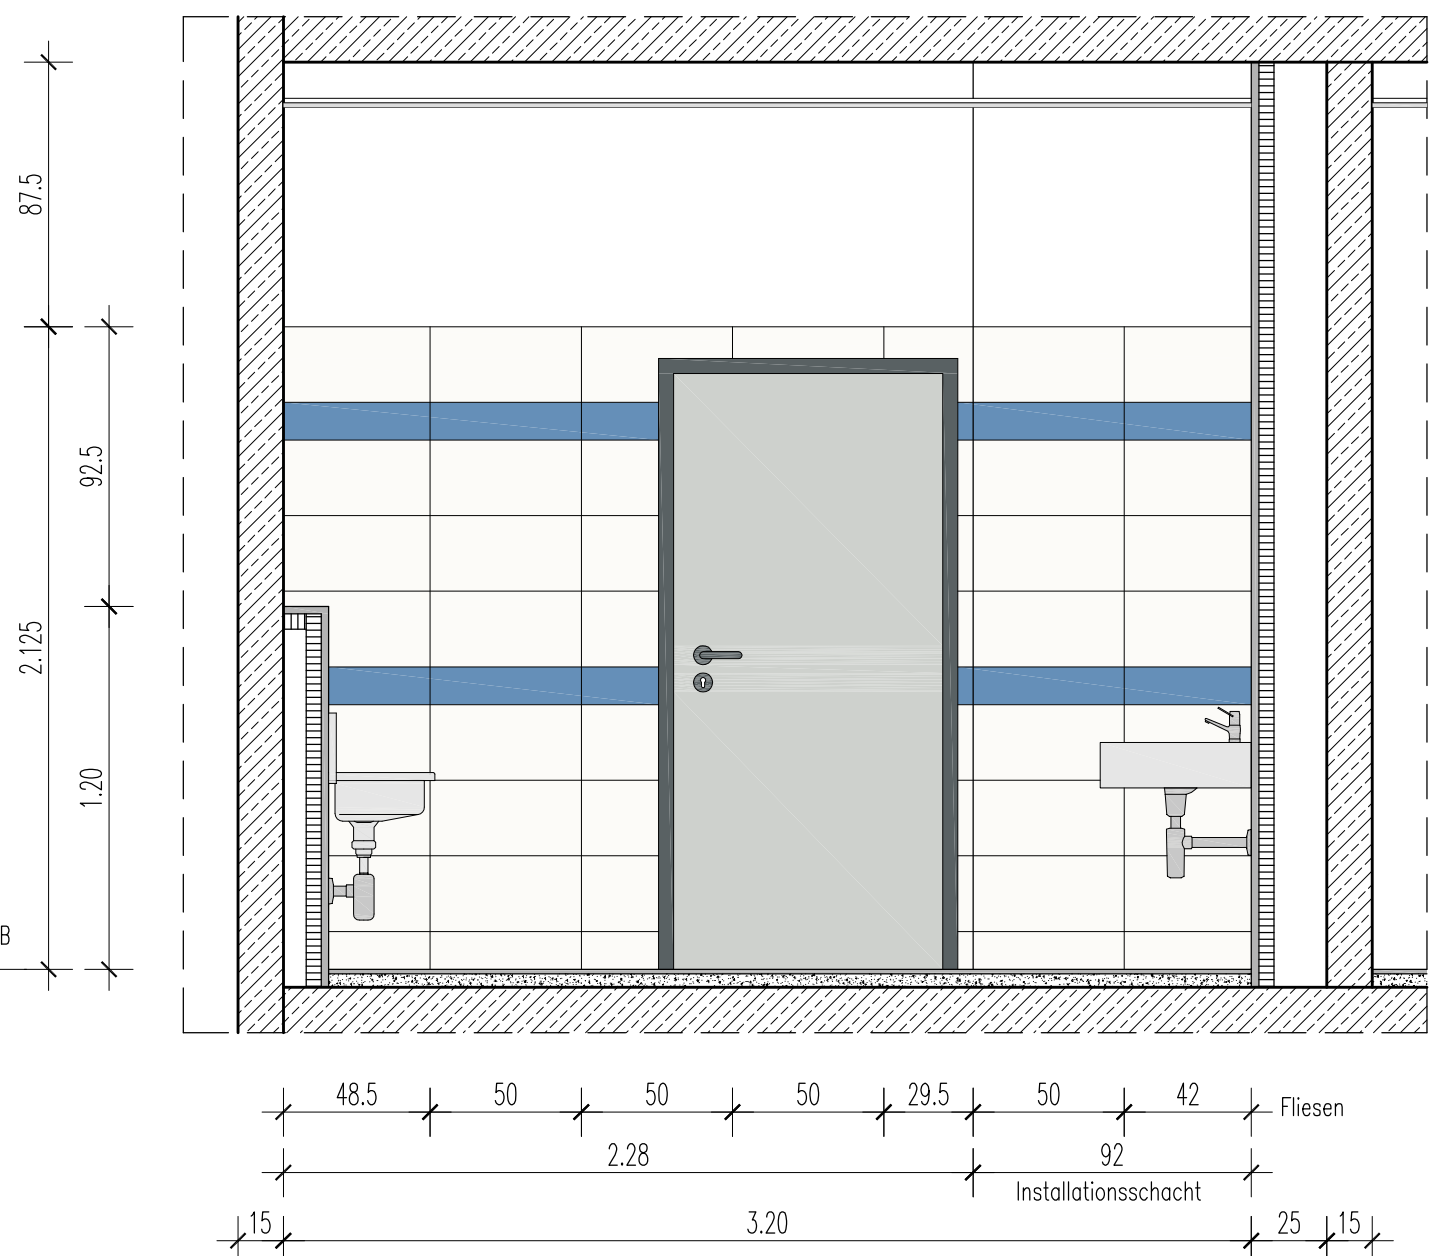


B 3.3 Vorraum
Ansicht 2
M 1:25

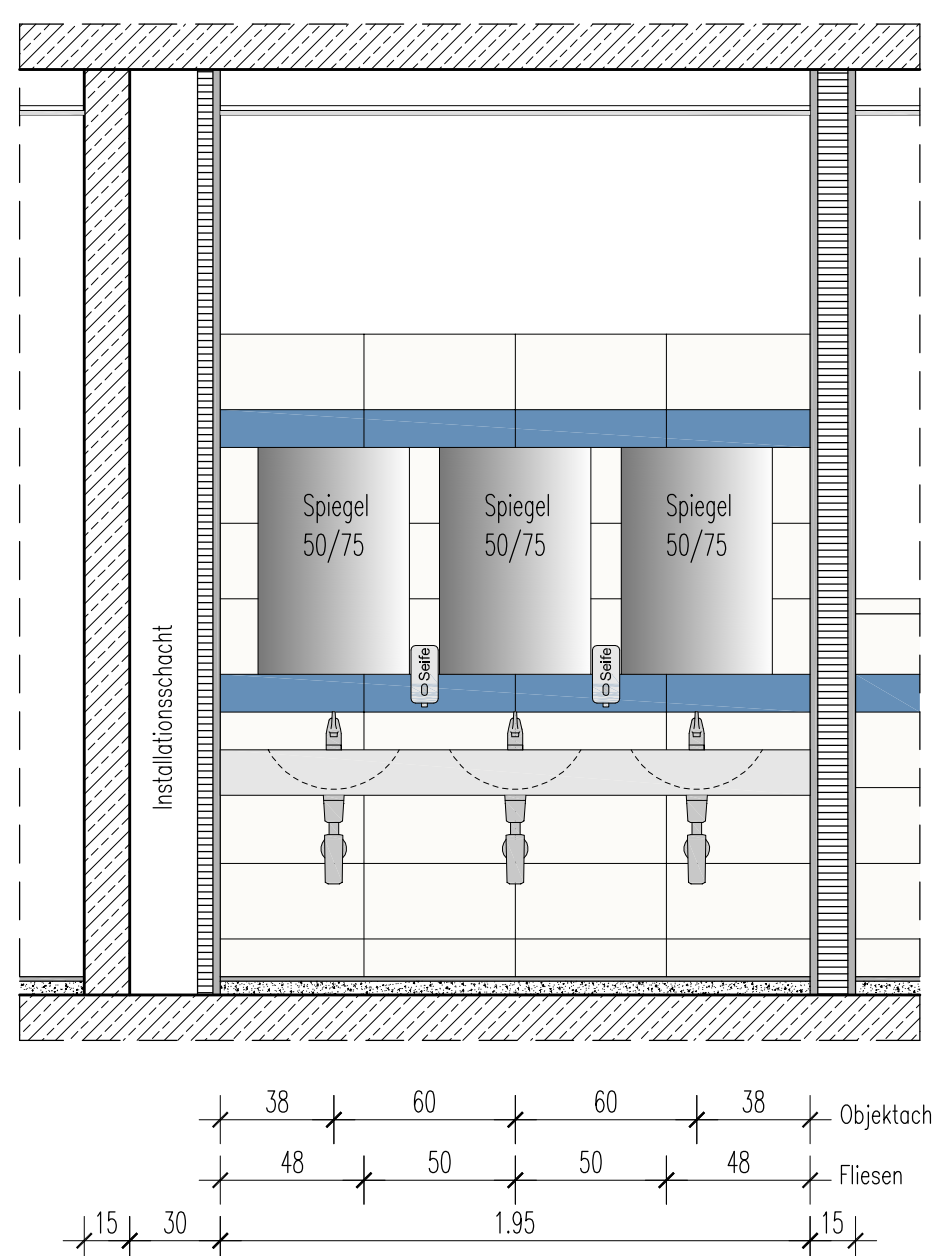


B 3.3 Vorraum
Ansicht 3
M 1:25

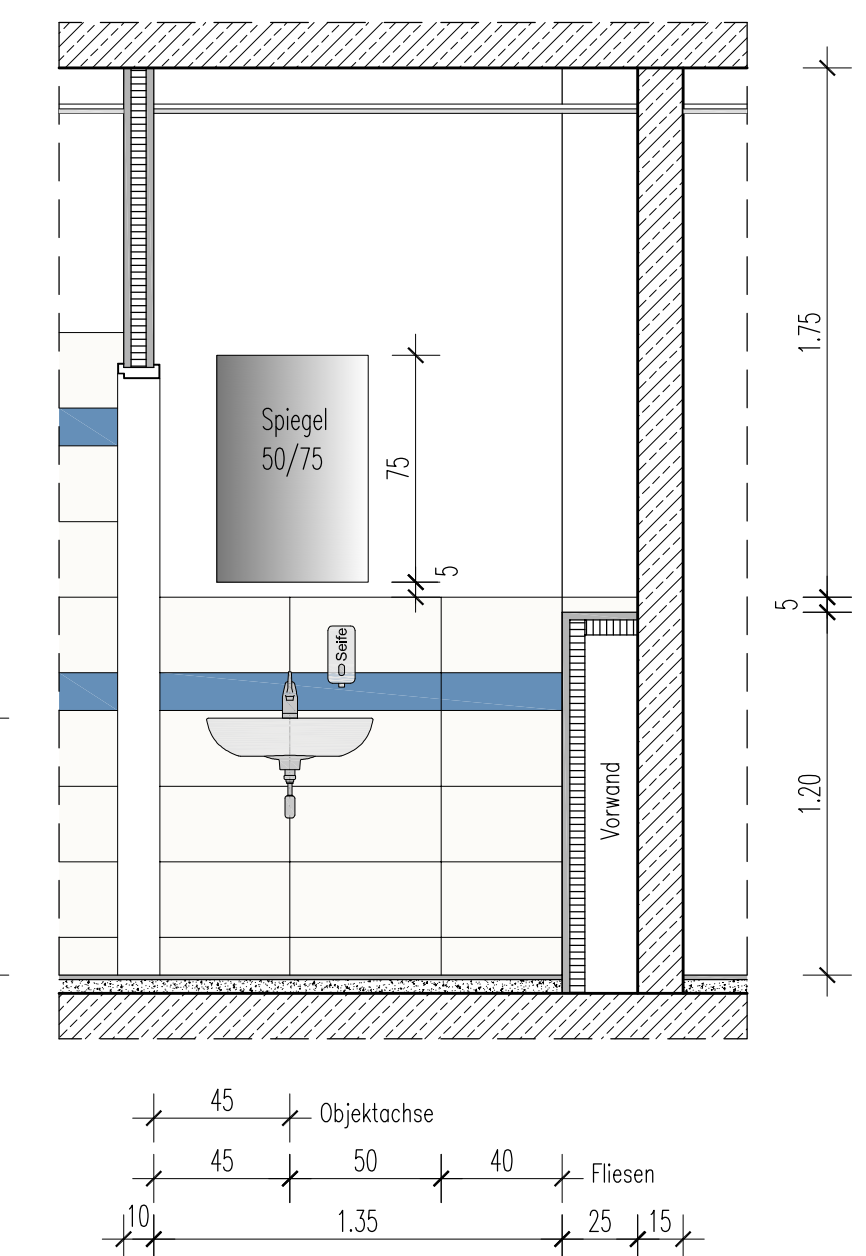


B 3.2-1 WC-Herren
Ansicht 4
M 1:25

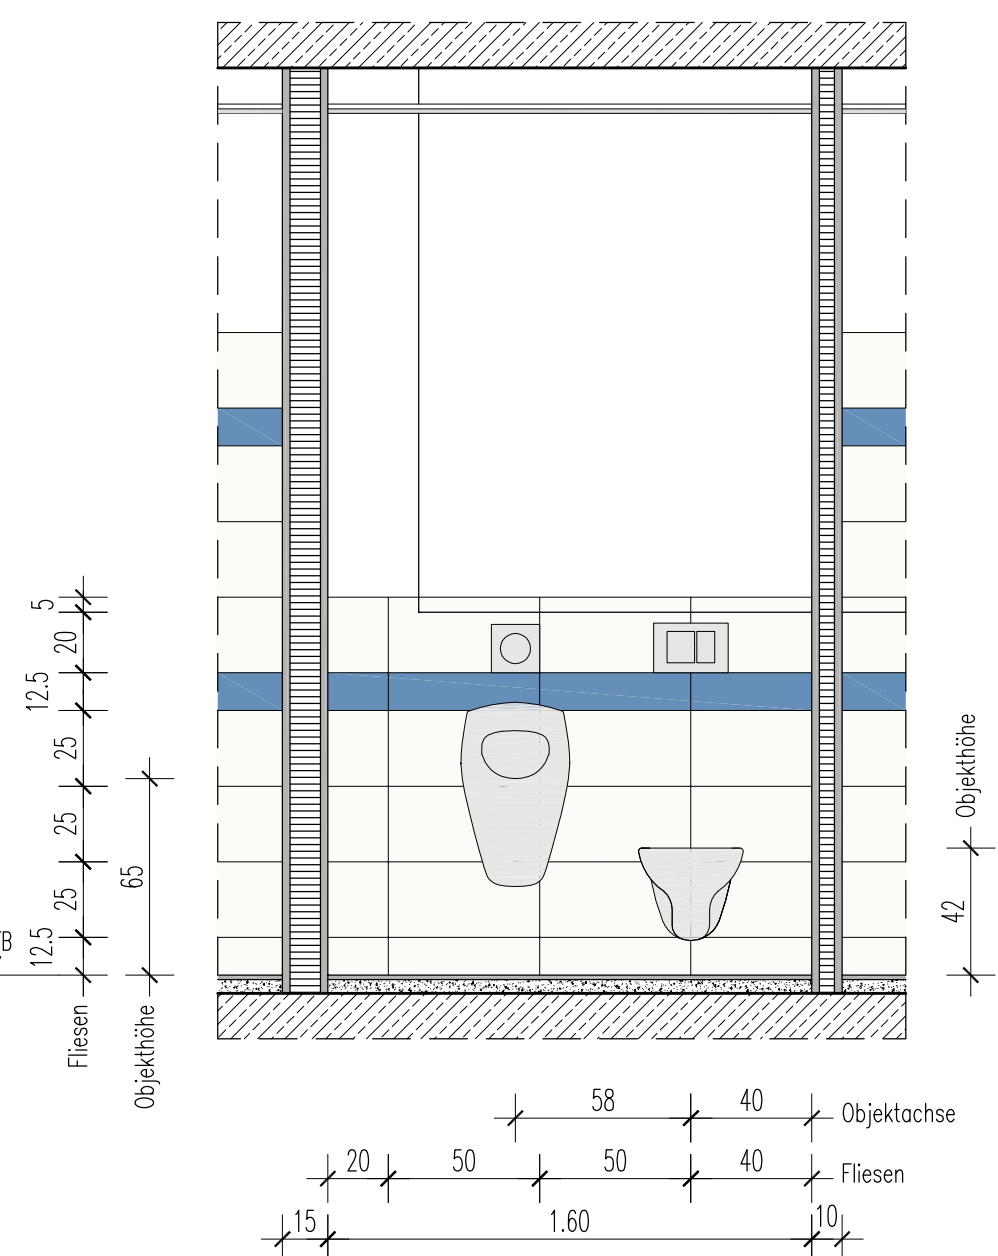


B 3.2-1 WC-Herren
Ansicht 5
M 1:25

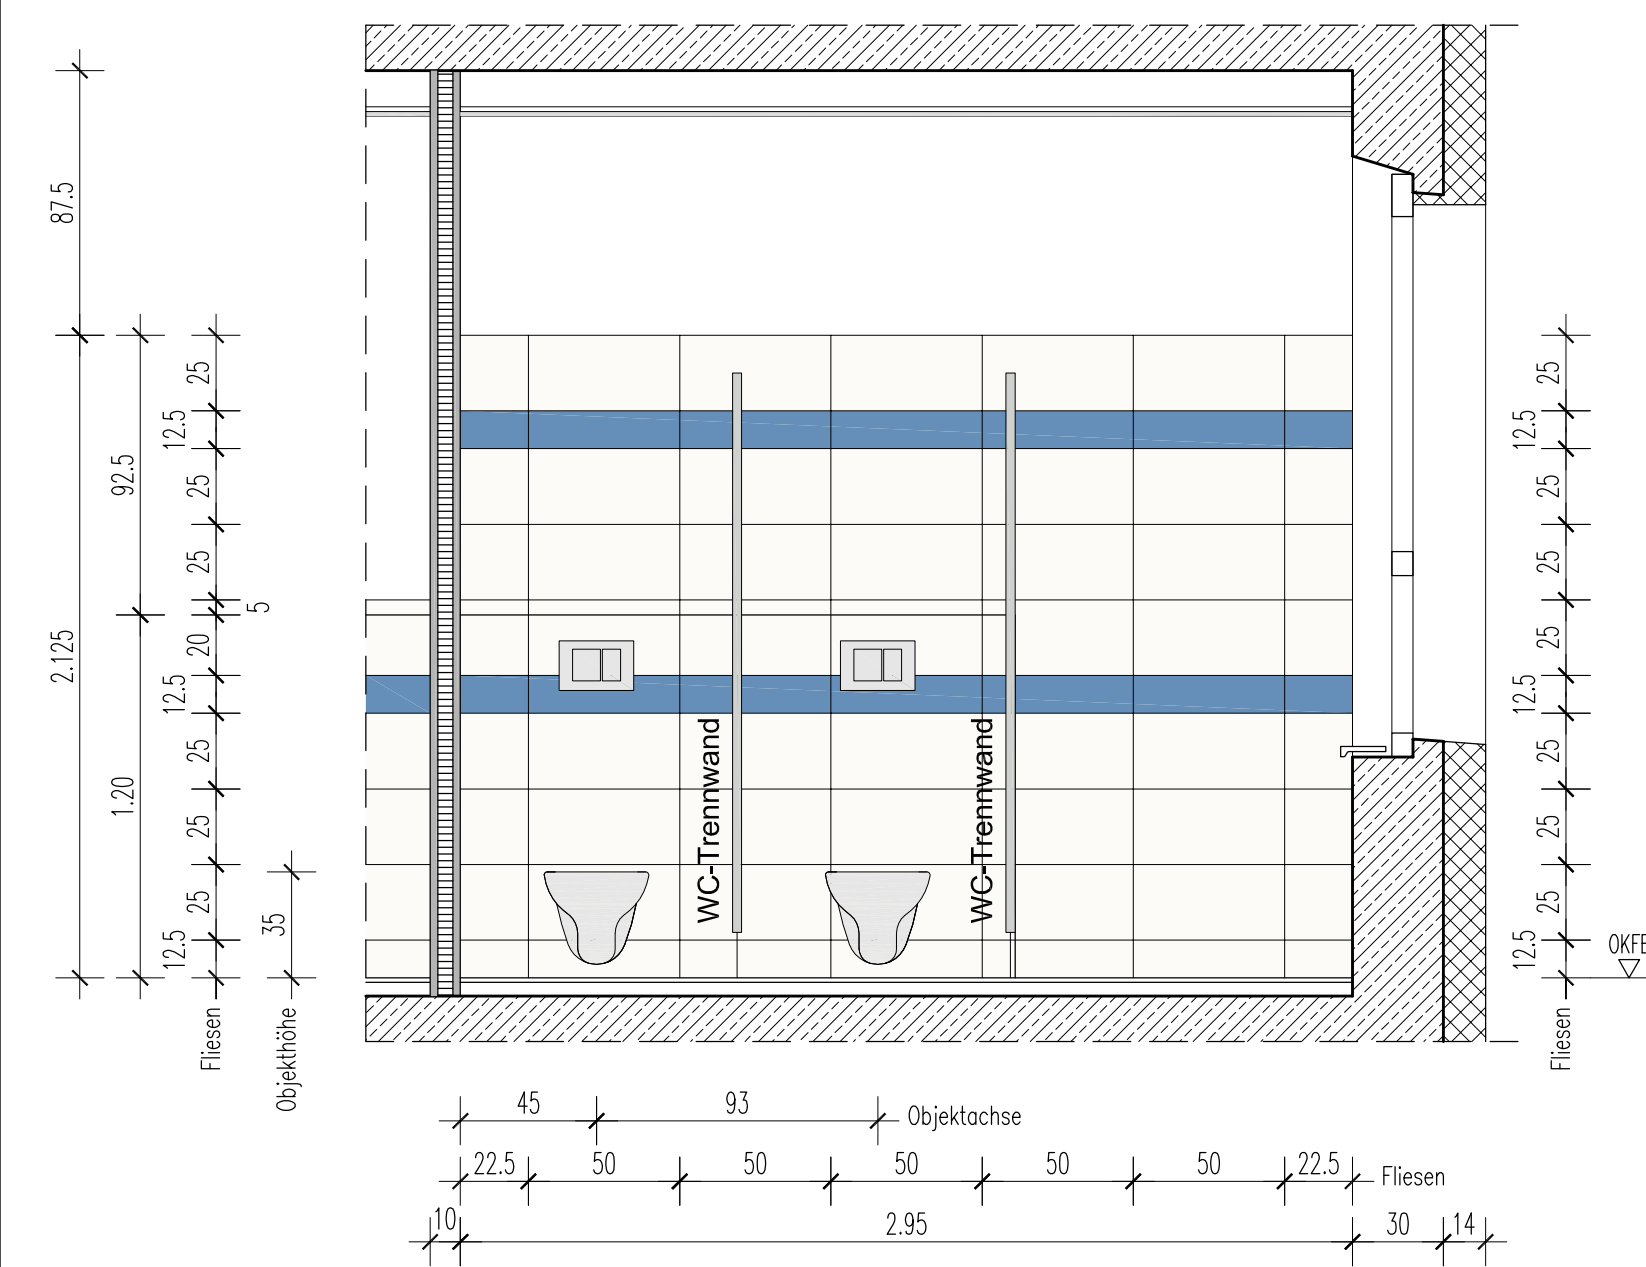

B 3.2 WC-Jungen
Ansicht 6
M 1:25

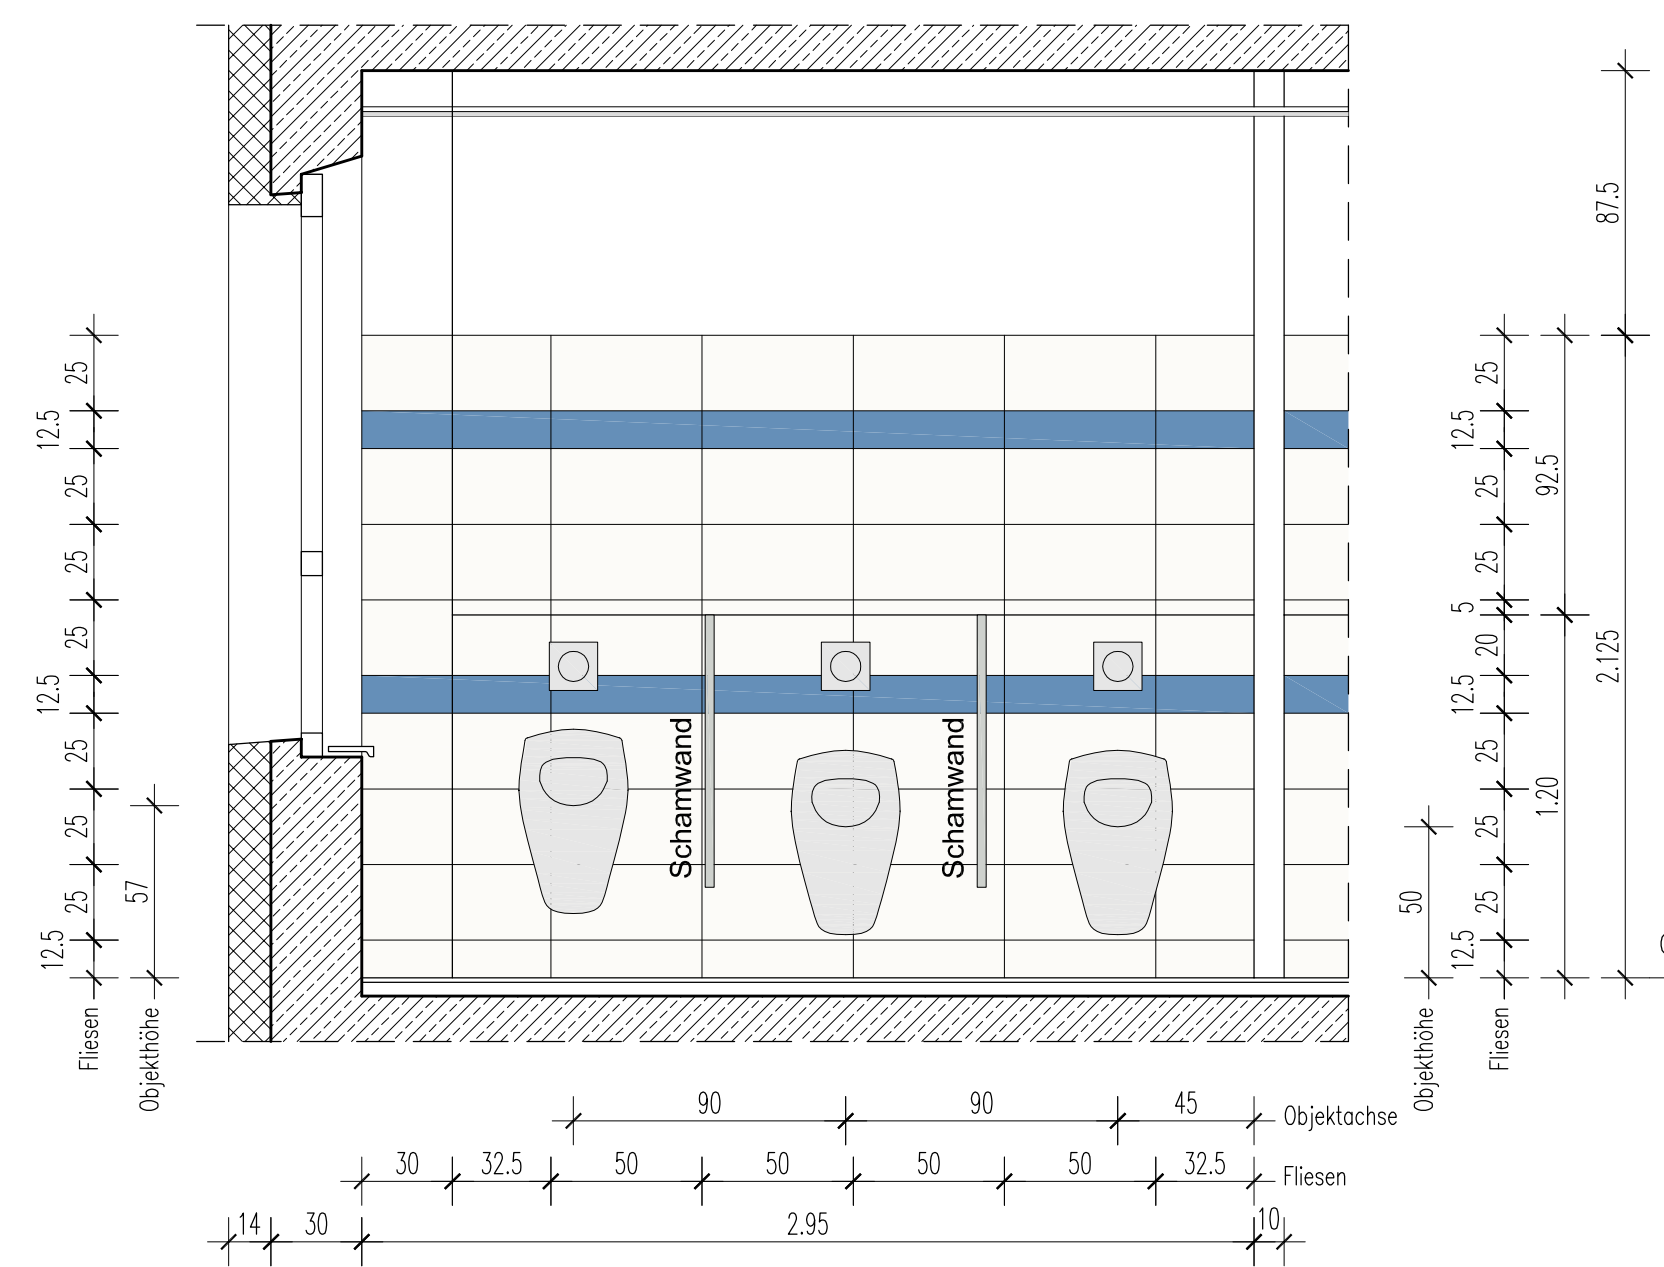

B 3.2 WC-Jungen
Ansicht 7
M 1:25

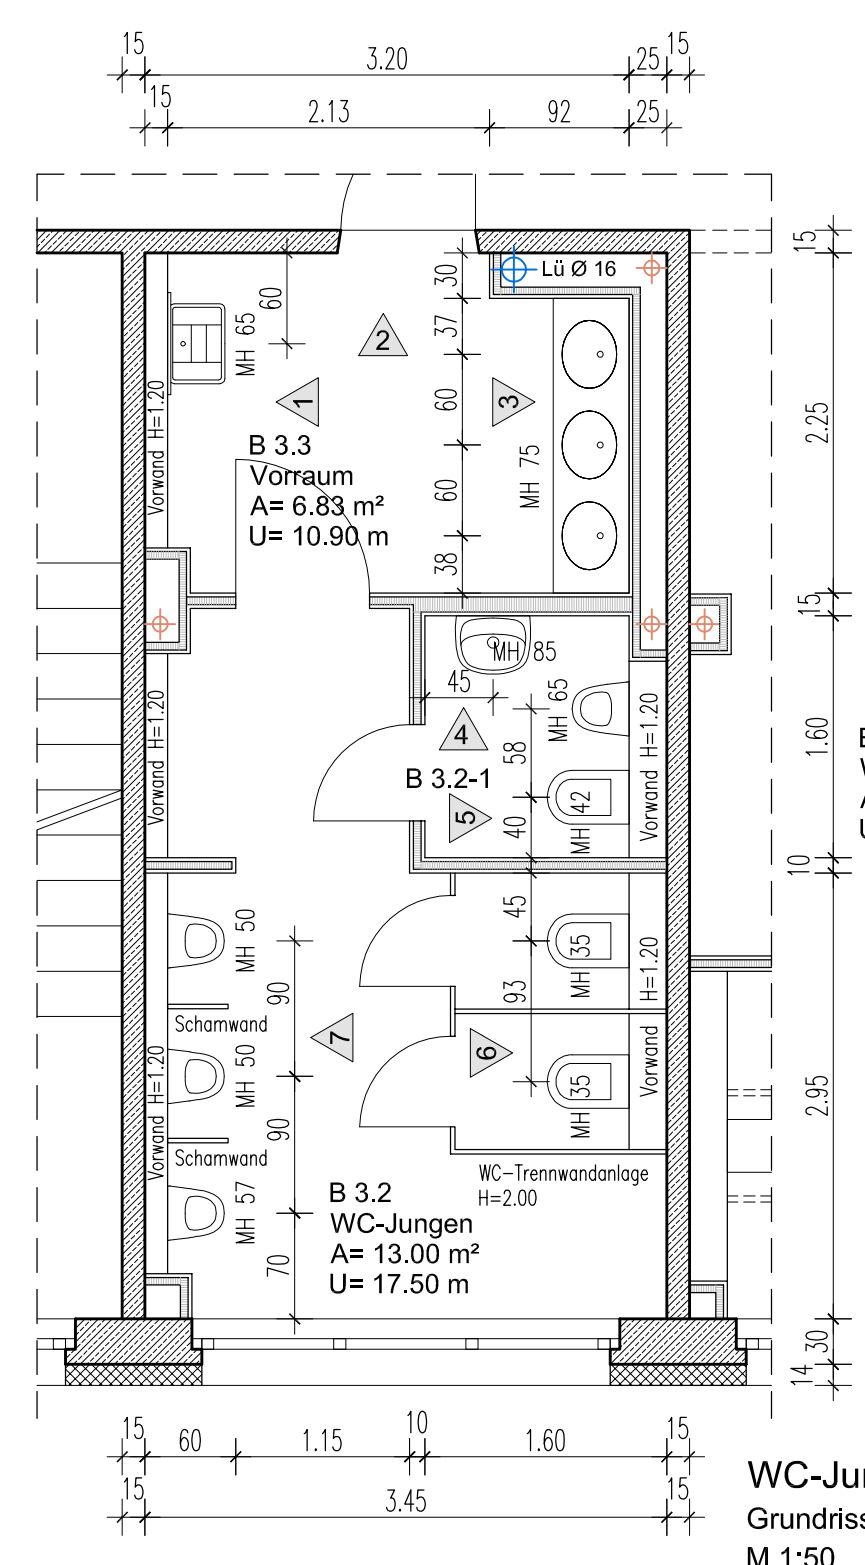

WC-Jungen / Herren 2.OG
Grundriss
M 1:50

- Legende**
- Wandfliesen 50 x 25 cm
Farbe: UNI hell,
nach Bemusterung
 - Wandfliesen 50 x 12,5 cm
Farbe: UNI blau hell,
nach Bemusterung
 - Bodenfliesen 30 x 30 cm
Farbe: matt grau, Feinkorn,
nach Bemusterung

Alle Maße sind vor Bauausführung zu prüfen!
Eventuelle Unstimmigkeiten sind mit der Bauleitung abzustimmen.

C			
B			
A			
Index	Datum	Änderung	Bearbeiter
Bauvorhaben: Grundschule "Erich Kästner" Groß Kreuz - Brandschutztechnische Ertüchtigung - Anbau Aufzug			Architekt: KÖBERPLAN Architekten und Ingenieure Wilhelmsdorfer Landstraße 41 14778 Brandenburg a. G. Havel E-Mail: info@koerberplan.de
Planungsphase: Ausführungsplanung - 2.BA			gezeichnet: B.G. 19.01.2026
Zeichnungsinhalt: Fliesenspiegel WC-Jungen / Herren EG, 2.OG			Maßstab: 1:25, 1:50 Plan-Nr.: 2-88 v