


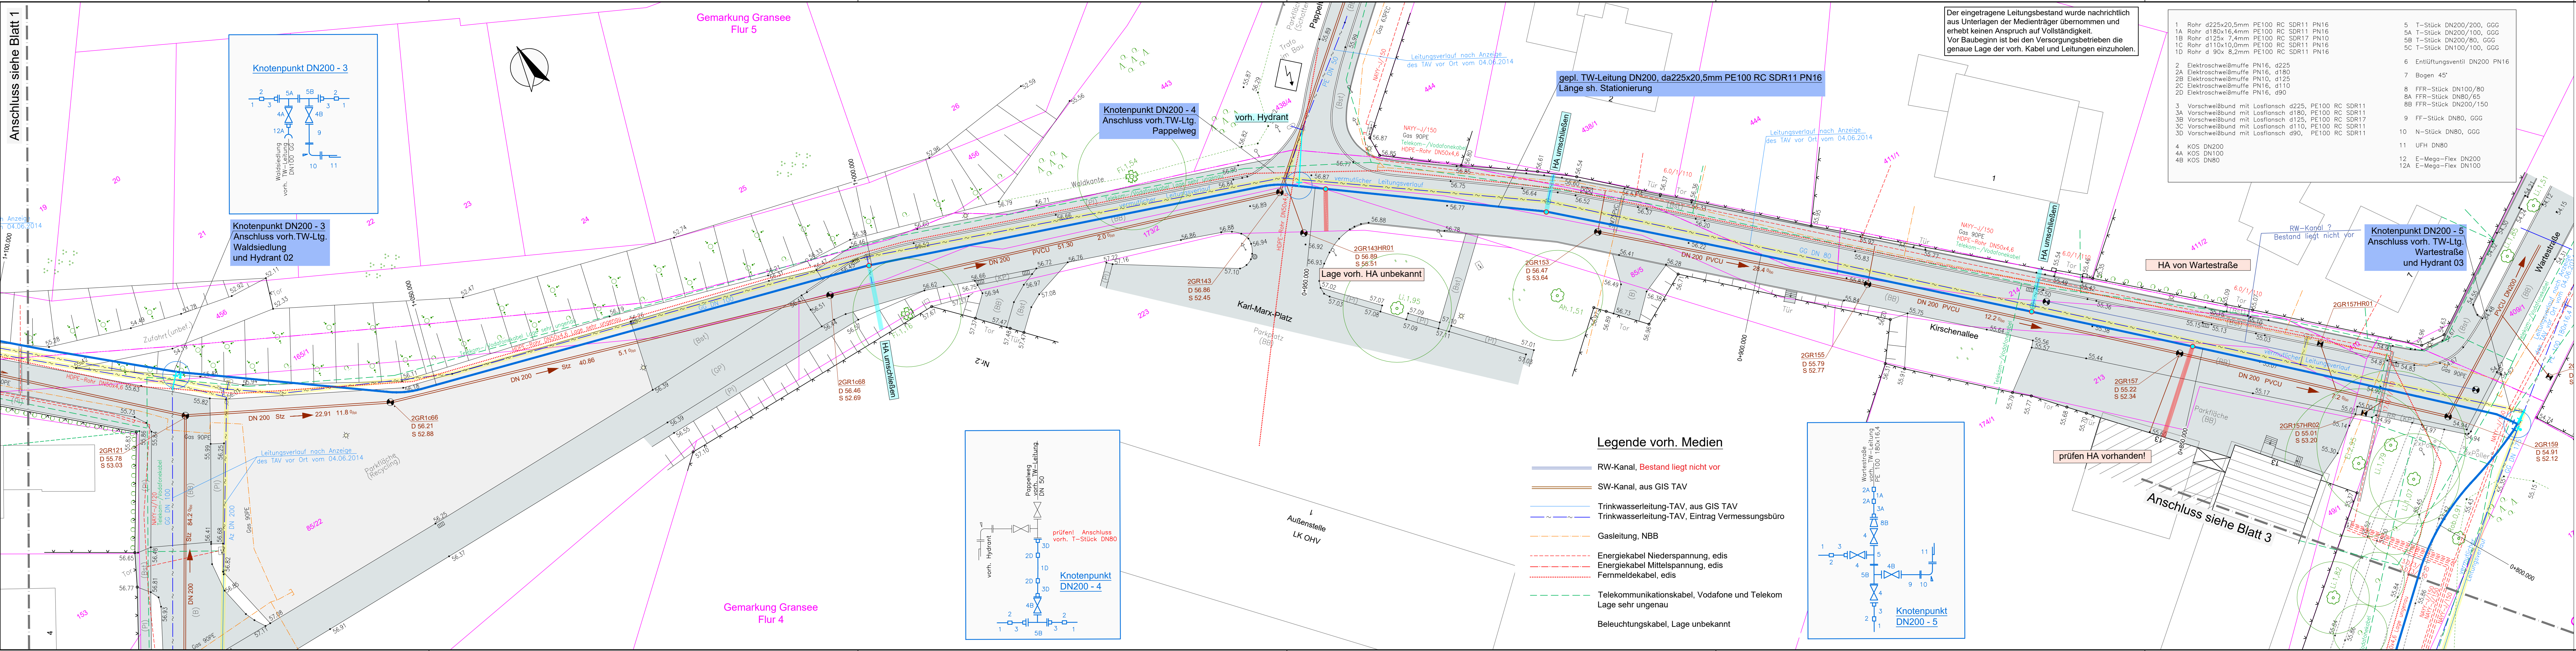

Legende

	vorh. befestigte Fläche Asphalt, Beton, Pflaster
	vorh. befestigte Fläche Schotter
	Flurstück privater Eigentümer
	gepl. Trinkwasserleitung DN200 Verlegung im Bohrspülverfahren, Start-/ Zielgrube ~3,0x3,0m, Abstand ~60 bis 70m
	gepl. Trinkwasserleitung DN100 Verlegung im Bohrspülverfahren, Start-/ Zielgrube ~3,0x3,0m, Abstand ~60 bis 70
	gepl. Trinkwasserleitung DN100, Verlegung in offener Bauweise
	vorh. Trinkwasserleitung stilllegen
	vorh. TW-Hausanschluss umschließen
	vorh. TW-Hausanschluss Lage nicht bekannt oder nicht vorhanden
die Darstellung der vorh. Baumkronen ist ungenau, keine Angabe vom Vermesser	

Legende vorh. Medien

	RW-Kanal, Bestand liegt nicht vor
	SW-Kanal, aus GIS TAV
	Trinkwasserleitung-TAV, aus GIS TAV
	Trinkwasserleitung-TAV, Eintrag Vermessungsbüro
	Gasleitung, NBB
	Energiekabel Niederspannung, edis
	Energiekabel Mittelspannung, edis
	Fernmeldekabel, edis
	Telekommunikationskabel, Vodafone und Telekom Lage sehr ungenau
	Beleuchtungskabel, Lage unbekannt

Legende

1 Rohr d225x20,5mm PE100 RC SDR11 PN16	5 T-Stück DN200/200, GGG
1A Rohr d180x16,4mm PE100 RC SDR11 PN16	5A T-Stück DN200/100, GGG
1B Rohr d125x 7,4mm PE100 RC SDR17 PN10	5B T-Stück DN200/80, GGG
1C Rohr d110x10,0mm PE100 RC SDR11 PN16	5C T-Stück DN100/100, GGG
1D Rohr d 90x 8,2mm PE100 RC SDR11 PN16	
2 Elektroschweißmuffe PN16, d225	6 Entlüftungsventil DN200 PN16
2A Elektroschweißmuffe PN16, d180	7 Bogen 45°
2B Elektroschweißmuffe PN10, d125	
2C Elektroschweißmuffe PN16, d110	8 FFR-Stück DN100/80
2D Elektroschweißmuffe PN16, d90	8A FFR-Stück DN80/65
	8B FFR-Stück DN200/150
3 Vorschweißbund mit Losflansch d225, PE100 RC SDR11	9 FF-Stück DN80, GGG
3A Vorschweißbund mit Losflansch d180, PE100 RC SDR11	10 N-Stück DN80, GGG
3B Vorschweißbund mit Losflansch d125, PE100 RC SDR17	11 UFH DN80
3C Vorschweißbund mit Losflansch d110, PE100 RC SDR11	12 E-Mega-Flex DN200
3D Vorschweißbund mit Losflansch d90, PE100 RC SDR11	12A E-Mega-Flex DN100
4 KOS DN200	
4A KOS DN100	
4B KOS DN80	

Auftraggeber: **Trink- und Abwasserverband Lindow - Gransee**
Ruppiner Straße 13A
16775 Gransee

Vorhaben: **Neubau der Trinkwasser- und Transportleitung vom Reinwasserbehälter Am Grünen Weg zur Ruppiner Straße in Gransee**
Ausführungsplanung

Unterlage: 3
Blatt Nr.: 2
Reg. Nr.:
Datum: Zeichen:
geprüft: **Lageplan**
Maßstab: 1:250