



Anschluss siehe Blatt 4

Gemarkung Gransee
Flur 4

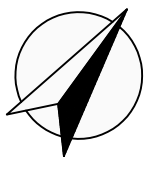

Legende vorh. Medien

- RW-Kanal, Bestand liegt nicht vor
- SW-Kanal, aus GIS TAV
- Trinkwasserleitung-TAV, aus GIS TAV
- Trinkwasserleitung-TAV, Eintrag Vermessungsbüro
- Gasleitung, NBB
- Energiekabel Niederspannung, edis
- Energiekabel Mittelspannung, edis
- Fernmeldekabel, edis
- Telekommunikationskabel, Vodafone und Telekom
Lage sehr ungenau
- Beleuchtungskabel, Lage unbekannt

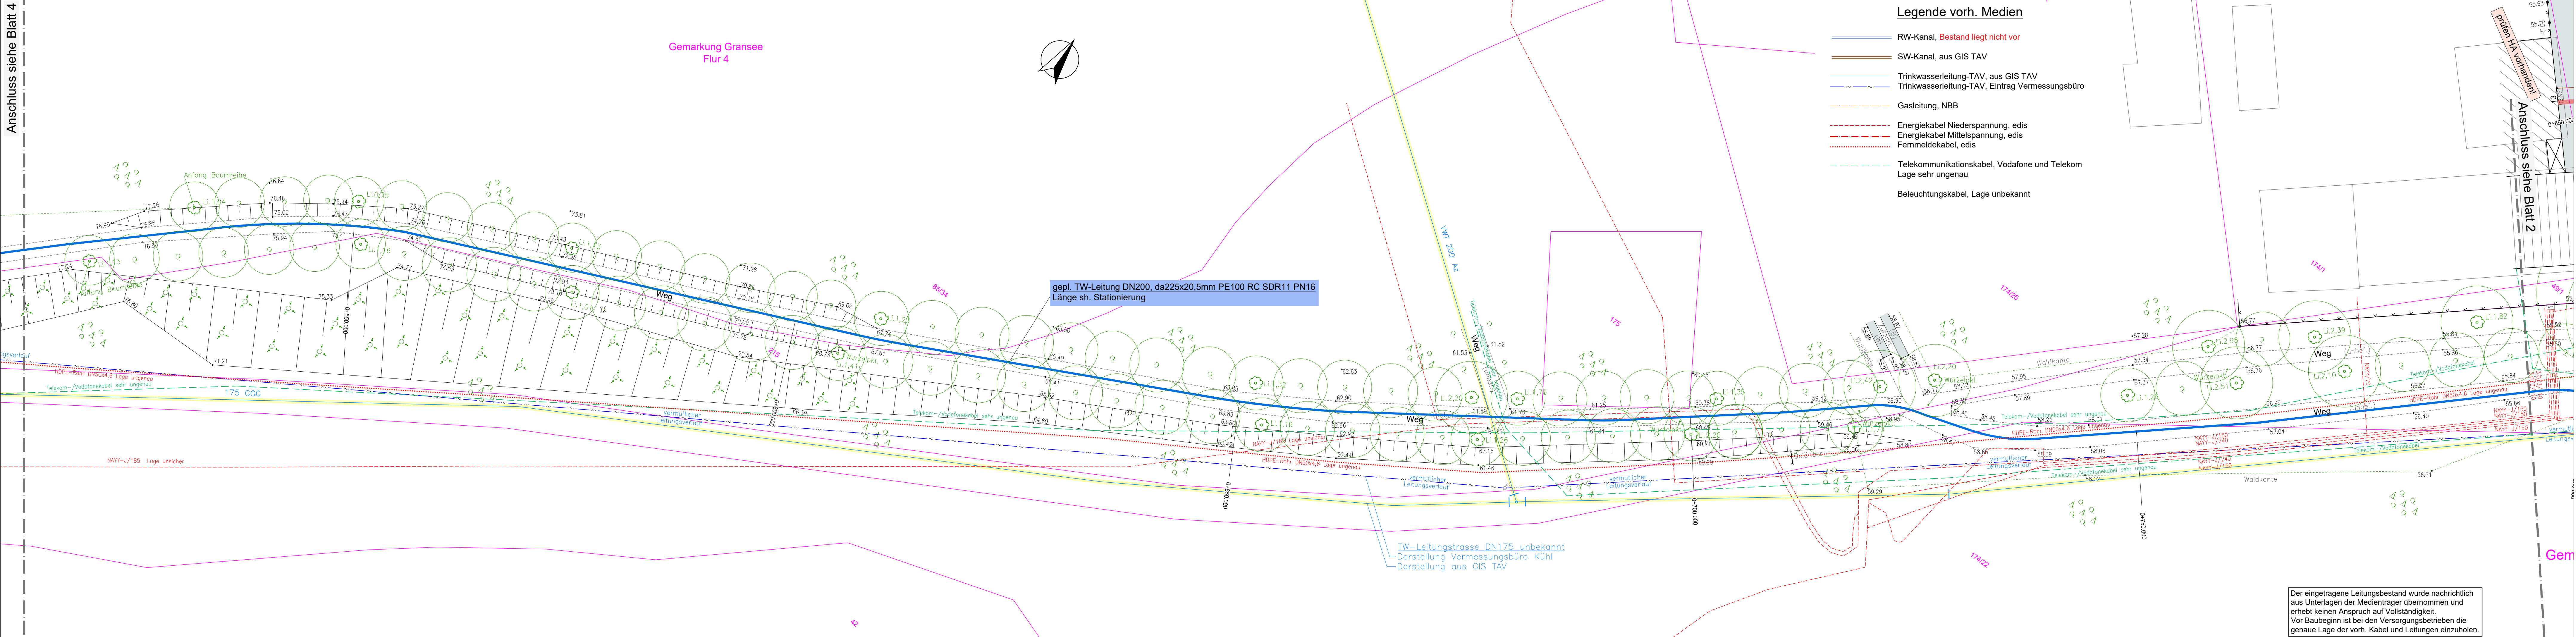

gepl. TW-Leitung DN200, da225x20,5mm PE100 RC SDR11 PN16
Länge sh. Stationierung

TW-Leitungsstrasse DN175 unbekannt
Darstellung Vermessungsbüro Kühl
Darstellung aus GIS TAV

Der eingetragene Leitungsbestand wurde nachrichtlich aus Unterlagen der Medienträger übernommen und erhebt keinen Anspruch auf Vollständigkeit. Vor Baubeginn ist bei den Versorgungsbetrieben die genaue Lage der vorh. Kabel und Leitungen einzuziehen.

Legende

- vorh. befestigte Fläche Asphalt, Beton, Pflaster
- vorh. befestigte Fläche Schotter
- Flurstück privater Eigentümer
- gepl. Trinkwasserleitung DN200
Verlegung im Bohrspülverfahren, Start-/ Zielgrube ~3,0x3,0m, Abstand ~60 bis 70m
- gepl. Trinkwasserleitung DN100
Verlegung im Bohrspülverfahren, Start-/ Zielgrube ~3,0x3,0m, Abstand ~60 bis 70
- gepl. Trinkwasserleitung DN100, Verlegung in offener Bauweise
- vorh. Trinkwasserleitung stilllegen
- vorh. TW-Hausanschluss umschließen
- vorh. TW-Hausanschluss Lage nicht bekannt oder nicht vorhanden
- die Darstellung der vorh. Baumkronen ist ungenau, keine Angabe vom Vermesser

Auftraggeber:
**Trink- und Abwasserverband
Lindow - Gransee**
Ruppiner Straße 13A
16775 Gransee

Vorhaben:
**Neubau der Trinkwasser- und Transportleitung
vom Reinwasserbehälter Am Grünen Weg
zur Ruppiner Straße in Gransee**
Ausführungsplanung

Unterlage: 3
Blatt Nr.: 3
Reg. Nr.:

Datum	Zeichen

geprüft

Lageplan

Maßstab 1 : 250

NUR FÜR AUSSCHREIBUNG