


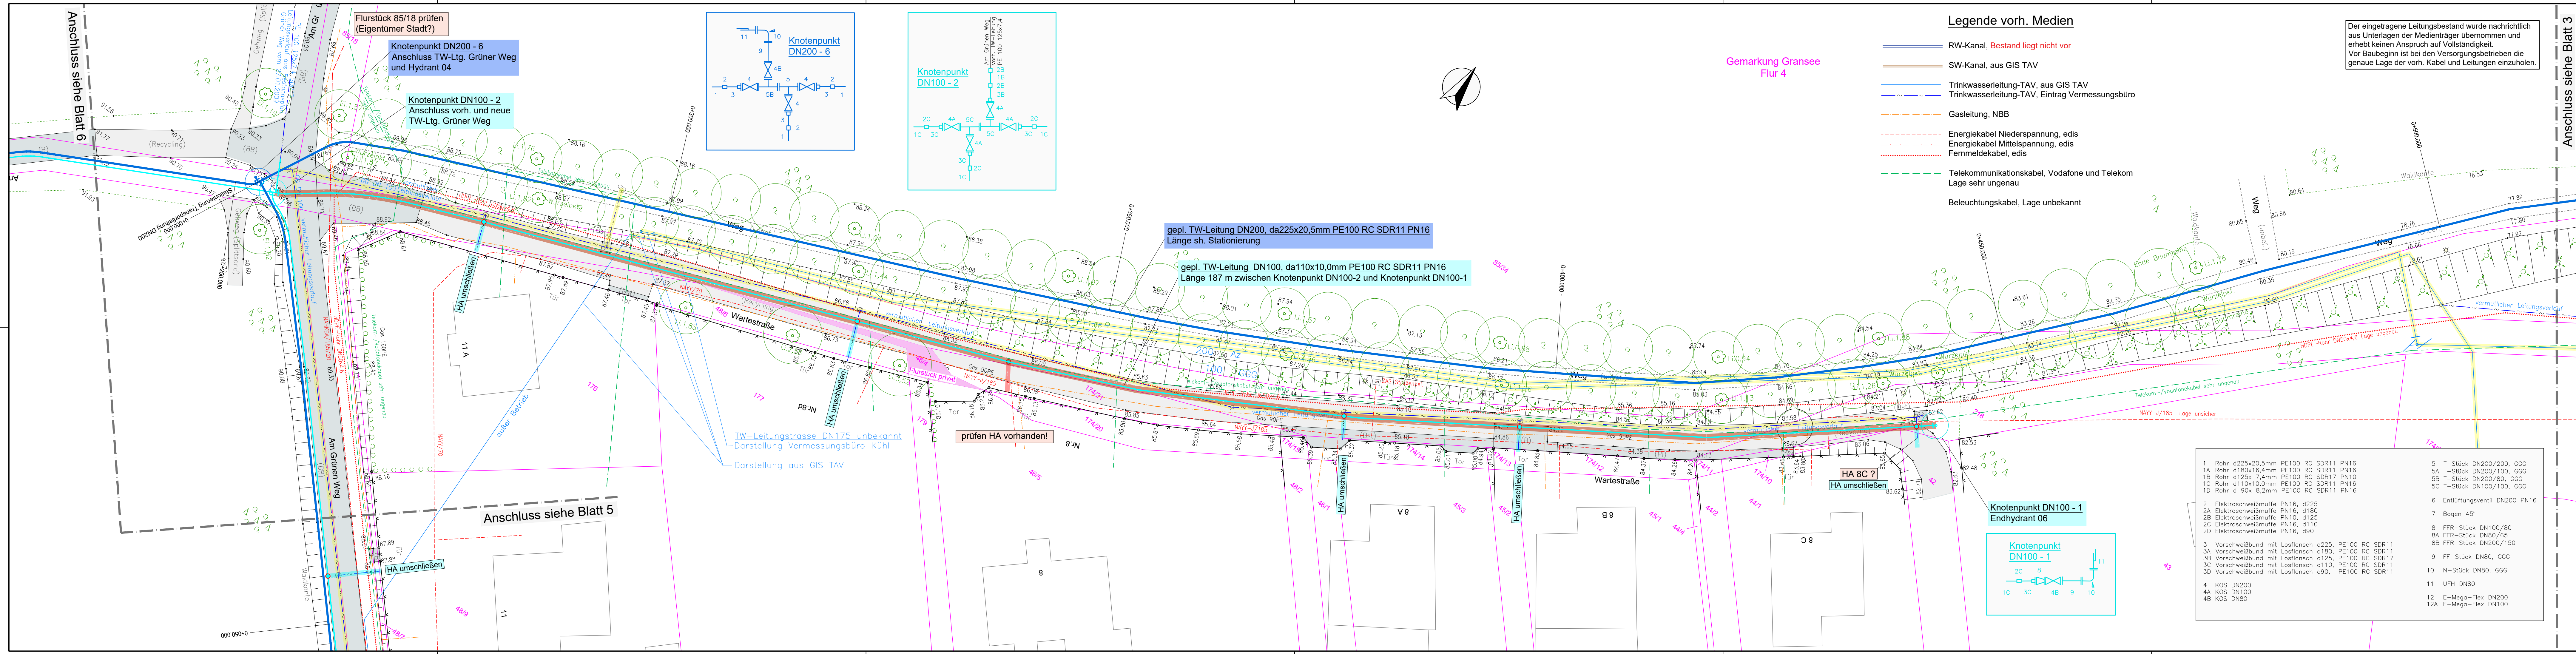

Legende vorh. Medien

- RW-Kanal, Bestand liegt nicht vor
- SW-Kanal, aus GIS TAV
- Trinkwasserleitung-TAV, aus GIS TAV
- Trinkwasserleitung-TAV, Eintrag Vermessungsbüro
- Gasleitung, NBB
- Energiekabel Niederspannung, edis
- Energiekabel Mittelspannung, edis
- Fernmeldekabel, edis
- Telekommunikationskabel, Vodafone und Telekom Lage sehr ungenau
- Beleuchtungskabel, Lage unbekannt

Der eingetragene Leitungsbestand wurde nachrichtlich aus Unterlagen der Medienträger übernommen und erhebt keinen Anspruch auf Vollständigkeit. Vor Baubeginn ist bei den Versorgungsbetrieben die genaue Lage der vorh. Kabel und Leitungen einzuholen.

Anschluss siehe Blatt 3

Legende

- vorh. befestigte Fläche Asphalt, Beton, Pflaster
- vorh. befestigte Fläche Schotter
- Flurstück privater Eigentümer
- gepl. Trinkwasserleitung DN200 Verlegung im Bohrspülverfahren, Start-/ Zielgrube ~3,0x3,0m, Abstand ~60 bis 70m
- gepl. Trinkwasserleitung DN100 Verlegung im Bohrspülverfahren, Start-/ Zielgrube ~3,0x3,0m, Abstand ~60 bis 70
- gepl. Trinkwasserleitung DN100, Verlegung in offener Bauweise
- vorh. Trinkwasserleitung stilllegen
- vorh. TW-Hausanschluss umschließen
- vorh. TW-Hausanschluss Lage nicht bekannt oder nicht vorhanden
- die Darstellung der vorh. Baumkronen ist ungenau, keine Angabe vom Vermesser

- | | |
|---|--------------------------------|
| 1 Rohr d225x20,5mm PE100 RC SDR11 PN16 | 5 T-Stück DN200/200, GGG |
| 1A Rohr d180x16,4mm PE100 RC SDR11 PN16 | 5A T-Stück DN200/100, GGG |
| 1B Rohr d125x 7,4mm PE100 RC SDR17 PN10 | 5B T-Stück DN200/80, GGG |
| 1C Rohr d110x10,0mm PE100 RC SDR11 PN16 | 5C T-Stück DN100/100, GGG |
| 1D Rohr d 90x 8,2mm PE100 RC SDR11 PN16 | 6 Entlüftungsventil DN200 PN16 |
| 2 Elektroschweißmuffe PN16, d225 | 7 Bogen 45° |
| 2A Elektroschweißmuffe PN16, d180 | 8 FFR-Stück DN100/80 |
| 2B Elektroschweißmuffe PN10, d125 | 8A FFR-Stück DN80/65 |
| 2C Elektroschweißmuffe PN16, d110 | 8B FFR-Stück DN200/150 |
| 2D Elektroschweißmuffe PN16, d90 | 9 FFR-Stück DN80, GGG |
| 3 Verschweißbund mit Losflansch d225, PE100 RC SDR11 | 10 N-Stück DN80, GGG |
| 3A Verschweißbund mit Losflansch d180, PE100 RC SDR11 | 11 UHF DN80 |
| 3B Verschweißbund mit Losflansch d125, PE100 RC SDR17 | 12 E-Mega-Flex DN200 |
| 3C Verschweißbund mit Losflansch d110, PE100 RC SDR11 | 12A E-Mega-Flex DN100 |
| 3D Verschweißbund mit Losflansch d90, PE100 RC SDR11 | |
| 4 KOS DN200 | |
| 4A KOS DN100 | |
| 4B KOS DN80 | |

Auftraggeber:		Unterlage: 3	
Trink- und Abwasserverband		Blatt Nr.: 4	
Lindow - Gransee		Reg. Nr.:	
Ruppiner Straße 13A		Datum	
16775 Gransee		Zeichen	
Vorhaben:		geprüft	
Neubau der Trinkwasser- und Transportleitung vom Reinwasserbehälter Am Grünen Weg zur Ruppiner Straße in Gransee		Lageplan	
Ausführungsplanung		Maßstab 1:250	

NUR FÜR AUSSCHLEIFUNG