




Schnitt A-A

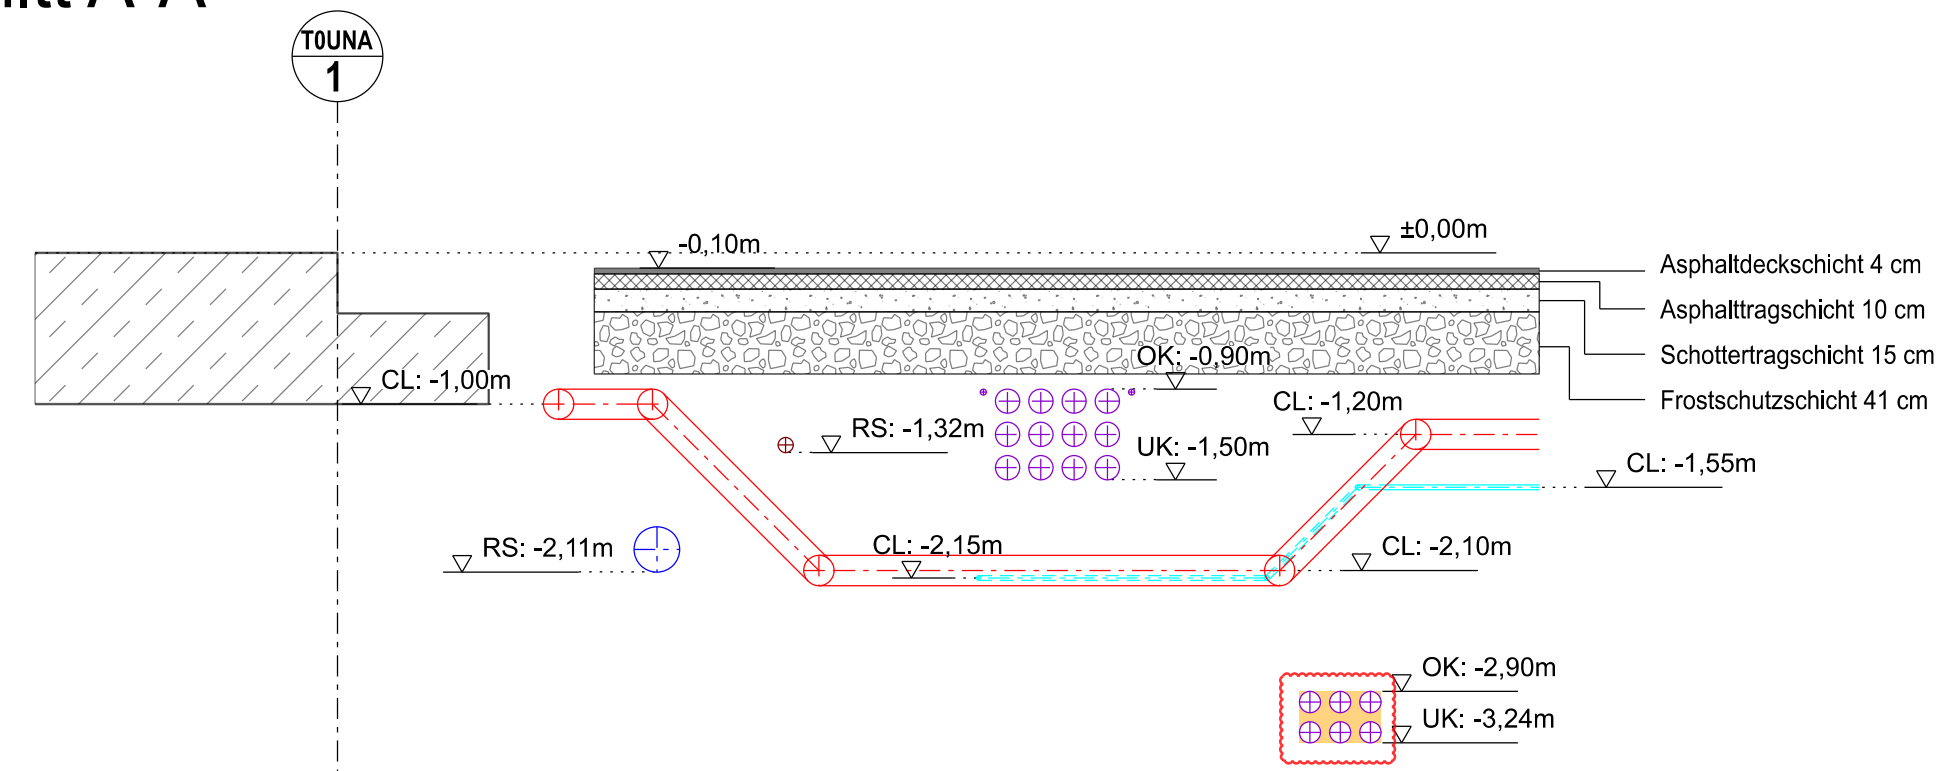


Schnitt B-B

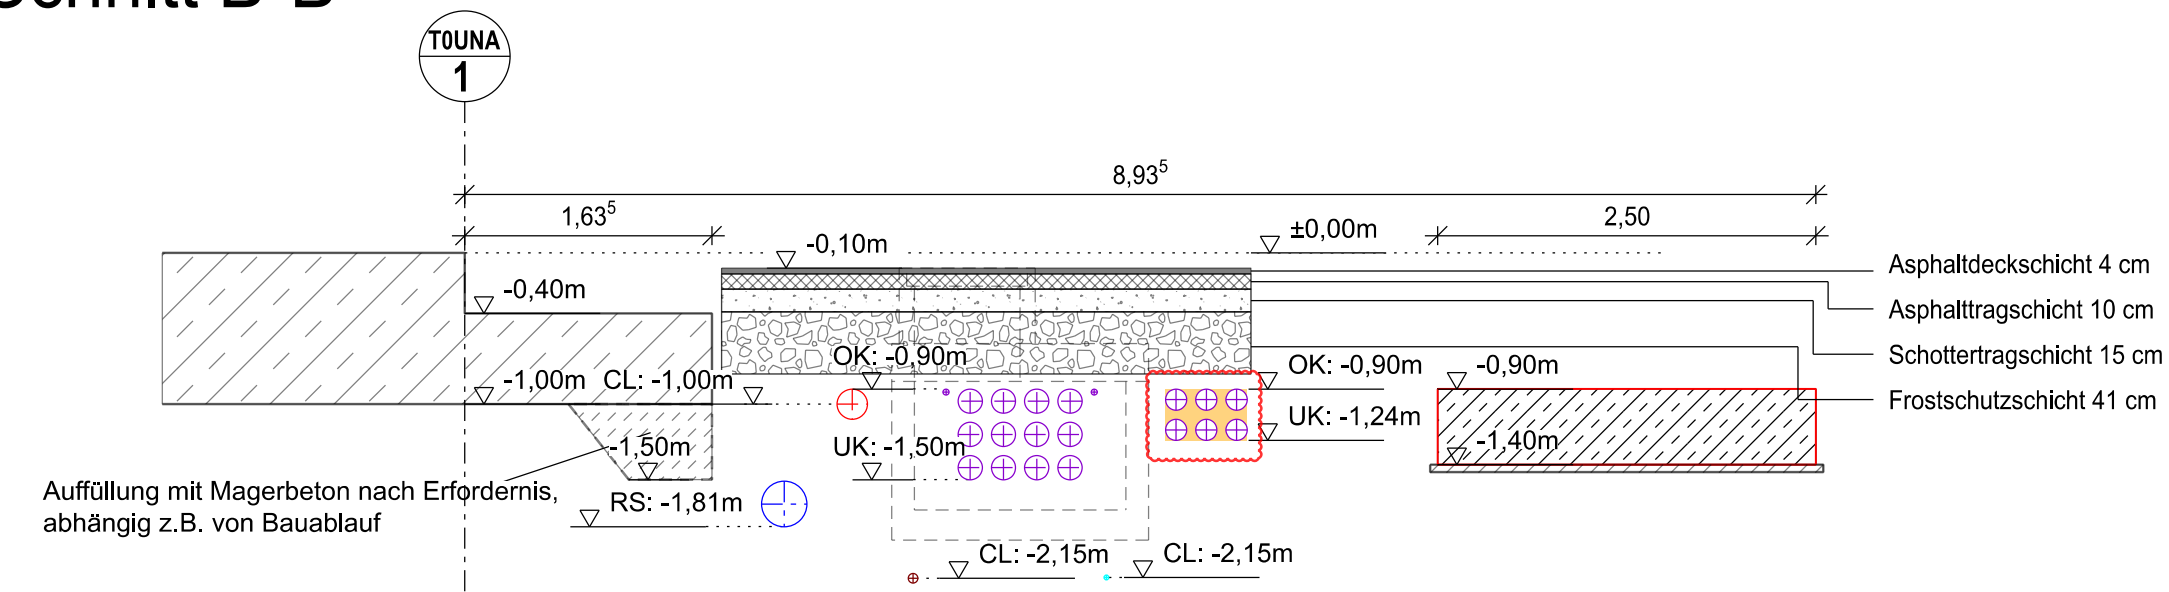


Schnitt C-C

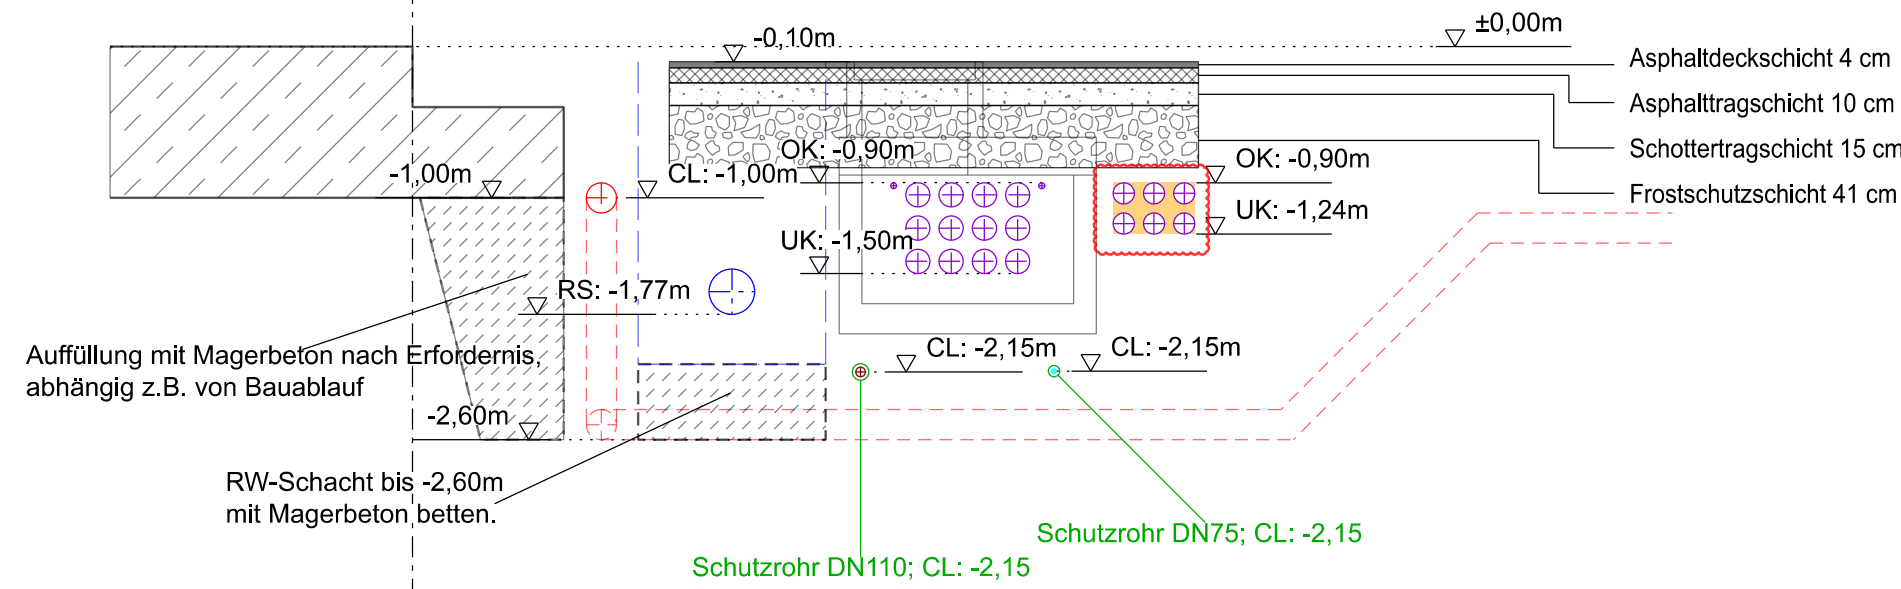


Schnitt D-D

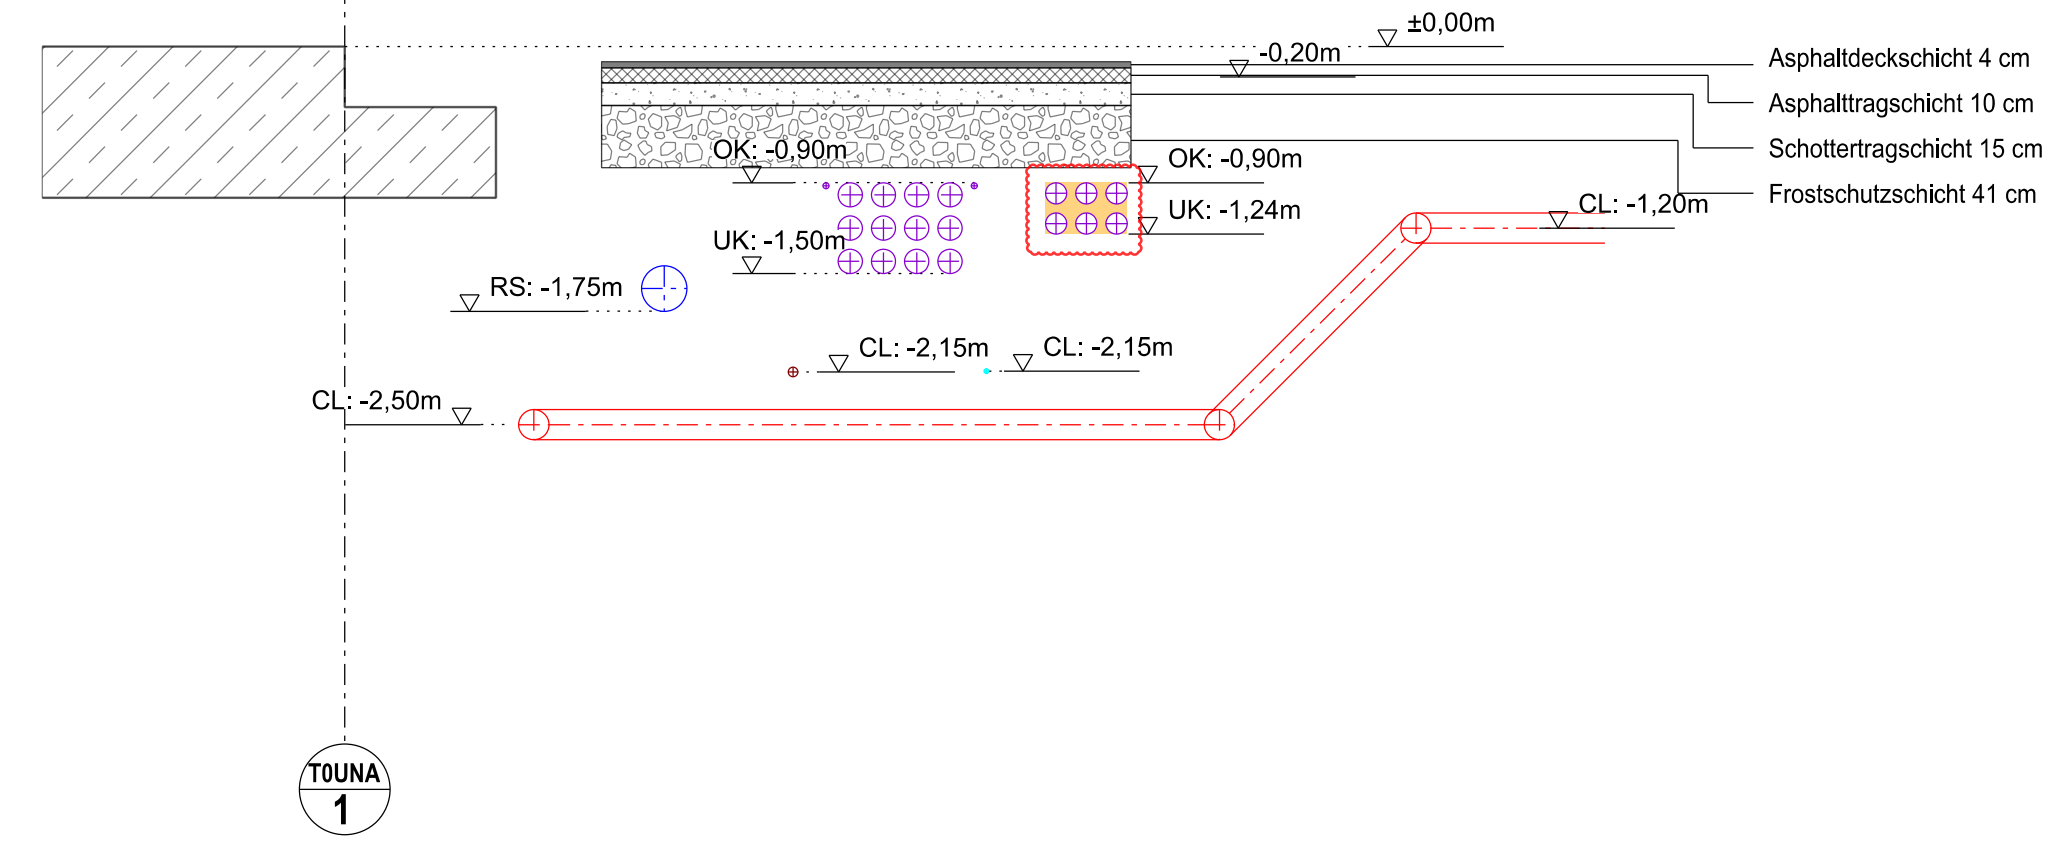

Schnitt E-E

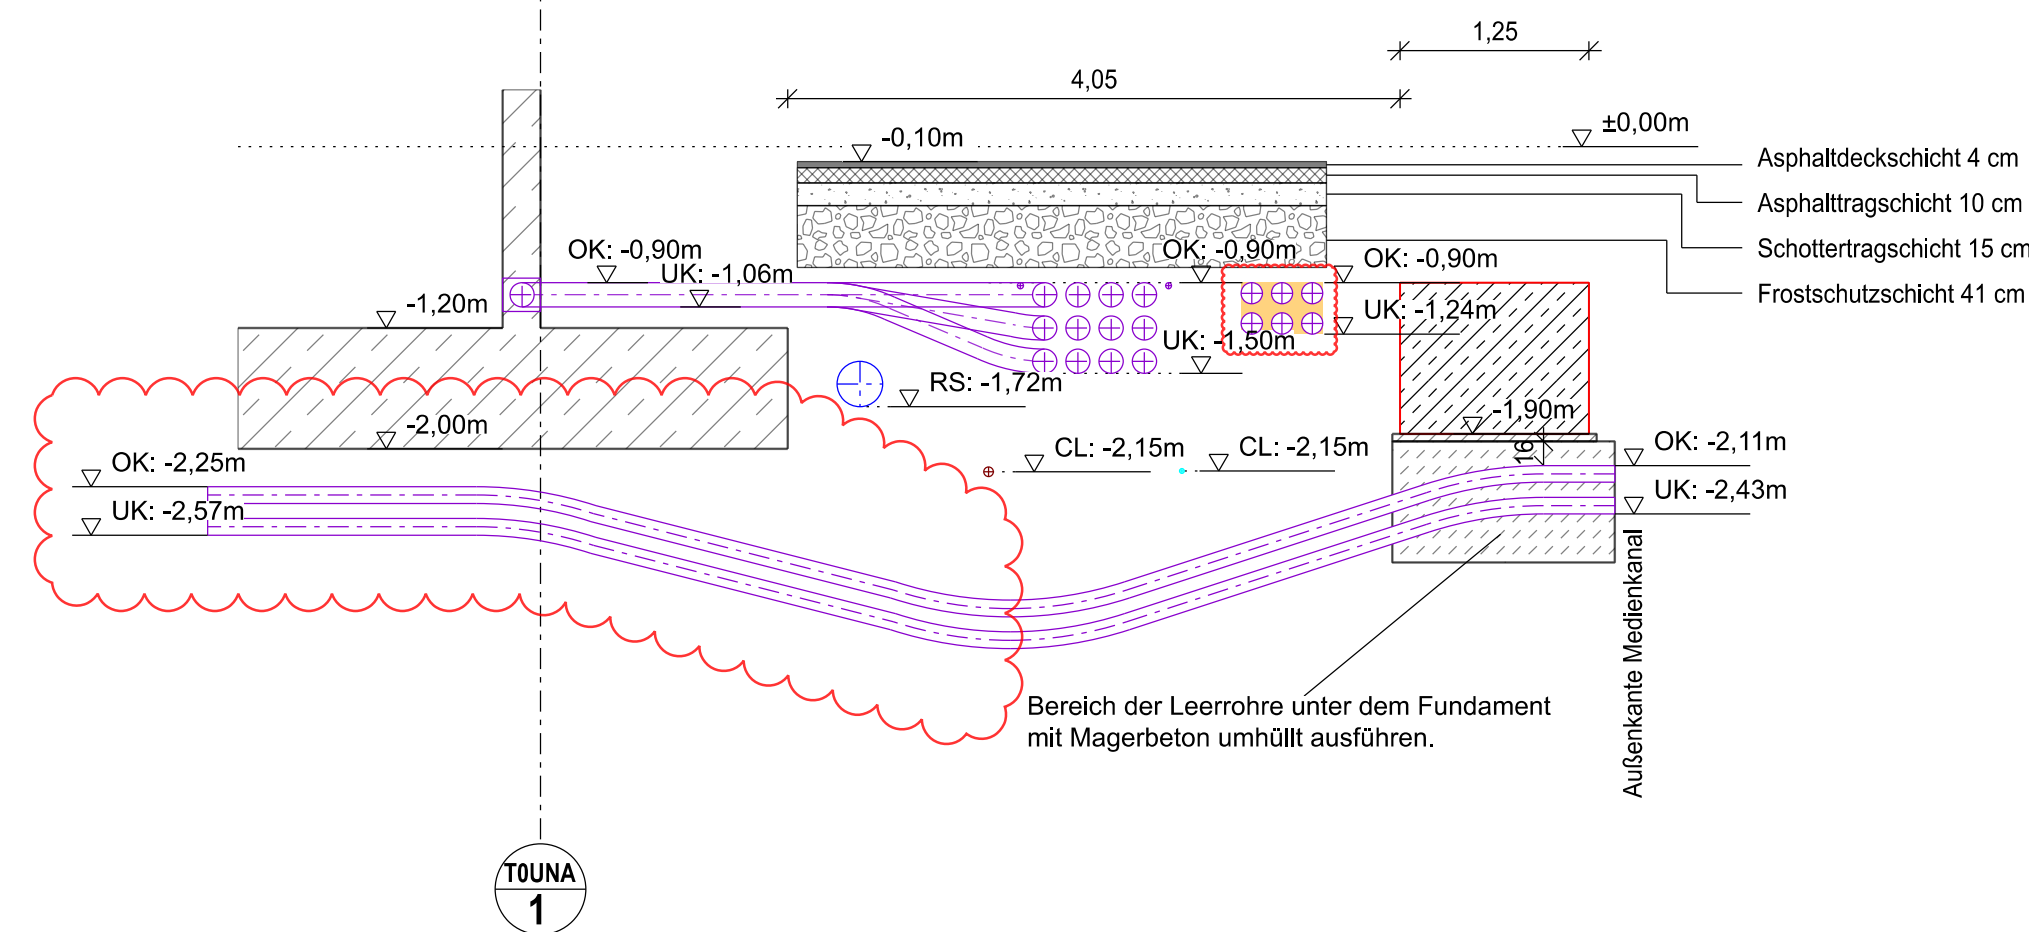

Schnitt 1-1

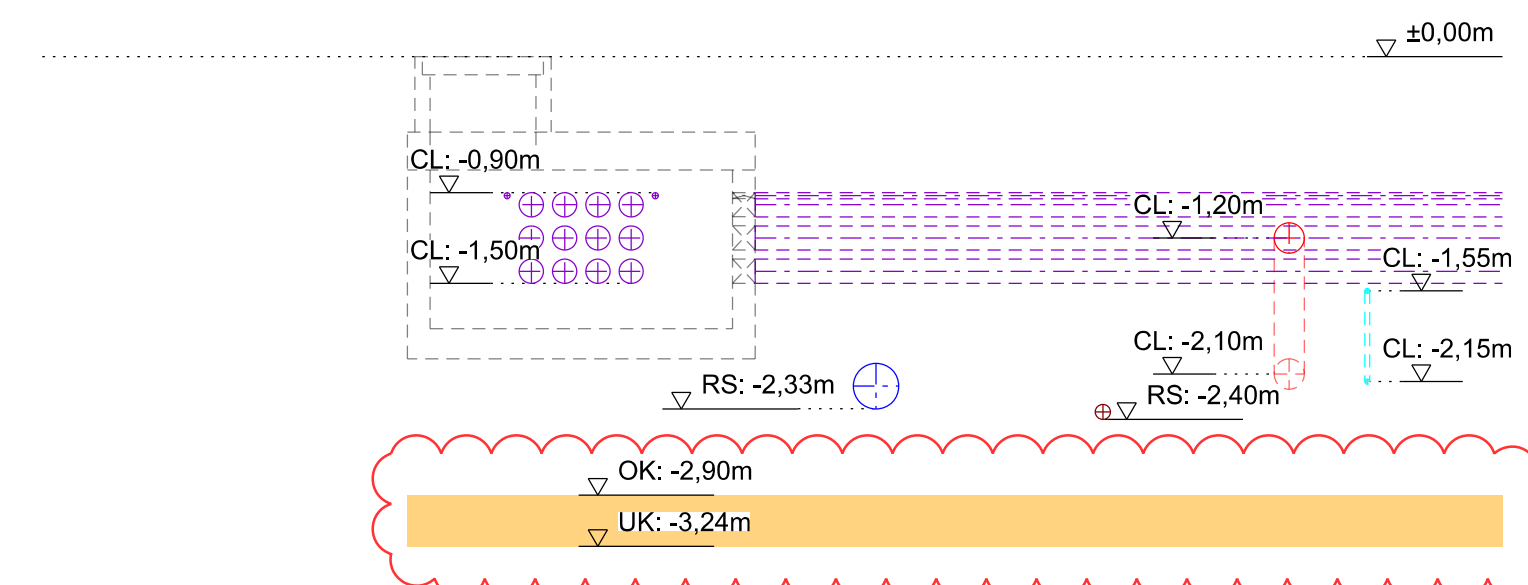

Unterirdische Wirtschaft:



Bestehende UIW-Systeme sind transparent dargestellt.

zugehörige Zeichnungen:
T0&CLD010-001050_UIW-Lageplan
T0&CLD010-001052_UIW-Schachthüren
T0&CLD010-001053_UIW-Kabelzugschächte
T0&CLD010-001054_UIW-Detailkatalog

E	20.05.2026	Bender	Anpassung 10kV Paket, Höhen, Verlauf, Medienkanaltrasse Höhenänderung und Magerbeton									
D	11.05.2026	Bender	Höhenänderung Medienkanal, Anpassungen Fundamente, Verschieben FW, Magerbetonfüllungen									
Index:	Datum:	Name:	Änderung:									
Auftraggeber			Ersteller:							Projekt / Standort:		
										TGP Tiefengeothermie Potsdam Süd		
Dokumentenart			Benennung:							Blatt von:		
	Datum:	Name:	Ausführungszeichnung Unterirdische Wirtschaft Schnittzeichnungen									
Bearb.	19.01.2026	Modlich								Stand von:		
Gepr.	19.01.2026	Jabrallah			KKS-Nr.		DCC		Lfd. Nr.			
Freig.	19.01.2026	Bonhag	Dok-Nr.	++	T0	&	CLD010	/	001051	Kapitel-Nummer:		
CAD Dateiname:			Herstellernummer							Format A1		
T0&CLD010-001051										Maßstab 1:50		