
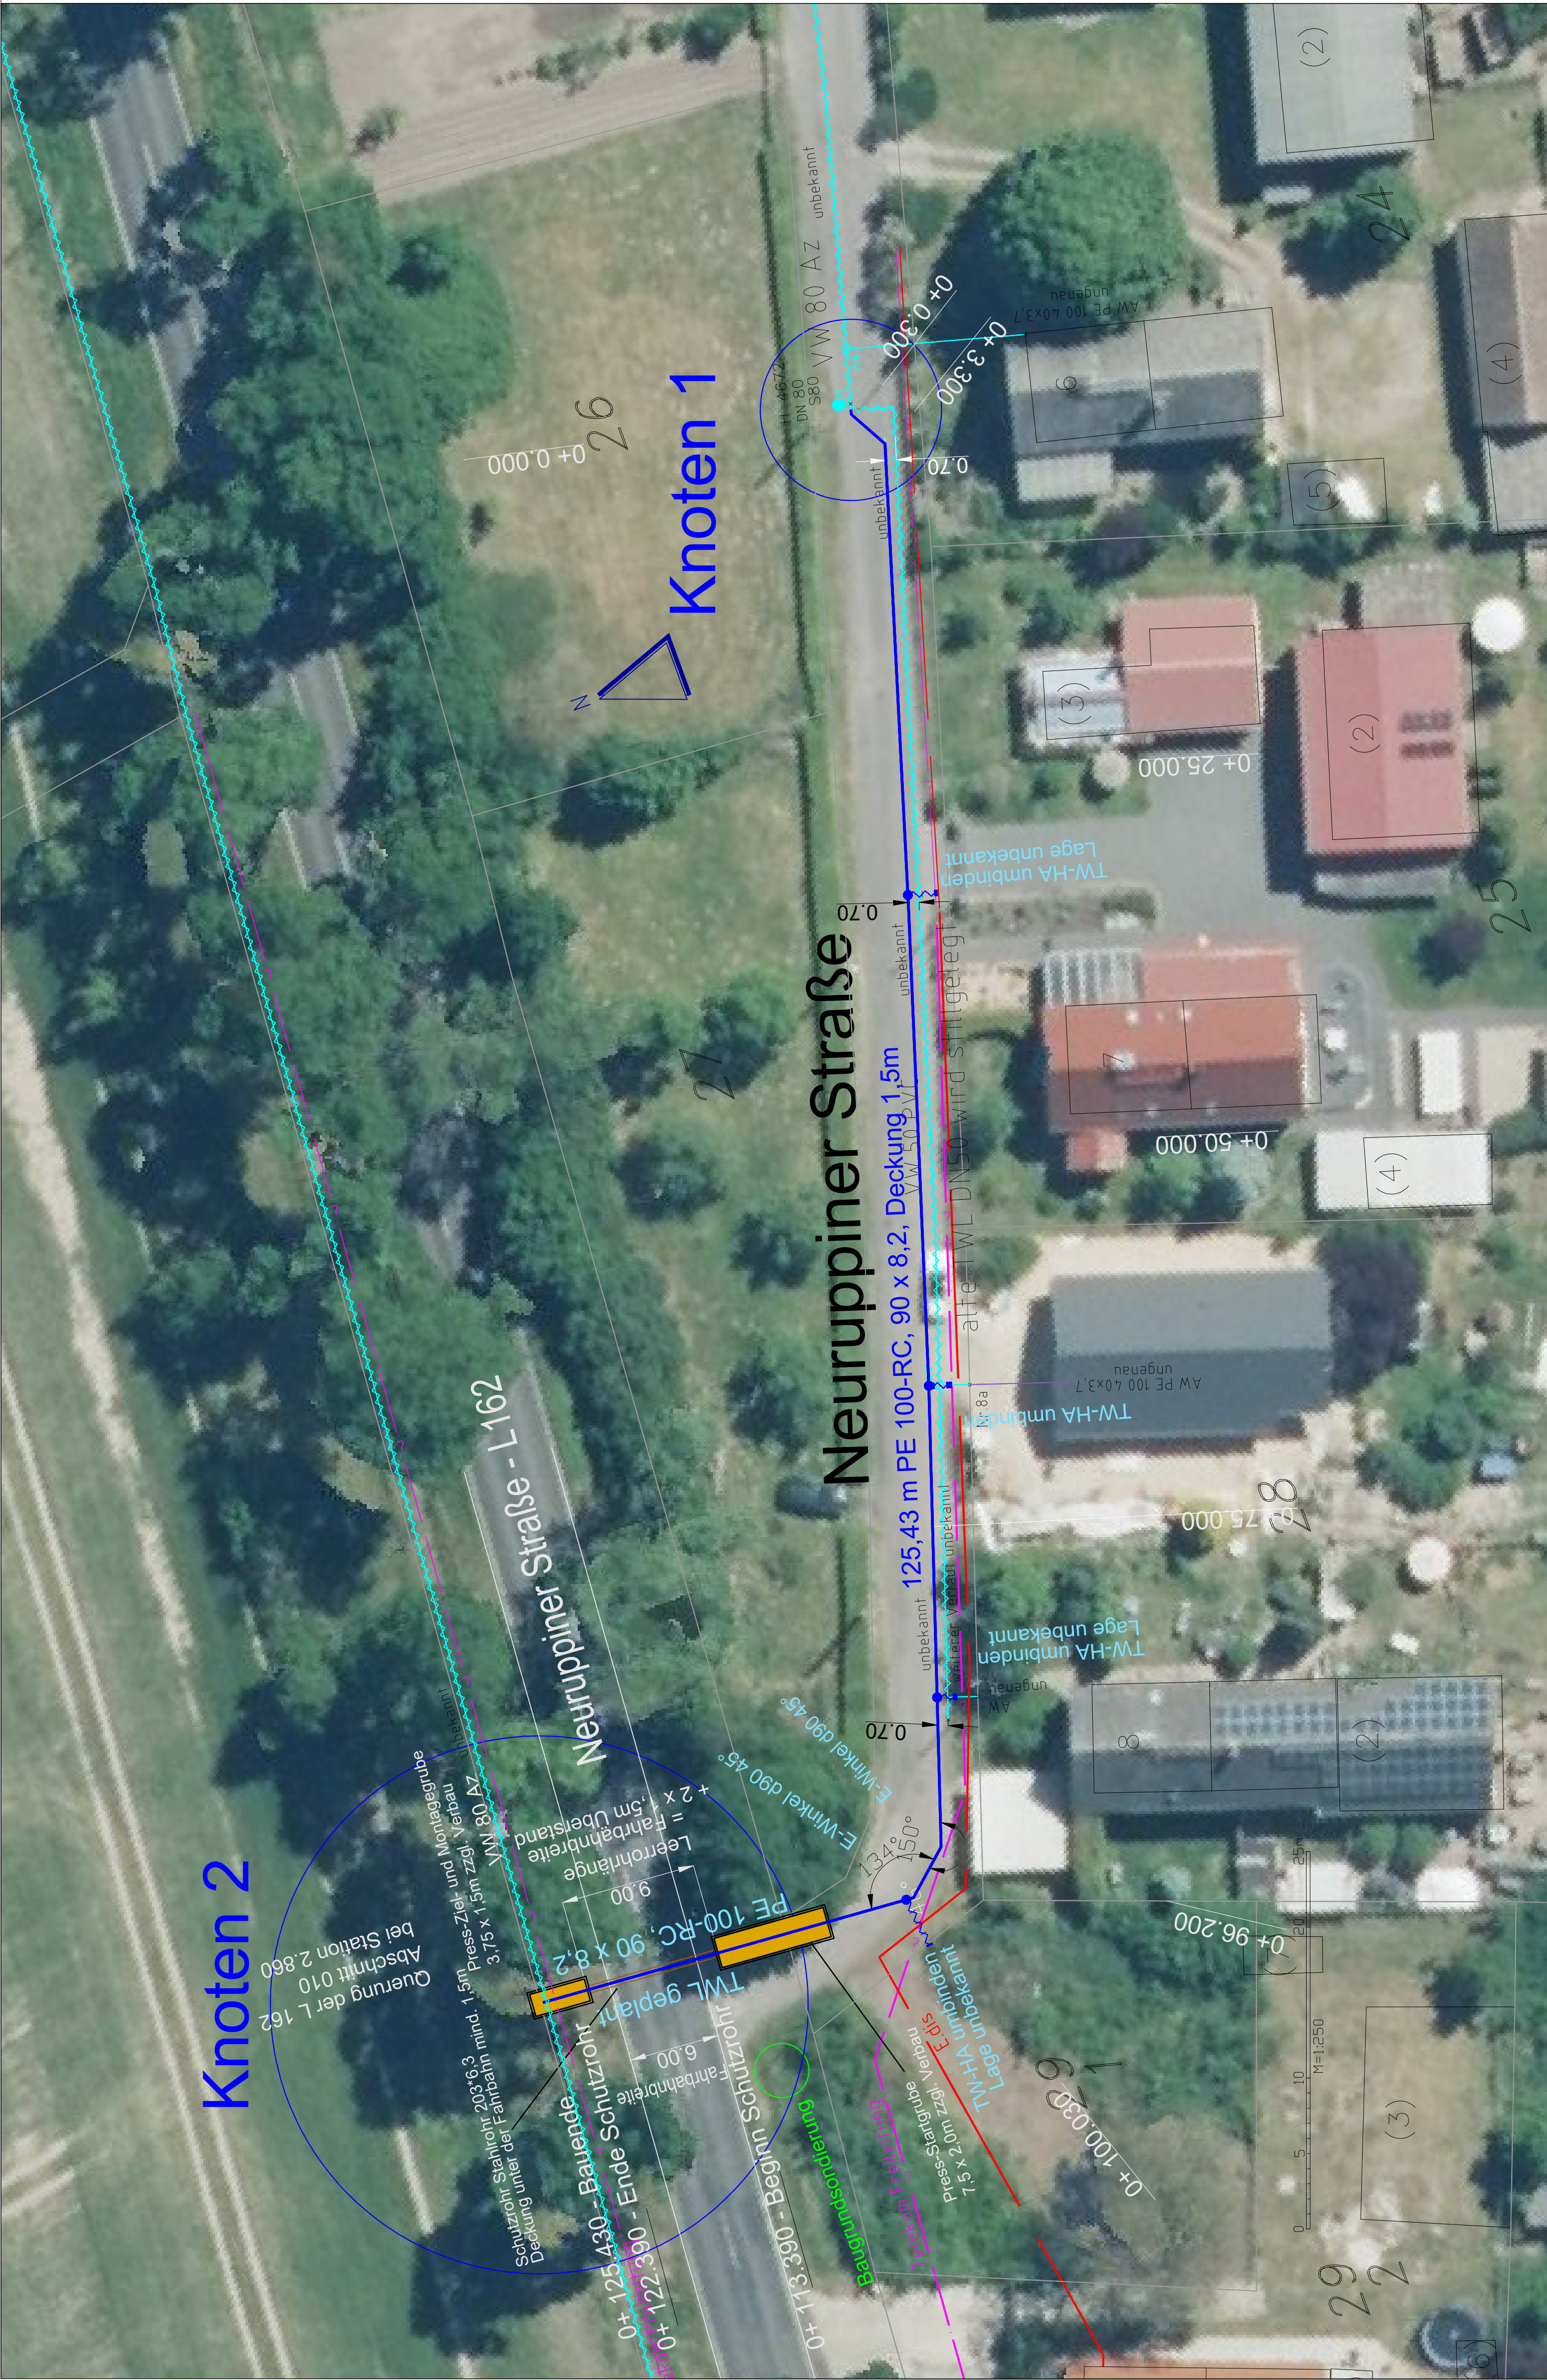
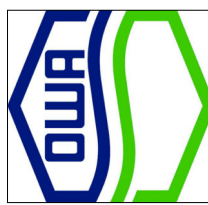


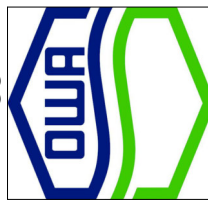

ZEICHENERKLÄRUNG	
Bestand	Planung
 Trinkwasserleitung Lage nicht genau bekannt	 geplante Trinkwasserleitung DN80
 Stromkabel e,dis	 Vorliebiggrube geschlossene Bauweise
 Telekom - Freileitung	 TW Knotenpunkte / Umbindung TW-HA
	 TW-HA (offene Bauweise)
Planer: 	Auftraggeber: 
Osthavelländische Trinkwasserversorgung und Abwasserbehandlung GmbH Potsdamer Straße 32 - 34 14612 Falkensee Tel.: 03322 271-0 Fax: 03322 271-248	Osthavelländische Trinkwasserversorgung und Abwasserbehandlung GmbH Potsdamer Straße 32 - 34 14612 Falkensee Tel.: 03322 271-0 Fax: 03322 271-248
Bauvorhaben: Erweiterung + Erneuerung Trinkwasserleitung Kremmen, OT Staffede, Neuruppiner Straße (L162)	Plan: Lageplan (1/1) Bearbeitungsstand: Ausführungsplanung Maßstab: 1:250 erstellt / Stand: 02.09.2025 / 22.09.2025