




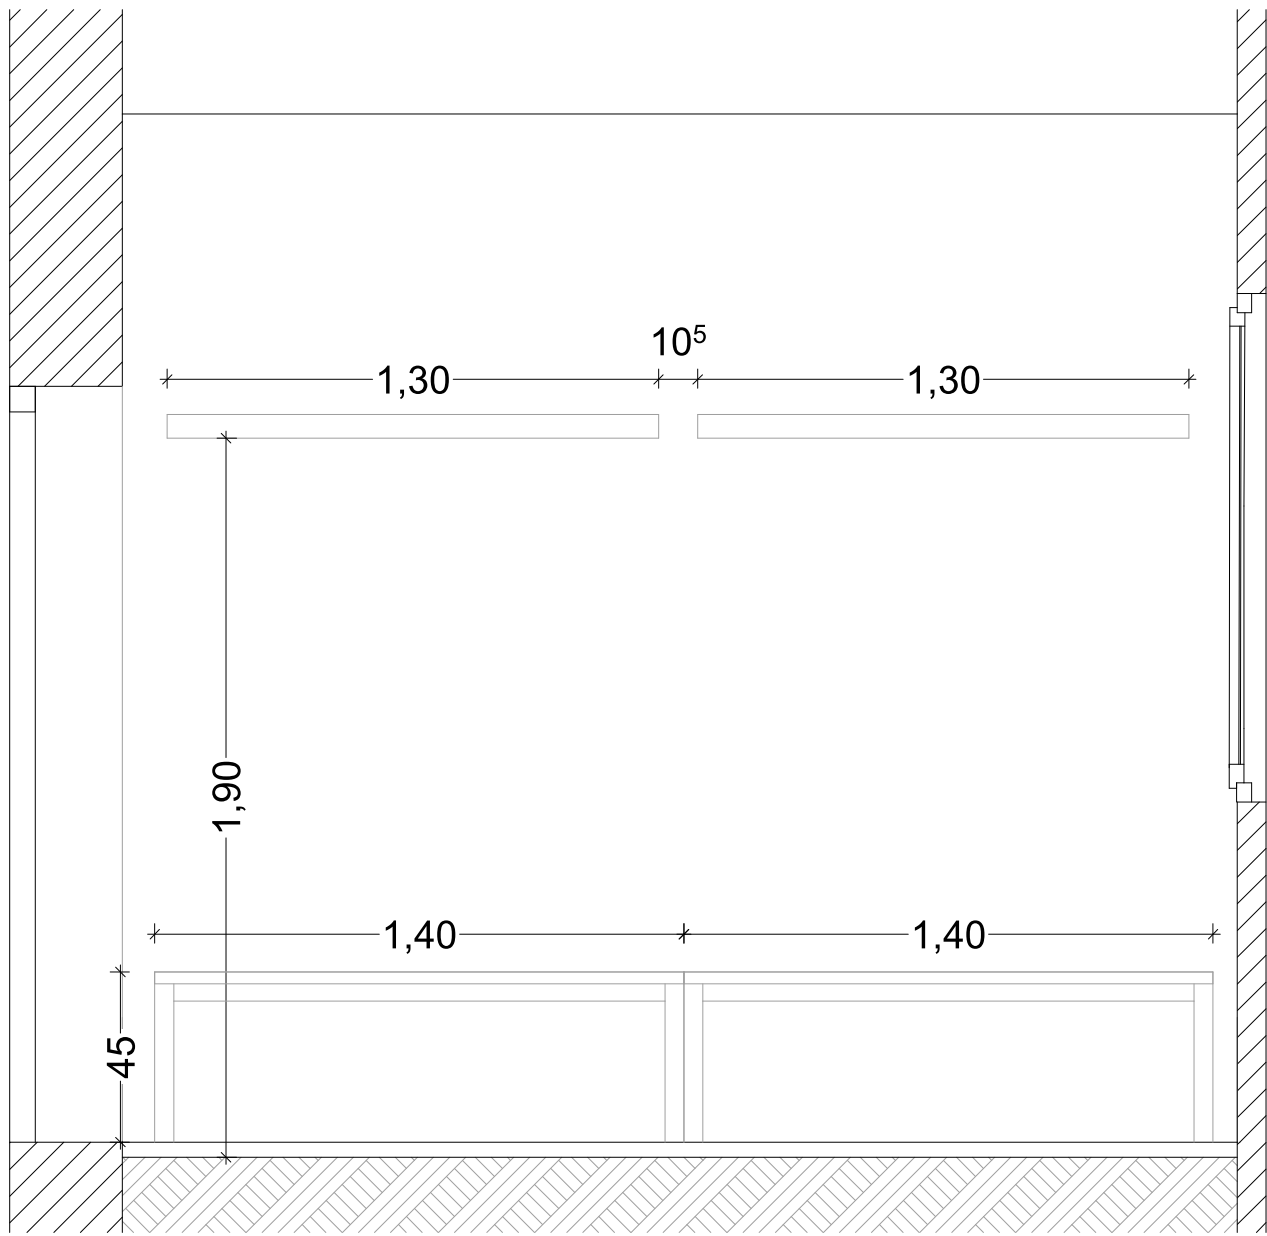

Ansicht Garderobe M 1:20

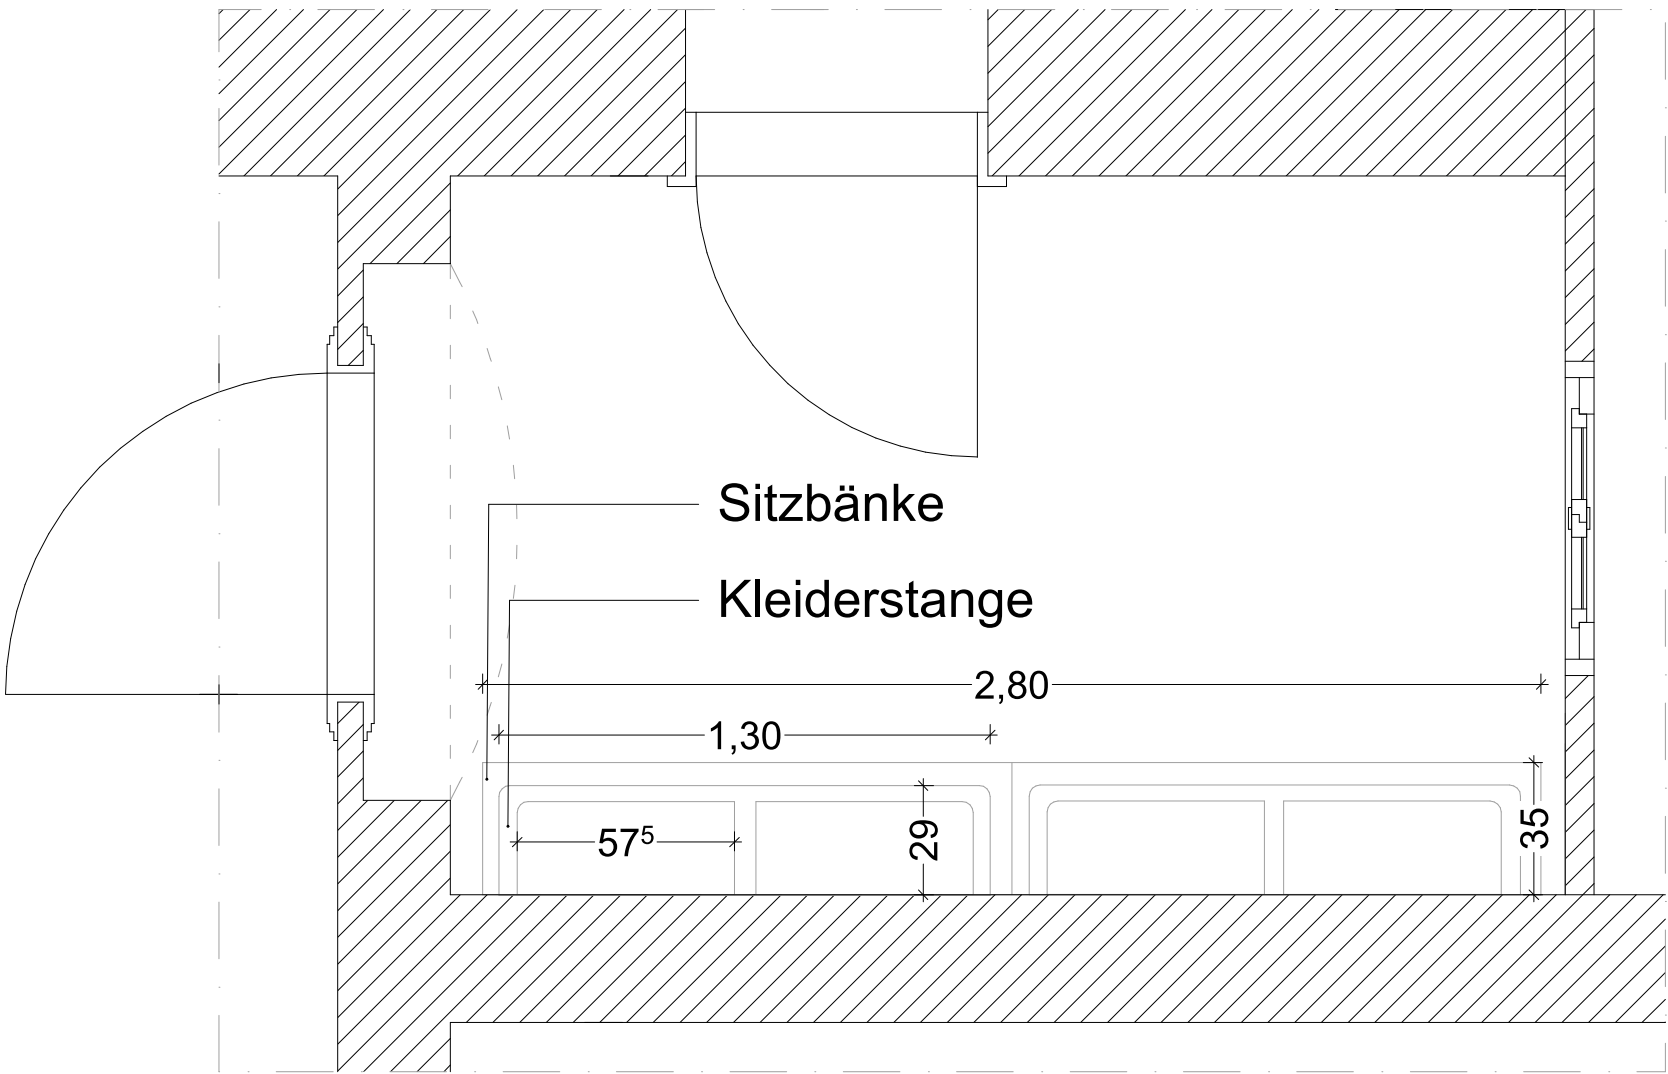

Grundriss Garderobe M 1:20

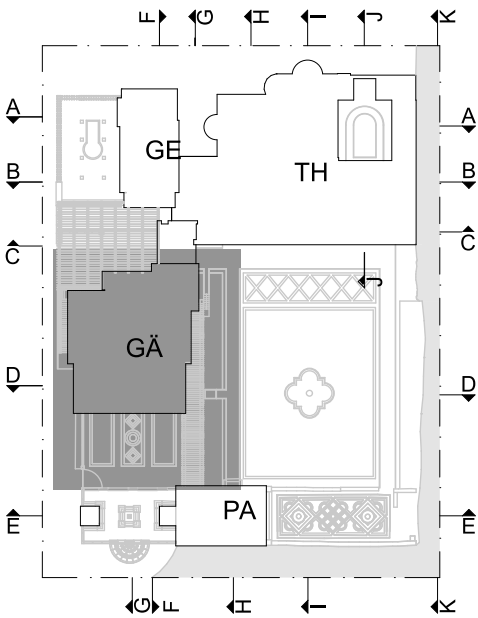

LPH 5 - Ausführungsplanung

LEGENDE			
	Bestand (geschnitten)		
	Neubau (geschnitten)	ABC	Brandabschnitte
	Abbruch (geschnitten)		
	Abdichtungsbahn / Dampfsperre		Gewässer
	Ansicht-/Schnittlinie		Neubau
	Untersicht		Abbruch
	Unterzüge/Deckenbalken		Lüftungsinstallationen
	Absoluter Nullpunkt (Bogenhalle)		
BRH	Brüstungshöhe	RR 1.1	Regenrinnenposition
TH	Türhöhe	DR 1.1	Dachrinnenposition
FH	Fensterhöhe	DA	Dachfläche
RH	Raumhöhe	FR	Freilauf auf Dachfläche
RH Ø	Mittlere Raumhöhe	AT_EG.005/055	Außentürnummer
RW	Rettungsweg	T_EG.050/051	Innentürnummer
rdts	rauchdicht- und selbstschließend	F_EG.050-1	Fensternummer
dss	dicht- und selbstschließend		
fh	feuerhemmend		
hfh	hochfeuerhemmend		
fb	feuerbeständig		

0 / 17.02.26	Planerstellung	AG
Index / Datum	Änderung	Bearbeiter
 STIFTUNG PREUSSISCHE SCHLÖSSER UND GÄRTEN BERLIN - BRANDENBURG ABT. ARCHITEKTUR Postfach 601462, 14414 Potsdam, Tel.: 0331 - 9694119, Fax: 0331 - 9694445 Planverfasser Hochbau		
Bauvorhaben Römische Bäder im Park Sanssouci Sanierung Gesamtanlage, Umnutzung Gärtnerhaus		
Planbezeichnung Detail GÄ702 Garderobe EG		GÄ Gärtnerhaus
Datum 11.03.26	Plan - Nr. SN_RB100G-01_XXA300_DE276-2	Maßstab 1 : 20