



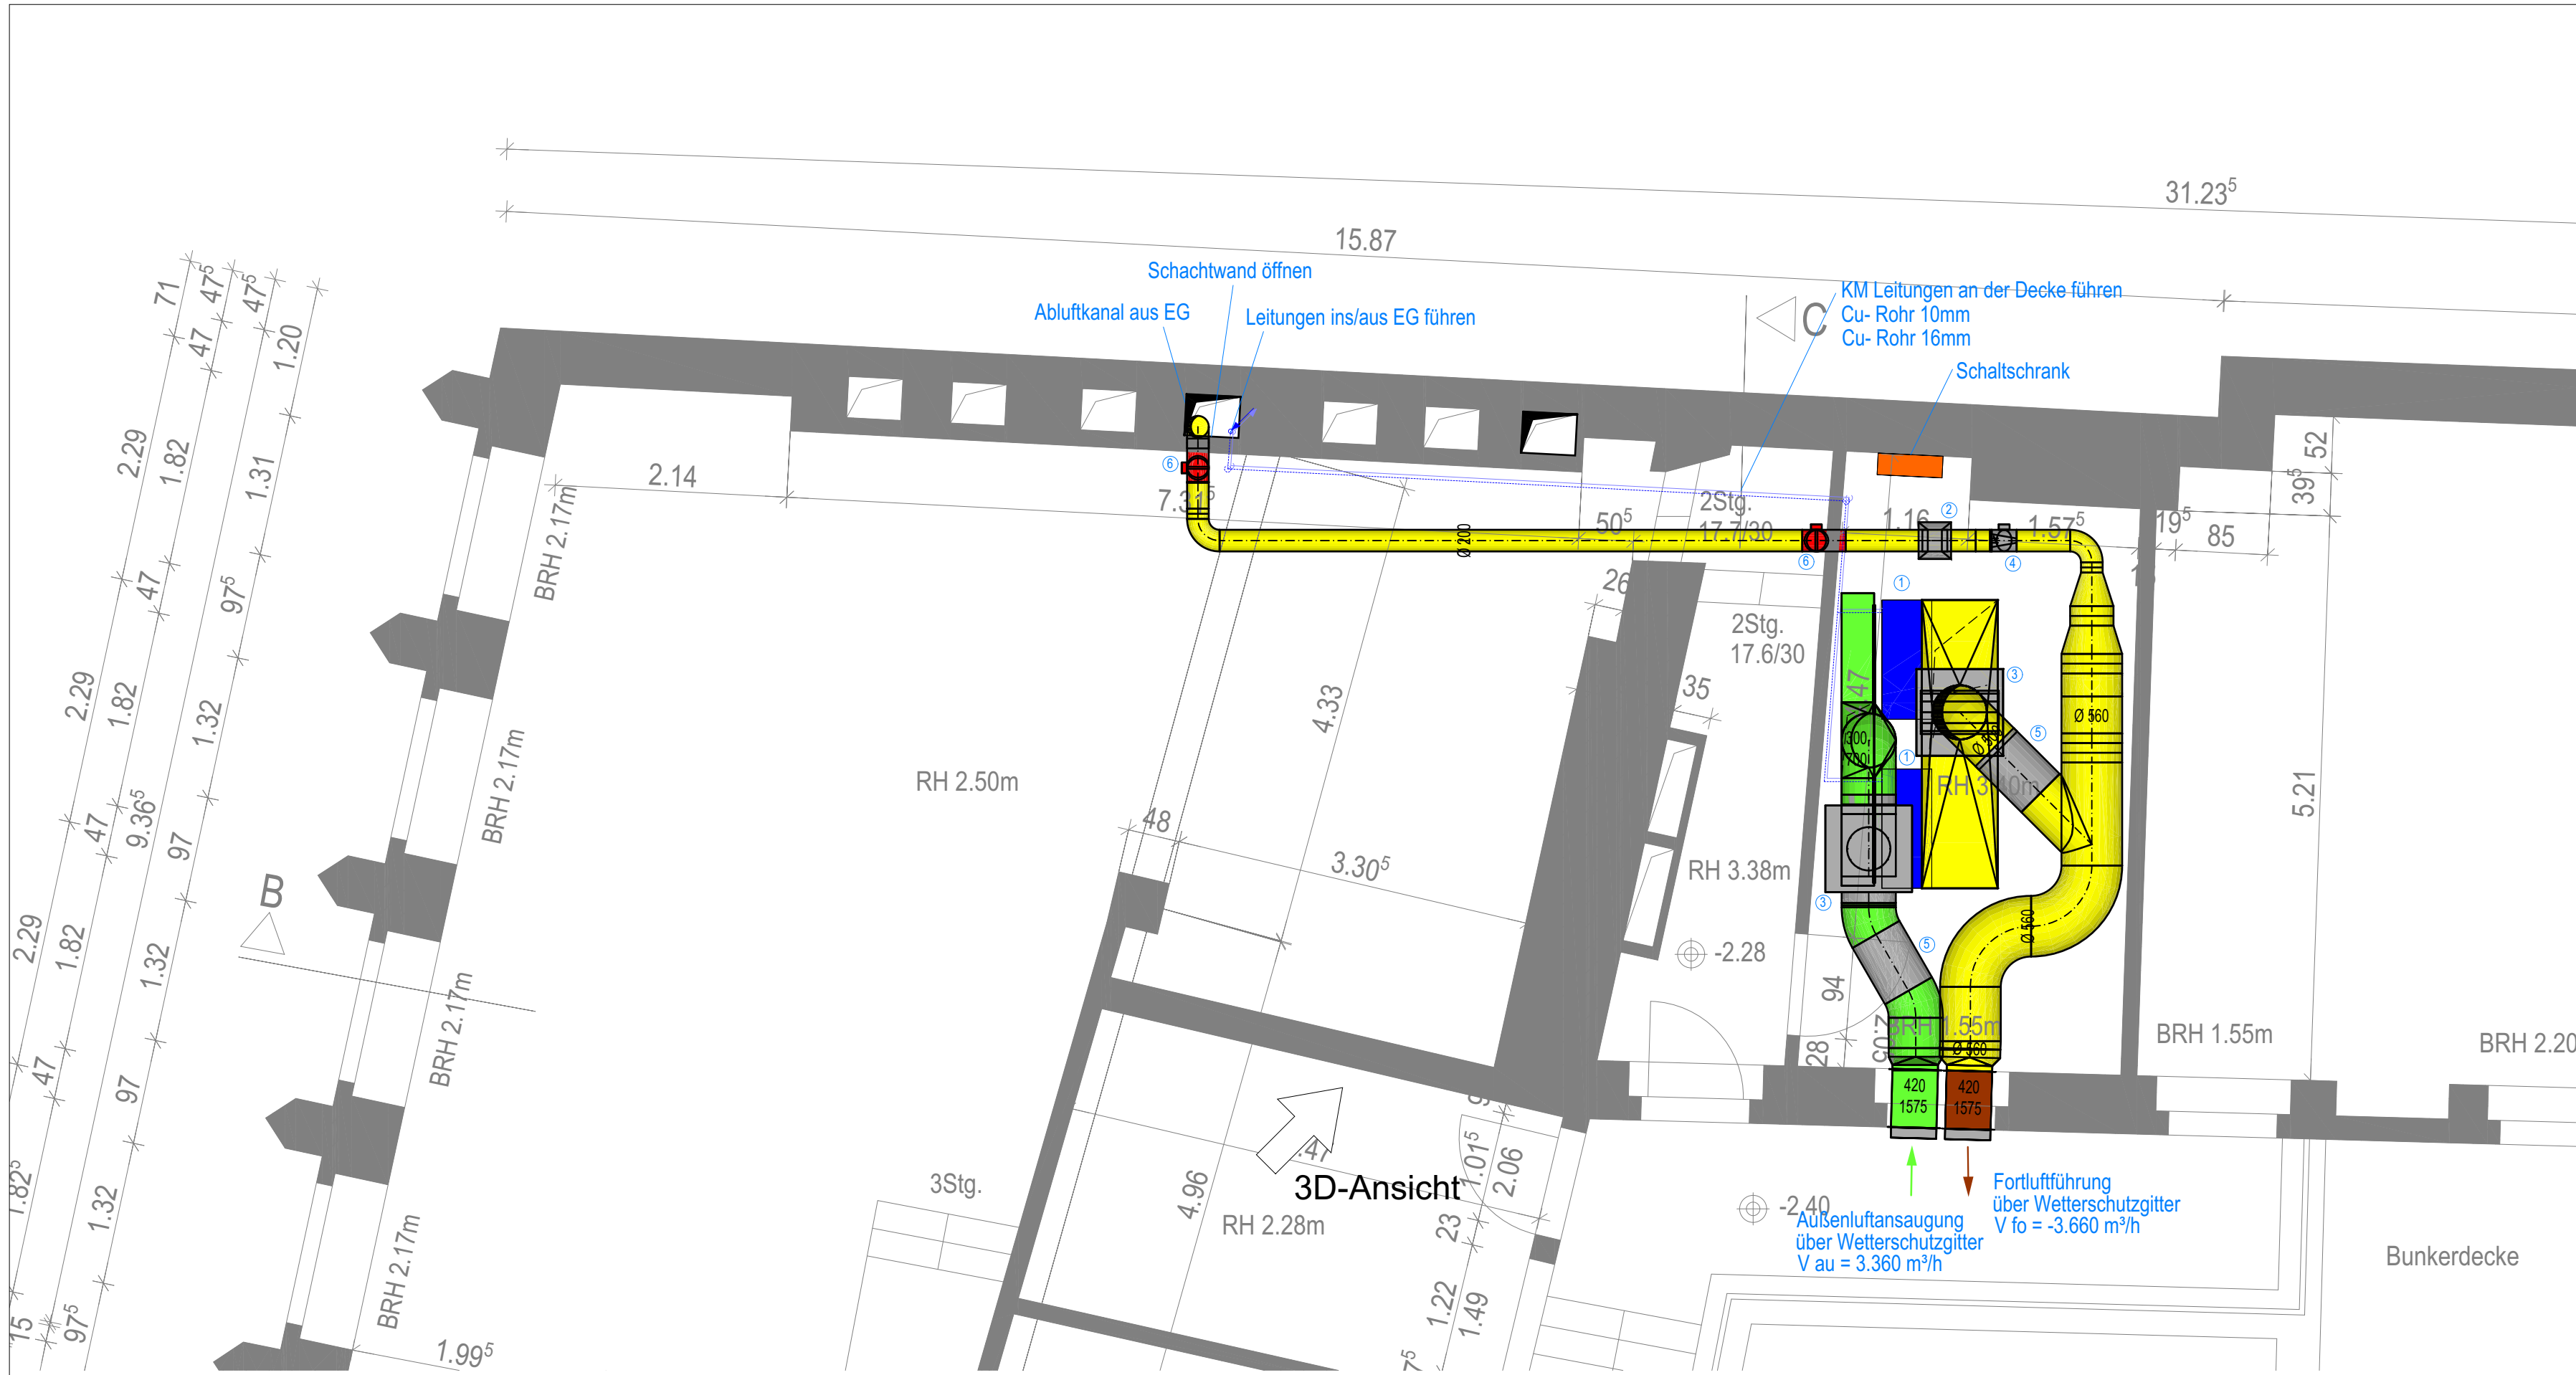

3D-Ansicht

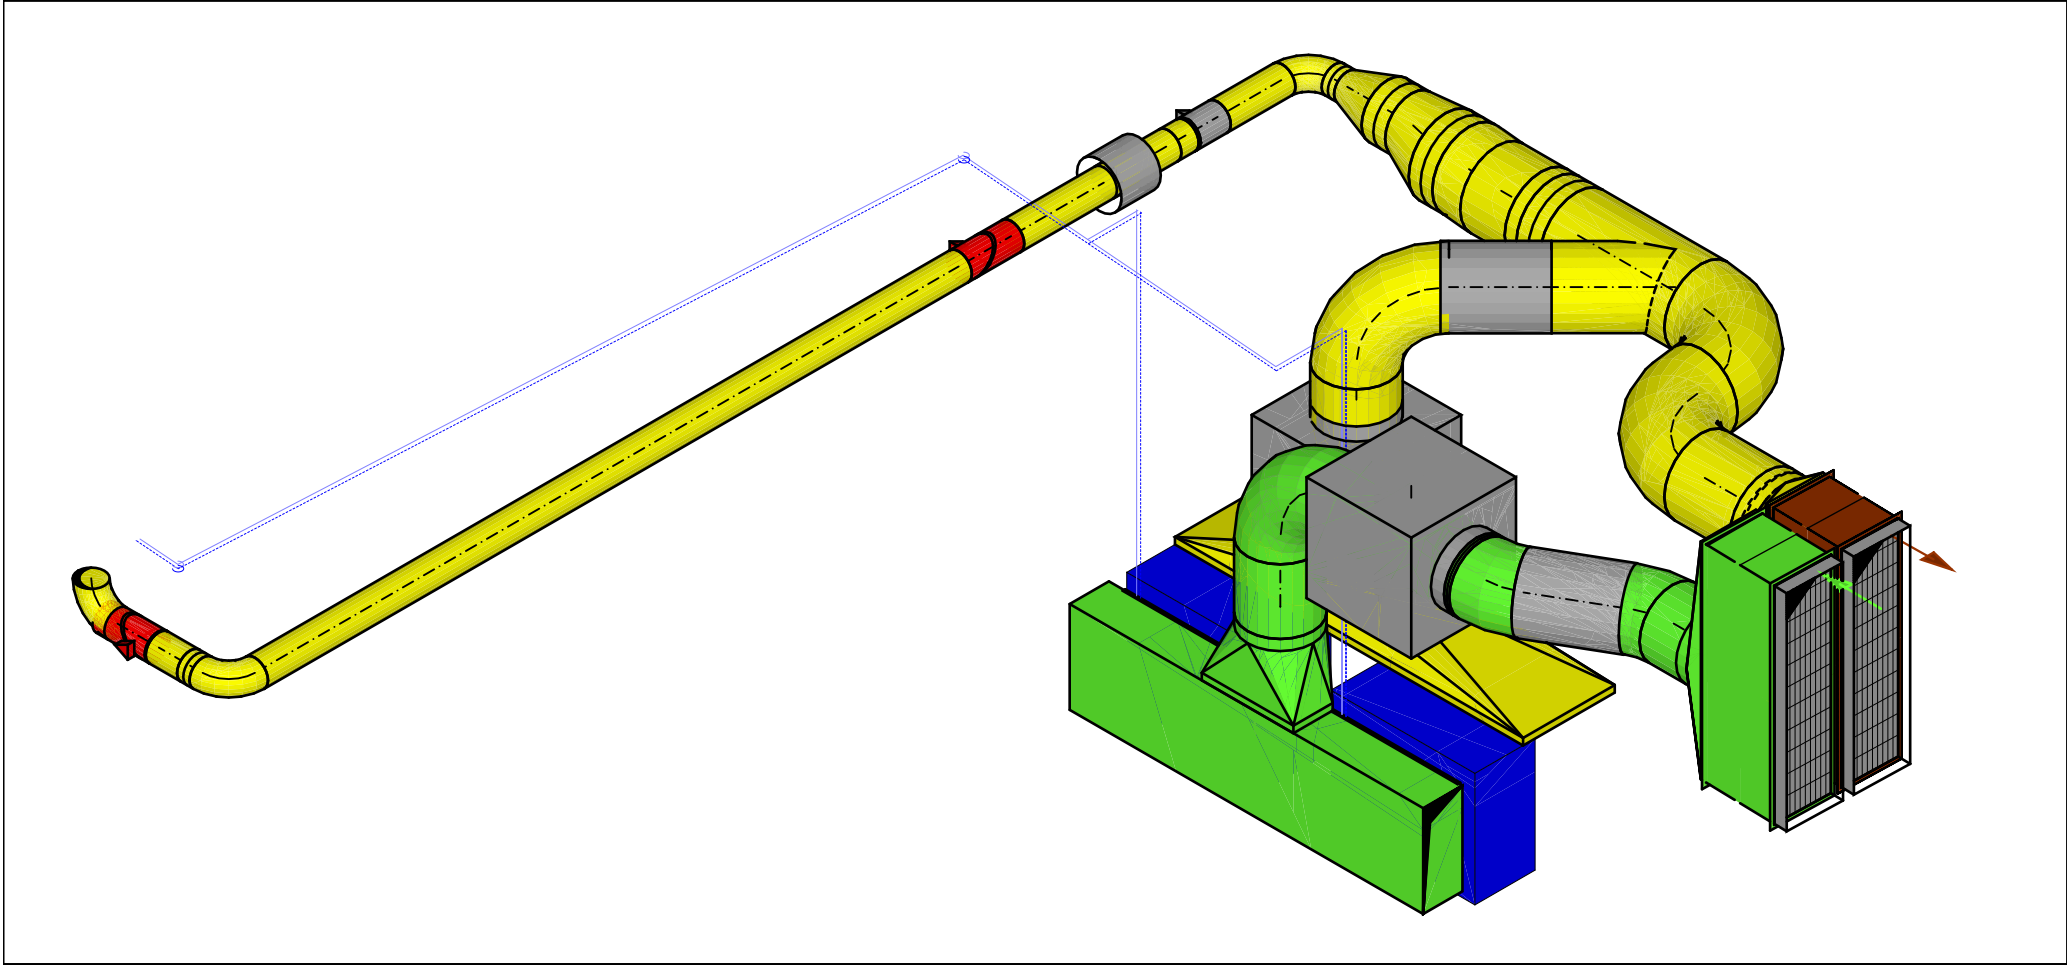

- LEGENDE:
- Außenluft
 - Zuluft
 - Abluft
 - Fortluft
 - Kältemittel Rücklauf
 - Kältemittel Vorlauf
 - Überströmung/ Nachströmung
 - Volumenstromregler
 - Tellerventil Brandschutz
 - Ventilator
 - Rückschlagklappe
 - Wetterschutzgitter
 - Schalldämpfer
 - Raumtemperaturfühler
 - Brandschutzklappe
- ① Ausseneinheit
KG
Q = max. 6,8 kW
TxBxH: 460x1100x870 mm
Gewicht: ca. 81,4 kg
Kältemittel: R32
Schalleistung: max. 64 dB(A)
- ② Rohrventilator
V= 300m³/h
230V
DN 200
- ③ Ventilator ABL/ AUL
V= 3360 m³/h
400V, 1,6A
LxBxH: 800x800x800 mm
Gewicht: ca. 80,5 kg
- ④ Volumenstrom -Konstanthalter
V= 300 m³/h
DN 200
Druckverlust: 100 Pa
- ⑤ Rohrschalldämpfer
DN 500
L= 600 mm
- ⑥ Brandschutzklappe
DN 200
Kernbohrung: 300mm

Proj.-Nr.		F_25030 - LK 1		Index
		PROJEKT: Umbau Serverraum Verwaltungsgebäude »Altes Rathaus« ADRESSE: Promenade 9 03149 Forst (Lausitz)		
ÄNDERUNG/ERGÄNZUNGEN:		DATUM	GEZ.	GEPR.
BAUHERR: Stadt Forst, FB Team Hochbau Cottbuser Straße 10 03149 Forst (Lausitz)		UNTERSCHRIFT:		
FACHPLANER:				
PLANBEZEICHNUNG: INSTALLATION LÜFTUNG/KÄLTE Teilgrundriss Kellergeschoss				
PLANER:		PHASE: Ausführung		
GEZEICHNET:		DATUM: 16.06.2026		
GEPRÜFT:		MAßSTAB: 1:50		
UNTERSCHRIFT ENTWURFSVERFASSER:		PLANNUMMER: F_25030 - LK 1		Index