


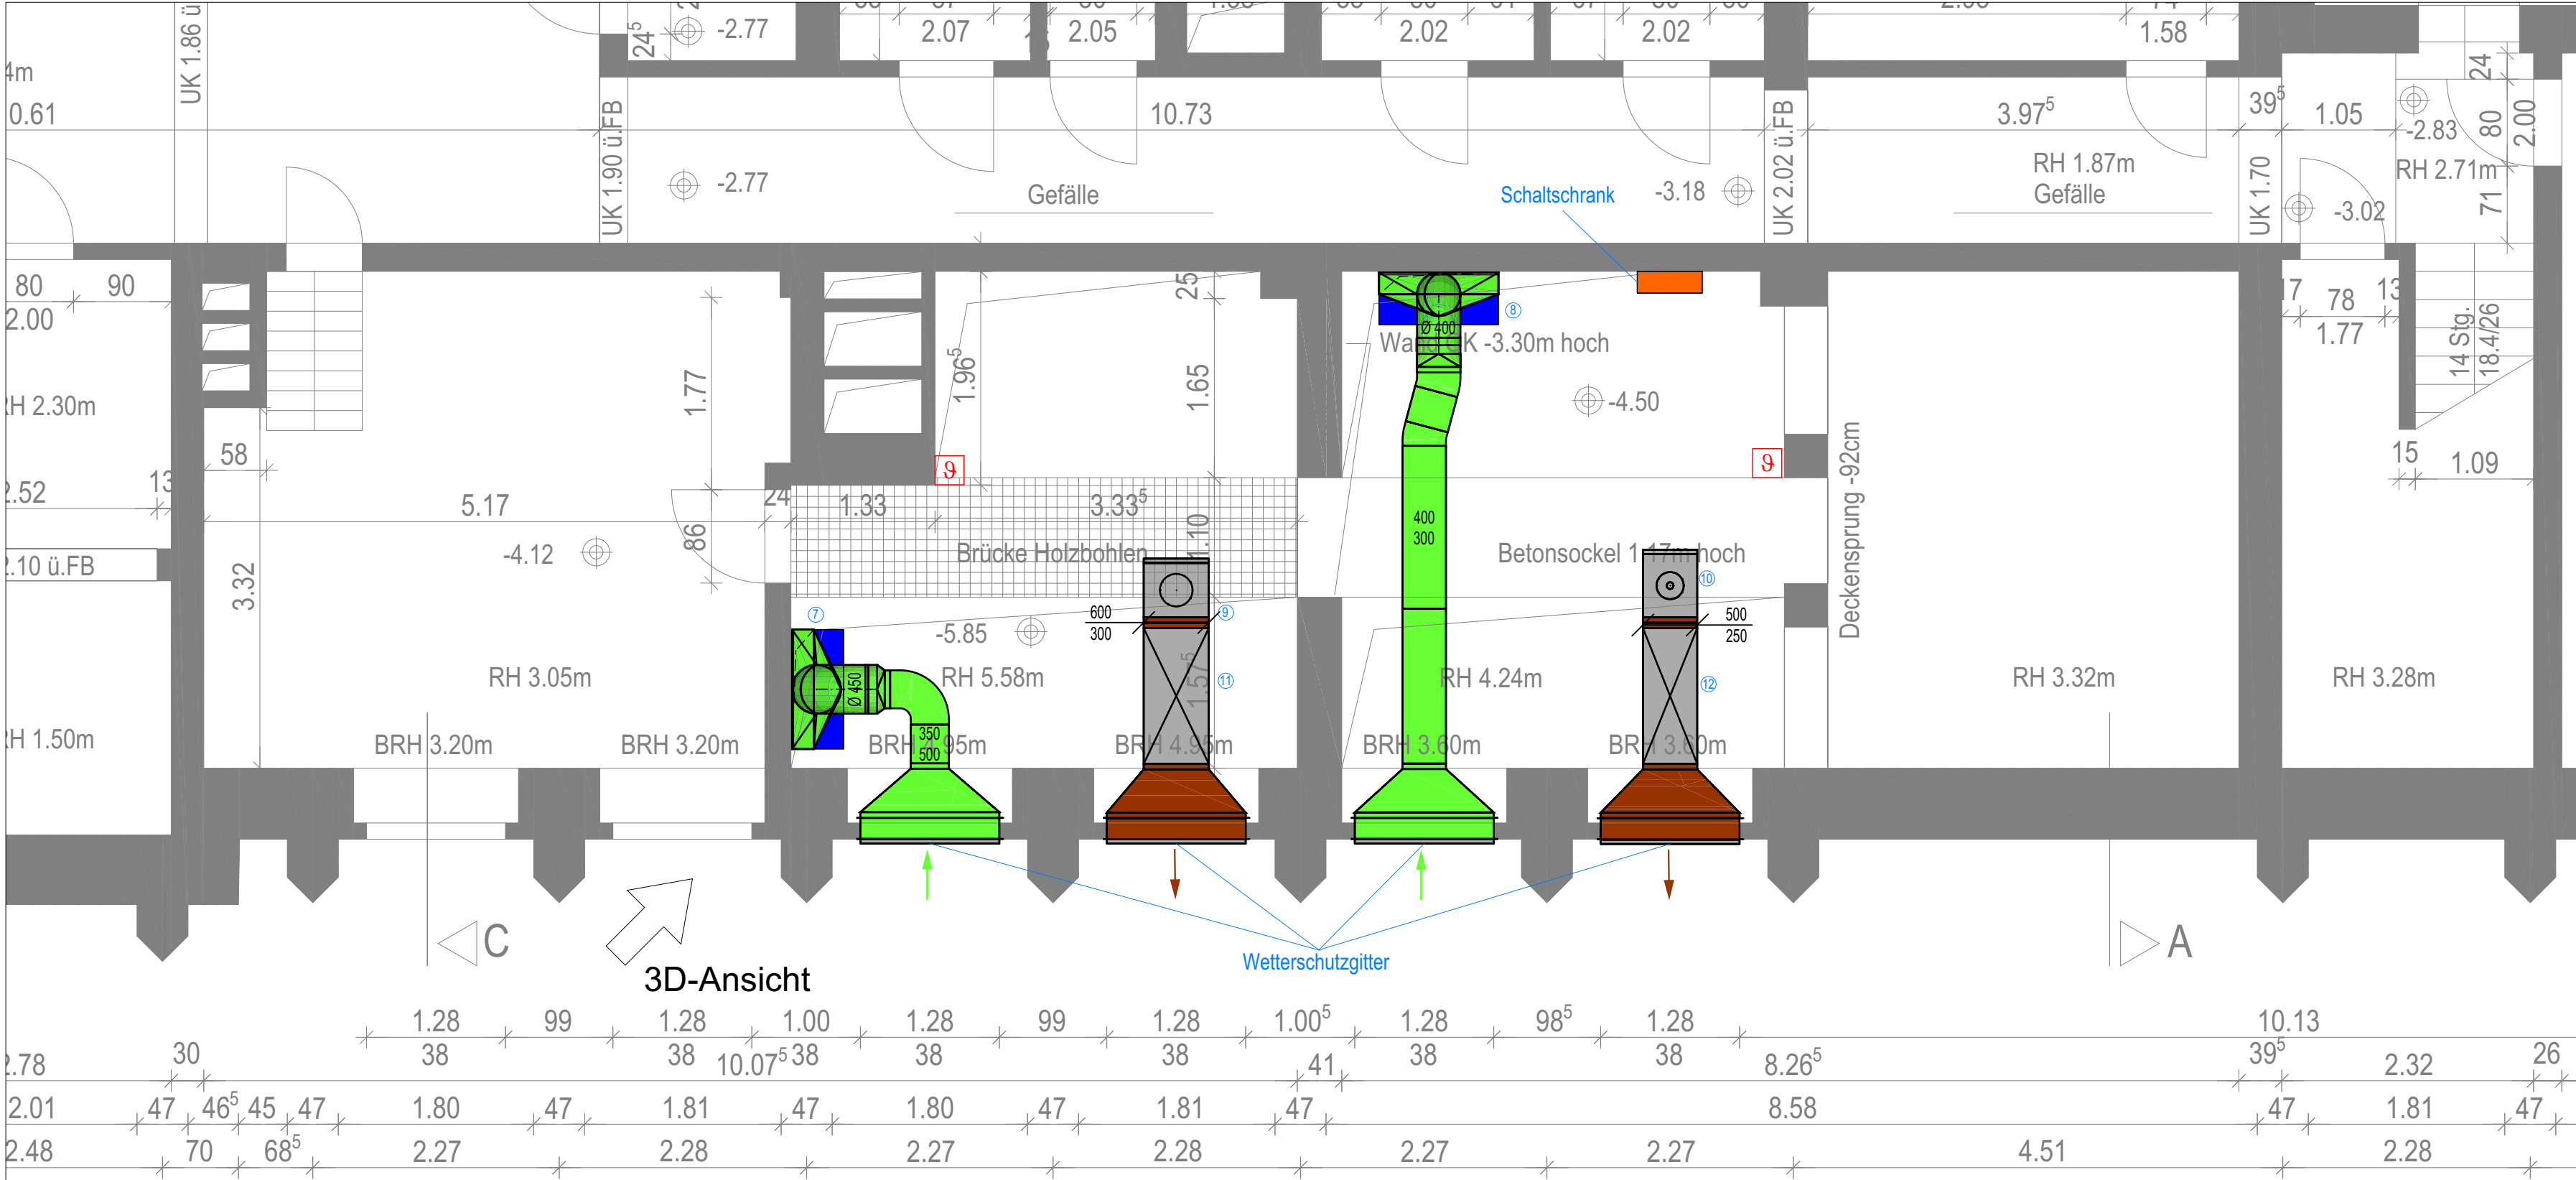


- LEGENDE:
- Außenluft
 - Zuluft
 - Abluft
 - Fortluft
 - Kältemittel Rücklauf
 - Kältemittel Vorlauf
 - Überströmung/ Nachströmung
 - Volumenstromregler
 - Teilerventil Brandschutz
 - Ventilator
 - Rückschlagklappe
 - Wetterschutzgitter
 - Schalldämpfer
 - Raumtemperaturfühler
 - Brandschutzklappe
- 7 Ausseneinheit Bestand Mitsubishi PUHZ-RP60VHA4 Q = ca. 6.1 kW LxBxH: 950x400x920 mm Gewicht: ca. 70 kg Kältemittel: R410A
- 8 Außeneinheit Bestand Samsung AC052FCADEH Q = ca. 5 kW LxBxH: 285x790x548 mm Gewicht: ca. 43 kg Kältemittel: R32
- 9 Ventilator ABL V= 3360 m³/h 400V, 1.96A LxBxH: 687x600x300 mm Gewicht: ca. 40 kg
- 10 Ventilator ABL V= 1980 m³/h 230V, 1.8A LxBxH: 583x500x250 mm Gewicht: ca. 36 kg
- 11 Schalldämpfer rechteckig LxBxH: 1260x600x300 mm Gewicht: ca. 30 kg
- 12 Schalldämpfer rechteckig LxBxH: 1260x500x250 mm Gewicht: ca. 26 kg

3D-Ansicht

Wetterschutzgitter

3D-Ansicht

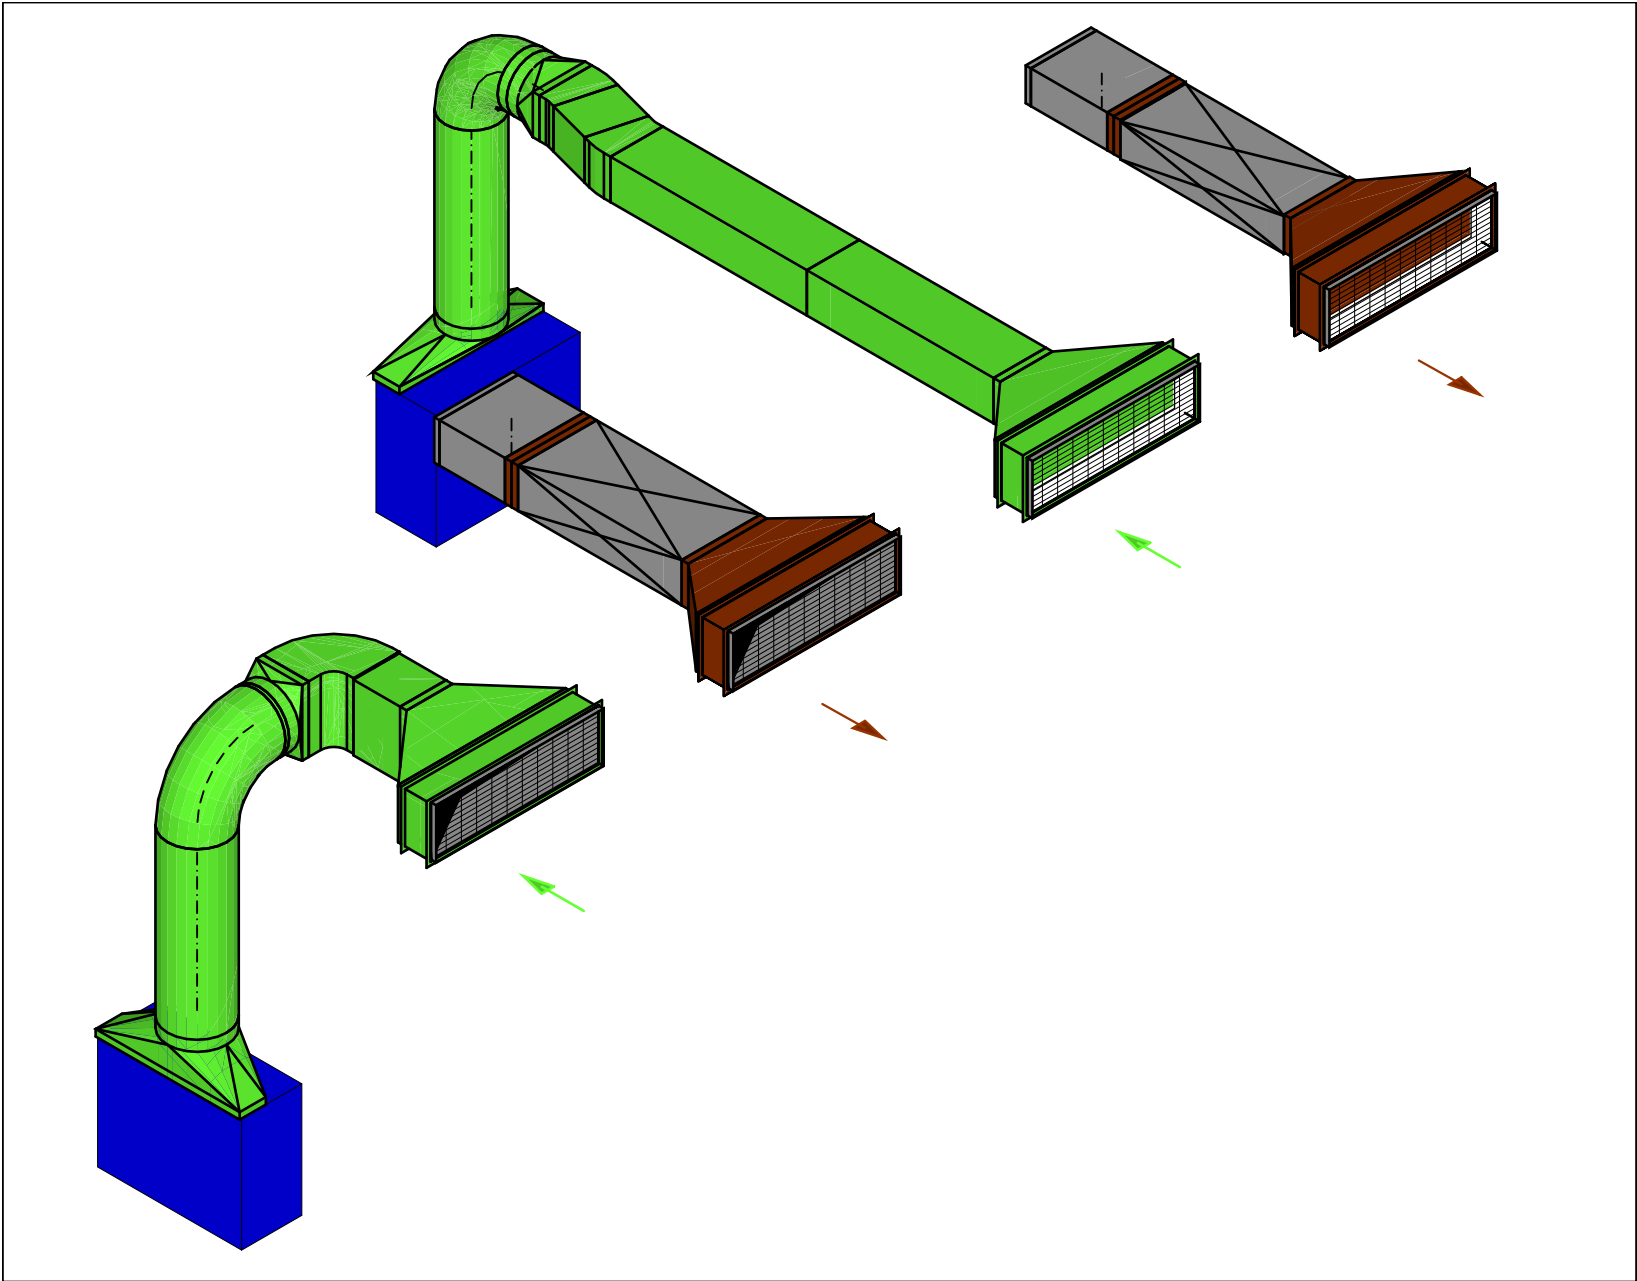

	Proj.-Nr.	F_25030 - LK 2	Index		
		PROJEKT: Umbau Serverraum Verwaltungsgebäude »Altes Rathaus« ADRESSE: Promenade 9 03149 Forst (Lausitz)			
ÄNDERUNG/ERGÄNZUNGEN:			DATUM	GEZ.	GEPR.
BAUHERR: Stadt Forst, FB Team Hochbau Cottbuser Straße 10 03149 Forst (Lausitz)				UNTERSCHRIFT:	
FACHPLANER:					
PLANBEZEICHNUNG: INSTALLATION LÜFTUNG/KÄLTE Teilgrundriss Kellergeschoss					
PLANER:			PHASE: Ausführung		
GEZEICHNET:			DATUM: 16.06.2026		
GEPRÜFT:			MAßSTAB: 1:50		
UNTERSCHRIFT ENTWURFSVERFASSER:			PLANNUMMER: F_25030 - LK 2		
			Index		