




LEGENDE:


- Außenluft
- Zuluft
- Abluft
- Fortluft
- Kältemittel Rücklauf
- Kältemittel Vorlauf
- Überströmung/ Nachströmung
- Volumenstromregler
- Tellerventil
- Ventilator
- Rückschlagklappe
- Wetterschutzgitter
- Raumtemperaturfühler

- ① Inneneinheit
Serverraum EG
Q = ca. 6,8 kW
LxBxH: ca. 800x1000x245mm
Gewicht: ca. 35 kg
Kältemittel: R32
Schalleistung: max. 56 dB(A)
V= 1080 m³/h
- ② Tellerventil
Serverraum und Teeküche
V= -150m³/h
Ø 125 mm


Detail Schacht 1

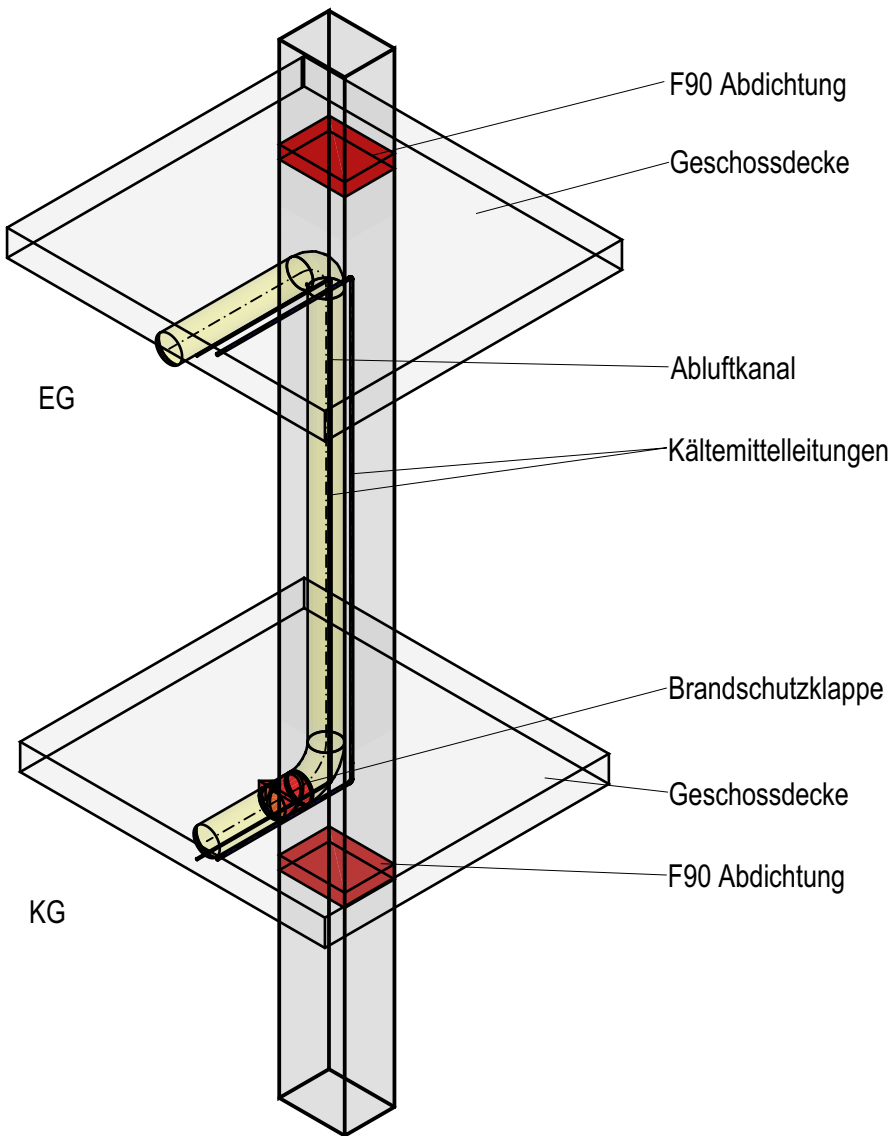

Detail Schacht 2

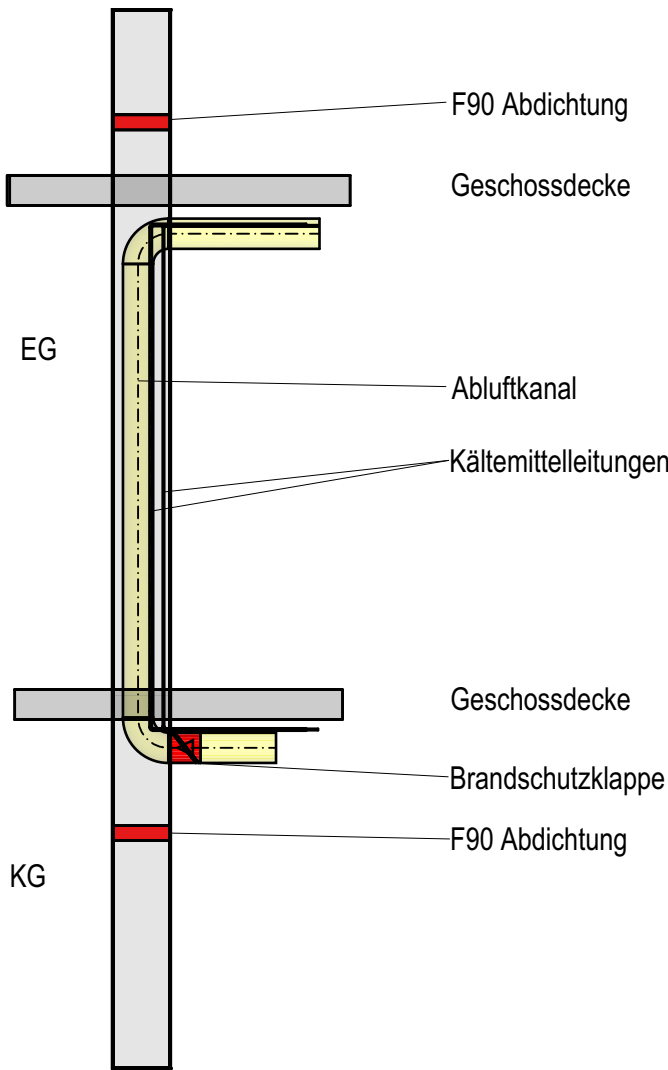

Detail Serverraum

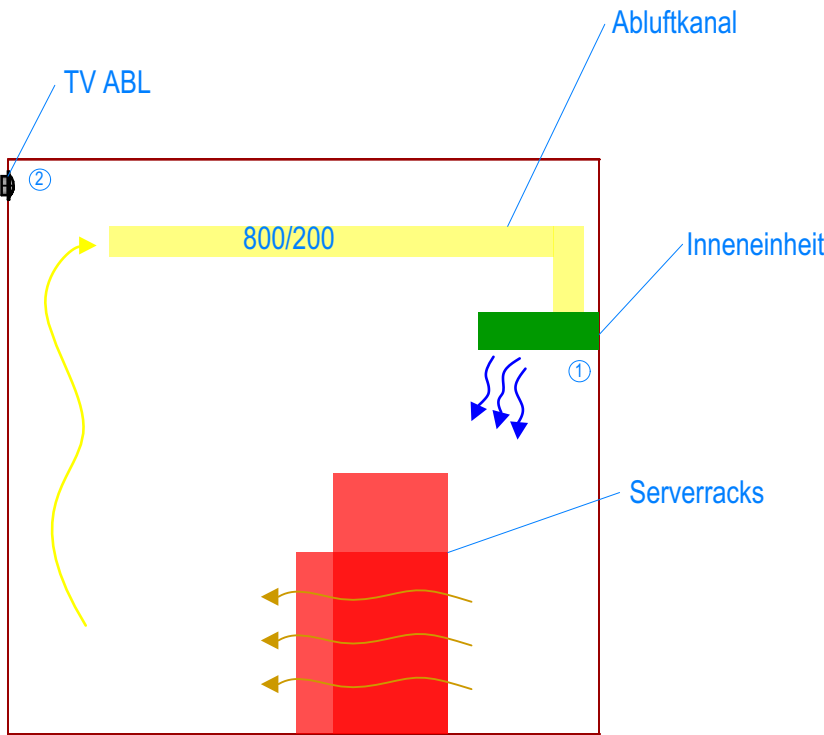

	Proj.-Nr.	F_25030 - LK 3	Index			
		PROJEKT: Umbau Serverraum Verwaltungsgebäude »Altes Rathaus« ADRESSE: Promenade 9 03149 Forst (Lausitz)				
ÄNDERUNG/ERGÄNZUNGEN:			DATUM	GEZ.	GEPR.	
BAUHERR:				UNTERSCHRIFT:		
Stadt Forst, FB Team Hochbau Cottbuser Straße 10 03149 Forst (Lausitz)						
FACHPLANER:						
PLANBEZEICHNUNG:						
INSTALLATION LÜFTUNG/KÄLTE Teilgrundriss Erdgeschoss						
PLANER: M. Engelmann			PHASE: Ausführung			
GEZEICHNET: M. Engelmann			DATUM: 16.06.2026			
GEPRÜFT:			MAßSTAB: 1:50			
UNTERSCHRIFT ENTWURFSVERFASSER:			PLANNUMMER: F_25030 - LK 3			Index