
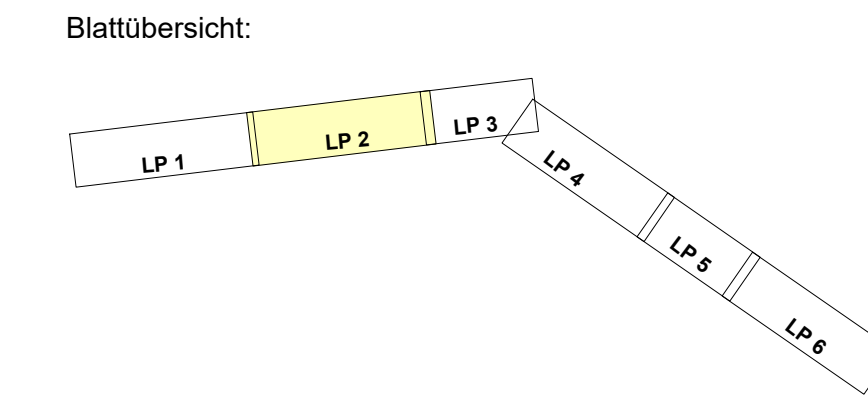


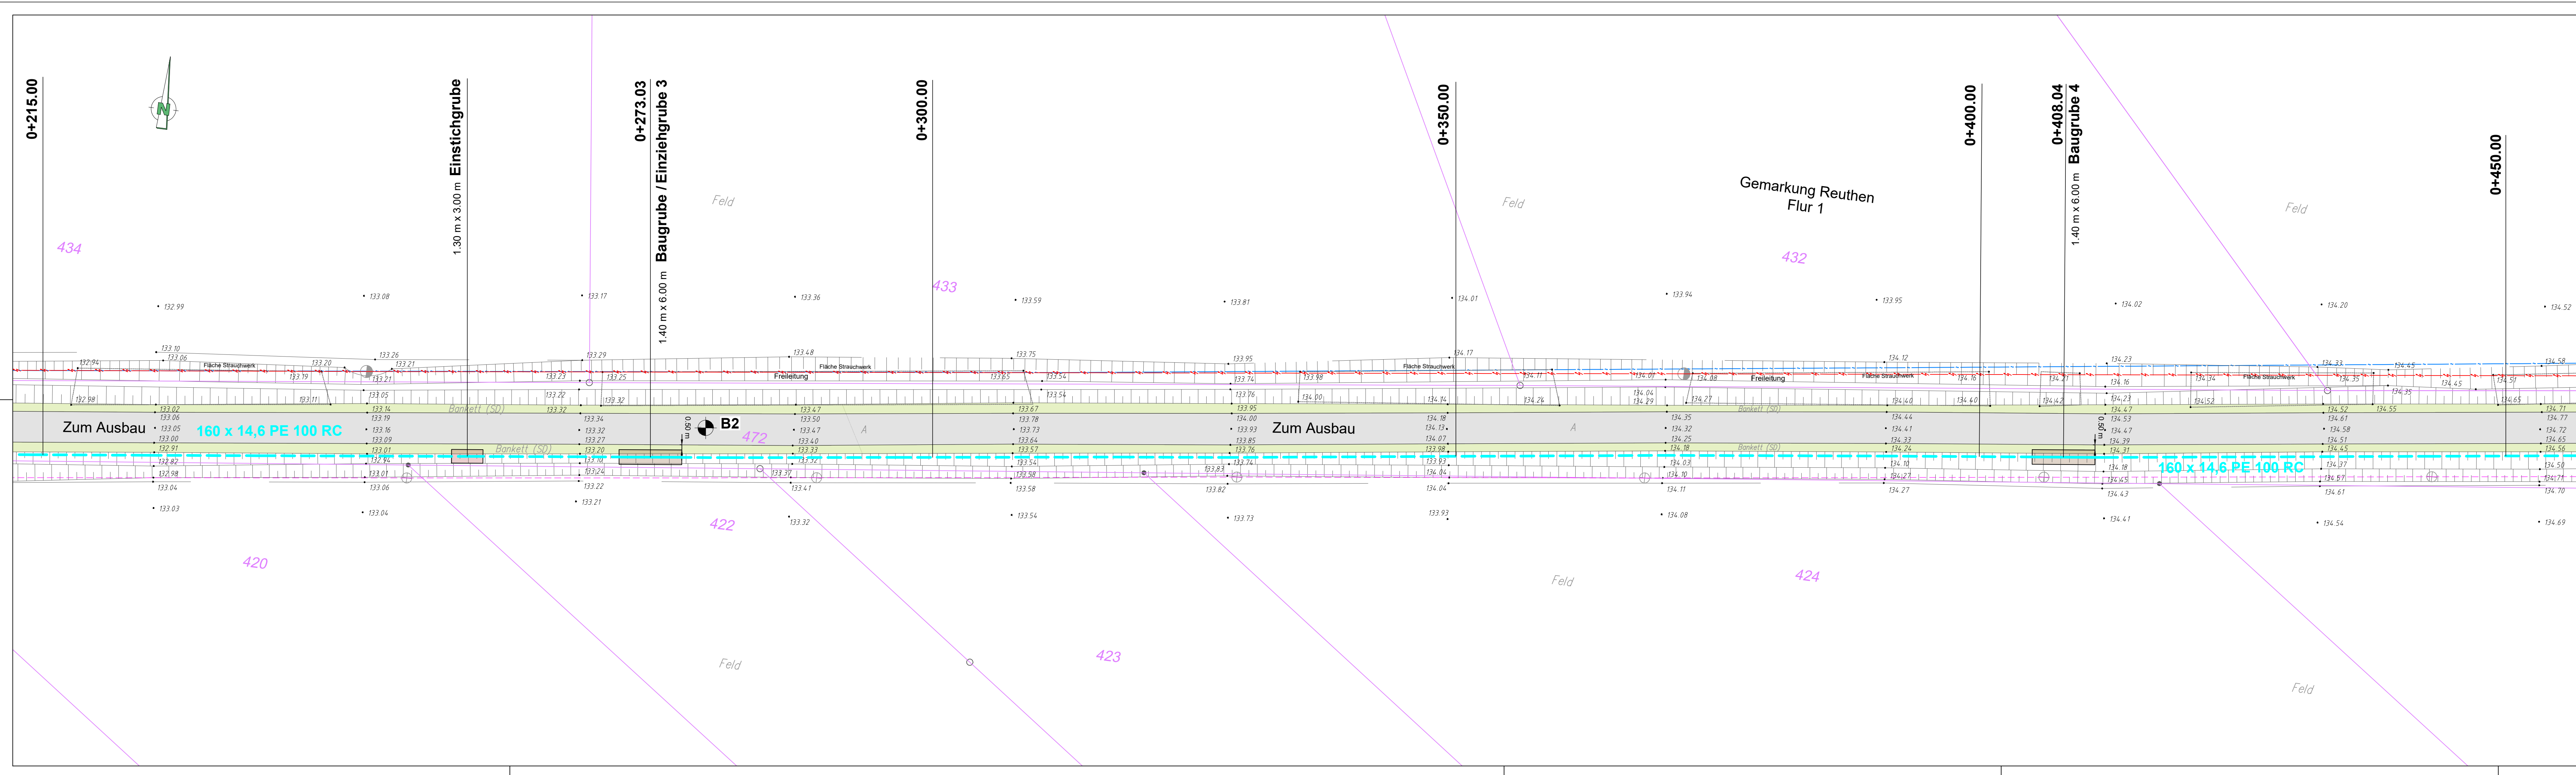

Bemerkung:
Die Flurstücksgrenzen wurden aus dem am 03.06.2025 von der Plankammer des AG übermittelten Auszug aus dem Liegenschaftskataster übernommen!
Sie sind örtlich nicht überprüft und dienen nur zu Übersichtszwecken.

[illegible]

Zeichenerklärung:

Bestand

- | | |
|---|---|
|  | Trinkwassererleitung mit Hausanschluss |
|  | Trinkwassererleitung (Verlauf unsicher) |
|  | Trinkwassererleitung (außer Betrieb) |
|  | Stromkabel MS-Kabel (Mittelnetz) |
|  | Stromkabel MS-Freileitung (Mittelnetz) |
|  | Stromkabel NS-Kabel (Mittelnetz) |
|  | Stromkabel NS-Freileitung (Mittelnetz) |
|  | Straßenbeleuchtung (Amt Döbern Land) |
|  | Regenwasser (Amt Döbern Land) |
|  | Telekommunikationskabel (Telekom) |

B1

- Reinfeld und Schön, vom 25.03.2025

A

- ☐ Fläche Betonsteinpflaster
- ☒ Fläche Schotterdecke
- ☐ Entwässerungsrinne

Planung

-
- Umbindung / Erneuerung TW-HA 32 x 3,0 PE 100 RC
- Trinkwasserleitung geschlossene Bauweise
- 160 x 14,6 PE 100 RC
- Trinkwasserleitung offene Bauweise
- 160 x 14,6 PE 100 RC

-  vorh. Rohrleitung trennen
und verschließen
Rückbau vorh. Bauteile und Armaturen

10

-  (schematische Darstellung)
-  **Einstichgrube**
(schematische Darstellung)

(KP1)

-

Kataster

- Flurgrenzen

- Flurstücksgrenzen

Hinweise

Dieser Plan gibt nur Auskunft über die ungefähre Lage der Versorgungsleitungen, gemäß Angaben der entsprechenden Versorgungsträger. Die Lage der vorhandenen Versorgungsleitungen ist nachrichtlich aus den Bestandsunterlagen der Leitungseigentümer entnommen und unverbindlich. Vor Baubeginn sind von allen Leitungsträgern Bestandsunterlagen einzuholen. Die genaue Lage ist grundsätzlich durch Einmessungen der Versorgungsträger und Eigentümer sowie durch Probeschachtungen festzustellen. Die Angaben erfolgen unter Ausschluss jeder Haftung, insbesondere ist der Einwand des Mitverschuldens ausgeschlossen.

Index	Änderung	Datum	Name

Auftraggeber:  Spremberger Wasser- und Abwasserzweckverband Heinrichstraße 9 03130 Spremberg	Auftragnehmer:  ein Unternehmen der eta AG engineering 03042 Collado, Dissenheimer Str. 50 Tel.: (0356) 28 9 24 / 202 Fax.: (0356) 29 9 24-204 Email: info@lug-ernst.de
---	--

bearbeitet	Kiebusch	Vorhaben	- Ausführungsplanung - Gemeinde Felixsee, Neubau Trinkwasserleitung "Zum Ausbau" / "Gartenweg" OT Reuthen		Vertrags- / Nr.: SWAZ TWS-I-WV-017.2	
gezeichnet	Meschzan				Vorhaben- Nr. LUG 002847.00	
geprüft					Maßstab 1 : 250	
Datum	07/2026				Höhenbezug: DHHN 2010 Lagebezug: ETRS 89	
Blatt- format	297x1330	Darstellung	Lageplan 2 Bestand / Planung TWL		Blatt-Nr. 3.2	Ausf.-Nr.
Bauherr / Bauherrenvertreter: Datum _____ Unterschrift _____			Entwurfsverfasser: Datum _____ Unterschrift _____			