




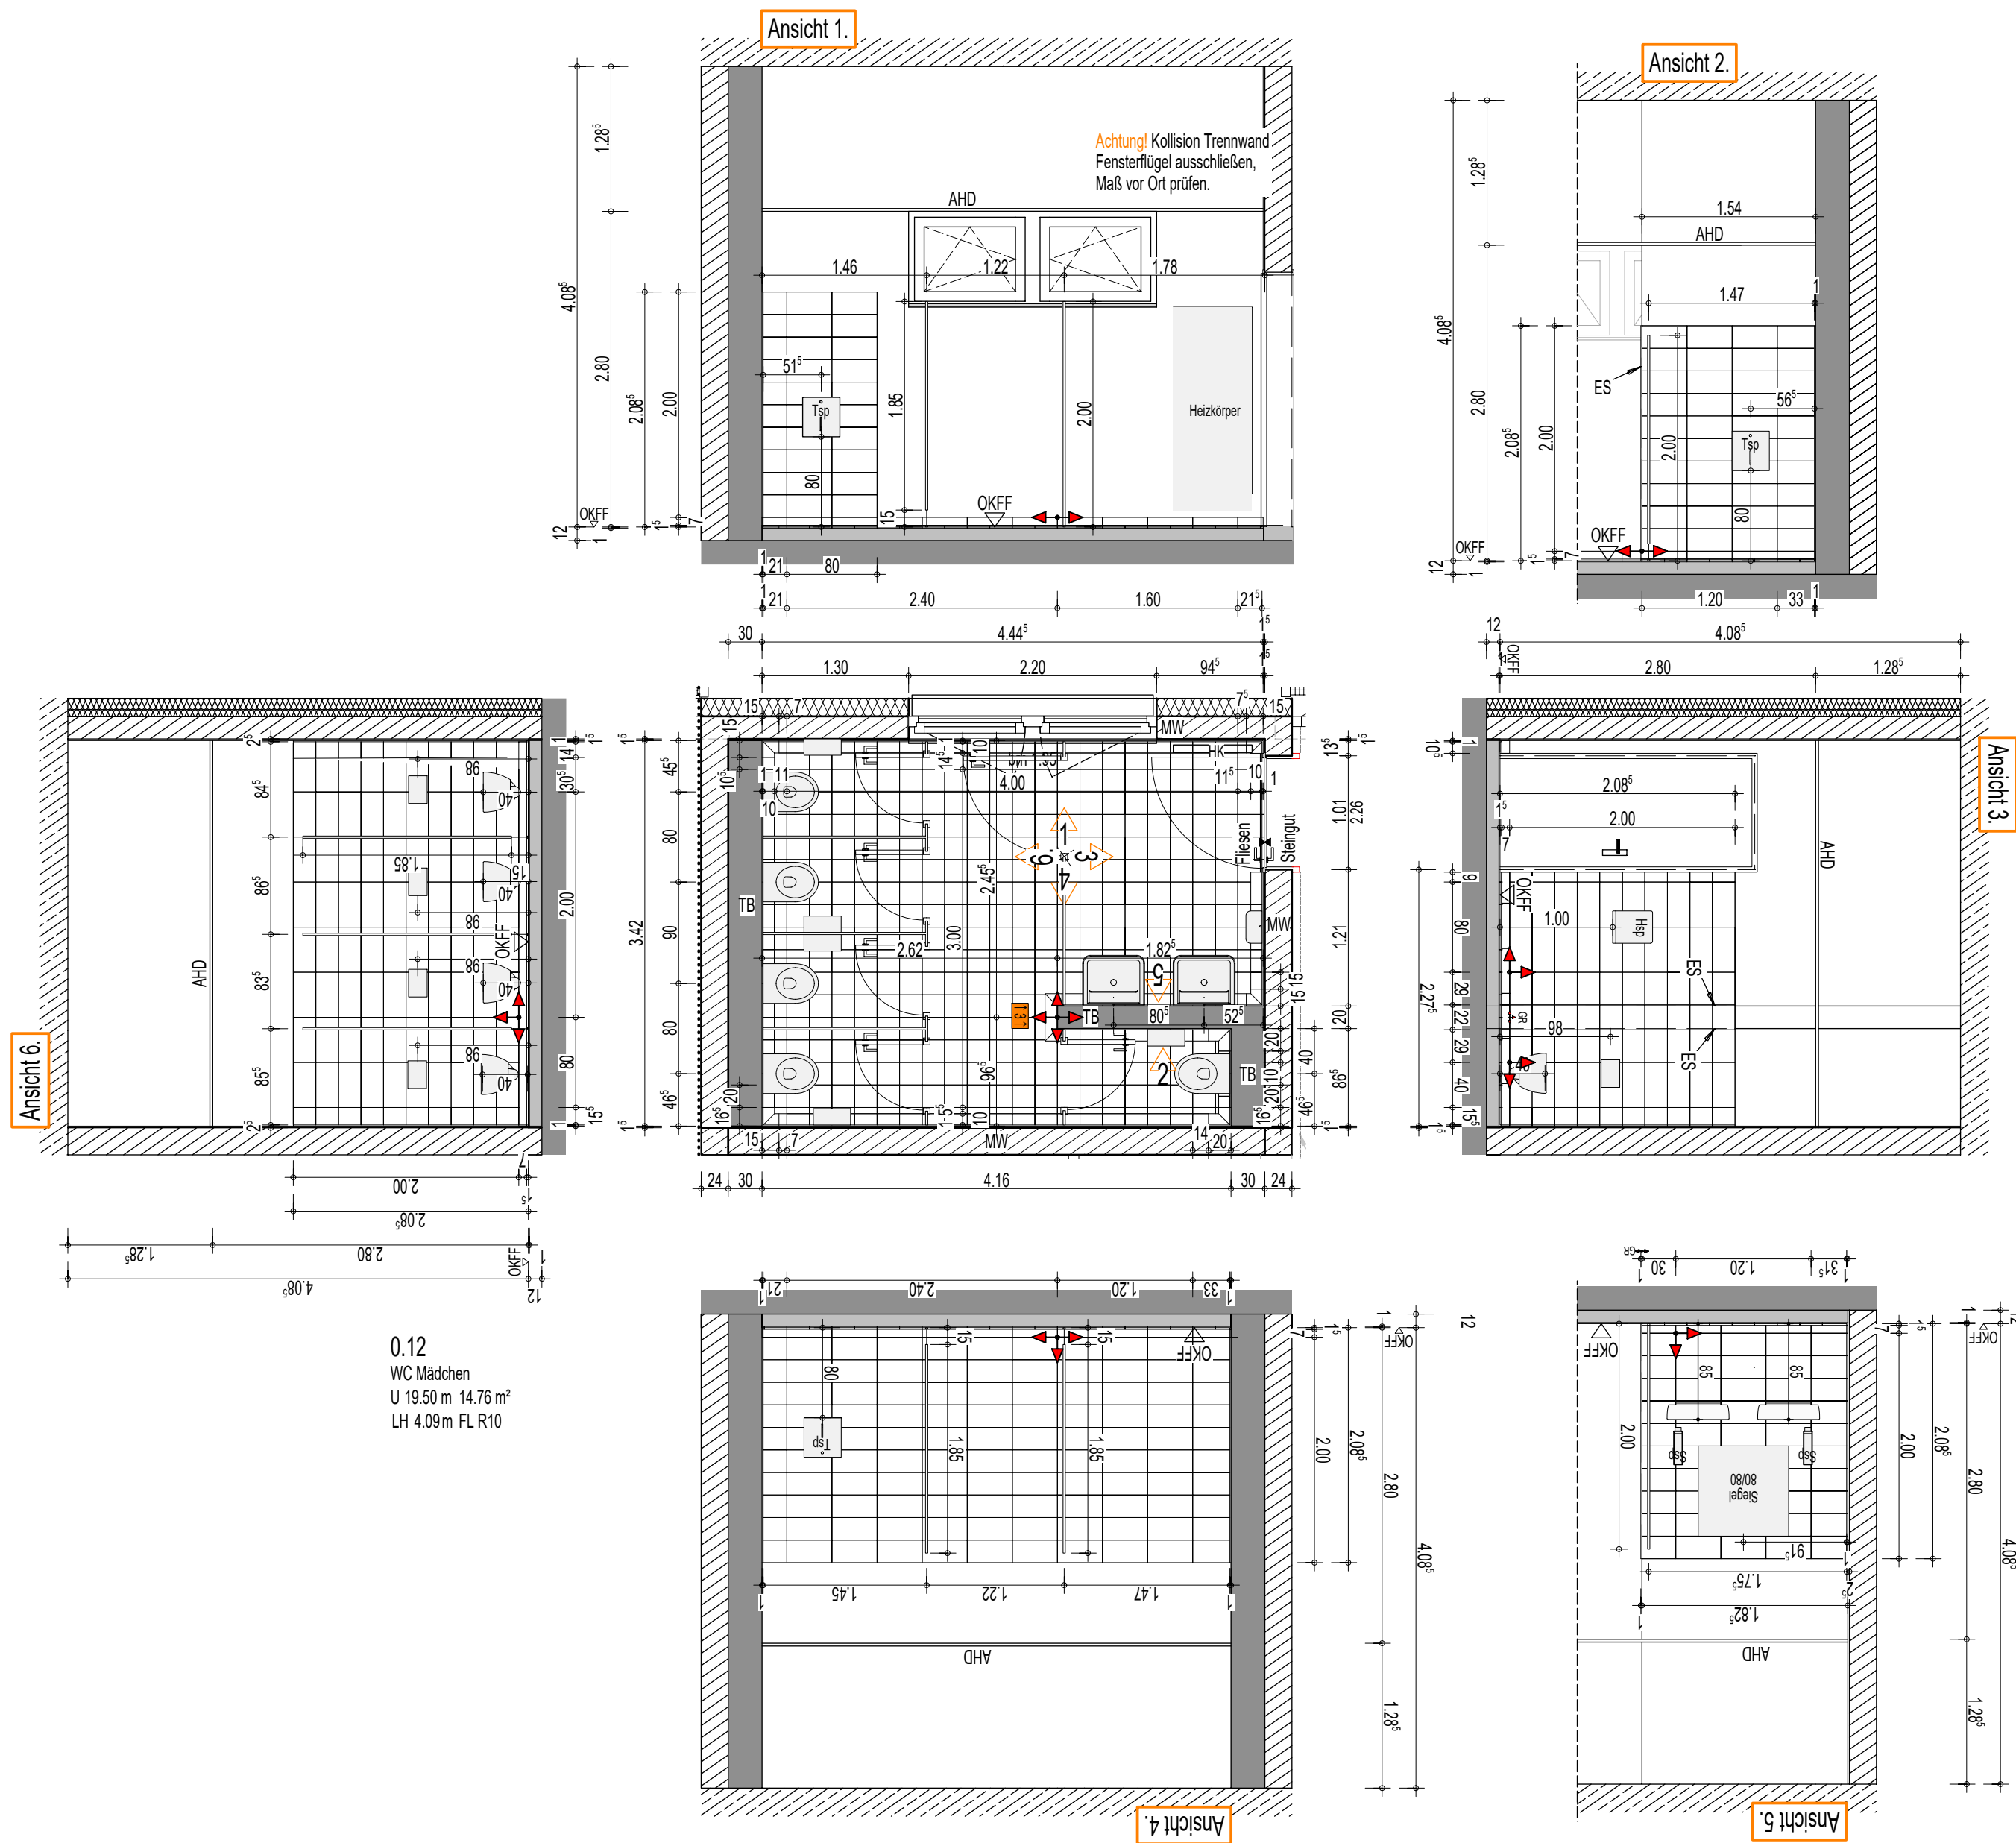

System-Grundriss Eckausbildung

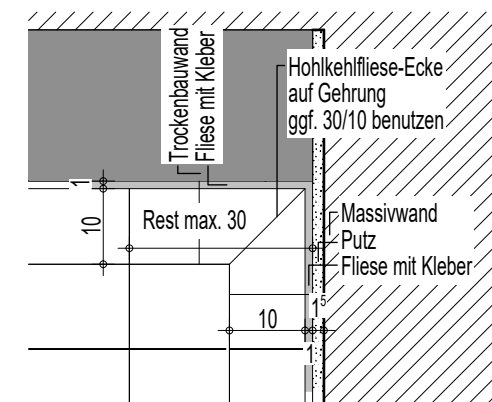

Systemschnitt: Eckausbildung Ablage

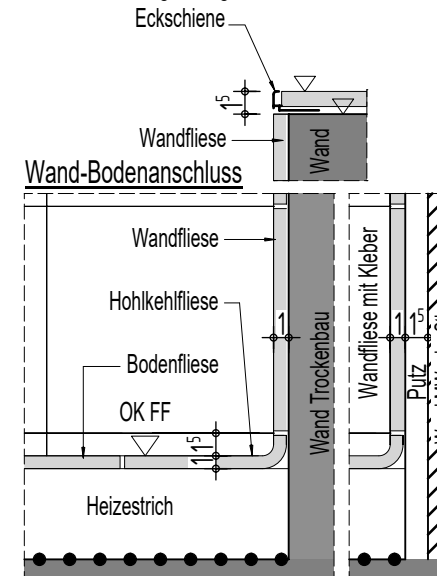

- ES Eckschiene/Abschlussprofil
- Fe Fußbodeneinlauf
- HKV Heizkreisverteiler
- Hsp Papierhandtuchspender
- Lüs Lüftungsstein
- Rev Revklappe
- Ssp Seifenspende
- Tsp Toilettenpapierspender
- ZS Zapfstelle

Wandbezeichnung

Verlege-
anfangspunkt

Wandfliesen	40/20
auf Ablage Wandfliesen	
Bodenfliesen	20/20
Sockelfliesen	40/7
Hohlkehlfiesen	15-20/10
gem. Ausschreibung	

Alle Maße sind vor Baubeginn zu prüfen !!

beurteilungen	GK GOS E - Erweiterung Grund- und Gesamtschule Schenkenland Berliner Straße 75 15746 Groß Köris	plan	Ausführungsplanung Fliesen EG - 0.12 WC Mädchen	intern projektor.: 2023-017 planm.: 5337 gez.: tr
				bezugshöhe ±0.00 = 39.93 DHNN 2016
				erstellt 28.05.2026
bauherren	Amt Schenkenländ. f. d. Gem. Groß Köris Markt 9 15755 Teupitz	architektur		maßstab 1:50
				blattnummer 5-337
				index