


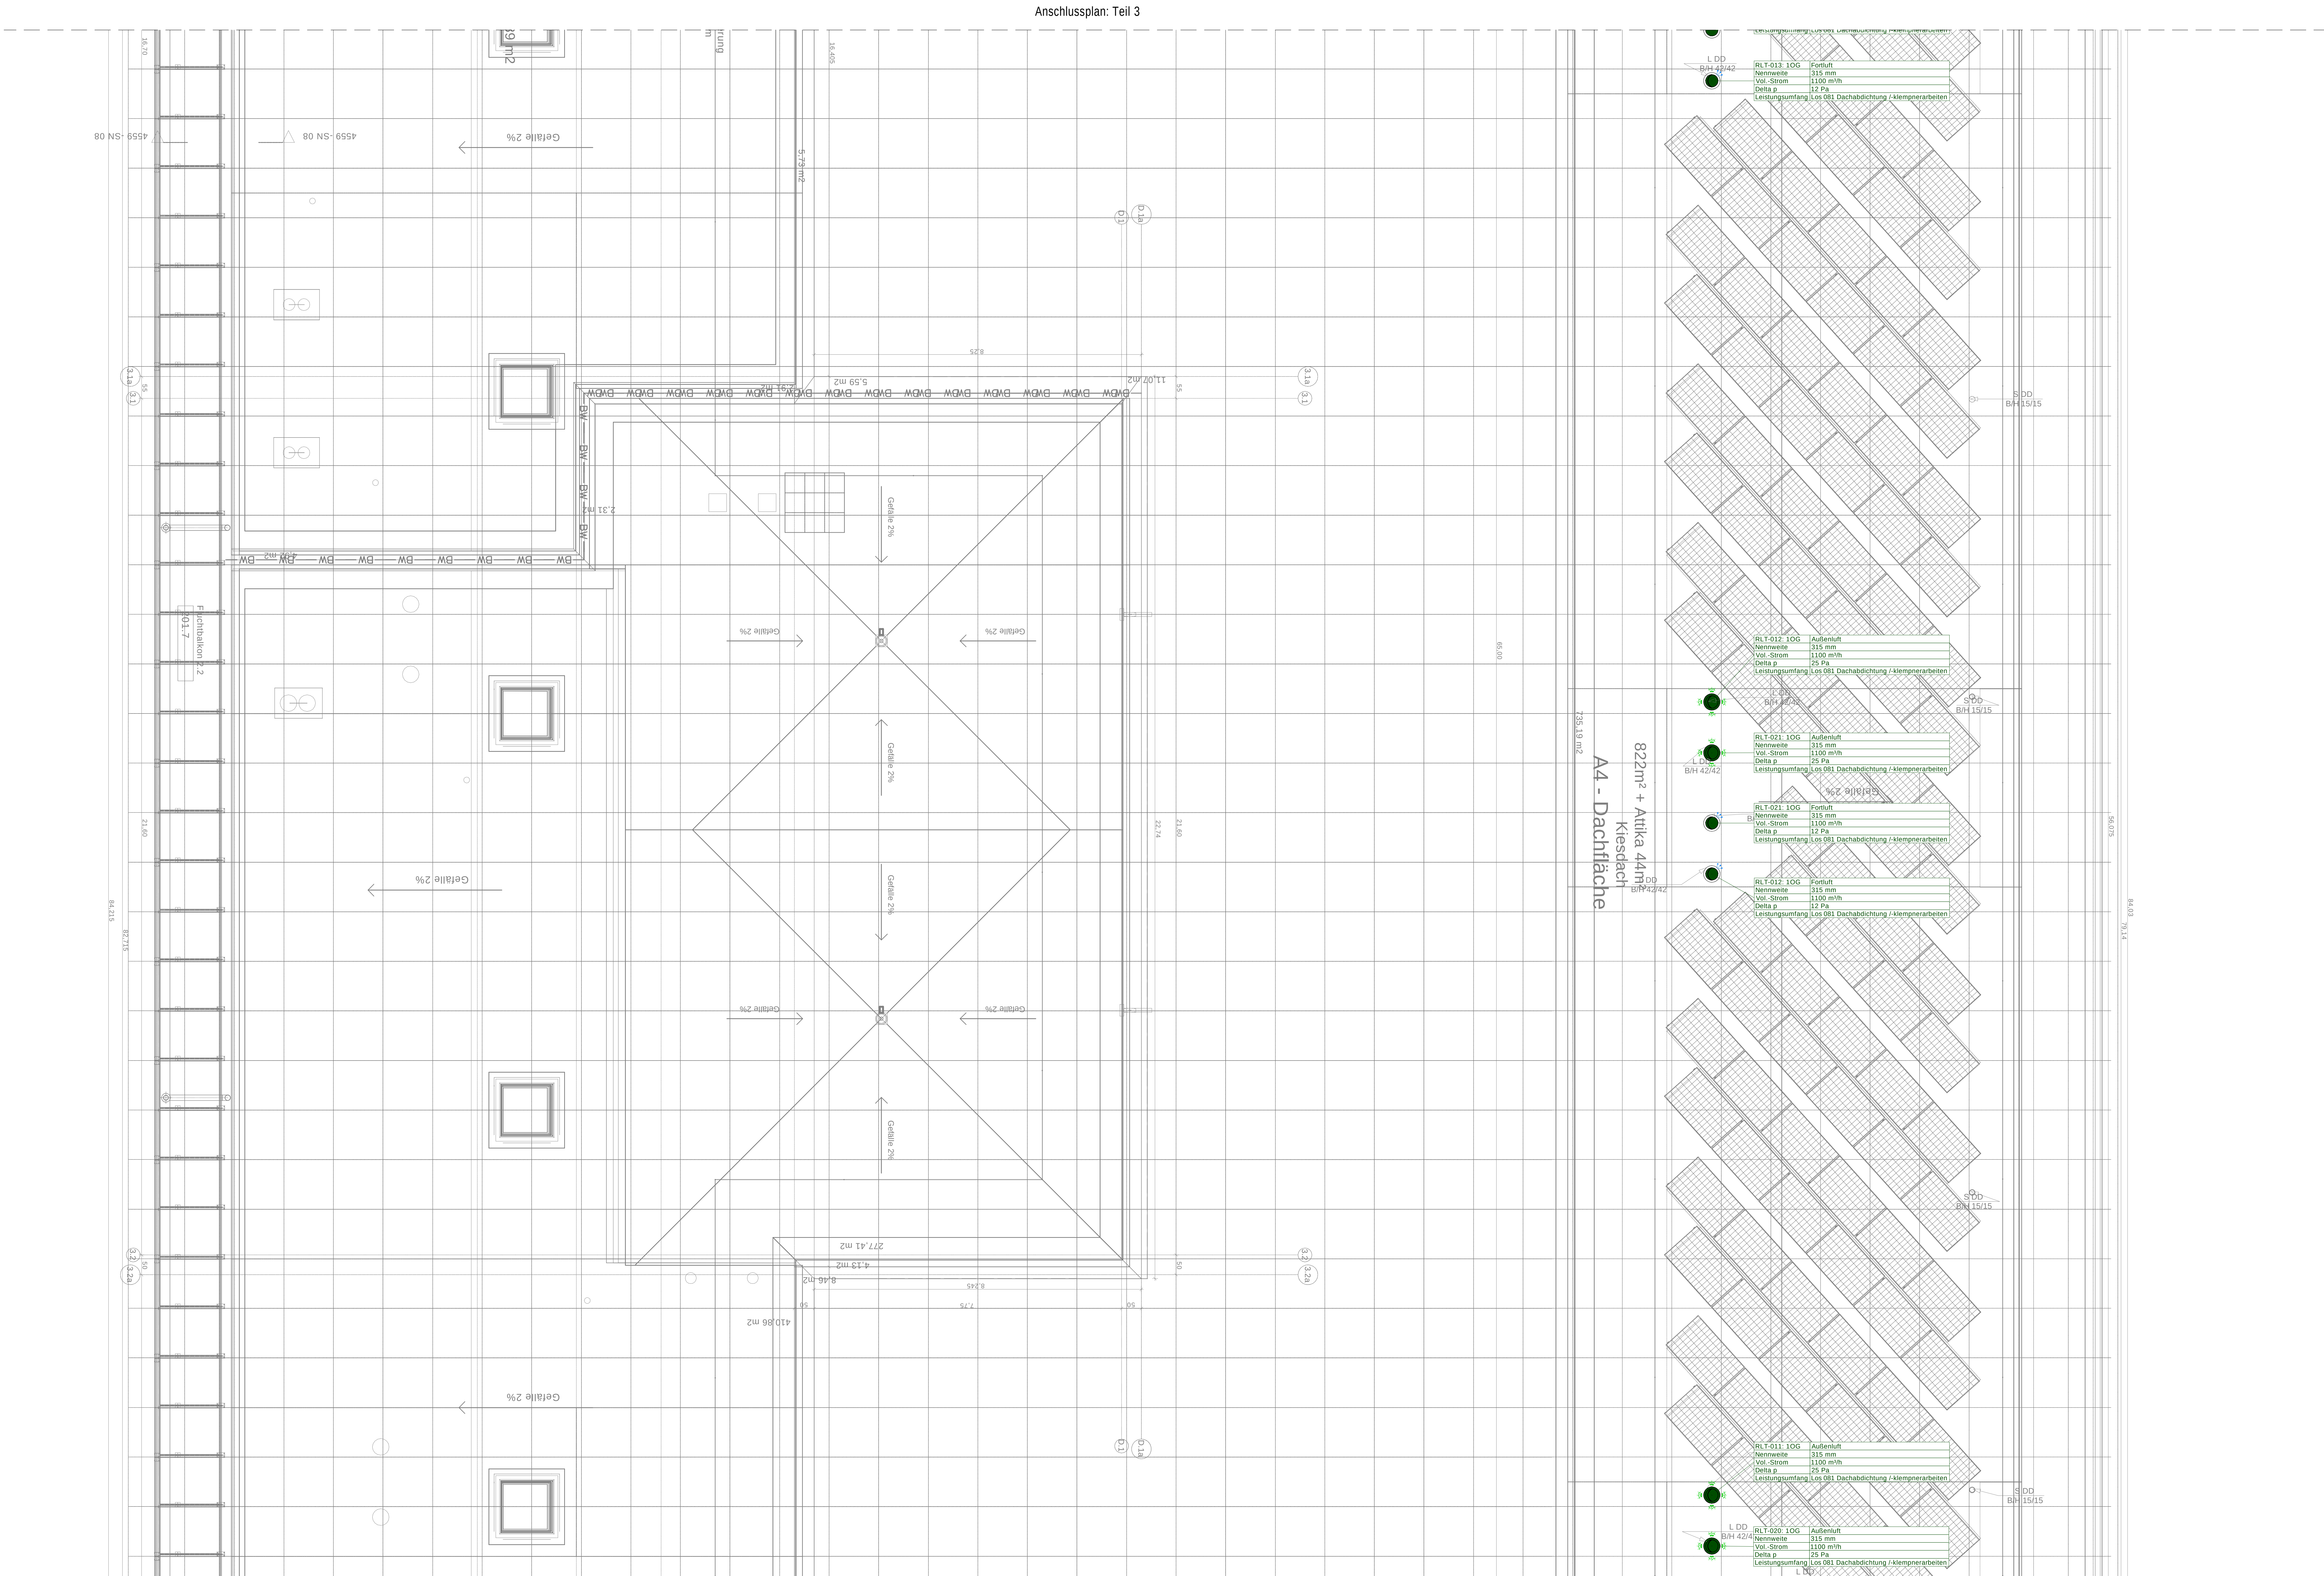

LEGENDE LÜFTUNGSTECHNIK

ZUL - Zuluft

ABL - Abluft

ABL - Sonder Abluft Brennofen (Material: Edelstahl)

AUL - Außenluft

FOL - Fortluft

Duo-Kältemittelleitungen

Schalldämpfer

Segelstutzen

Tellerventil

Dralldurchlass Typ 1

Dralldurchlass Typ 2

Brandschutzklappe

HINWEIS:

Grundlage der TGA-Planung: Antriebskurvenplan

05

04

03

02

01

INDEX

DATUM

ÄNDERUNGSVERMERK

GEZ.

Projekt

Neubau Schule "Hand in Hand"

Ahlbecker Straße 2a, 01968 Sentenberg

Übersicht

01

02

03

04

05

01

02

03

04

05

1500x841

geplant

untersucht

gezeichnet

Projekt Nr.:

Maßstab:

1:50

Bauherr

Landkreis Oberspreewald - Lausitz

Outbackweg 1

01968 Sentenberg

Plan Nr.

Gesamt

Lüftungstechnik

Vollst.

Grundriss

Dachaufsicht Teil 2

Planungsstand

Ausführungsplanung

Plan Nr.

21-63_5_RLT_GR_DA_3042_--