
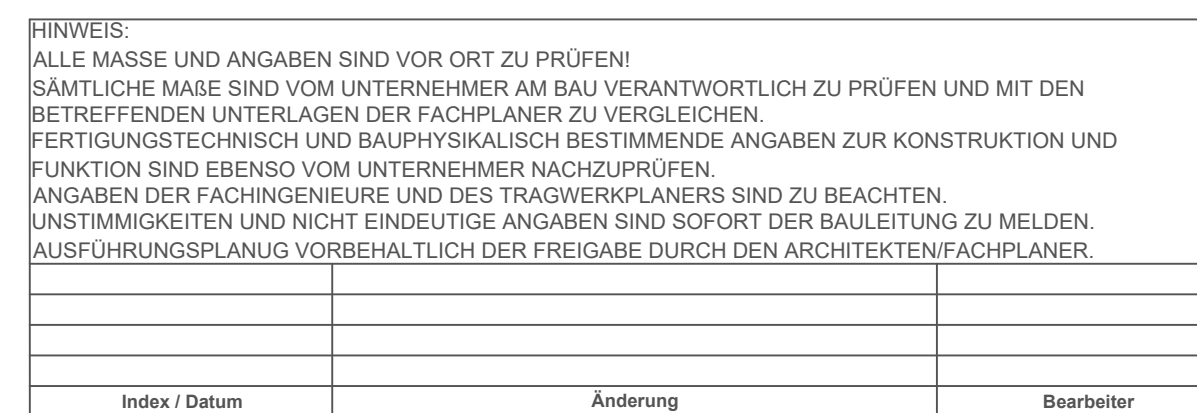


LEGENDE ELEKTROINSTALLATION

[illegible]

Postfach 601462, 14414 Potsdam, Tel.: 0331 - 9694119, Fax: 0331 - 9694445		
Planverlasser Hochbau	Planverlasser Fachplaner ELT, FM, Aufzug	
D'FORM Gesellschaft für Architektur + Städtebau mbH	Planalia Ingenieurbüro für ELT Schlesische Str. 12, 10997 Berlin	
Leibnizstraße 33 10625 Berlin	Tel.: 030-64444341	
Tel. 030-54710926 Fax. 030-54710965	rbs@d-form.eu	info@planalia.de

Planstellen M. Paz Lazo	Projektleitung SP/SG H. Zeymer	Referatsleiter	Direktor Abt. Architektur
Planbezeichnung			Blattgröße
Ausführungsplanung ELT			DIN A0
Datum 17.06.2026	Plan - Nr. SN_RB100-01_K1A440_GR003-2V TH		Maßstab 1 : 50

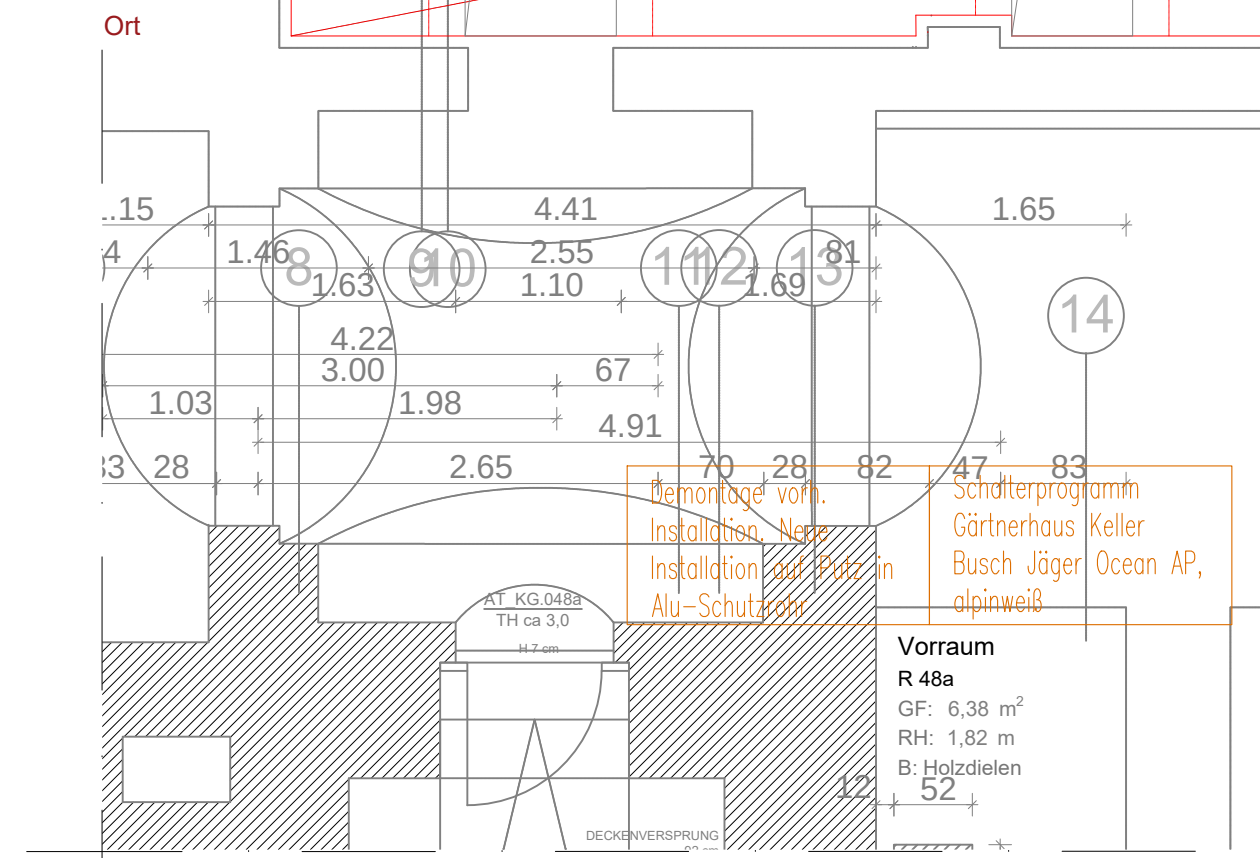

Installationen, Montagearbeiten	
Steckdosen Unterputz / Algemein	+ 0,30 m
Steckdosen Oberputz / Algemein	+ 1,25 m
Steckdosen Wasserschneide Bohr	+ 1,10 m
Steckdosen Trockner	+ 1,10 m
Steckdosen Arbeitsleuchte Küche	+ 0,30 m
Steckdosen Kühlschrank Küche	+ 2,25 m
Steckdosen Geschirrspüler Küche	+ 0,30 m
Steckdosen Schrank / Einbauelemente	+ 0,30 m
Ggf. Angaben vom Küchenschonner erfassen	
Schalter für Algemein	+ 1,05 m
Johäuserstrich	+ 1,05 m
Temperaturventil / Thermostat Heizung	+ 1,50 m
Wandputz Bohr / Algemein	+ 1,25 m
Wandputz Arbeitsleuchte	+ 2,25 m
Wandputz Bohr / WC	+ 1,75 m
Wandputz Außen / Entwässerungsrechte	+ 1,50 m
Wandputz Außen / Entwässerung	+ 1,50 m
Engdämmung vorgetriebe durch Architekt	
Holzwerk	+ 1,40 m
Schalung	
Schalter und Steckdosen sind versetzt anzuordnen	
Bereich, wo Vergrößerung nicht möglich ist (z.B. Küche), sind Schalungsdosen einzusetzen.	

