


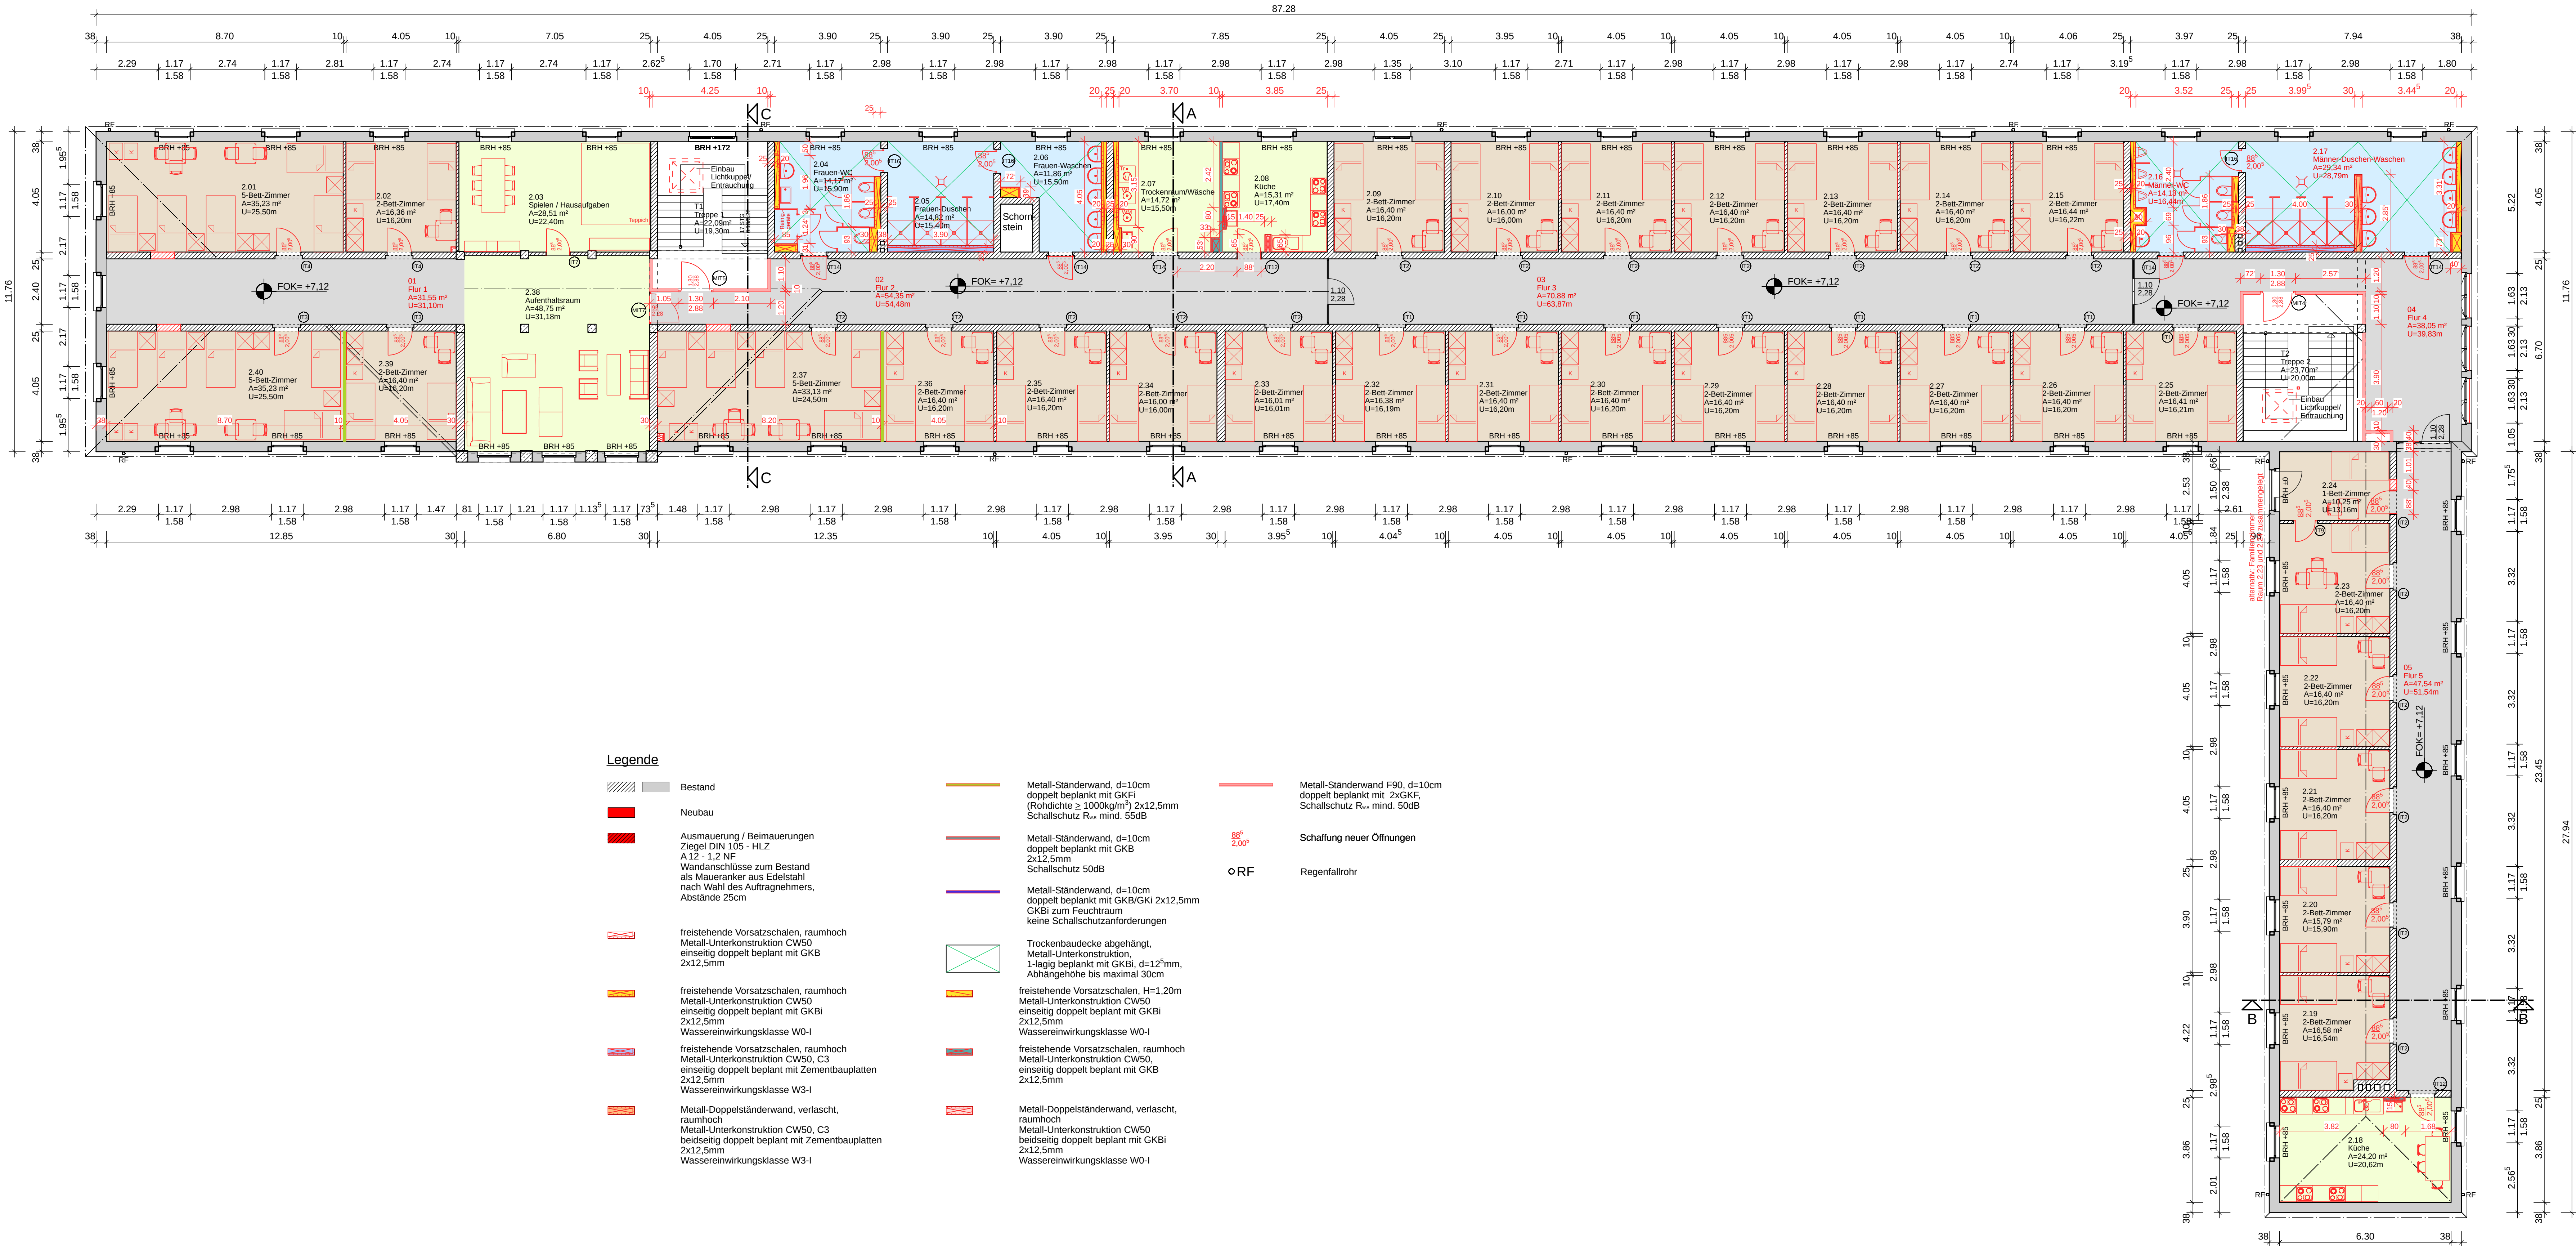

Obergeschoss:		
Anzahl	1-Bett-Zimmer	1
	2-Bett-Zimmer	26
	5-Bett-Zimmer	3
	Zimmer gesamt	30
Anzahl Betten gesamt		68

Legende	
	Bestand
	Abbruch
	Neubau
	Regenfallrohr

Vorliegende Darstellung des Bestandes erfolgte nach Zeichnungen von:
1. Ausführungsplanung der VVB Industrieentwurf, Betrieb Stralsund vom September 1951

Beachte! Angaben zum Brandschutz
siehe Brandschutzkonzept

Index:	Bezeichnung:	erstellt:	Datum:
Vermessungsbüro:		Gemarkung: Lancken bei Sassnitz	Lage- und Höhenbezug:
Flur:		5	
Flurstück:		927	

aib-Bauplanung Nord GmbH Rosa-Luxemburg-Straße 14 18055 Rostock Telefon: (0381) 49 62-0 e-Mail: info@aib-Bauplanung.de			
aib BAUPLANUNG ARCHITECTEN-INGENIEURE			
Phase:	Ausführungsplanung		
Bauherr/ Auftraggeber:	Landkreis Vorpommern-Rügen Carl-Heydemann-Ring 67 18437 Stralsund		
Vorhaben:	Umbau Instandsetzung Schulwohnheim zur GU	Bearbeiter: W.Untiedt	Maßstab: 1:100
Blaßbezeichnung:	Grundriss Dachgeschoss	Zeichner: Kuschmierz	Blatt-Gr.: 1189x594
		Datum: 17.02.2026	Blatt-Nr.:
		Projektnr.: 2023042	AA-DG-A