


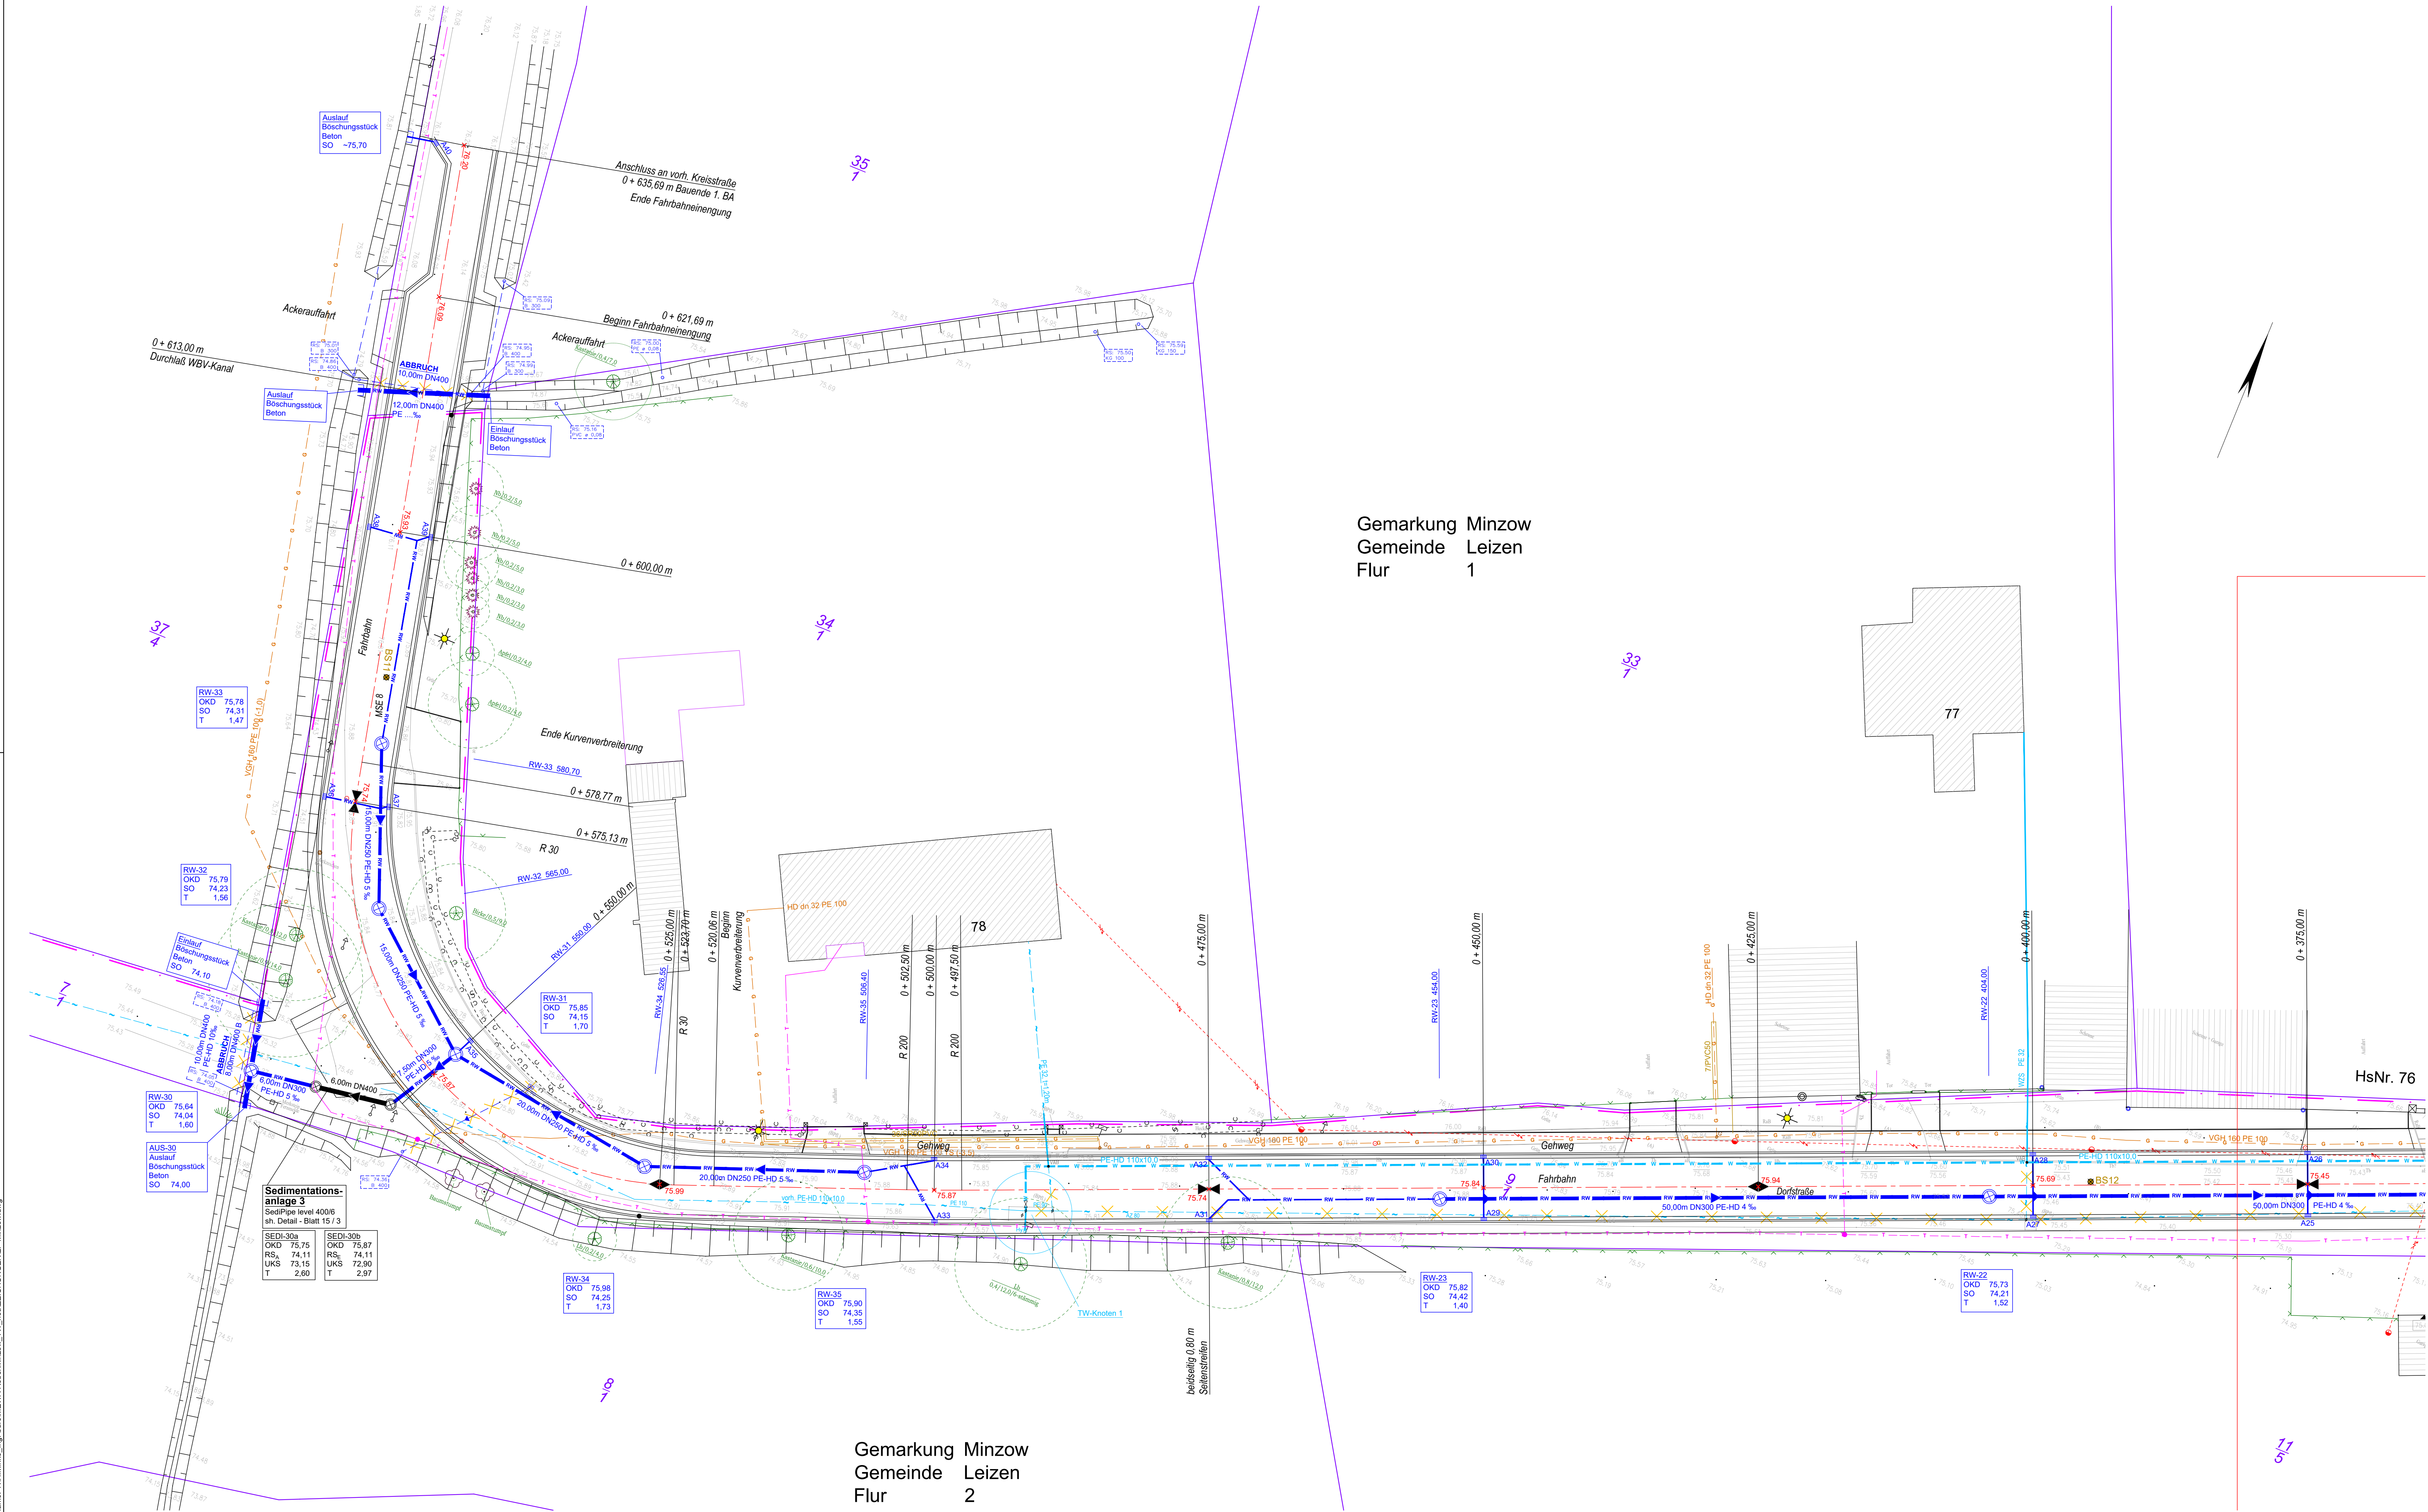

Gemarkung Minzow
Gemeinde Leizen
Flur 1

Gemarkung Minzow
Gemeinde Leizen
Flur 2


Legende Leitungen

BESTAND	PLANUNG	BEZEICHNUNG
		Schmutzwasserleitung mit Schacht
		Schmutzwasserdruckleitung ADRL
		Regenwasserleitung mit Schacht
		Regenablauf 30x50
		Regenwasserleitung WBV / Durchlaß
		Sedimentationsanlage
		Trinkwasserleitung
		Gasleitung
		Stromleitung NS
		Stromleitung für Kläranlage
		Stromleitung als Freileitung
		Telekomleitung
		Breitbandkabel



Hinweis:

Die im Plan dargestellten Medien wurden nachrichtlich übernommen und sind für die Planung und Bauausführung nur in Verbindung mit den Bestandsplänen der Medienbetreiber zu verwenden. Wir übernehmen für die Darstellung der Medien sowie für im Baufeld befindlichen unterirdischen Leitungen und Bauwerke keine Haftung.

TW-Knoten 1
Richtung
Waldzegarten

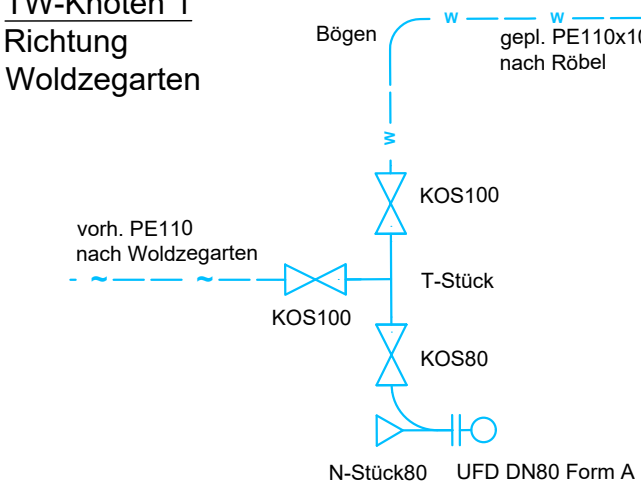

Blattaufteilung

 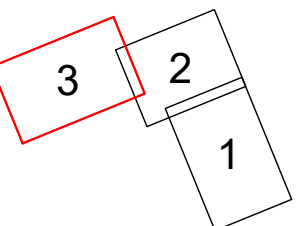

Planung und Bauleitung	INGENIEURBÜRO SIEDER Dipl.-Ing. Ines Sieder Beratender Ingenieur	Fortanestraße 30 17192 Waren (Müritz) Tel. (03991) 63 57 00 Fax (03991) 63 57 01 info@ingenieurbuero-sieder.de www.ingenieurbuero-sieder.de	Datum	Zeichen
			bearbeitet	02 / 2026
			gezeichnet	02 / 2026
Datum / Unterschrift	Februar 2026		geprüft	

Prüfstelle zur Bauausführung freigeben:	
Waren (Müritz), den	Hajo Schütt Landkreis Mecklenburgische Seenplatte Der Landrat

Nr.	Art der Änderung	Datum	Zeichen

AUSFÜHRUNGSPLANUNG

Straßenbauverwaltung	Unterlage / Blatt-Nr.: 8 / 3 Lageplan 3
Straße: Dorfstraße	Station: 0 + 375,00 bis 0 + 636,00
PROJIS-Nr.:	Maßstab: 1 : 250
Ausbau der Dorfstraße 1. BA (MSE 8) in 17209 Minzow in der Gemeinde Leizen im Landkreis Mecklenburgische Seenplatte Ver- und Entsorgungsleitungen	
aufgestellt:	Vermesser Vermessungsbüro Norbert Boerner Mühlenstraße 34 17207 Robel / Müritz Tel. 03991 51820 e-mail: info@boerner.com
Auftraggeber Gemeinde Leizen über Amt Robel - Müritz Bauamt Marktplatz 1 17207 Robel / Müritz	Fachplaner Hartmut Minke Ingenieurbüro Große Grüne Straße 22 17192 Waren (Müritz) Tel. 03991 665613 e-mail: info@ingenieurbuero-minke.de