


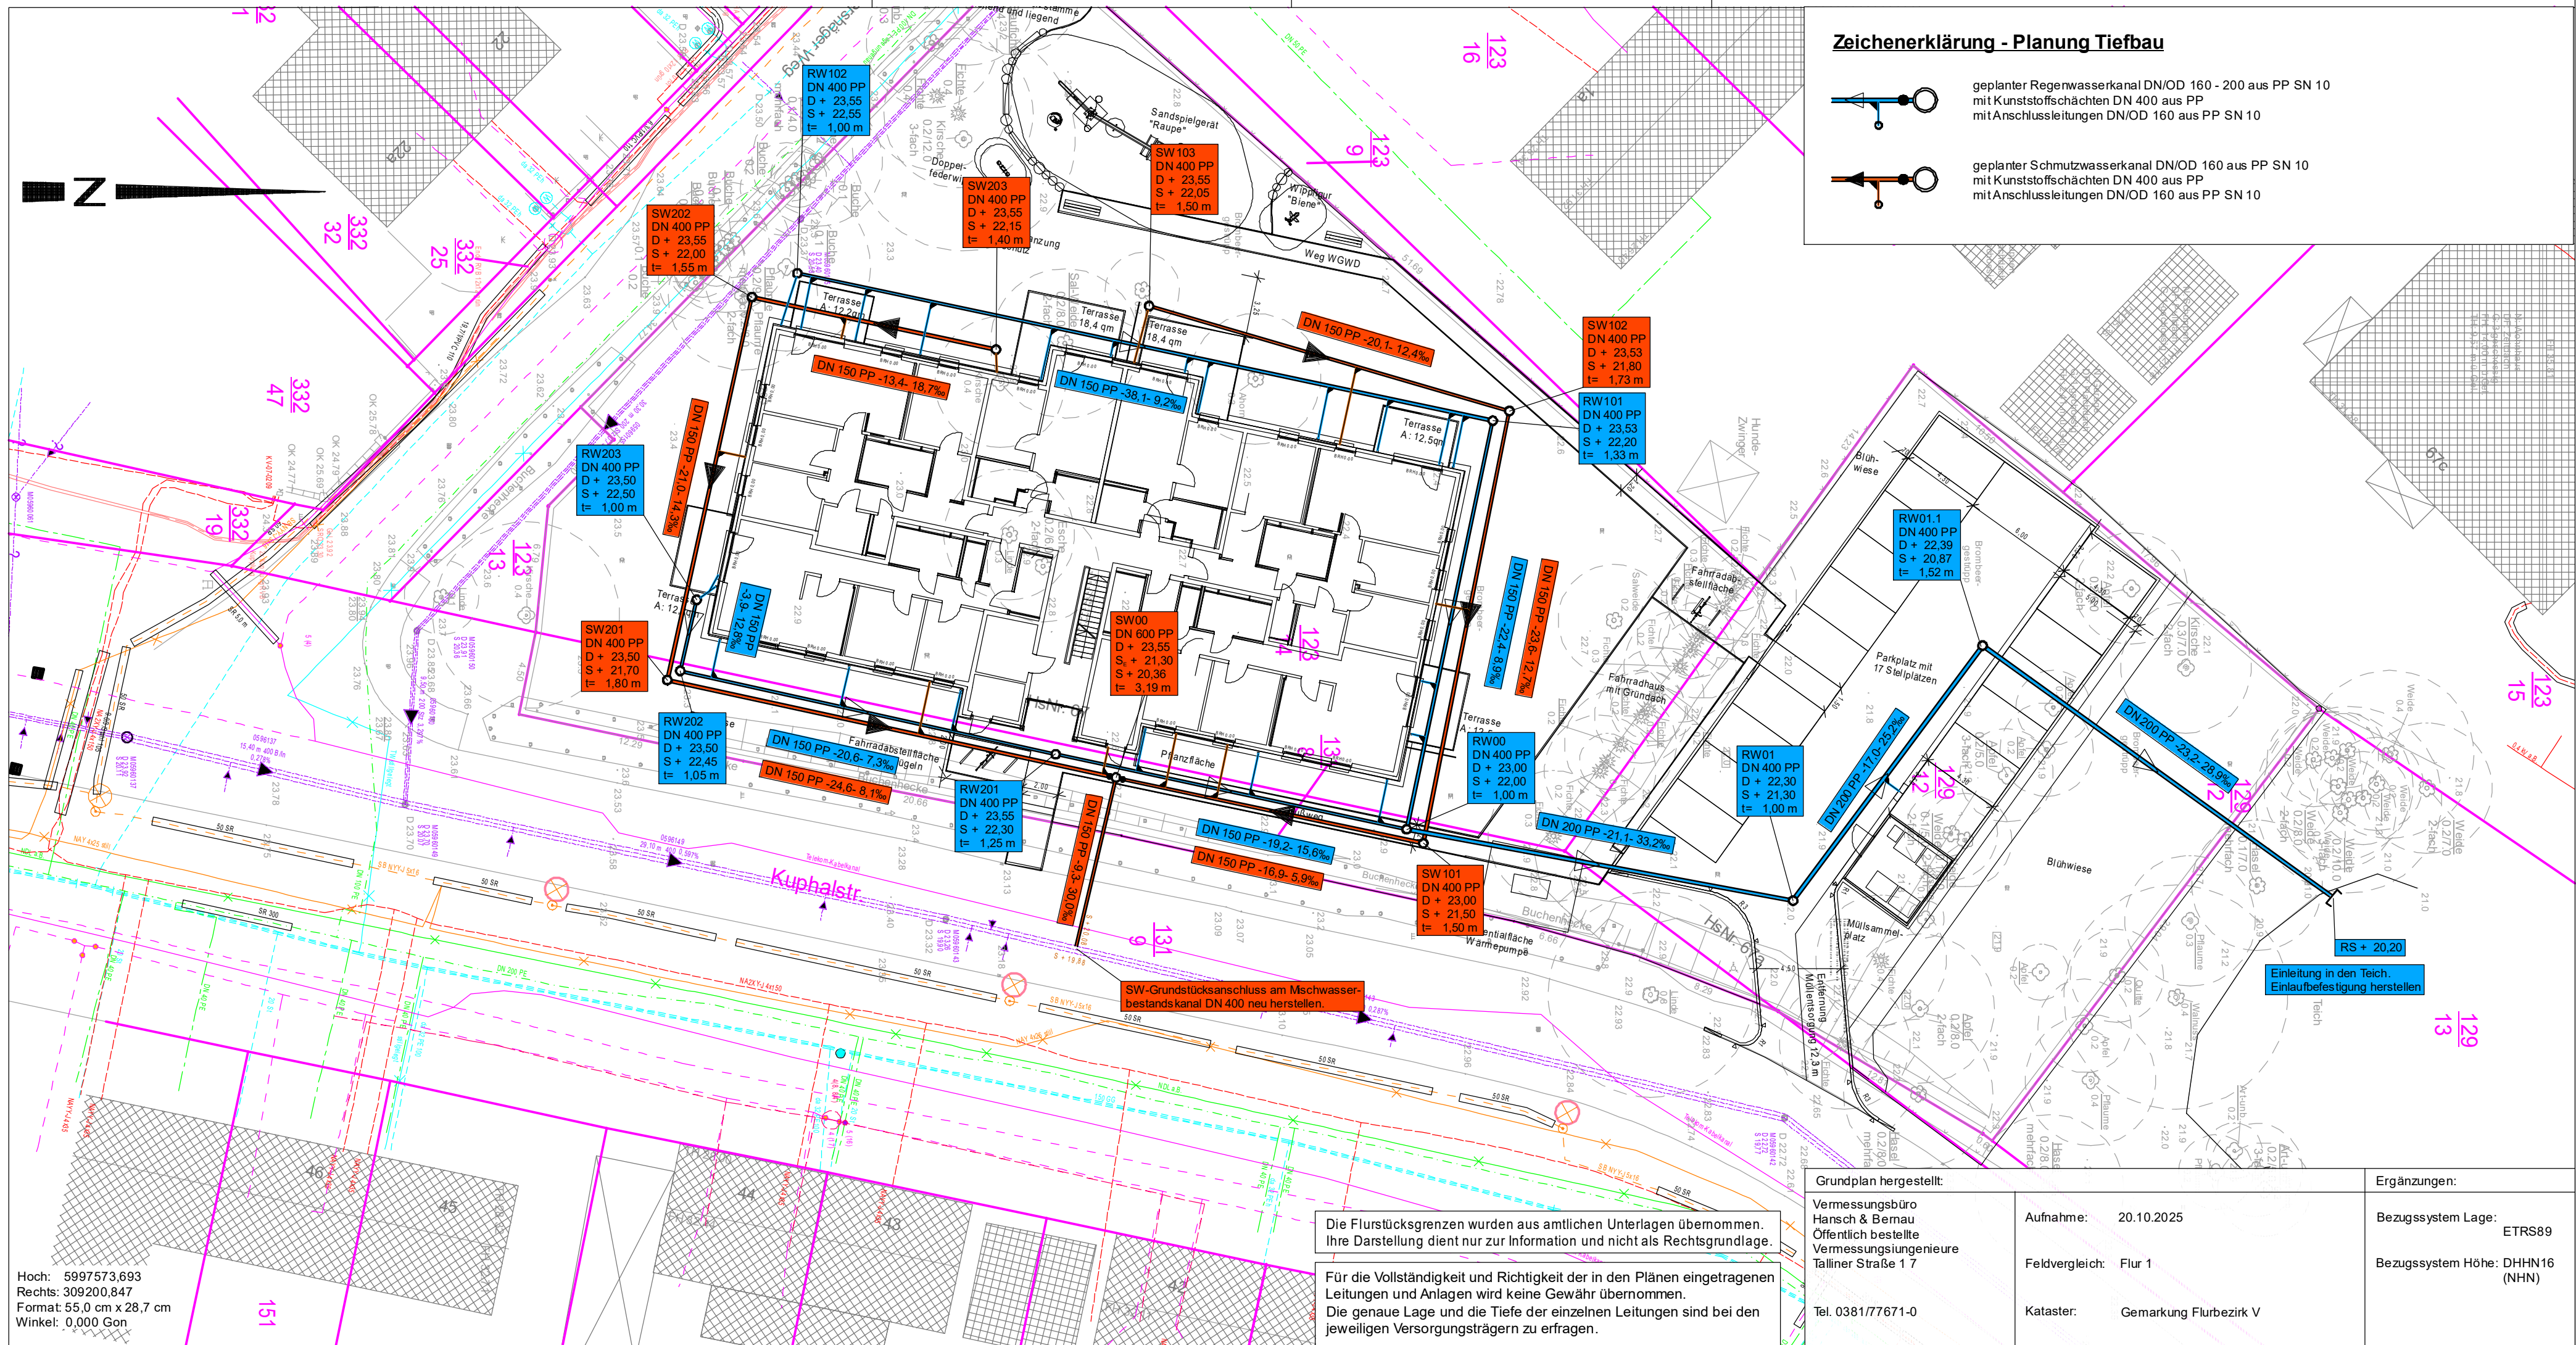

Zeichenerklärung - Versorgungsleitungen

Versorgungsleitungen vorhanden

- Trinkwasserleitung (Nordwasser)
- Trinkwasserl. (Nordwasser) außer Betrieb
- Mischwassersammler (Nordwasser)
- Gasleitung ND (SWRAG)
- Gasleitung außer Betrieb (SWRAG)
- VDG Rohrtrasse
- Informationskabel (SWRAG)
- Energie Erdkabel 0,4 kV (SWRAG)
- Straßenbeleuchtungskabel (SWRAG)
- Straßenbeleuchtungskabel außer Betrieb
- Kabeltrasse (Telekom)
- Kabelkanal (Telekom)

Bearbeiter:	Datum	Name
bearbeitet	Feb. 2026	gez. Da
gezeichnet	Feb. 2026	CARD/1
geprüft	gez. Klinckmann	

Nr.	Art der Änderung	Datum	Zeichen

- Entwurfsplanung -

Auftraggeber: WIRO Wohnen in Rostock Lange Str. 38, 18069 Rostock	Unterlage / Blatt-Nr.: 8 / 1 Lageplan Tiefbau
Straße / Abschn.-Nr. / Station: /	Maßstab: 1 : 250
PROJIS-Nr.:	

Neubau Mehrfamilienhaus
Kuphalstraße 67
in Rostock

aufgestellt:	
Rostock	den