
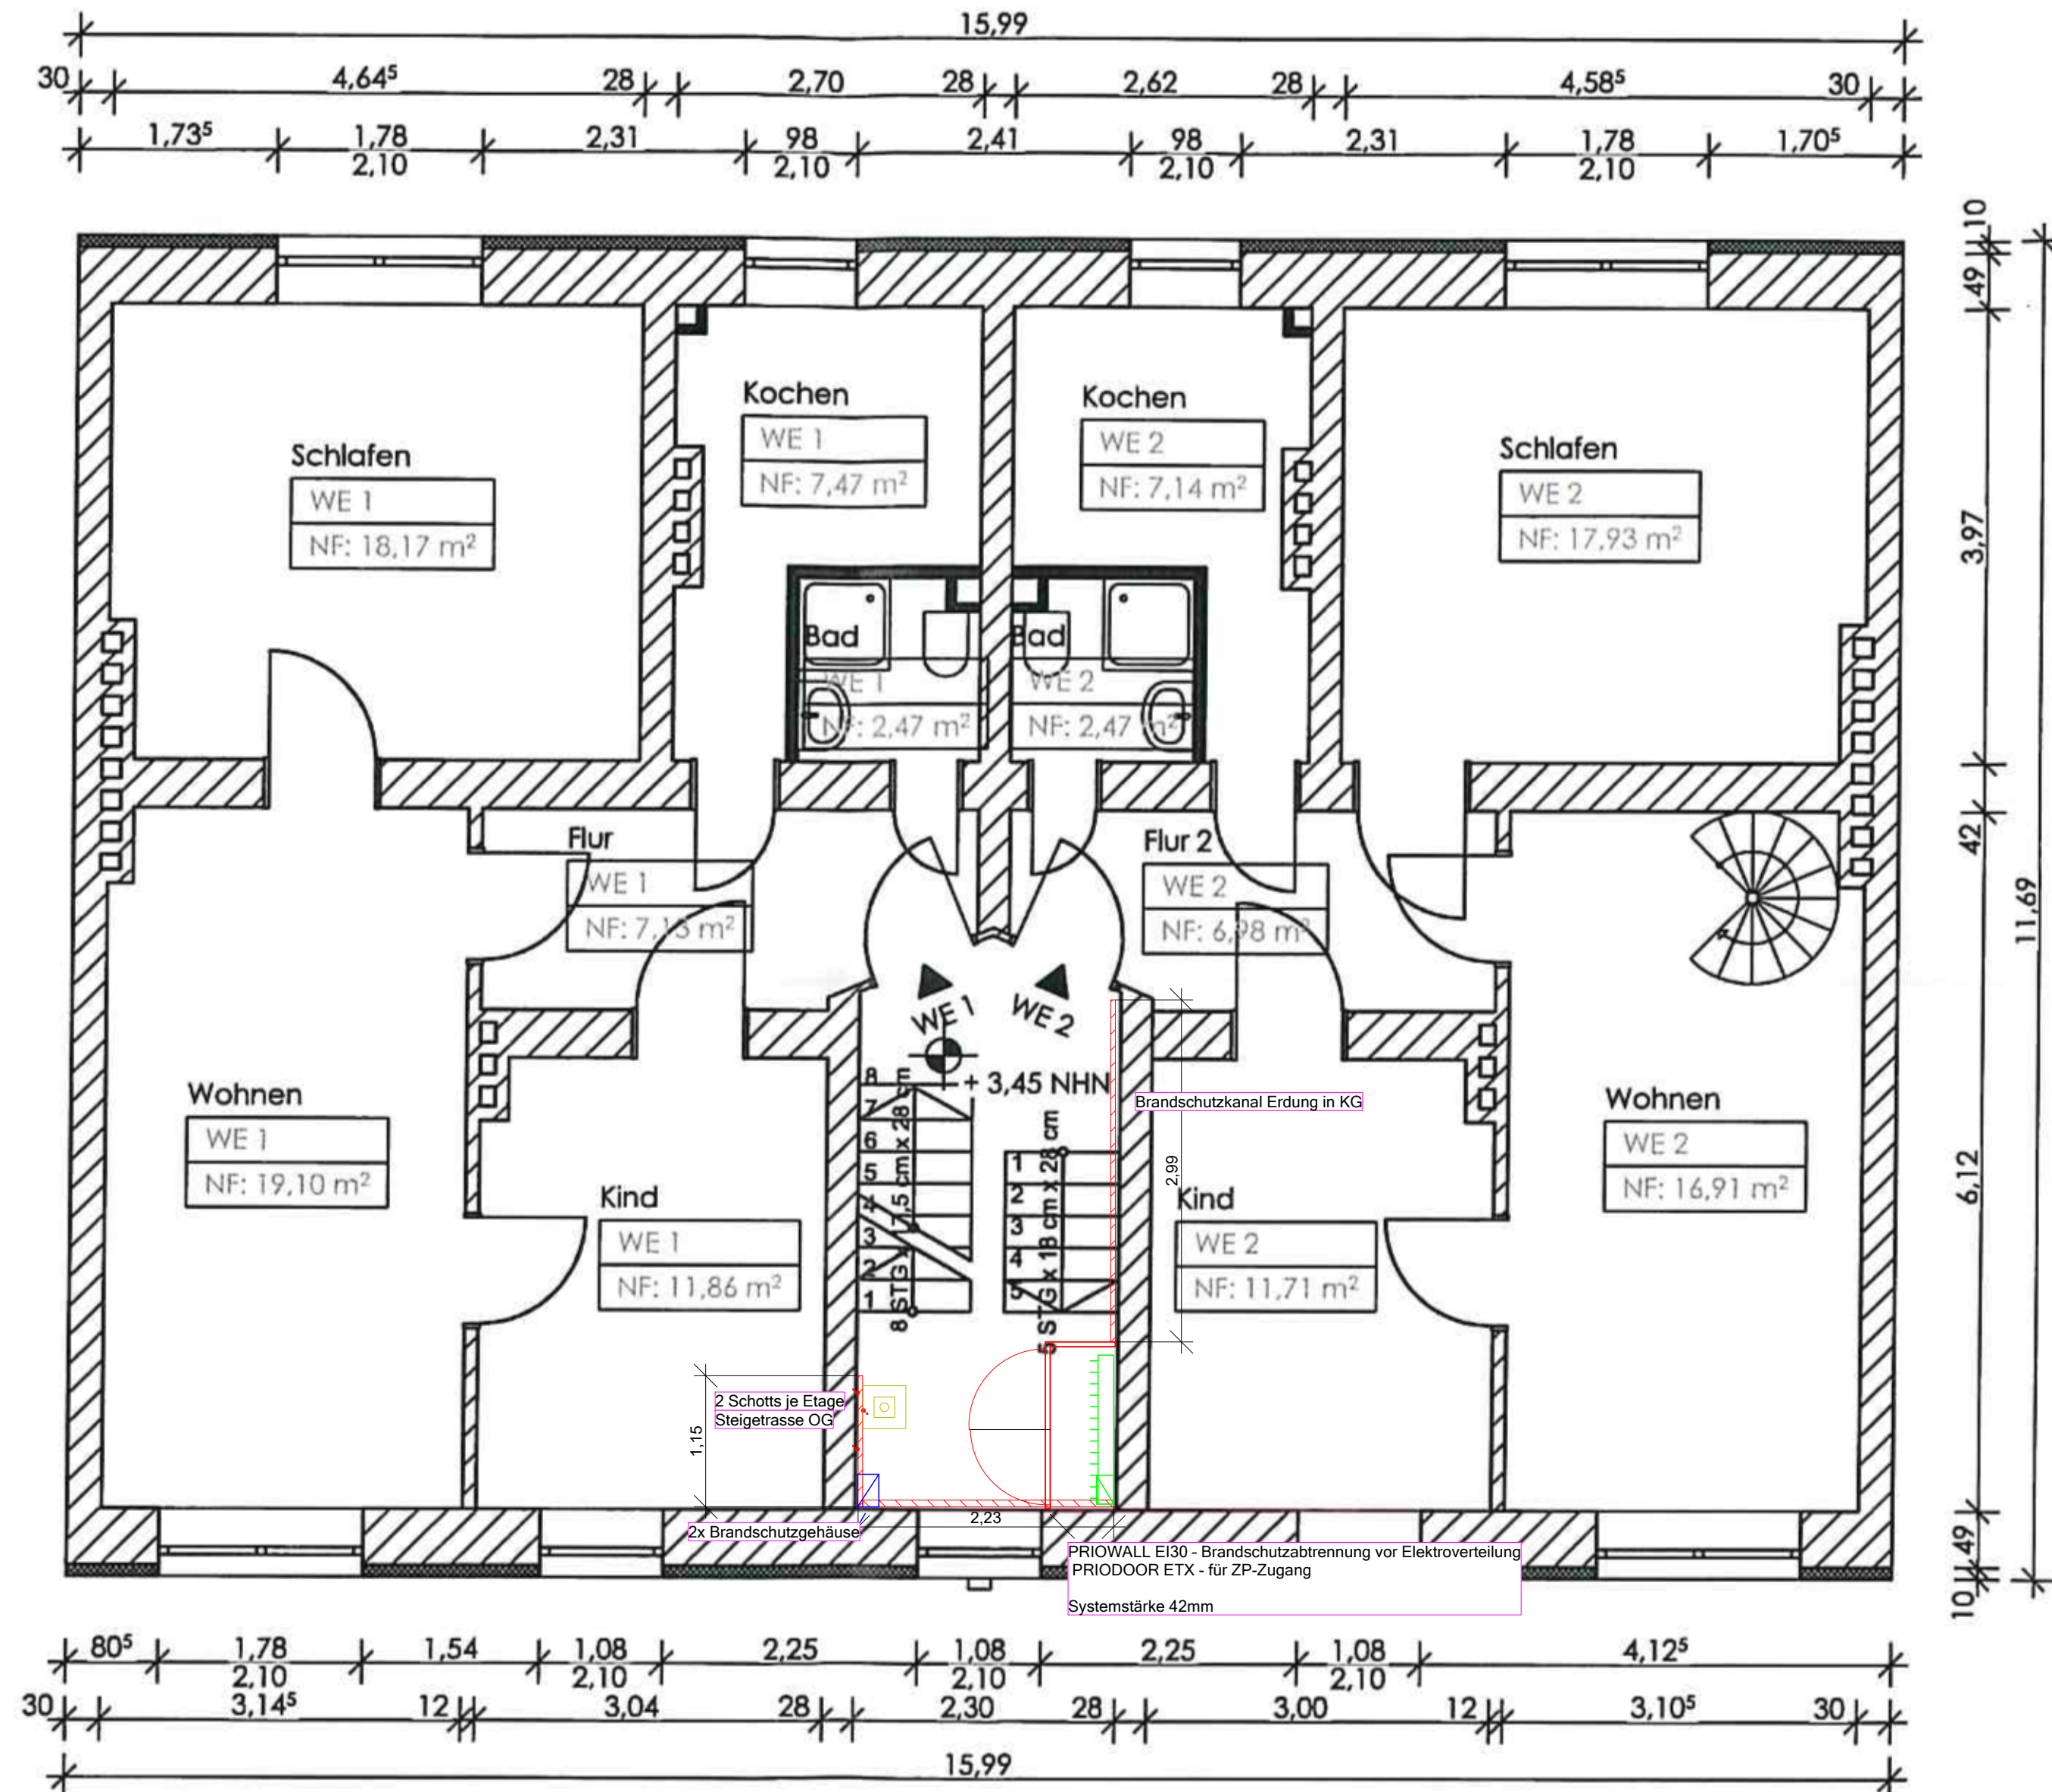


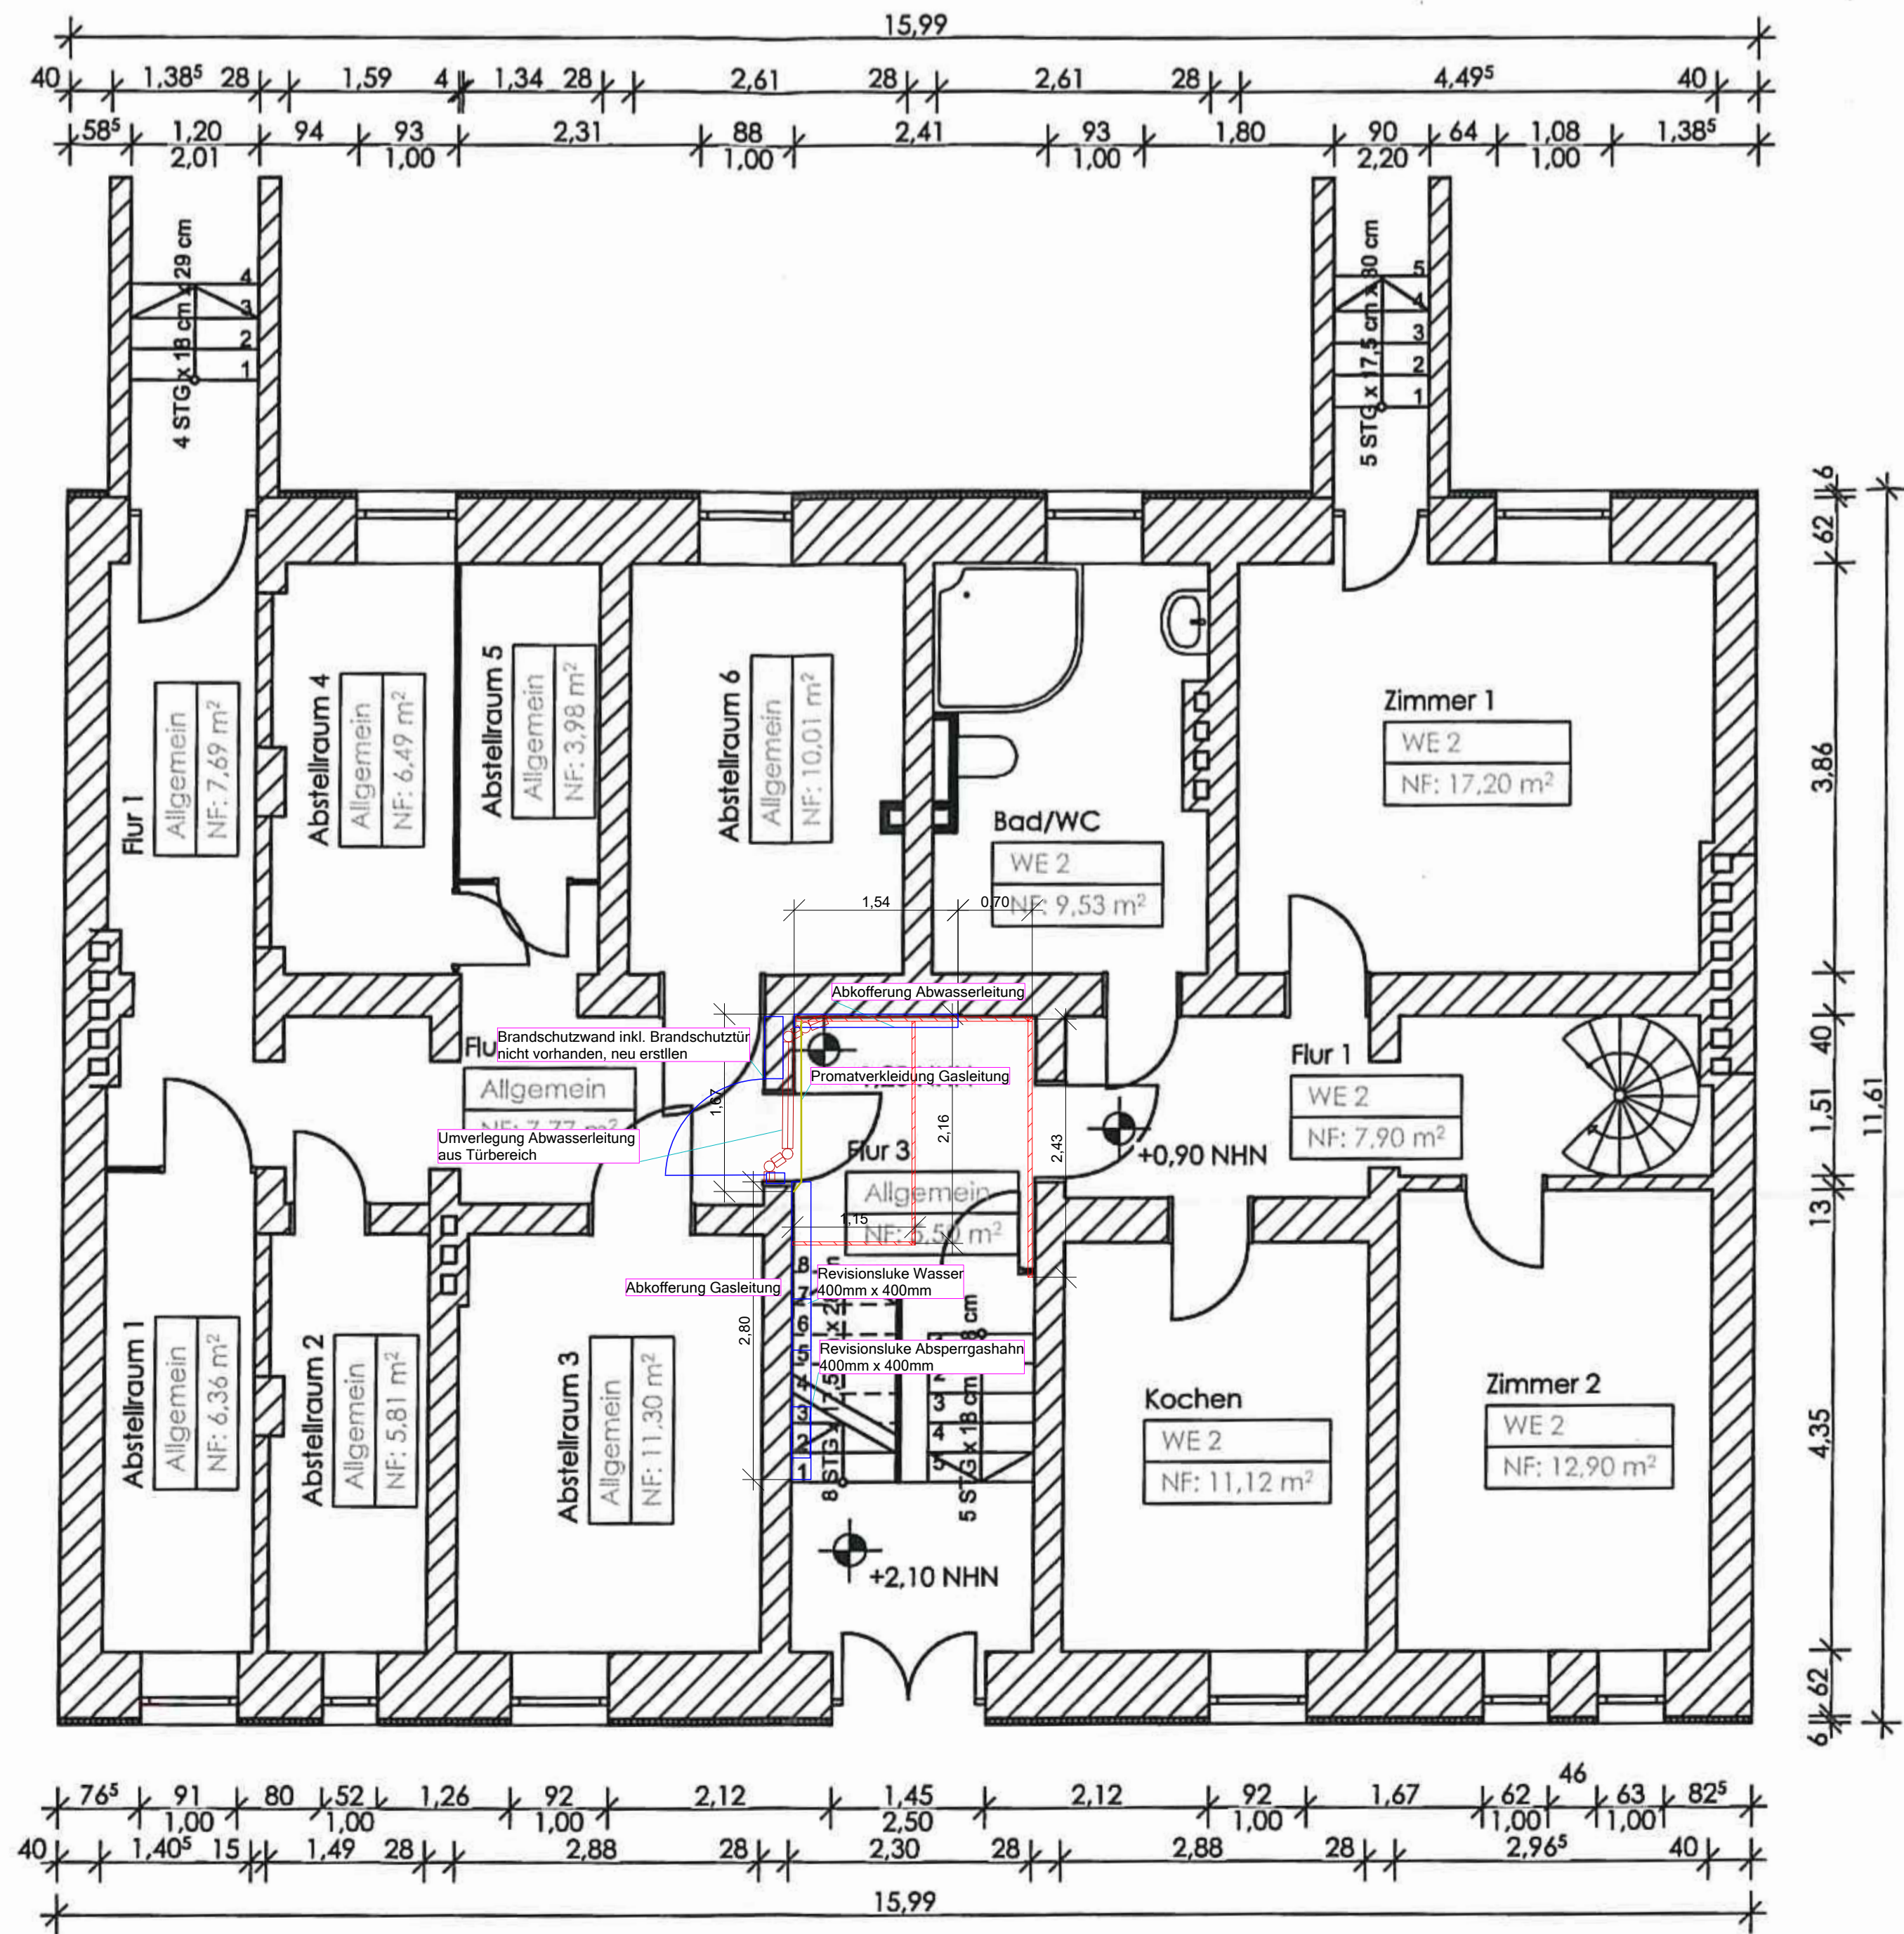

RWA	RWA Nichtautomatischer Melder, grau
Verlegesystem	
	Brandschutzkanal, Höhe 40mm x Breite 40mm
	Brandschutzkanal, Höhe 60mm x Breite 110mm
	Brandschutzkanal, Höhe 63mm x Breite 60mm
Verteiler	
	Hausanschlusskasten
	St-Zählerschrank 1250x1300x205
Divers	
	Brandschutzkasten Schwachstromtechnik
	Umverlegung Gasleitung

Alle Abkofferungen bis UK Decke Bestand
Ausführung nach den freigegebenen Ausführungsplänen (LPH 5).
Maße und Höhen vor Ort prüfen.
Abweichungen sind vor Ausführung mit der Bauleitung / Planung abzustimmen.
Bestandsgebäude - Arbeiten erfolgen im Bestand.
Besondere Rücksichtnahme auf vorhandene Bauteile und Nutzung erforderlich.
Alle dargestellten Kabelkanäle sind als brandschutzklassifizierte Kanäle (F60) gemäß Systemzulassung auszuführen.
Verlegung ausschließlich innerhalb der gekennzeichneten Trassen.
Durchdringungen von Wänden und Decken sind brandschutztechnisch mit geprüften Brandschotts auszuführen.
Kennzeichnung und Dokumentation gemäß Brandschutzkonzept erforderlich.
Nur Systemzugelassene Brandschutzabtrennung ausführen
Zulässige maximale Systemstärke: 42 mm.
Revisionsöffnung gemäß Systemzulassung.
Türgrößen gemäß Planung, flächenbündig eingebaut.
Zugänglichkeit Zählerschrank/HAK ist zu gewährleisten
Gasleitung brandschutztechnisch zu verkleiden (F60).
Hauptabsperrhahn der Gasleitung dauerhaft zugänglich halten.
Revisionsöffnung mind. 400 x 400 mm, brandschutzklassifiziert
Bedienbarkeit jederzeit sicherstellen.
Vor Bestellung der Verkleidung ist ein gemeinsames Aufmaß mit dem Planer durchzuführen

Auftraggeber	Bauvorhaben
WIRO Wohnen in Rostock Wohnungsgesellschaft mbH Lange Str. 38 18003 Rostock	Brandschutzsanierung John-Brinckmann-Str. 8 18119 Rostock

Hehemann Engineering Albin-Köbis-Siedlung 10A 23946 Boltenhagen	
--	--

A	Gasleitungsverlaufanpassung	28.04.2026	Sven Hehem
B	Brandschutzwand inkl. Tür ergänzt, Abwasserrohr ergänzt	08.05.2026	Sven Hehem
Index	Änderungen	geändert am	geändert von

Blatt: 1/1	Projekt: John-Brinckmann-Str. 8
Größe: A1	
Urspr.	Zeichnung: Grundriss Ausführungsplanung
Dateli: John6010	Brandschutzsanierung
Stand 30.04.2026	EG und KG
Datum Name	Gewerk: Elektrotechnik
Bearb. 13.04.2026 SH	Maßstab: 1:50
Gepr. 20.04.2026	