


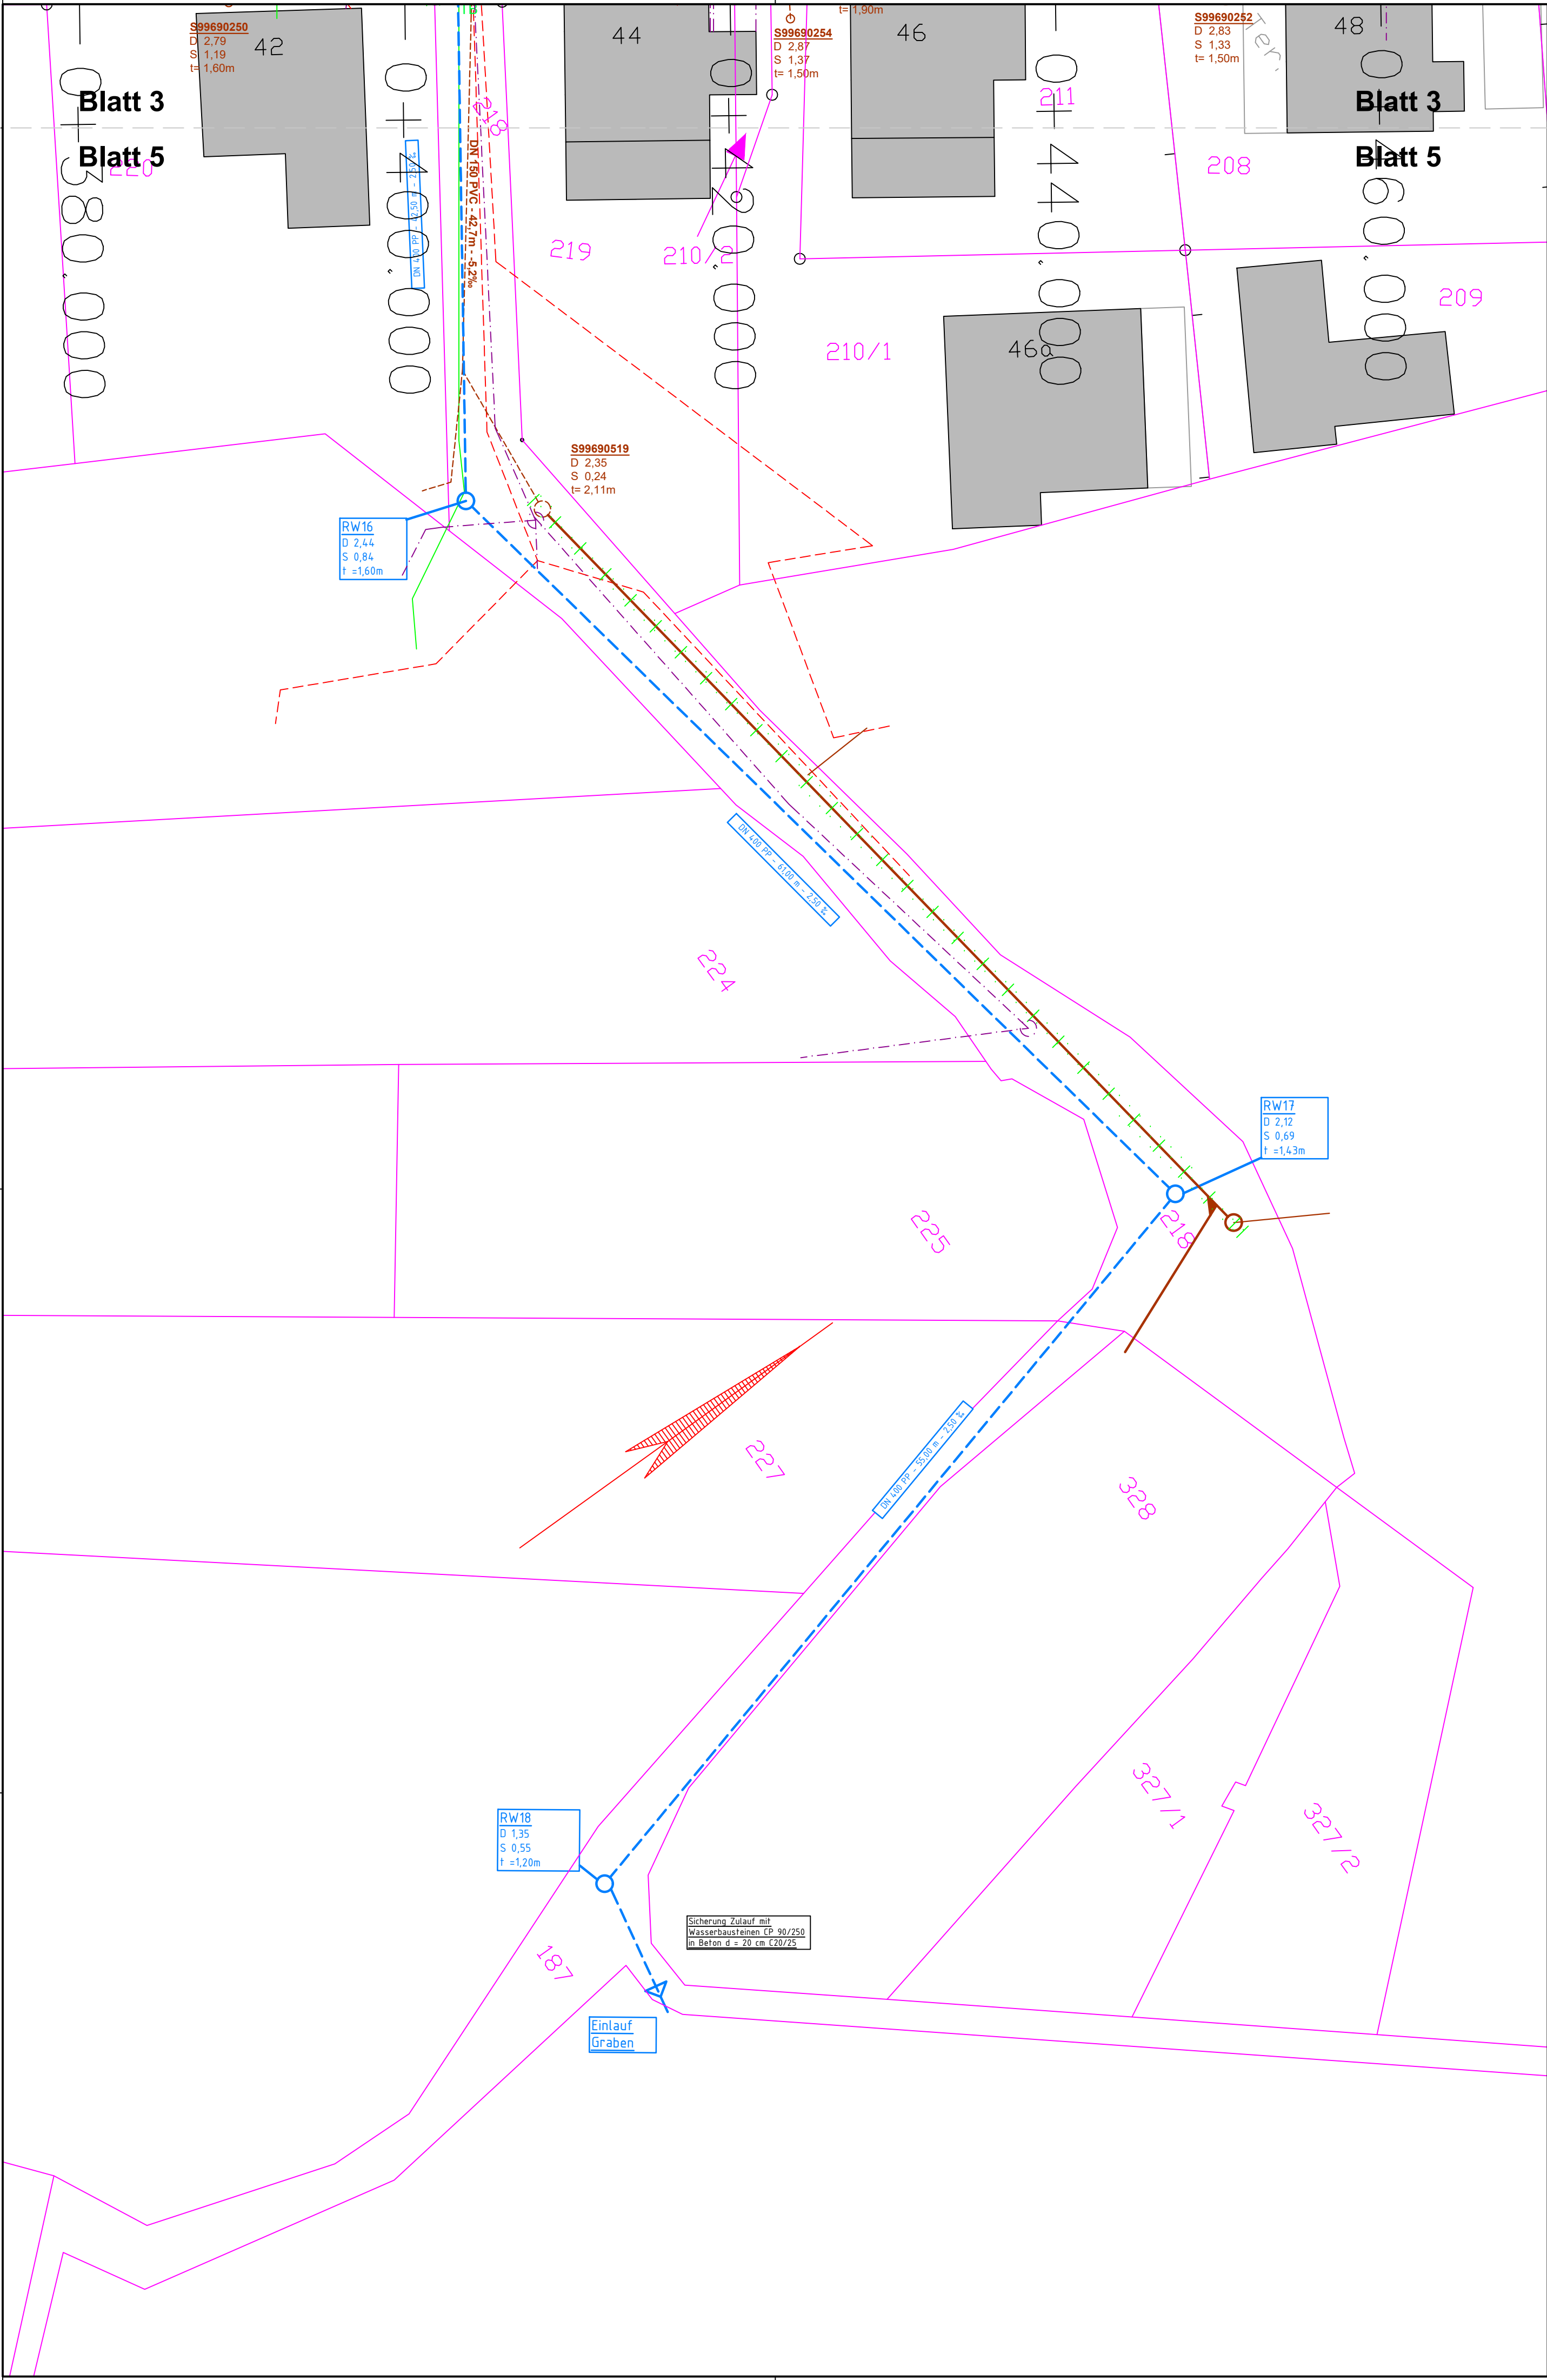

Zeichenerklärung Leitungen:		
Bestand	Planung	
		Regenwasserkanal
		Schmutzwasserkanal
		Stromleitung
		Gasleitung
		Trinkwasserleitung
		Telekom / Vodafone

Auftraggeber:		
Stadt Bützow Am Markt 1 18246 Bützow		
Projektbezeichnung:		
Bützow "Vor dem Rostocker Tor" Erneuerung des Gehweges und Deckenerneuerung der L 131 von km 0,322 bis km 0,995 - Ausführungsplanung -		
Planbezeichnung:		
Lageplan Straßenbau		
bearbeitet:	Maßstab: 1:250	Plan-Nr.: 5
gezeichnet:		Blatt: 5
Genehmigung:		
Projekt-Nr.:		
Auftraggeber:		Planverfasser:
Datum, Unterschrift		22.04.2026 Datum, Unterschrift